


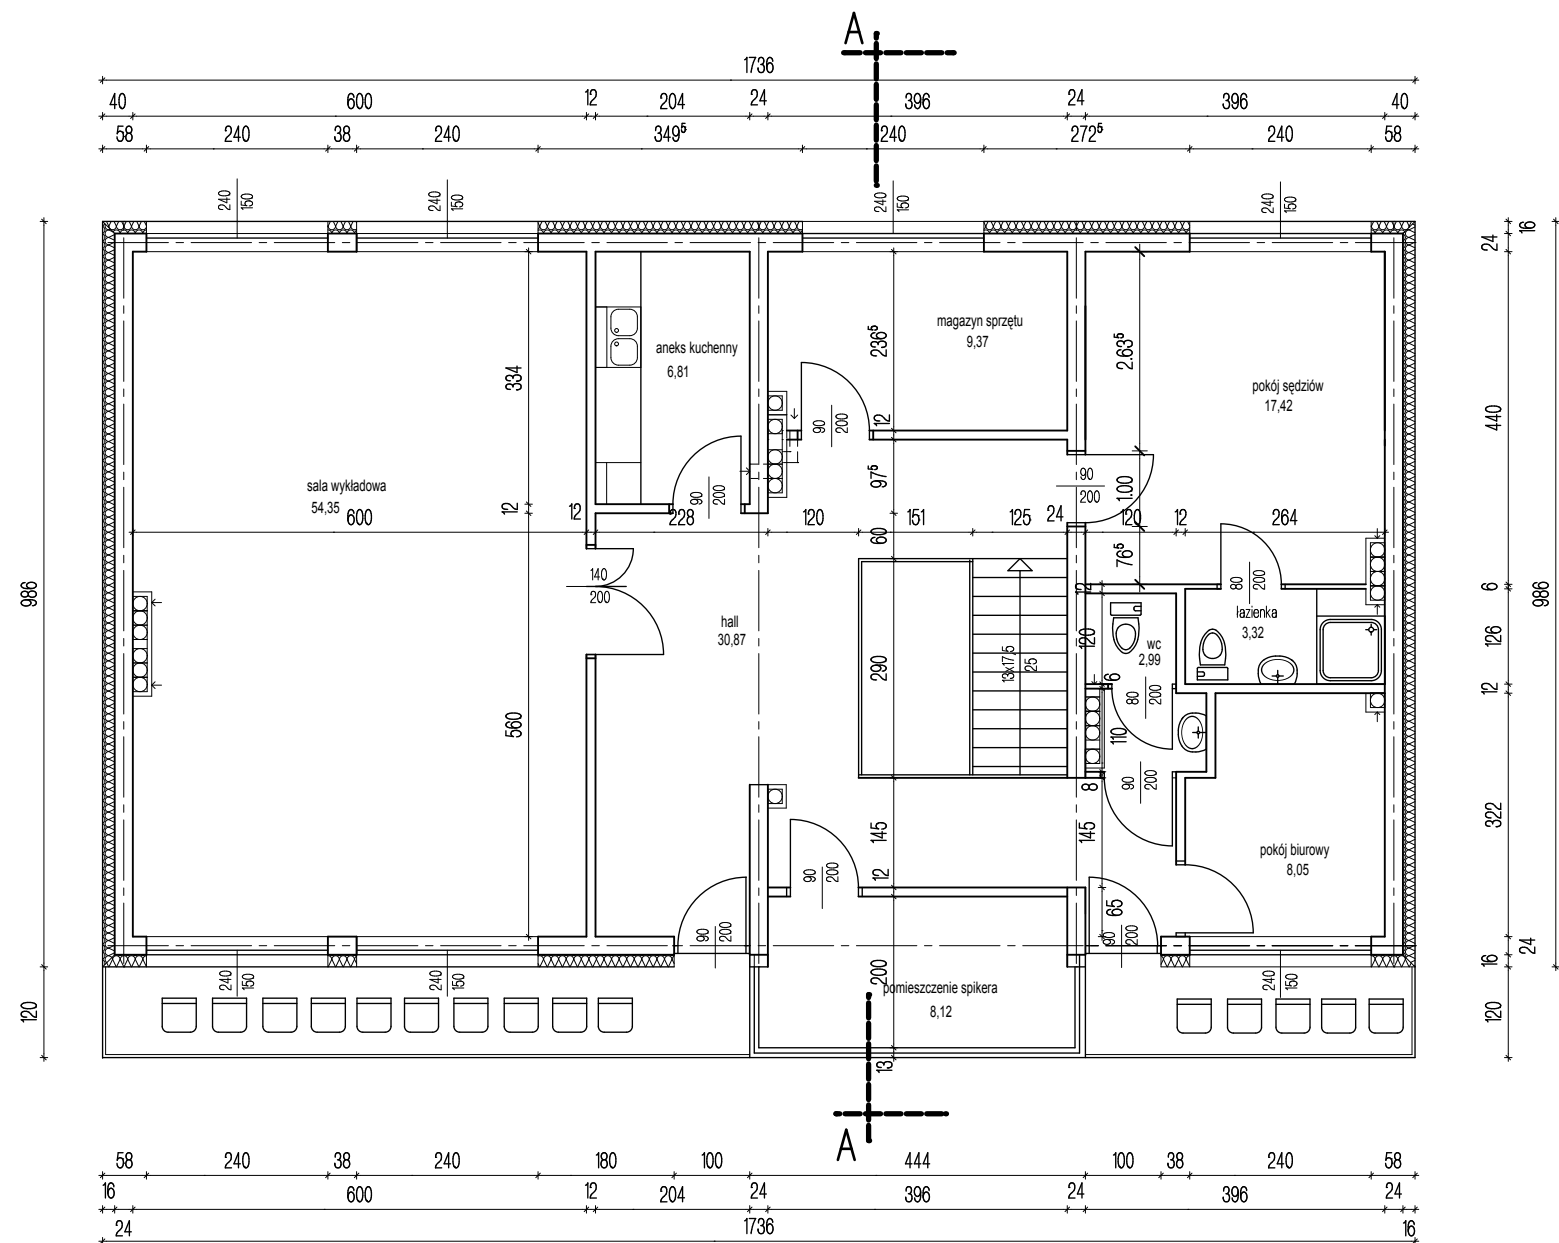

RZUT PIĘTRA 1:100

Temat:		Budynek szatni z zapleczem sanitarnym Polanów, dz. nr 172 obr. 2	
Treść:		Rzut piętra	
Inwestor:		Gmina Polanów, ul. Wolności 4, 76-010 Polanów	
Projektował:	mgr inż. arch. Mikołaj Krajewski	A/PB/8300/153/83	Skala 1:100
			grudzień 2016
Sprawdził:	mgr inż. arch. Jan Drzazga	A/PB/8300/240/83	
Funkcja:	Tytuł, imię, nazwisko	Nr uprawnień	Podpis Rys

DELTA
BIURO AUDYTORA ENERGETYCZNEGO



75-411 Koszalin
ul. Partyzantów 17
tel./fax:(094) 342 54 64
e-mail: biurodelta@wp.pl