


Rzut parteru – oświetlenie

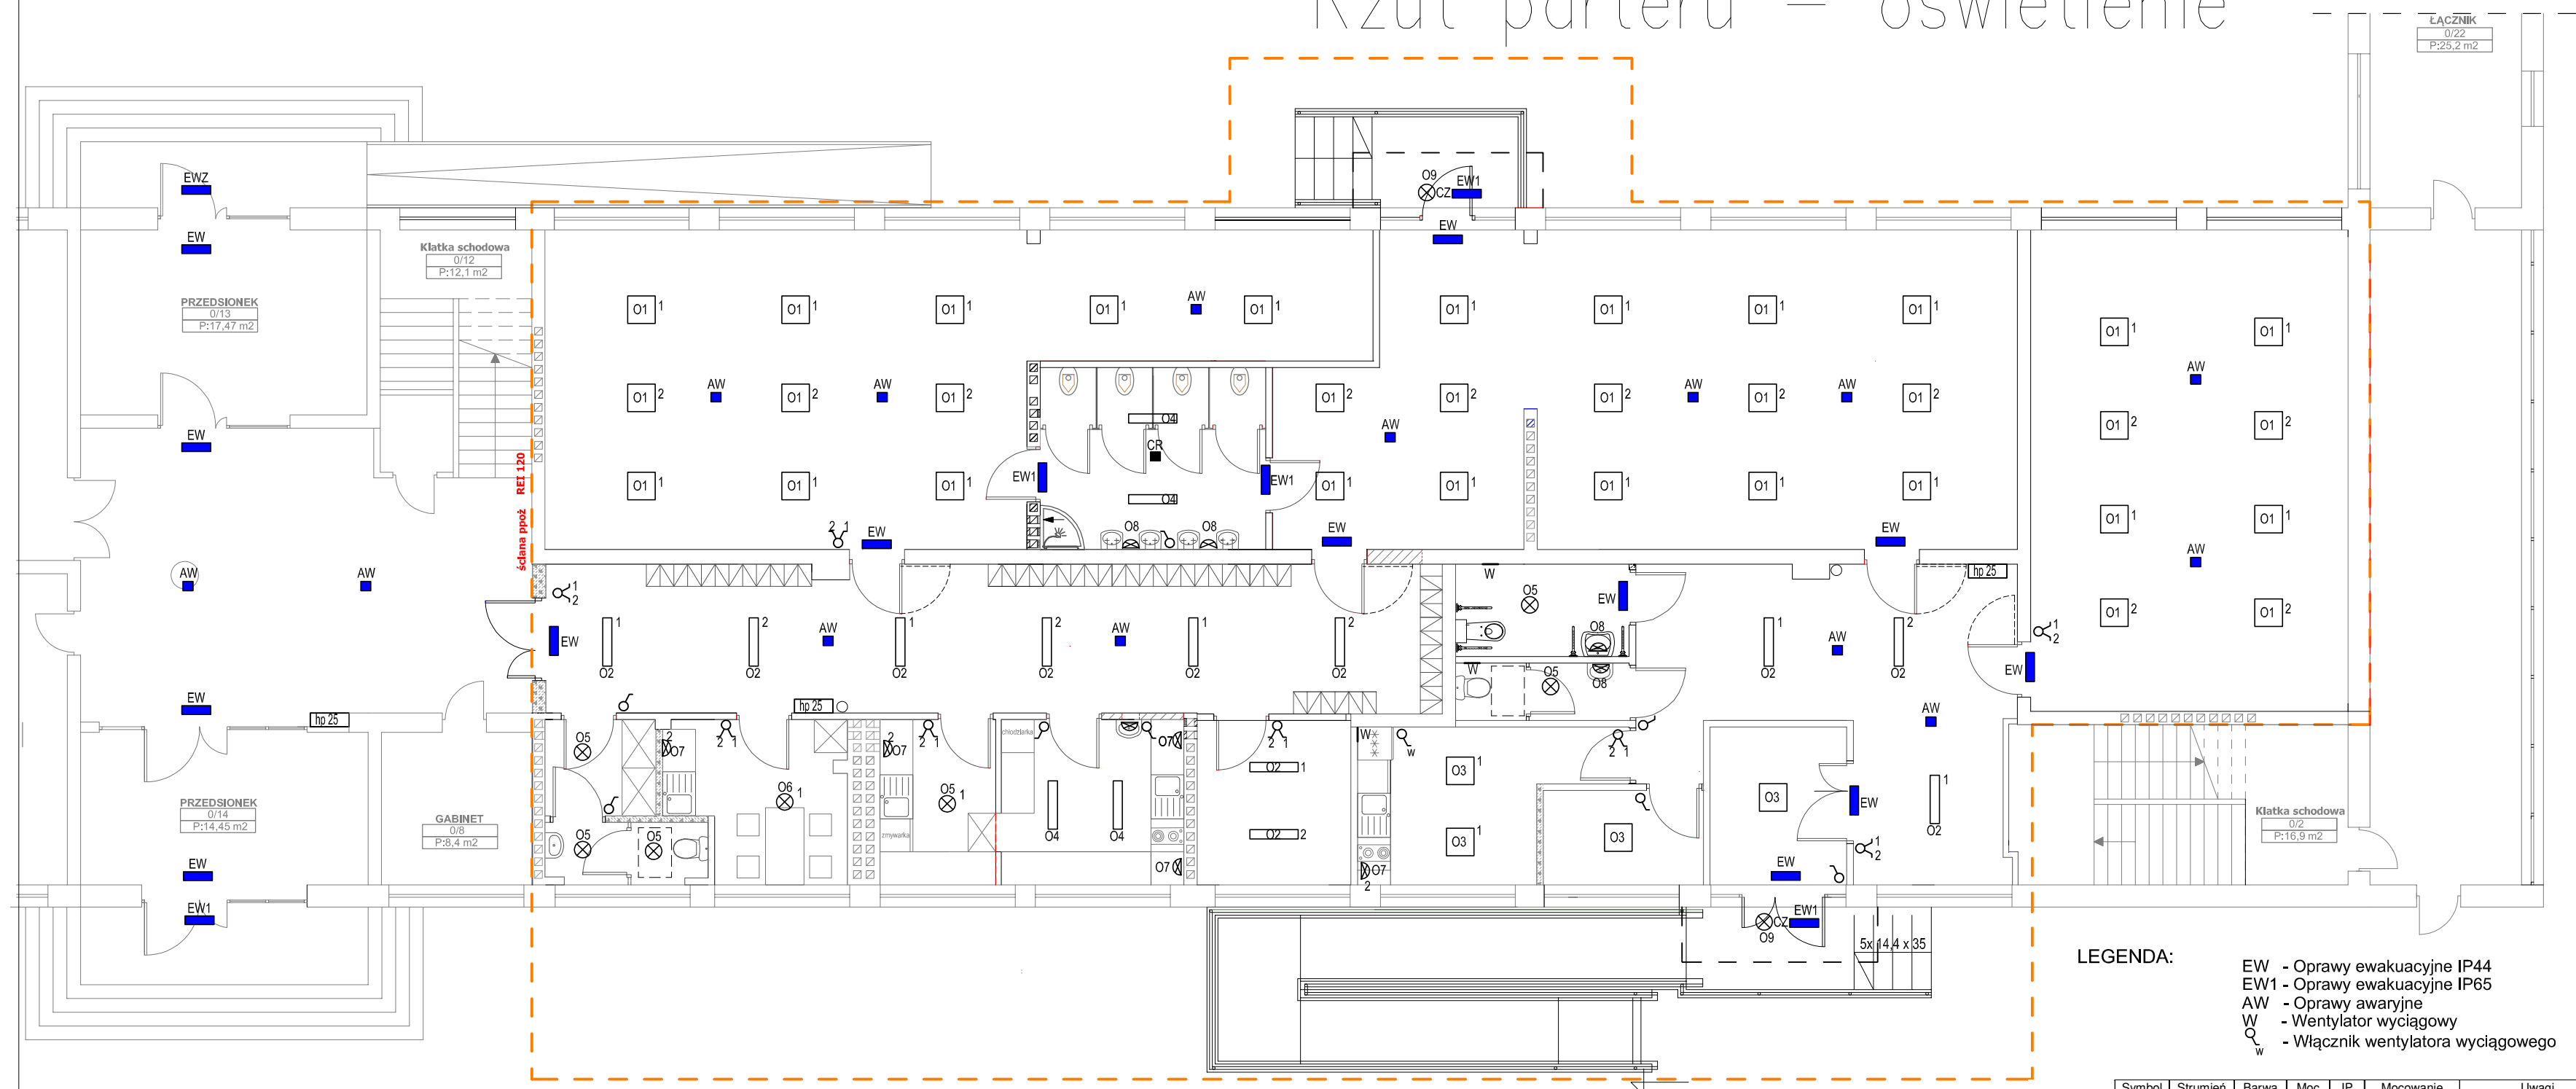

LEGENDA:

EW - Oprawy ewakuacyjne IP44
EW1 - Oprawy ewakuacyjne IP65
AW - Oprawy awaryjne
W - Wentylator wyciągowy
Q - Włącznik wentylatora wyciągowego
W

Symbol	Strumień lm	Barwa K	Moc W	IP	Mocowanie	Uwagi
O1	3000	3000	35	20	nastropowe	panel LED 60x60 cm
O2	2000	3000	22	20	nastropowe	panel LED 120x30 cm
O3	2000	4000	22	20	nastropowe	panel LED 60x60 cm
O4	2000	4000	22	44	nastropowe	panel LED 120x30 cm
O5	1500	4000	18	44	nastropowe	panel LED
O6	2000	3000	22	20	nastropowe	panel LED
O7	x	4000	10	44	podszafkowe	listwa LED
O8	1000	4000	12	44	naściennne	nad umywalką
O9 CZ	800	4000	10	65	naściennne	z czujnikiem zmierzchu
CR	x	x	x	44	nastropowe	czujnik ruchu 360°

Temat: Przebudowa i zmiana sposobu użytkiwania pomieszczeń szkoły podstawowej na potrzeby przedszkola i klubu seniora na dz. nr 174, obr 004 Polanów

Treść:	Rzut parteru- instalacja oświetleniowa		
Inwestor:	Gmina Polanów, ul. Wolności 4, 76-010 Polanów		
Opracował:	mgr inż. Andrzej Majkowski	58/W/98	Skala 1:100
Projektował:	mgr inż. Maria Polak	UAN/N/7210/26/90	marzec 2021
Sprawdził:	mgr inż. Piotr Halamski	WKP/0243/POOE/15	
Funkcja:	Tytuł, imię, nazwisko	Nr uprawnień	Podpis Rys 1

DELTA
BIURO AUDYTORA ENERGETYCZNEGO



76-411 Koszalin
ul. Partyzanów 17
tel/fax:(094) 342 54 64
e- mail:biurodelta@wp.pl