


RZUT PARTERU - INSTALACJE WOD.-KAN.

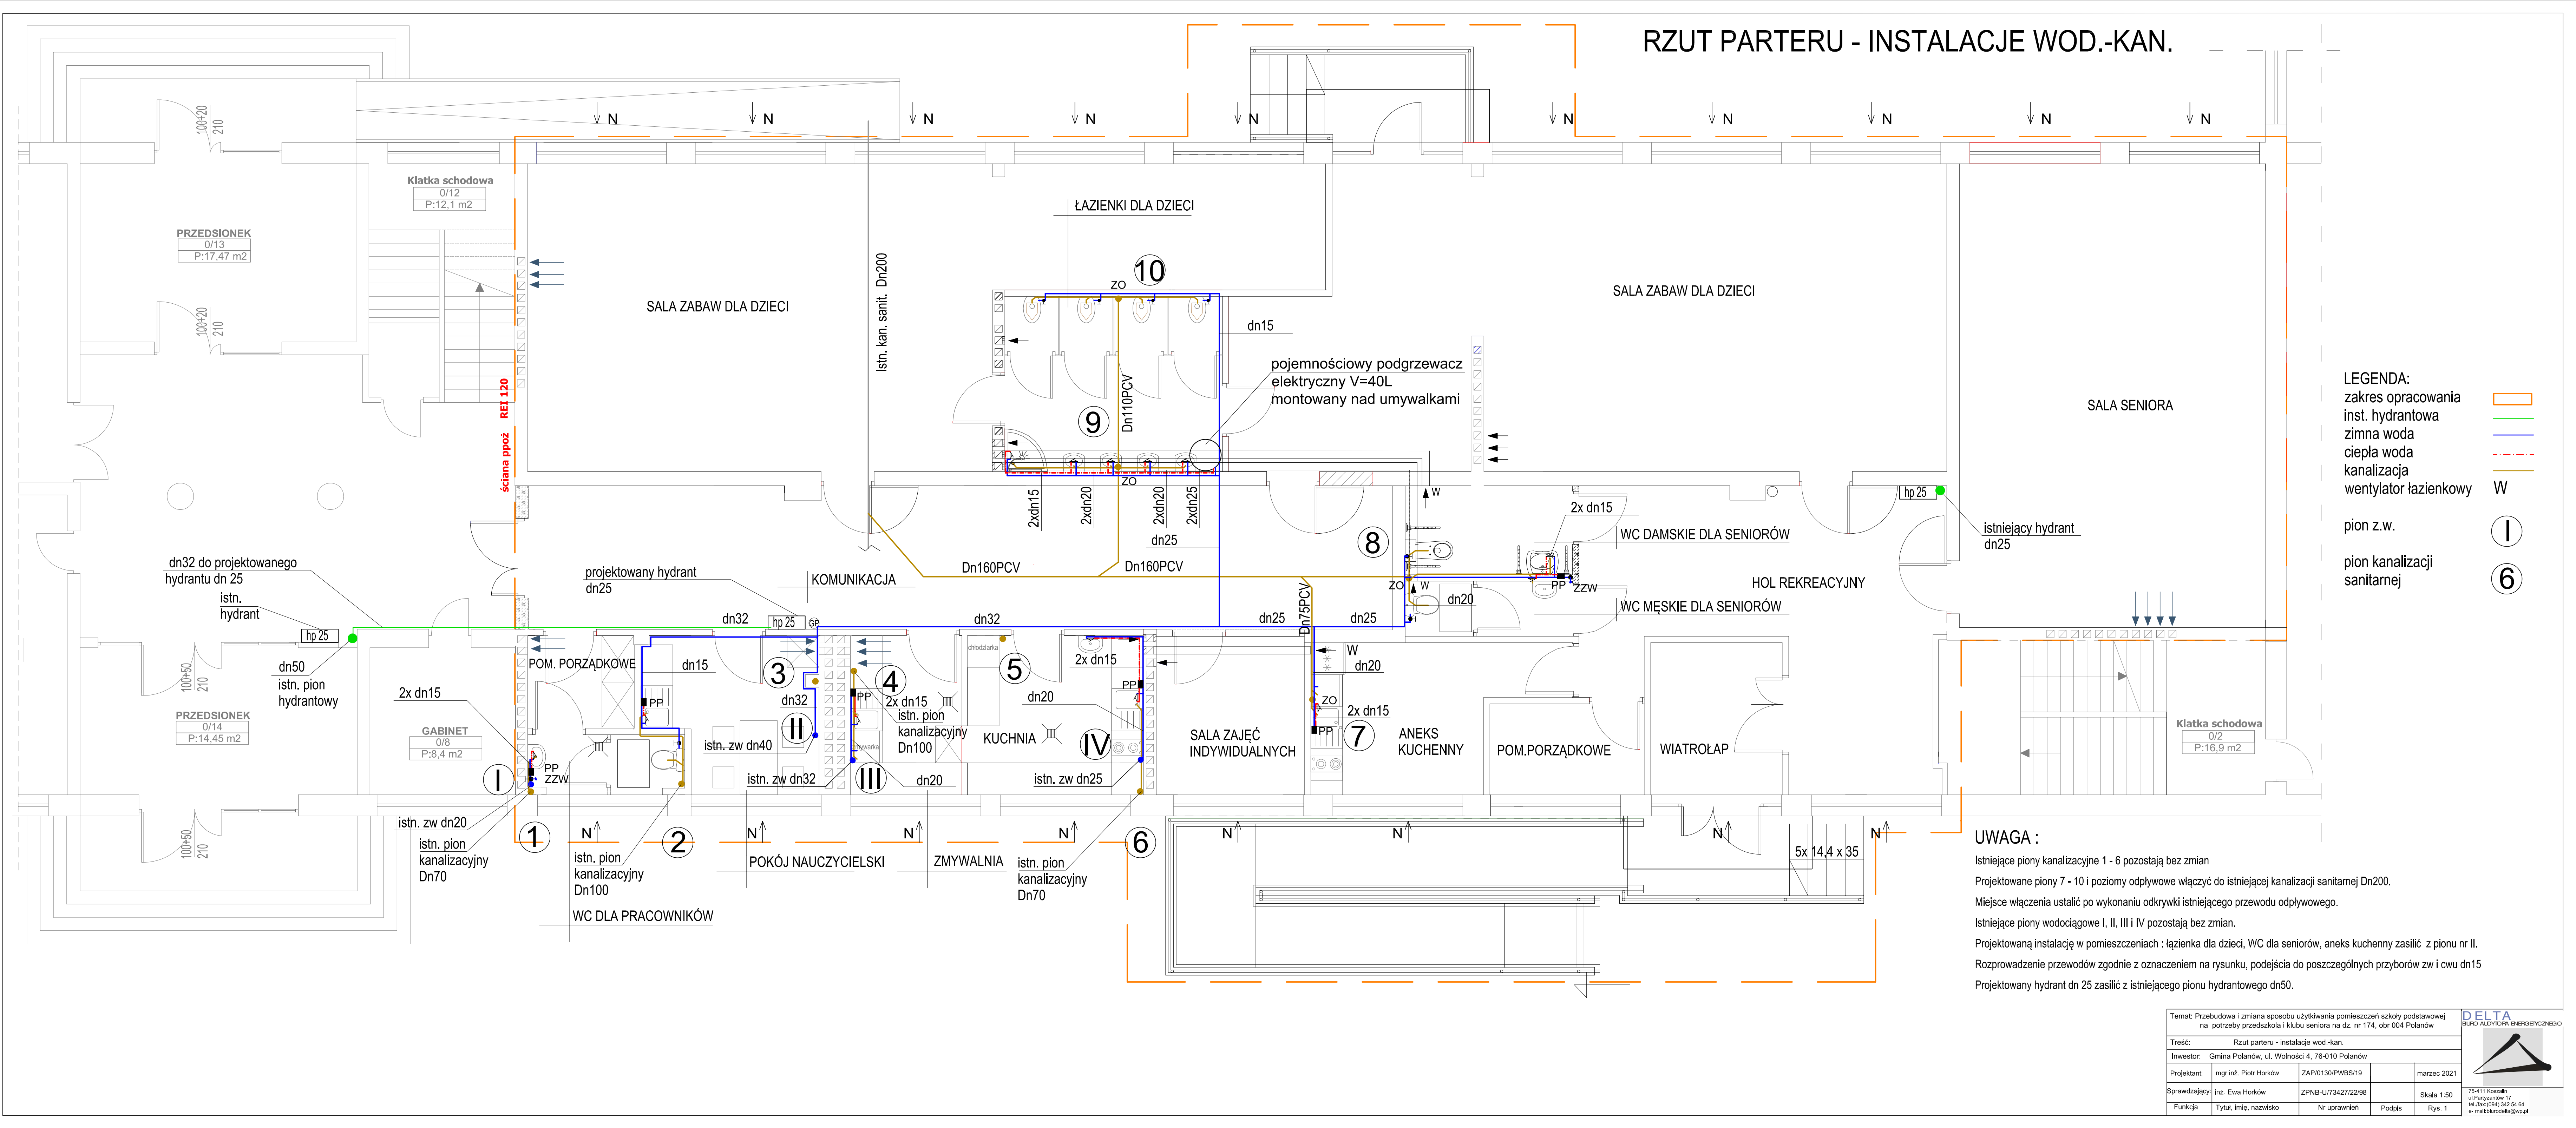

- LEGENDA:
- zakres opracowania
 - inst. hydrantowa
 - zimna woda
 - ciepła woda
 - kanalizacja
 - wentylator łazienkowy
 - W
 - 1
 - 6

UWAGA :

Istniejące pionowe kanalizacyjne 1 - 6 pozostają bez zmian

Projektowane pionowe 7 - 10 i poziome odpływowe włączyć do istniejącej kanalizacji sanitarnej Dn200.

Miejsce włączenia ustalić po wykonaniu odkrywek istniejącego przewodu odpływowego.

Istniejące pionowe wodociągowe I, II, III i IV pozostają bez zmian.

Projektowaną instalację w pomieszczeniach : łazienka dla dzieci, WC dla seniorów, aneks kuchenny zasilić z pionu nr II.

Rozprowadzenie przewodów zgodnie z oznaczeniem na rysunku, podejścia do poszczególnych przyborów zw i owu dn15

Projektowany hydrant dn 25 zasilić z istniejącego pionu hydrantowego dn50.

Temat: Przebudowa i zmiana sposobu użytkowania pomieszczeń szkoły podstawowej na potrzeby przedszkola i klubu seniora na dz. nr 174, obr. 004 Polanów			
Treść: Rzut parteru - instalacje wod.-kan.			
Inwestor: Gmina Polanów, ul. Wolności 4, 76-010 Polanów			
Projektant:	mgr inż. Piotr Horow	ZAP0130PWBS19	marzec 2021
Sprawdzący:	inż. Ewa Horow	ZPNB-U73427/2206	Skala 1:50
Funkcja:	Tytuł, imię, nazwisko	Nr uprawnień	Podpis

