


Rzut piwnic i kanałów

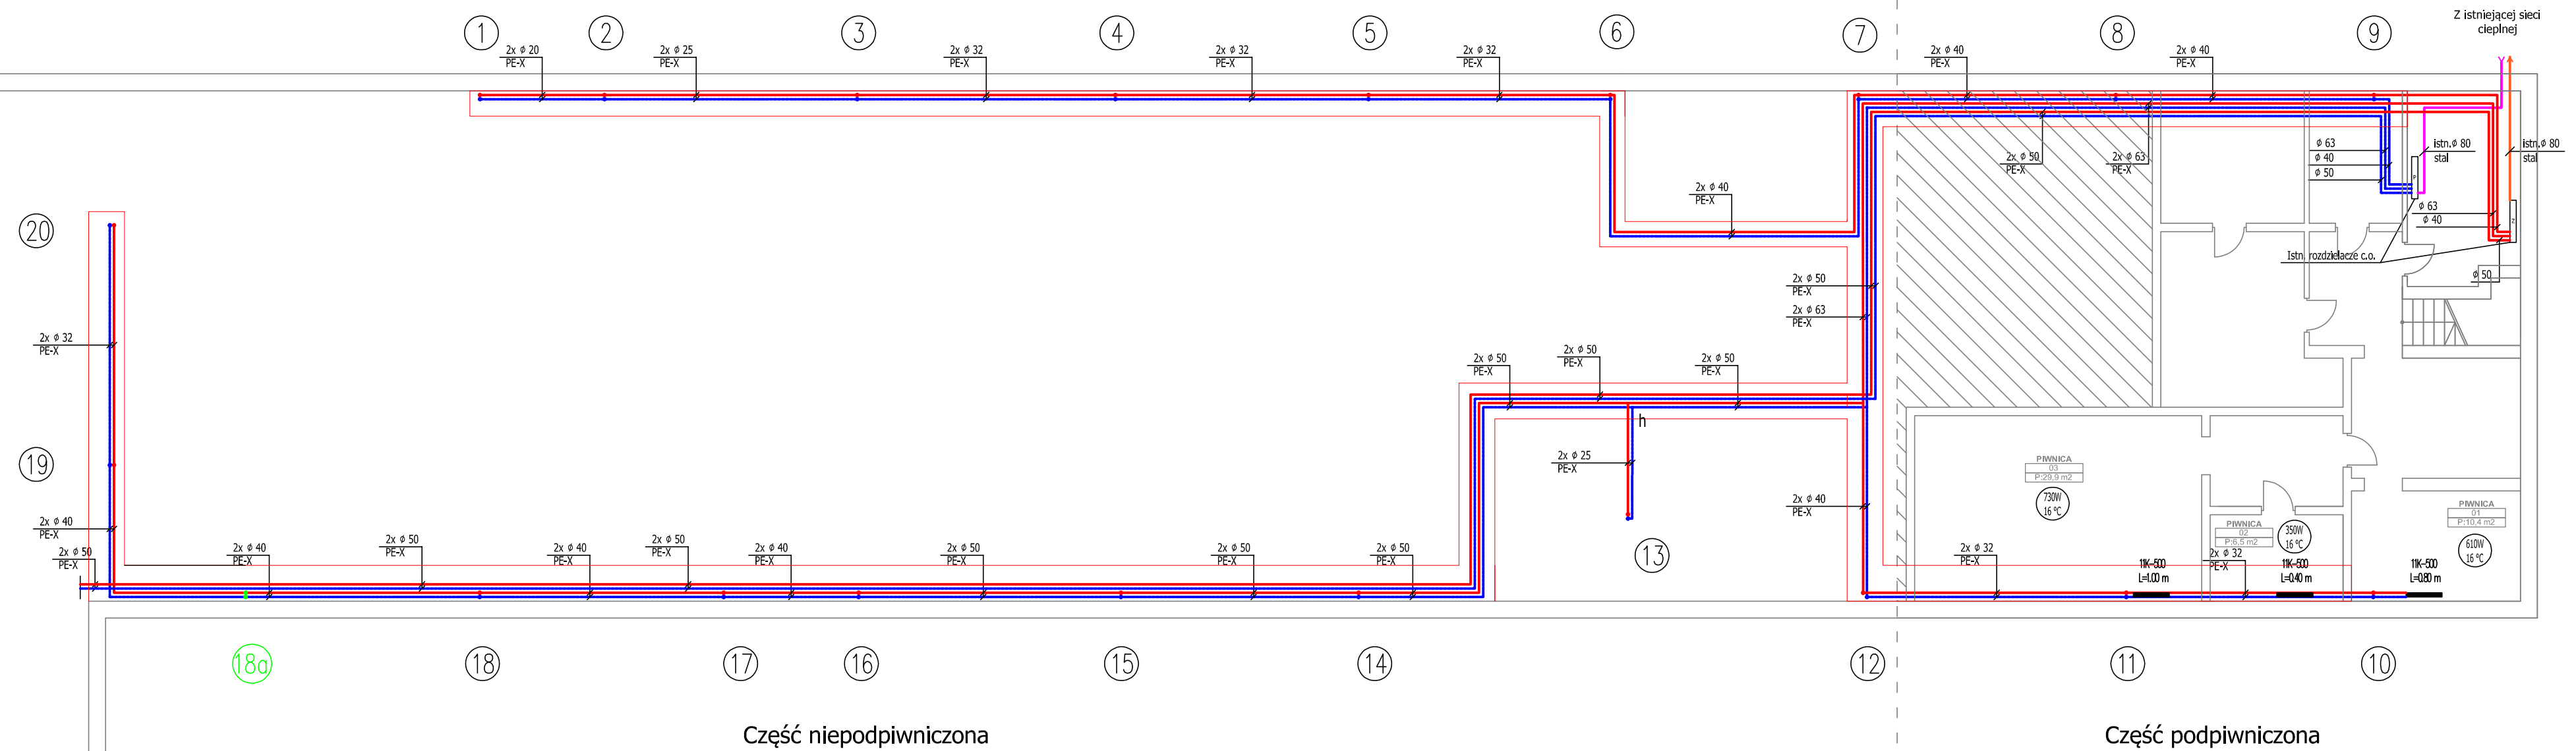

LEGENDA:

zasilanie c.o. istn.
powrót c.o. istn.
pion istn.

pion proj.



Temat: Przebudowa i zmiana sposobu użytkowania pomieszczeń szkoły podstawowej na potrzeby przedszkola i klubu seniora na dz. nr 174, obr. 004 Polanów				
Treść: Rzut piwnic i kanałów - instalacja c.o.				
Inwestor: Gmina Polanów, ul. Wołoszki 4, 76-010 Polanów				
Projektant:	mgr inż. Elwira Horkow	ZAP/0130/PWBS/19	marzec 2021	
Sprawdzający:		inż. Elwira Horkow	Skala 1:100	
Funkcja	Tytuł, imię, nazwisko	Nr uprawnień	Podpis	76-411 Koszalin ul. Partyzantów 17 tel.: 76-411 04 00 e-mail: biuro@aluminow.pl tel.: 76-411 04 04