


Uktad sieci TN-S
Moc 25kW
Un - 230/400V
In - 40A

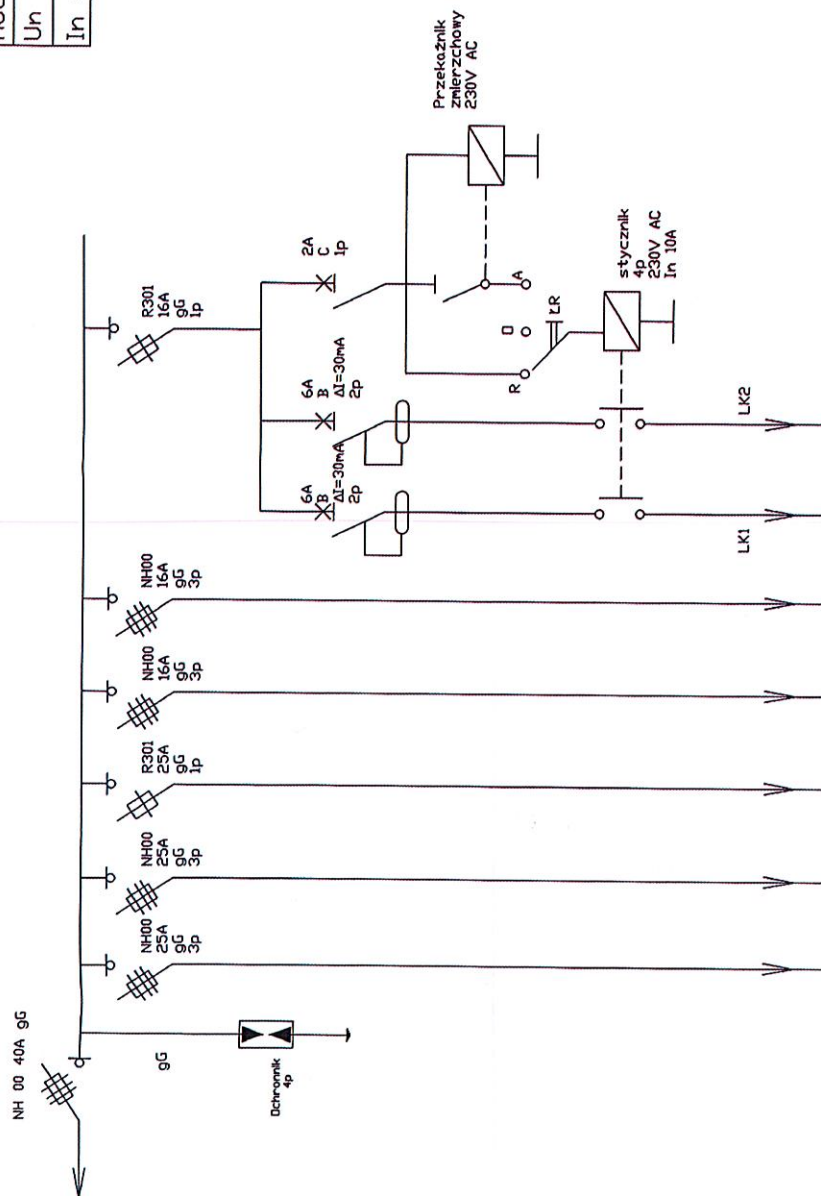

STAROSTWO POWIATOWE
w Koszalinie
75-620 KOSZALIN
ul. Racławicka 13

Dziś	Gastronomia 1 T1	Gastronomia 2 T2	Kontener biurocy	Hangar	Kontener sanitarny	LK1 oświetlenie	LK2 oświetlenie
Moc	16 kW	16 kW	6 kW	10 kW	8 kW	0,6 kW	0,5 kW
Typ kabla	YKY 5x25mm ²	YKY 5x6mm ²	YKY 3x6mm ²	YKY 5x6mm ²	YKY 5x6mm ²	YKY 3x4mm ²	YKY 3x4mm ²

Źródło: Zgospodarowanie turystyczne-rekreacyjne otoczenia miejskiego zbiornika wodnego przy ul. Wolności, dz. nr 244/1 i 244/2, obręb 2 Polanów

Treść: Schemat rozdzielnic RG:

Inwestor: Gmina Polanów ul. Wolności 4, 76-010 Polanów

Opracował:	mgr inż. Andrzej Małkowski
------------	----------------------------

Projektant:	mgr inż. Andrzej Majkowski
Pracownik:	mgr inż. Jerzy Bielecki

Projektorat	mgr inż. Jerzy Birula
-------------	-----------------------

Sprawił:	mgr inż. Piotr Konieczny
----------	--------------------------


Funkcja:	Tytuł, imię, nazwisko
----------	-----------------------

DELTA
BIURO AUDYTORA ENERGETYCZNEGO




75-411 Koszalin
ul. Partyzanów 17
tel./fax. (094) 342 54 64
e-mail: biurodelta@wp.pl


Schemat zasilania lamp

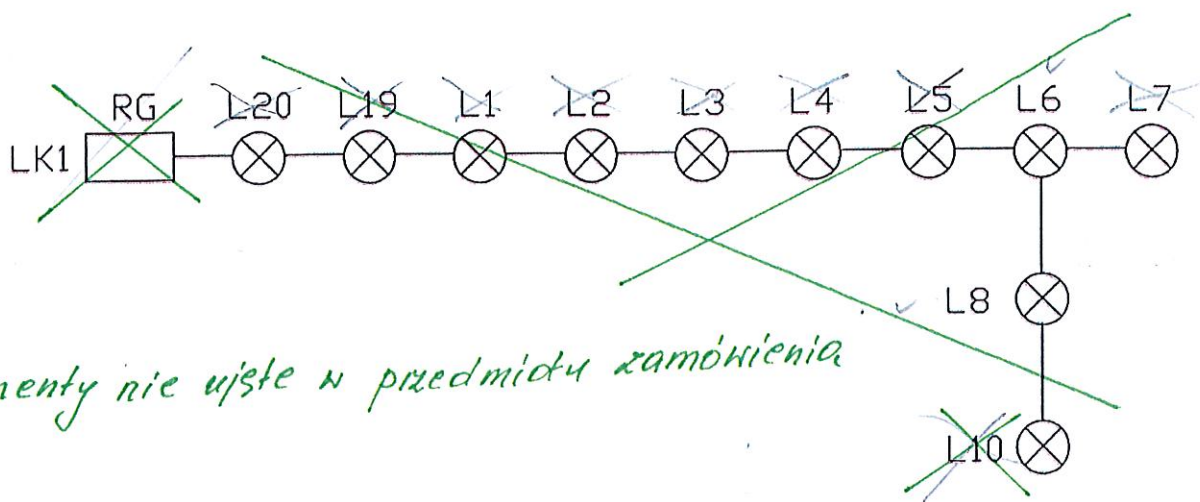

STAROSTWO POWIATOWE
w Koszalinie
75-620 KOSZALIN
ul. Radziwiłłowska 13

- elementy wstę w przedmiocie zamówienia: LK2, RG-L21, L17, L16, L15, L14, L13, L12, L11, L9, L12, L11, 9, 8, 6

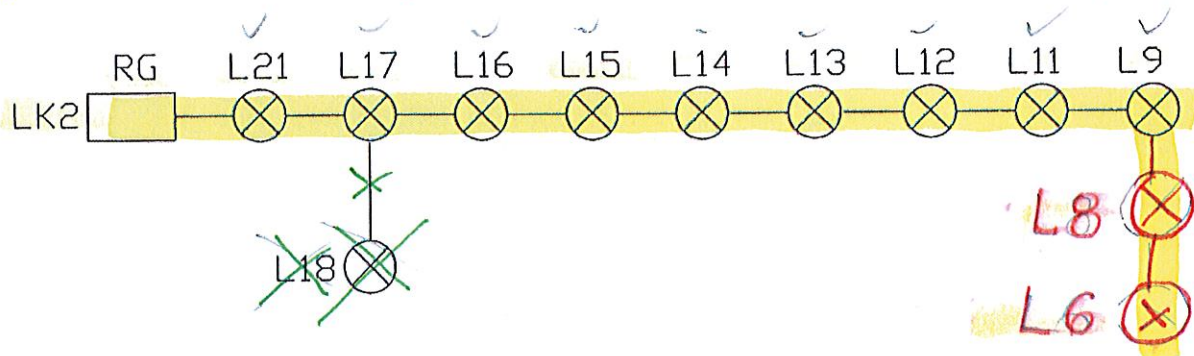

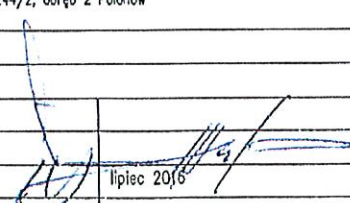Temat:		Zagospodarowanie turystyczno-rekreacyjne otoczenia miejskiego zbiornika wodnego przy ul. Wolności, dz nr 244/1 i 244/2, obręb 2 Polanów		DELTA BIURO AUDYTORA ENERGETYCZNEGO  75-411 Koszalin ul. Partyzantów 17 tel./fax: (094) 342 54 64 e-mail: biurodelta@wp.pl	
Treść:		Schemat zasilania lamp			
Inwestor:		Gmina Polanów ul. Wolności 4, 76-010 Polanów			
Opracował:		mgr inż. Andrzej Majkowski 57/W/98			
Projektował:		mgr inż. Jerzy Birula NN-8345/518/82			
Sprawdził:		mgr inż. Piotr Konieczny 21/P/98			
Funkcja:		Tytuł, imię, nazwisko Nr uprawnień			
		Podpis		Rys. 6	


45

KT ZAGOSPODAROWANIA TERENU 1:500



- elementy nie wpisane w zakres przedmiotu zamówienia.
- zakres objęty zamówieniem.

Numer lampy	Wysokość słupa	Ilość opraw	Czujnik ruchu	Sterownik programowalny	Kamera
L1	4m	1	Nie	Nie	Nie
L2	4m	1	Tak	Tak	Nie
L3	4m	1	Tak	Tak	Nie
L4	4m	1	Tak	Tak	Nie
L5	4m	1	Tak	Tak	Nie
L6	6m	1	Nie	Nie	Tak
L7	6m	1	Nie	Nie	Nie
L8	6m	1	Nie	Tak	Nie
L9	6m	1	Nie	Nie	Nie
L10	6m	1	Nie	Nie	Nie
L11	6m	2	Nie	Nie	Tak

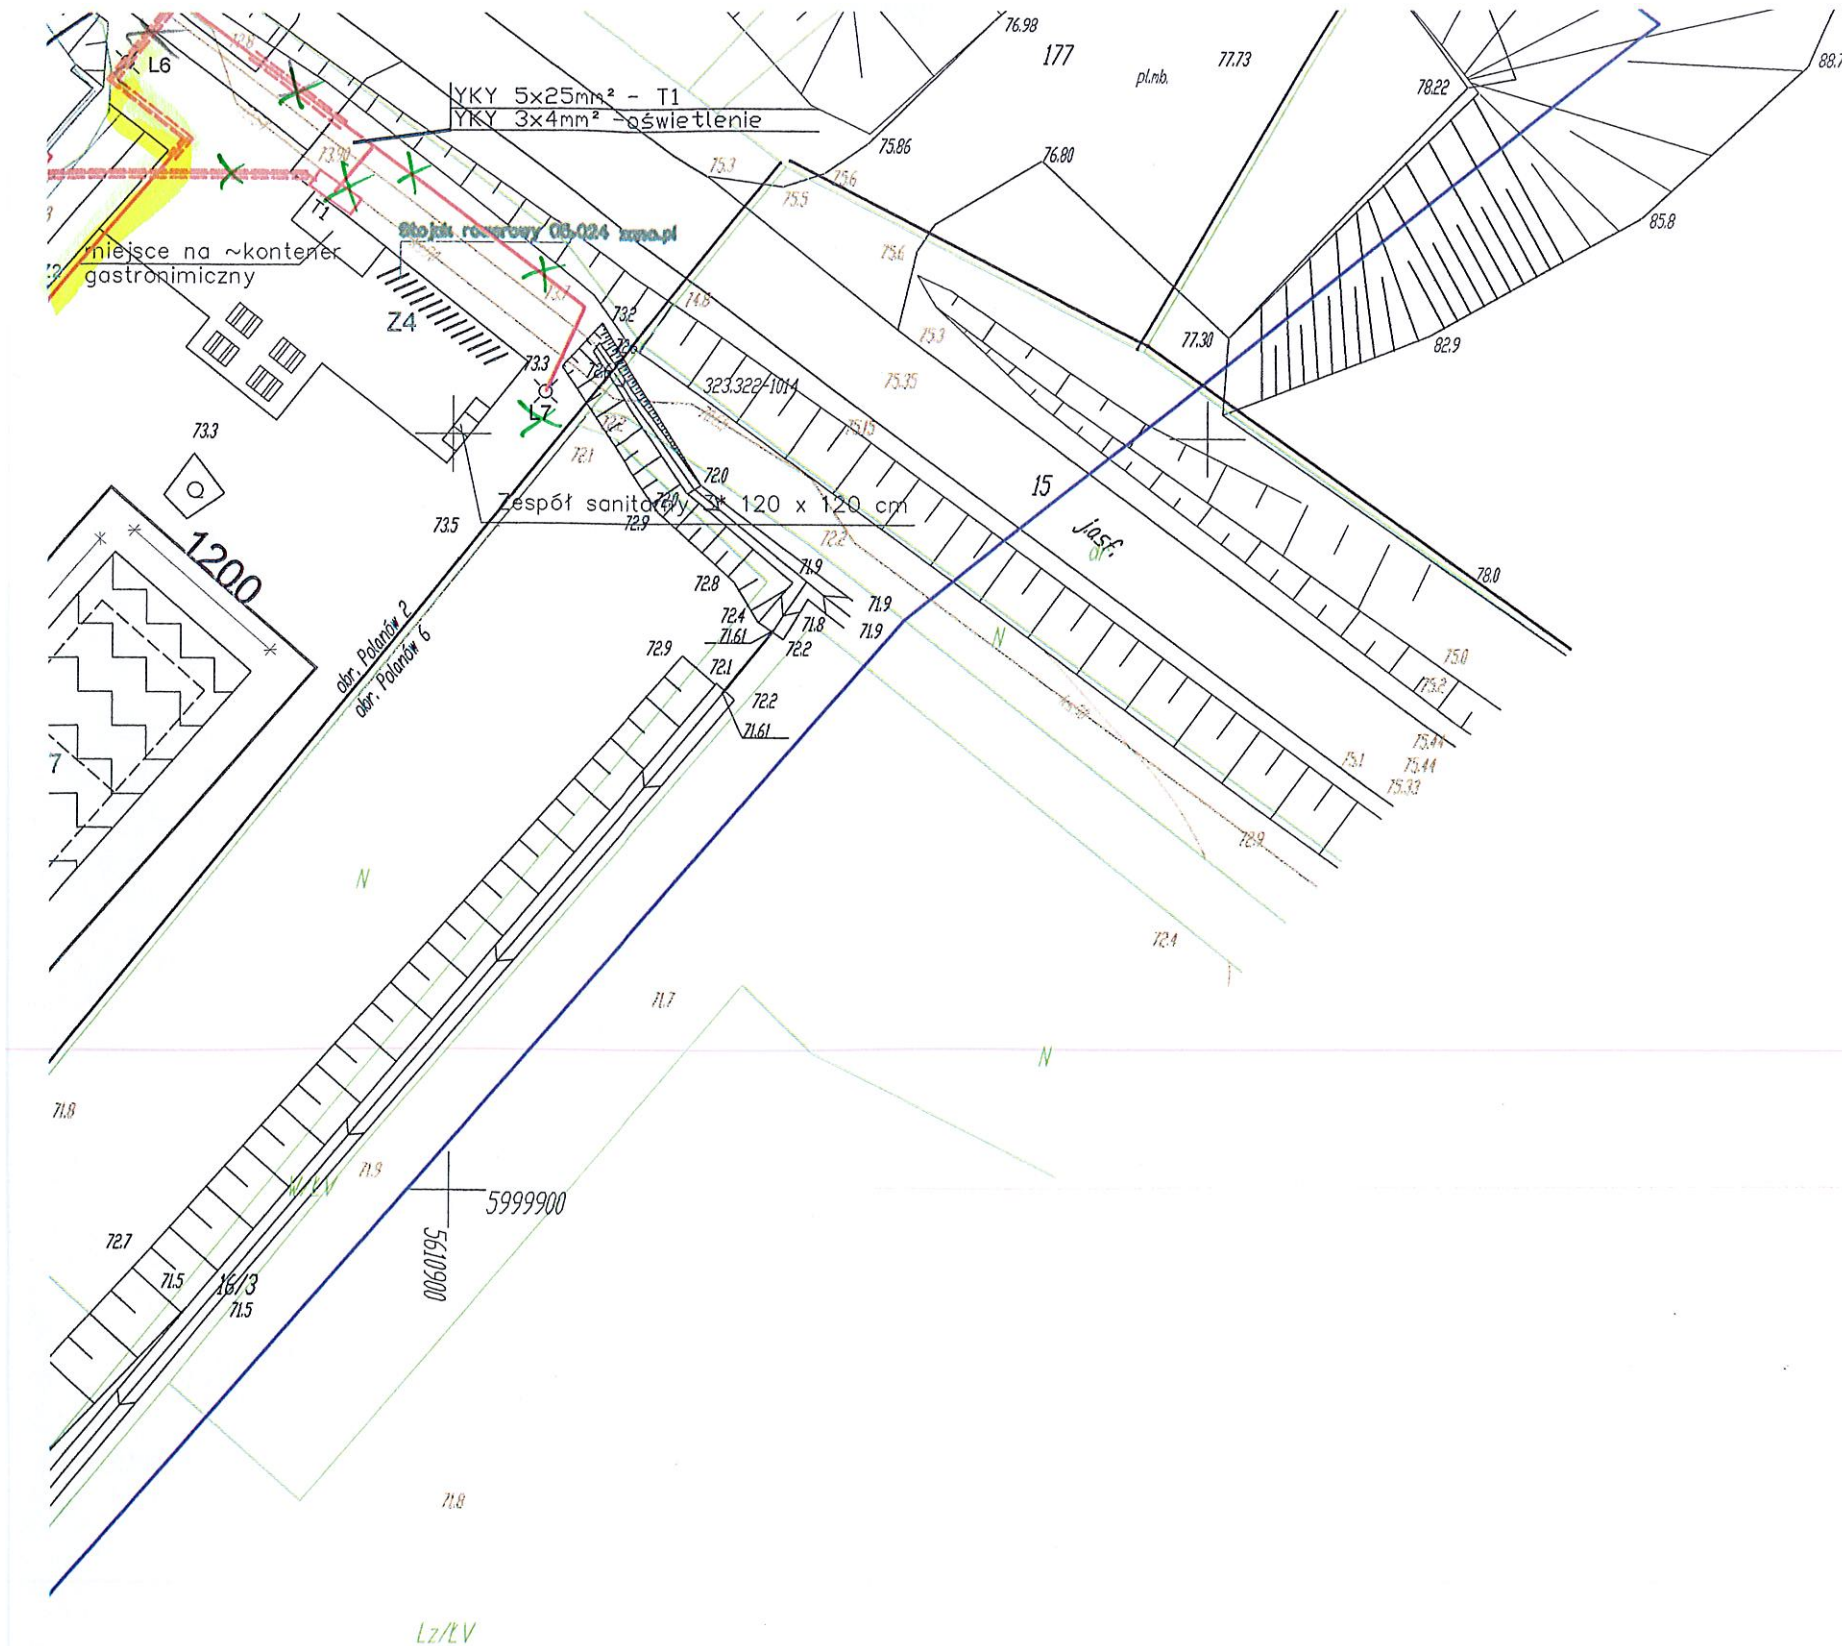

L11	6m	2	Nie	Nie	Tak
L12	4m	1	Tak	Tak	Nie
L13	4m	1	Tak	Tak	Nie
L14	4m	1	Tak	Tak	Nie
L15	4m	1	Tak	Tak	Nie
L16	4m	1	Tak	Tak	Nie
L17	6m	2	Nie	Nie	Tak
L18	6m	2	Nie	Nie	Nie
L19	6m	2	Nie	Nie	Nie
L20	6m	2	Nie	Nie	Nie
L21	6m	2	Nie	Nie	Tak


LEGENDA :


- projektowana trasa kablowa
- projektowana trasa kablowa w rurze osłonowej


STAROSTWO POWIATOWE
w Koszalinie
75-620 K O S Z A L I N
ul. Racławicka 13

Punkt gastronomiczny
G1 2 ławki i stol na 4 osoby x35 vera solo- ~mmcite
G2 słupy stalowe 10x10cm do rozpięcia oświetlenia i zadaszenia z płótna h- ~4m
G3 grill murowany prostokątny z cegły pełnej h 60cm 300 x ~140cm
G4 kontenery ~sanitarne-damsko męski i dla niepełnosprawnych

Zagospodarowanie terenu
Z1 ławka bez oparcia betonowa - forma- mmcite ~x14
Z2 ławka z oparciem betonowa - forma- mmcite x ~22
Z3 kosz na smiec stal malowana proszkowoi diagonal DG215p mmcite x ~26
Z4 stojak na rower Stalowy ocynkowany- lotlimit mmcite x ~16
Z5 zespół sanitarny - kontenery toy toy fresh 120x120cm obudowany konstrukcja ~drewniana
Z6 przebieralnia - konstrukcja drewniana zadaszona ~800x250cm
Z7 boisko do siatkowki plazowej 24x12m- nawierzchnia ~naturalna
Z8 pomost w konstrukcji ~drewnianej
Z9 hangar na sprzęt wodny 500 x 970cm w obudowie ~drewnianej
Z10 stanowisko ~ratownika
Z11 zjeżdżalnia dla dzieci słoń polglass ~230+147 ~
Z12 Fontanna Dysza tulipan hydroogród szer. fontanny do ~8,0m ~
Z13 Fontanna Dysza piniąca wielodyszowa wys. fontanny do ~5,0m
Z14 ogrodzenie ~plazy
Z15 wygrozdzenie ~kapieliska
Z16 Bariierka drewniana h ~110cm
Z17 bariierka niska 45 cm stal malowana ~proszkowana

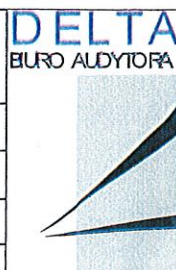
Temat: Zagospodarowanie turystyczno-rekreacyjne otoczenia miejskiego zbiornika wodnego przy ul. Wolności, dz nr 244/1 i 244/2, obręb 2 Polanów				
Treść: Instalacje elektryczne				
Inwestor: Gmina Polanów ul. Wolności 4, 76-010 Polanów				
Opracował:	mgr inż. Andrzej Majkowski	57/W/98	Skala 1:250	
Projektował:	mgr inż. Jerzy Birula	NN-8345/518/82		
Sprawdził:	mgr inż. Piotr Konieczny	21/P/98	lipiec 2016	75-411 Koszalin ul. Partyzantów 17 tel./fax:(094) 342 1 e-mail:biurodelta@
Funkcja:	Tytuł, imię, nazwisko	Nr uprawnień	Podpis	

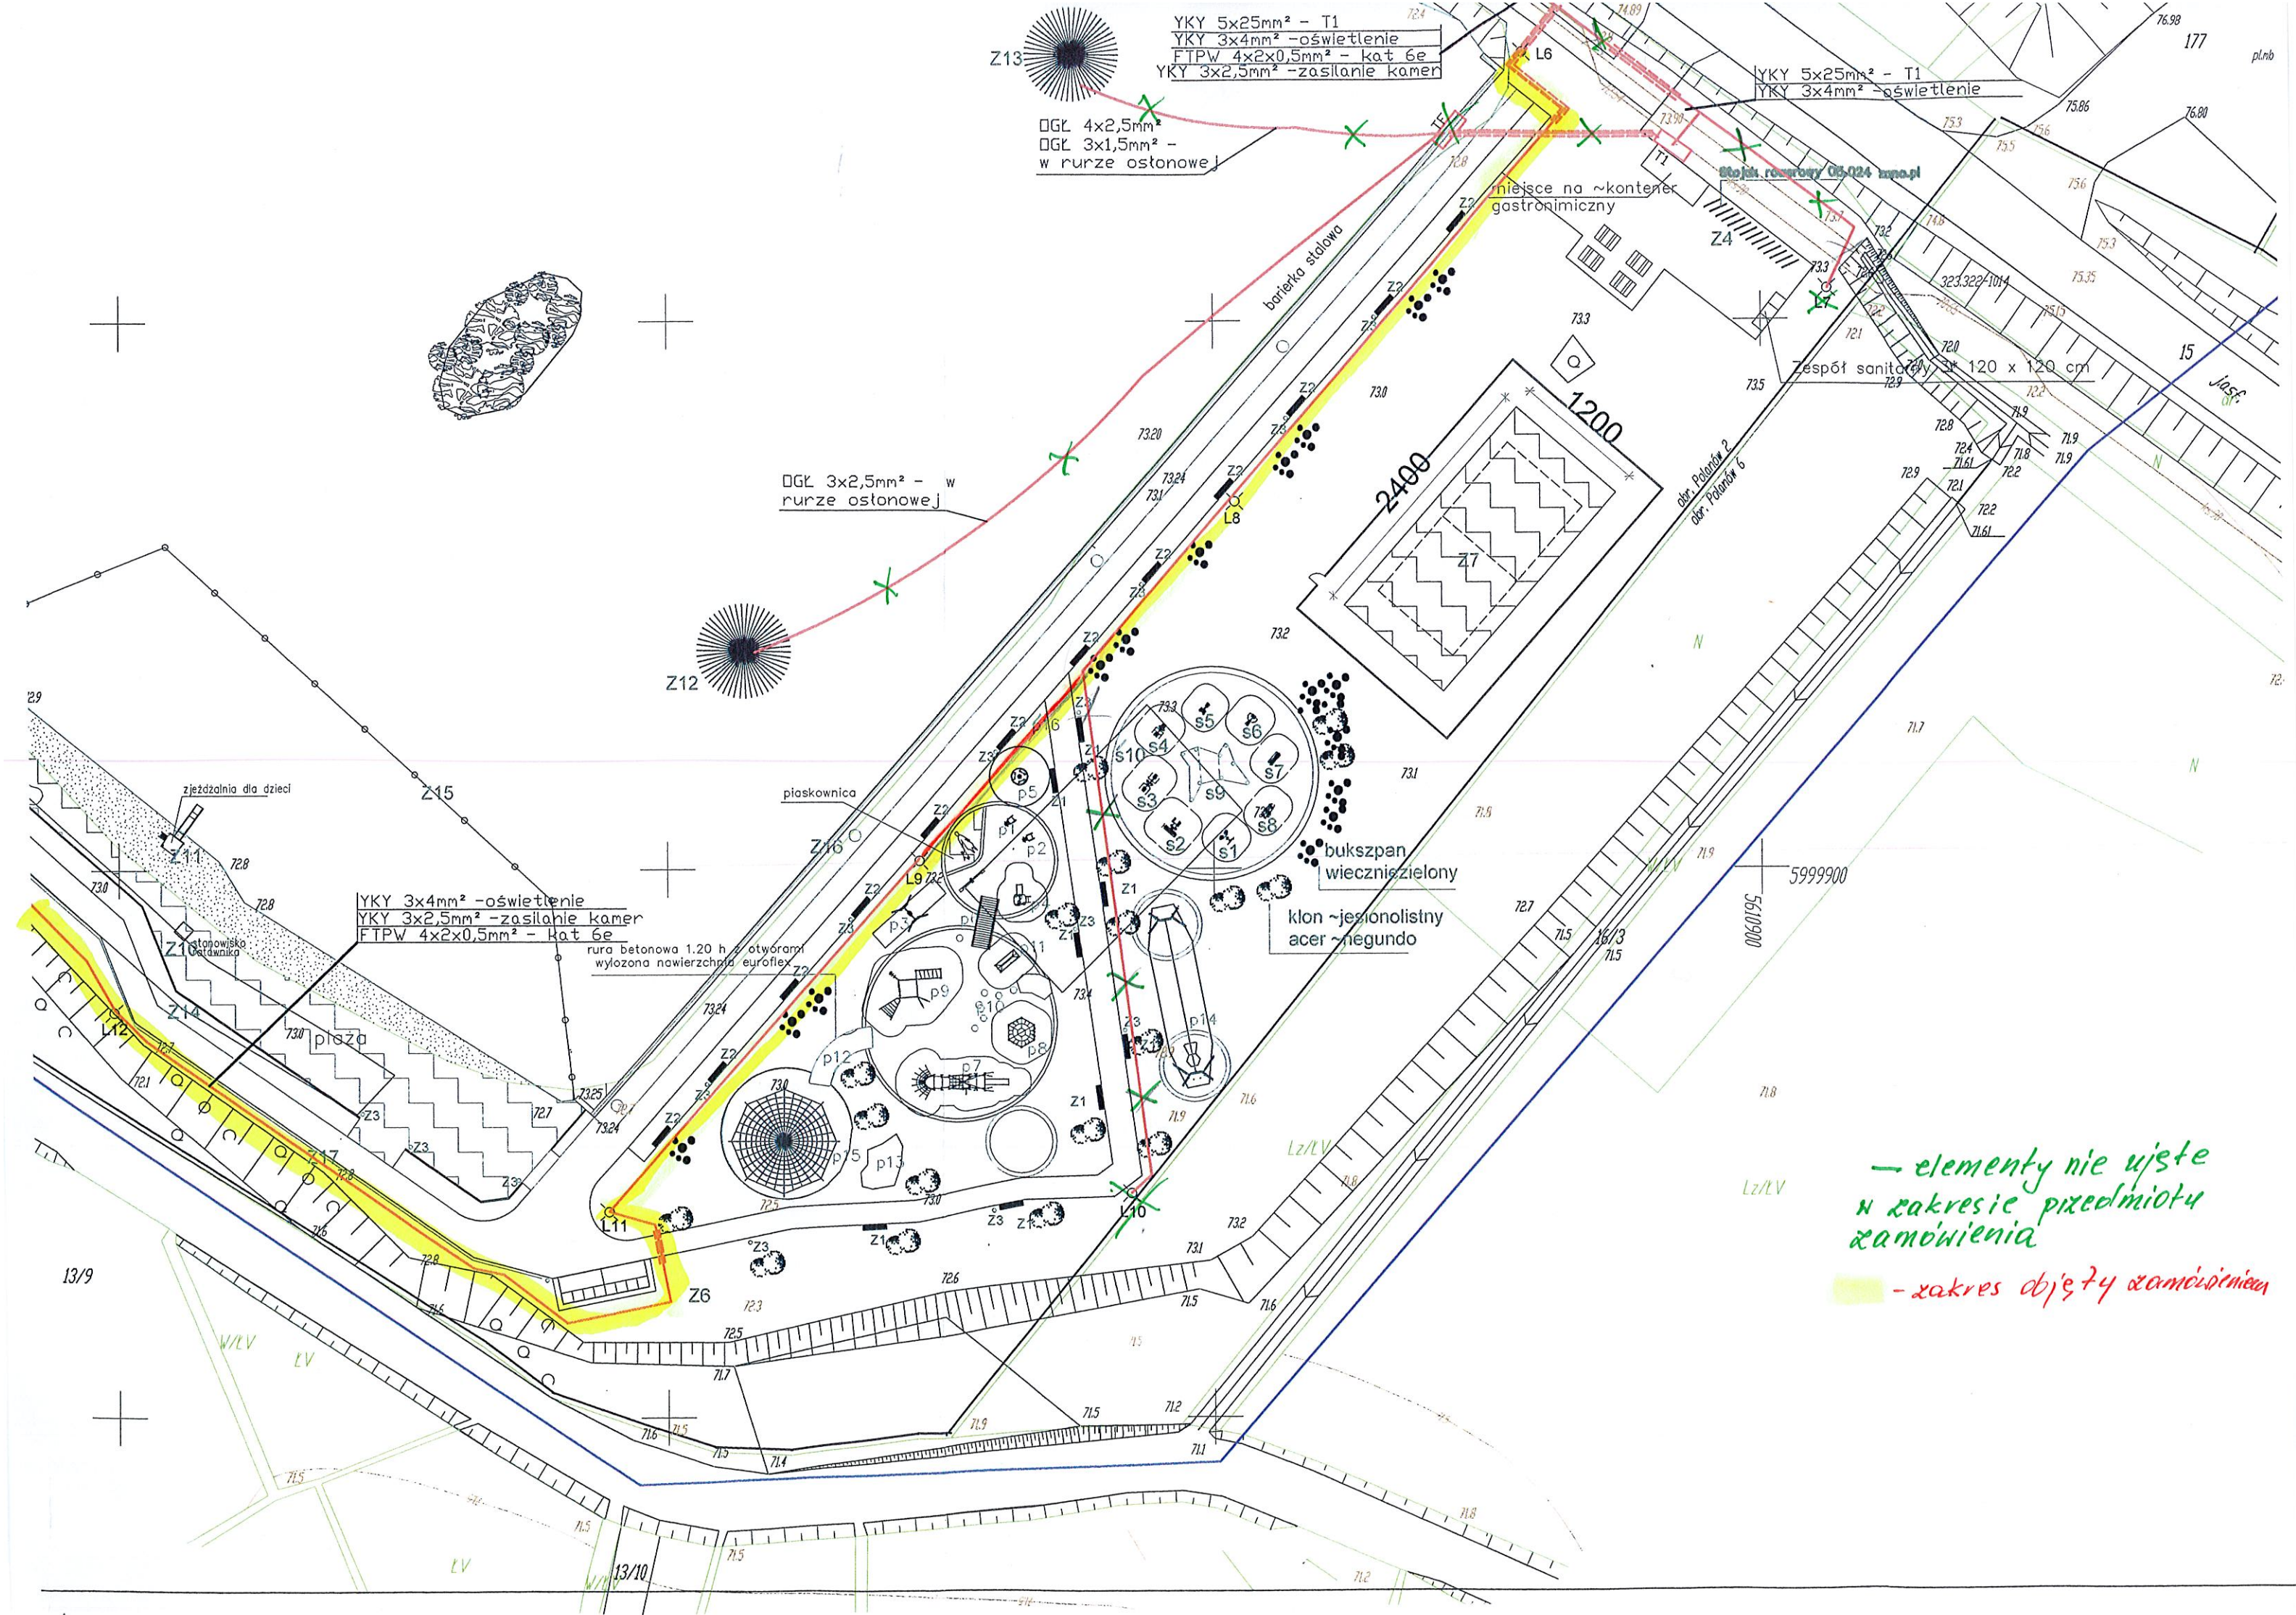

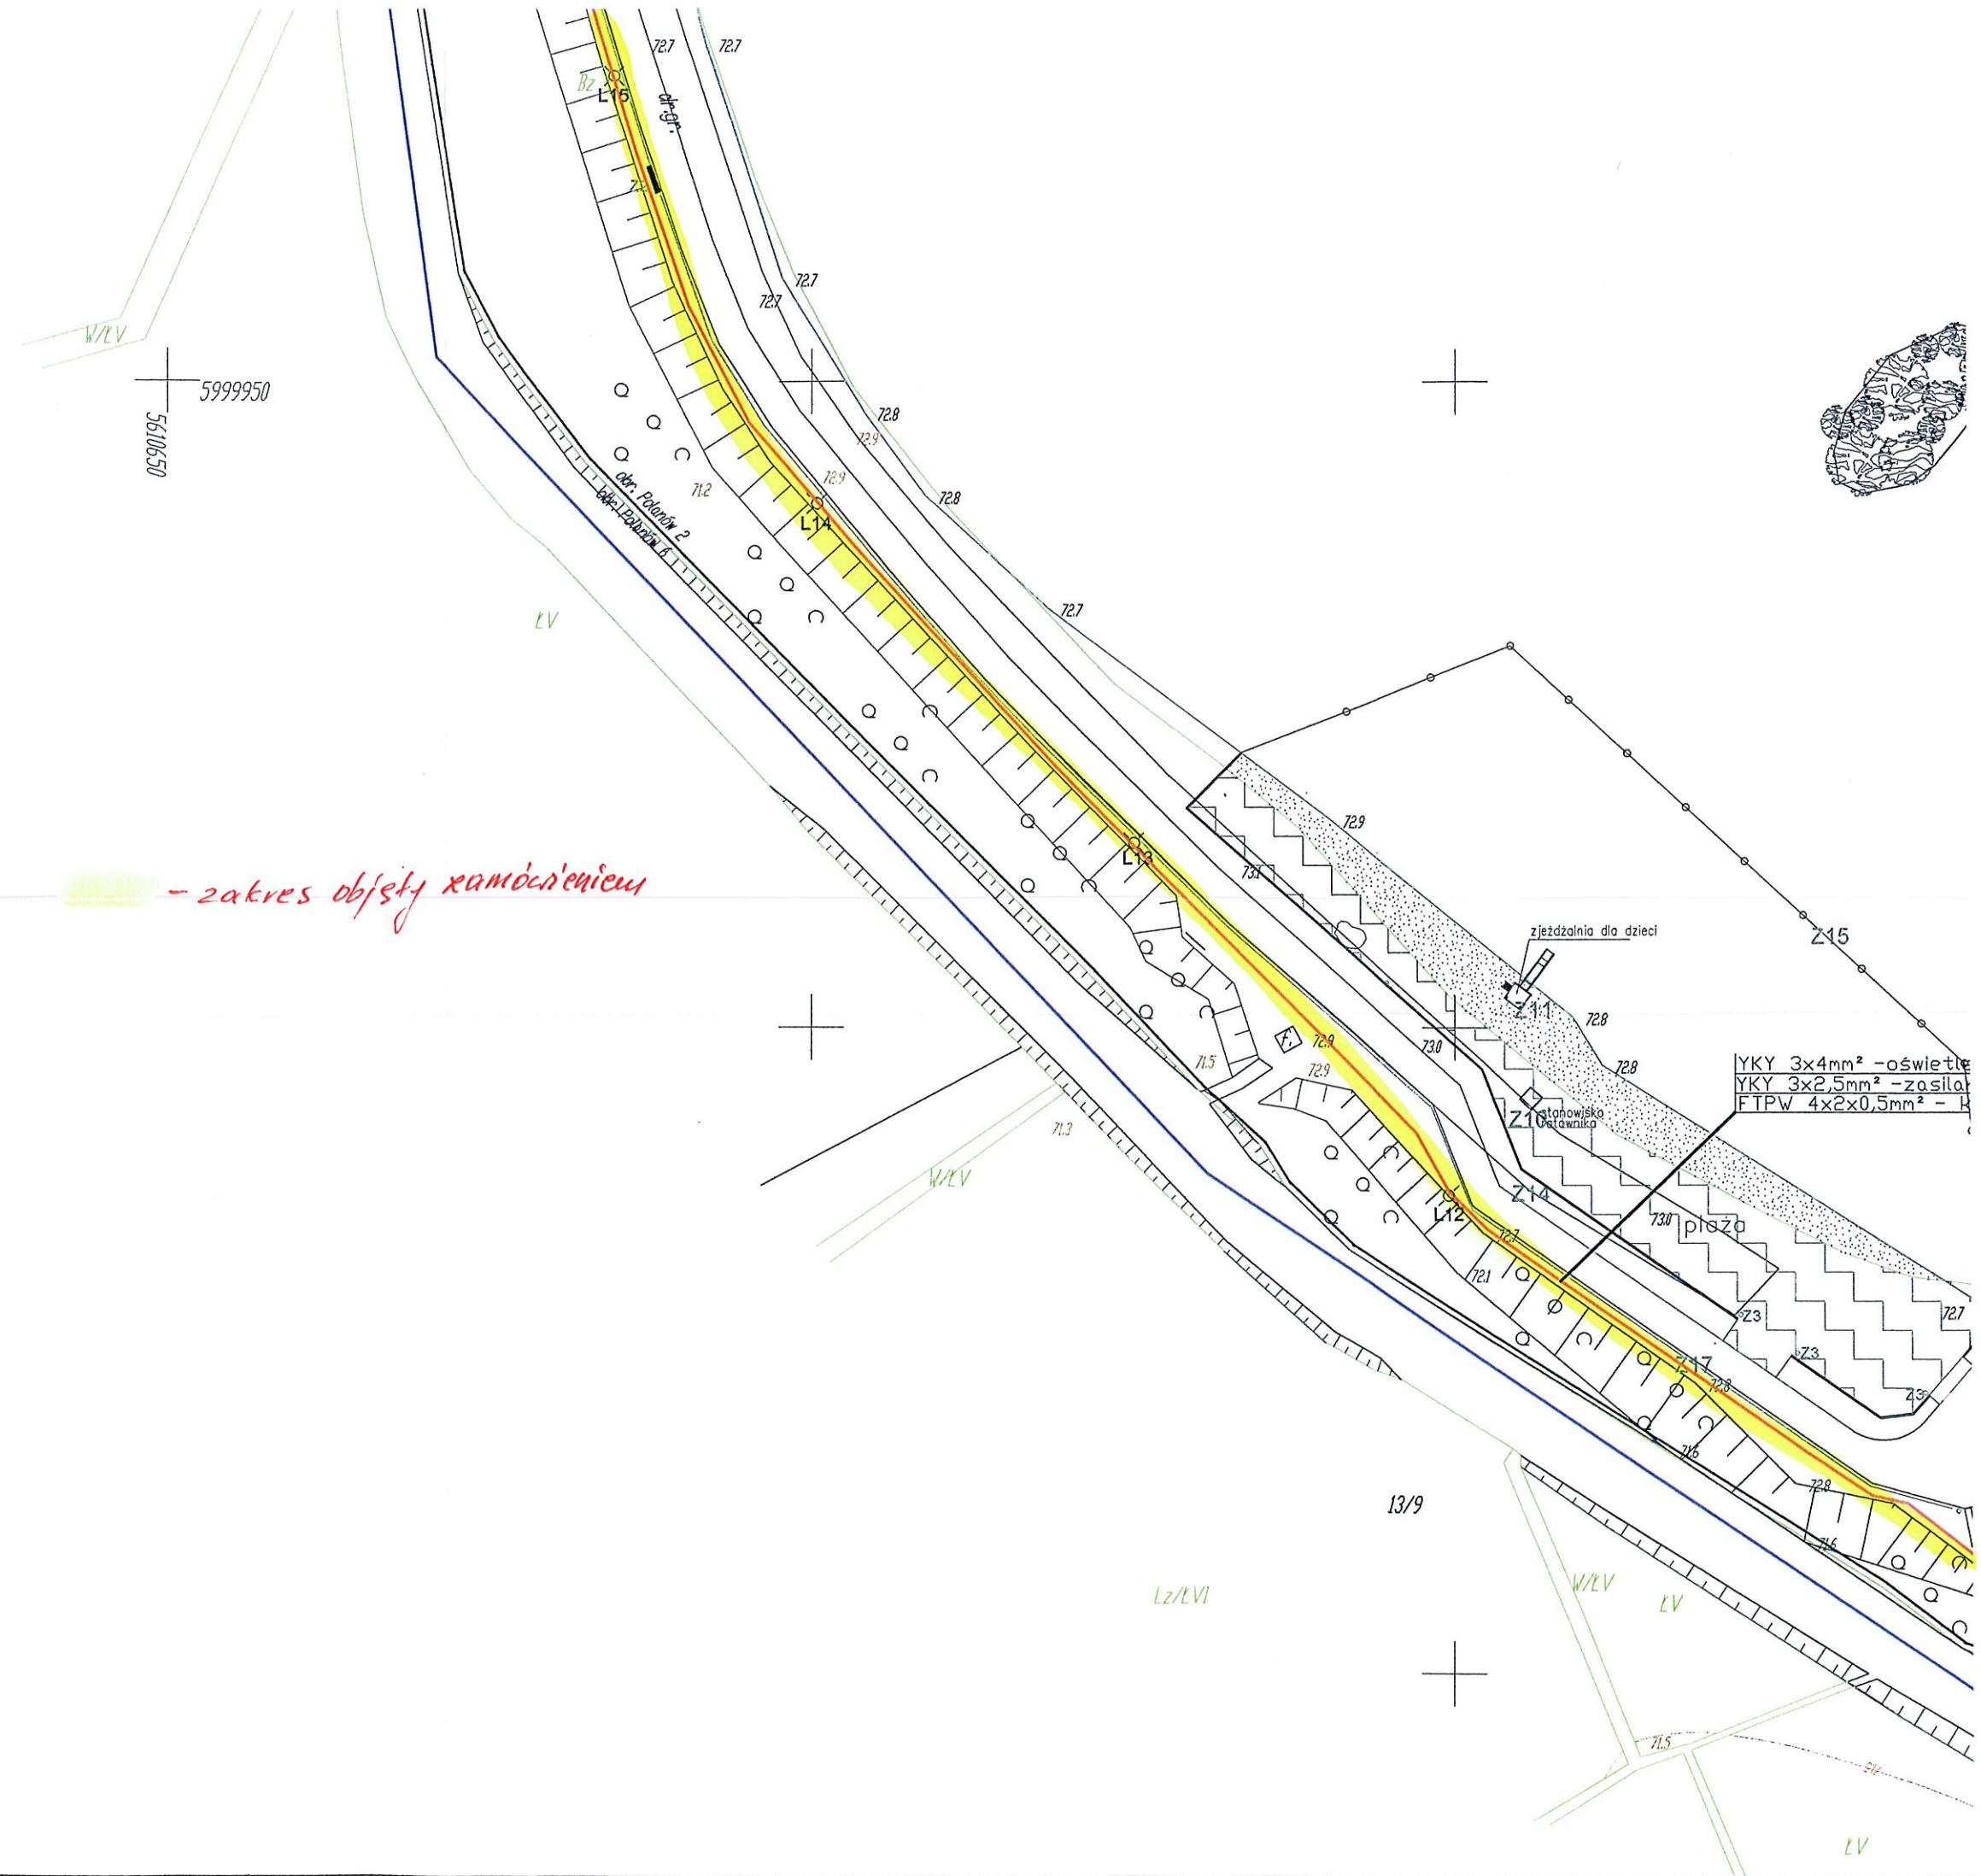

- zakres objęty ramieniem

YKY 3x4mm² - oświetlenie
YKY 3x2,5mm² - zasila
FTPW 4x2x0,5mm² - H

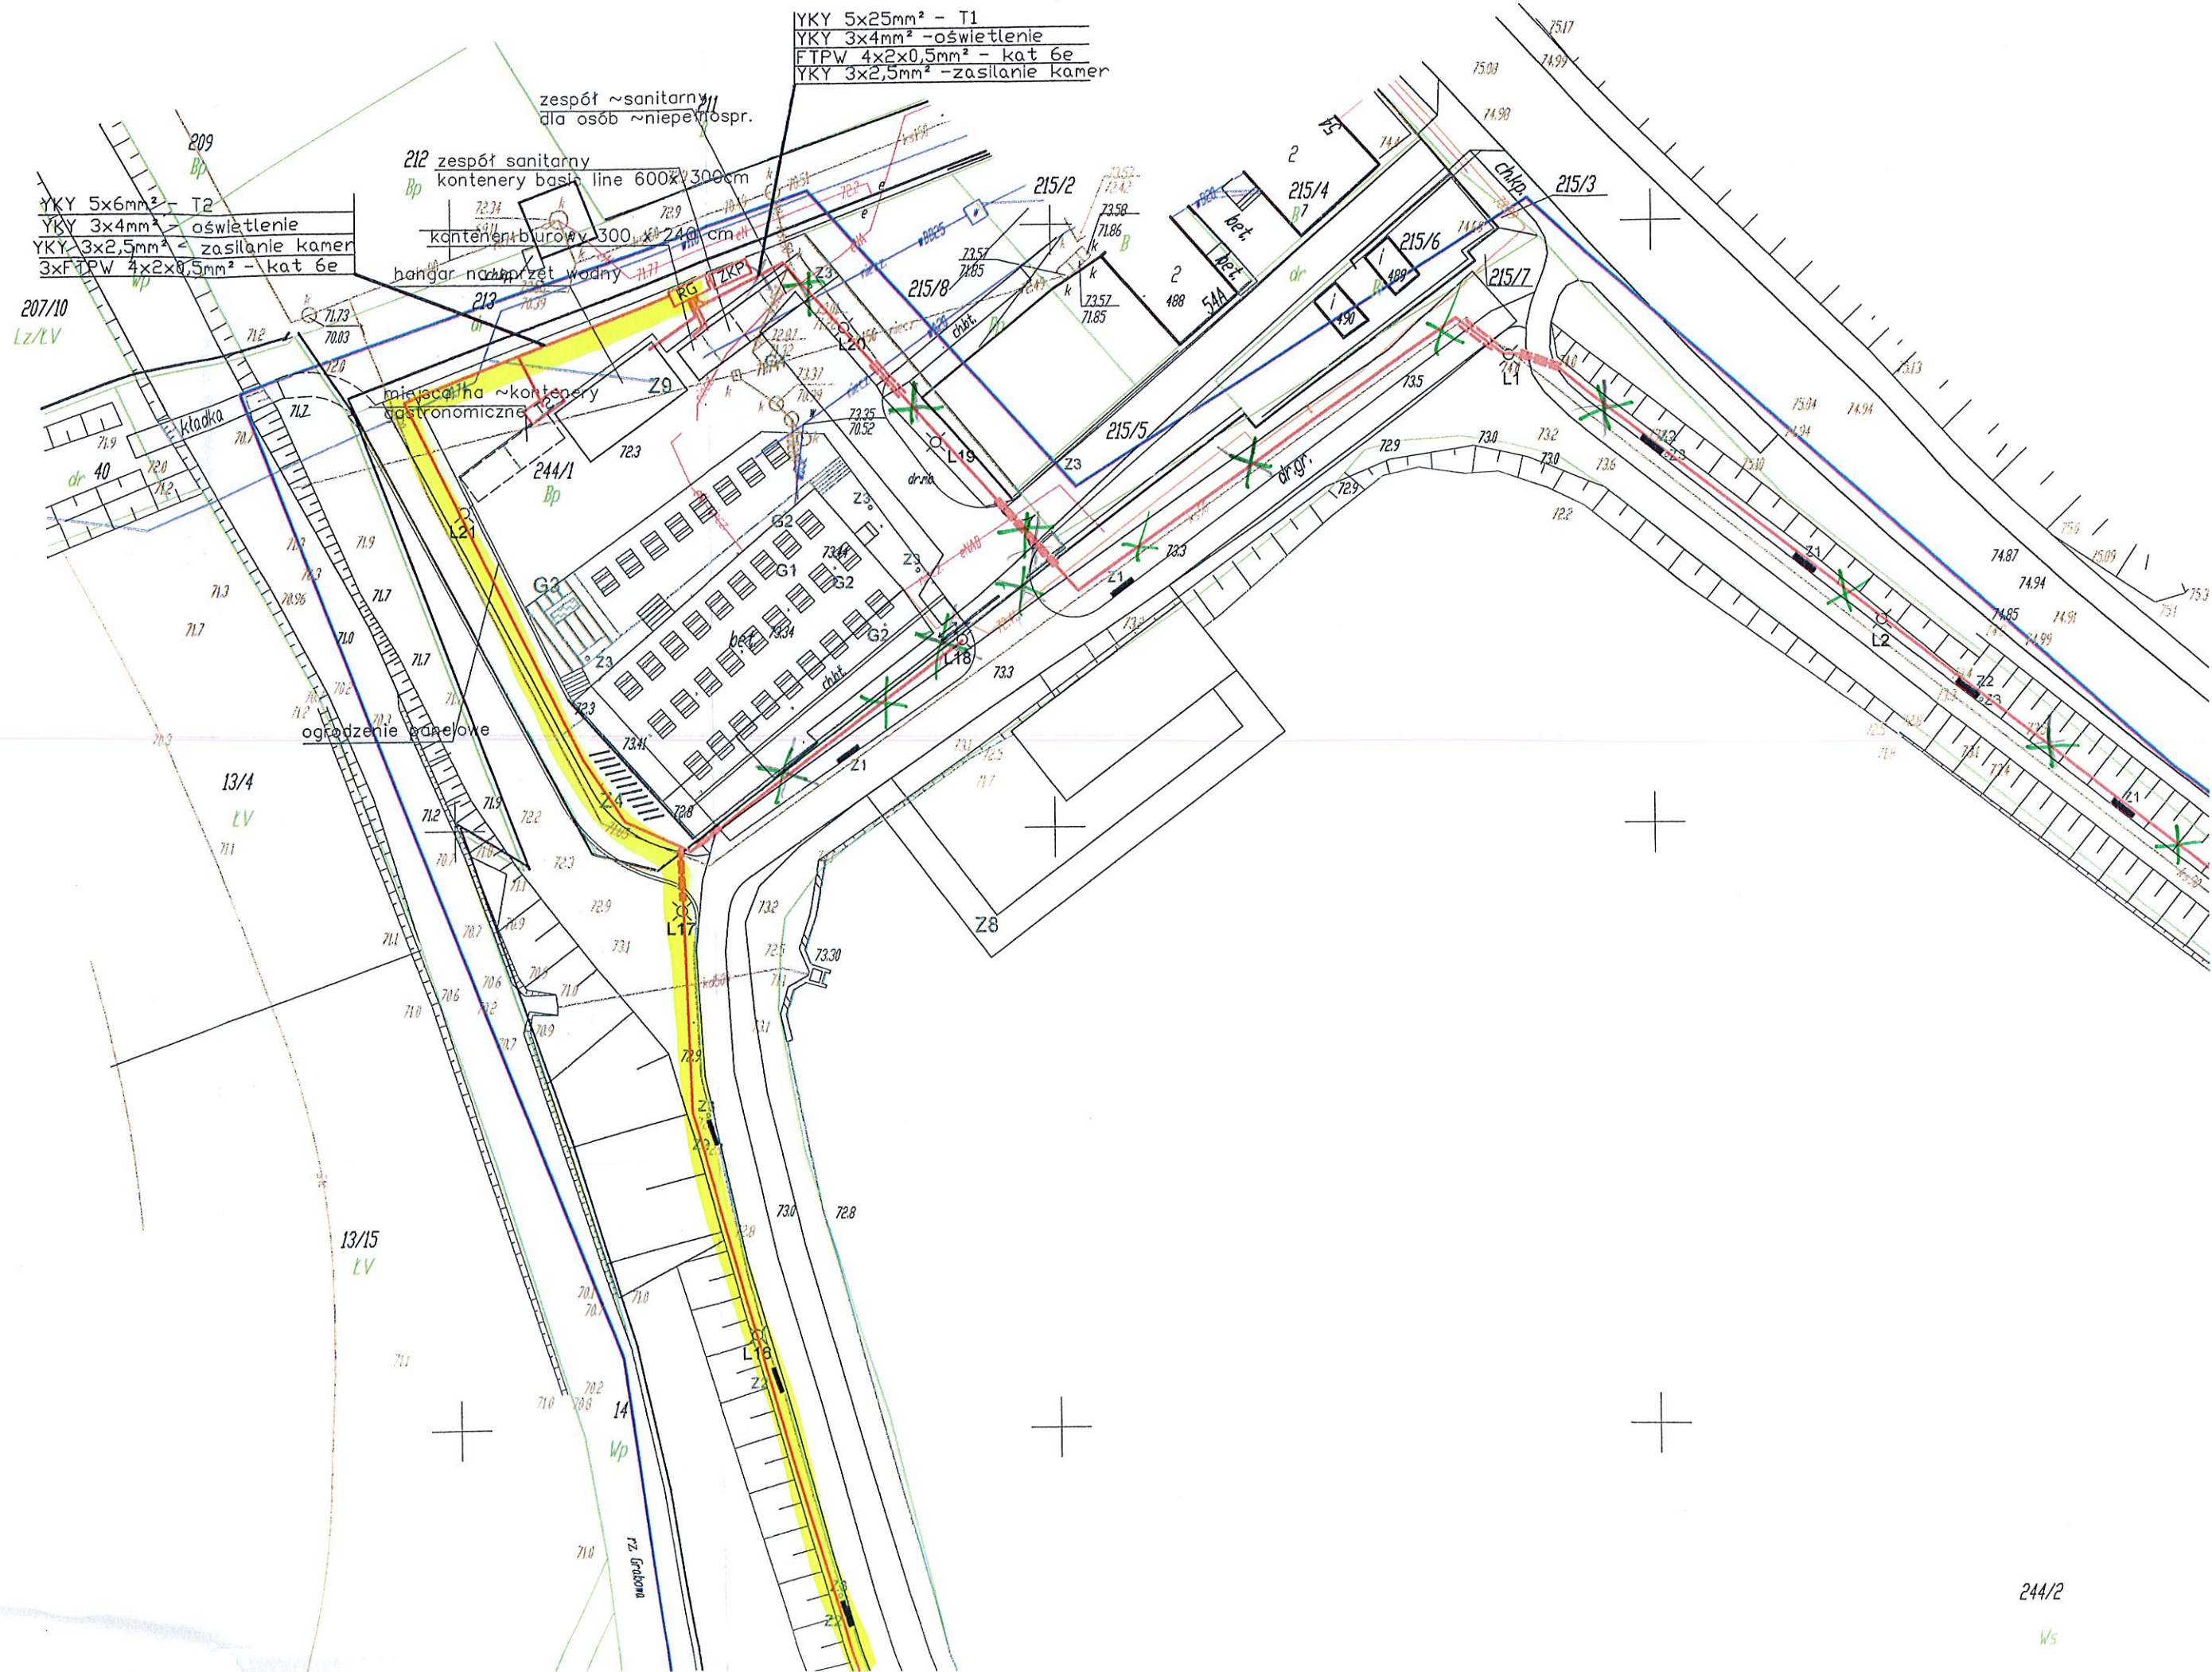

PROJEKT ZAGOSPODAROWANIA TERENU

