

Starosta Koszaliński
Dokumentacja projektowa nr
GK.6630.147.2023
była przedmiotem narady
koordynacyjnej przeprowadzonej
za pomocą środków
komunikacji elektronicznej
zakończon~~e~~ w dniu: 01-03-2023

Z up. Starosty
Beata Latkowska
Geodeta

**PRZEWODNICZĄCY NARADY
KOORDYNACYJNEJ**

MAPA DO CELÓW PROJEKTOWYCH

Jednostka ewidencyjna: 320906_5 Polanów
Dobre: Działowo [0201], dz. 21, 12, 13, 14/2, 391/1, 15
Dobre: Rosocha [0209] dz. 1, 65/2, 65/1

Wykonęł
Usługi geodezyjno-kartograficzne
"GED MAJ" Piotr Majczak
Noszko 16/2 78-200 Biłogard
NIP 672-150-53-54, REGON 32044632

Sekcje napy: 5216.332521, 5216.332522, 5216.332524, 5216.332542
5216.332544, 5215.330522, 5215.340111, 5215.330524, 5215.340113,
5215.340131, 5215.340132, 5215.340611, 5215.340612, 5215.340621,
5215.340623, 5215.340624, 5215.340641, 5215.340642, 5215.340644

100

Obszar opracowania _____
Działanie kancelaryjne _____
pracy geodezyjnej _____ GK.6640.3362.2022

Data opracowania: 15.01.2022 r.

W zakresie pomiaru nie badano istnienia obciążeń nieruchomości w postaci służebności przechodu lub przejazdu.

Oświadczam, że niniejszy dokument został opracowany w wyniku prac geodezyjnych i kartograficznych, których rezultaty zawiera oparta na technicznych wpisach do ewidencji i materiałów państwowego zasobu geodezyjnego i kartograficznego. Jednocześnie informuję, że jestem świadomy odpowiedzialności karnej za złożenie fałszywego oświadczenia.

Organ prowadzący państwowy zasób
geodezyjny i kartograficzny

STARDISTA KISZALÍNSKI


Data wpisania operatu technicznego
do ewidencji materiałów zosobu:

Protokół weryfikacji z dnia 8.02.2023r.

Imię, nazwisko, numer uprawnień

nr GK6640.3362.2022_37148
Piotr Małczok

SCHEMAT ŁĄCZENIA ARKUSZY

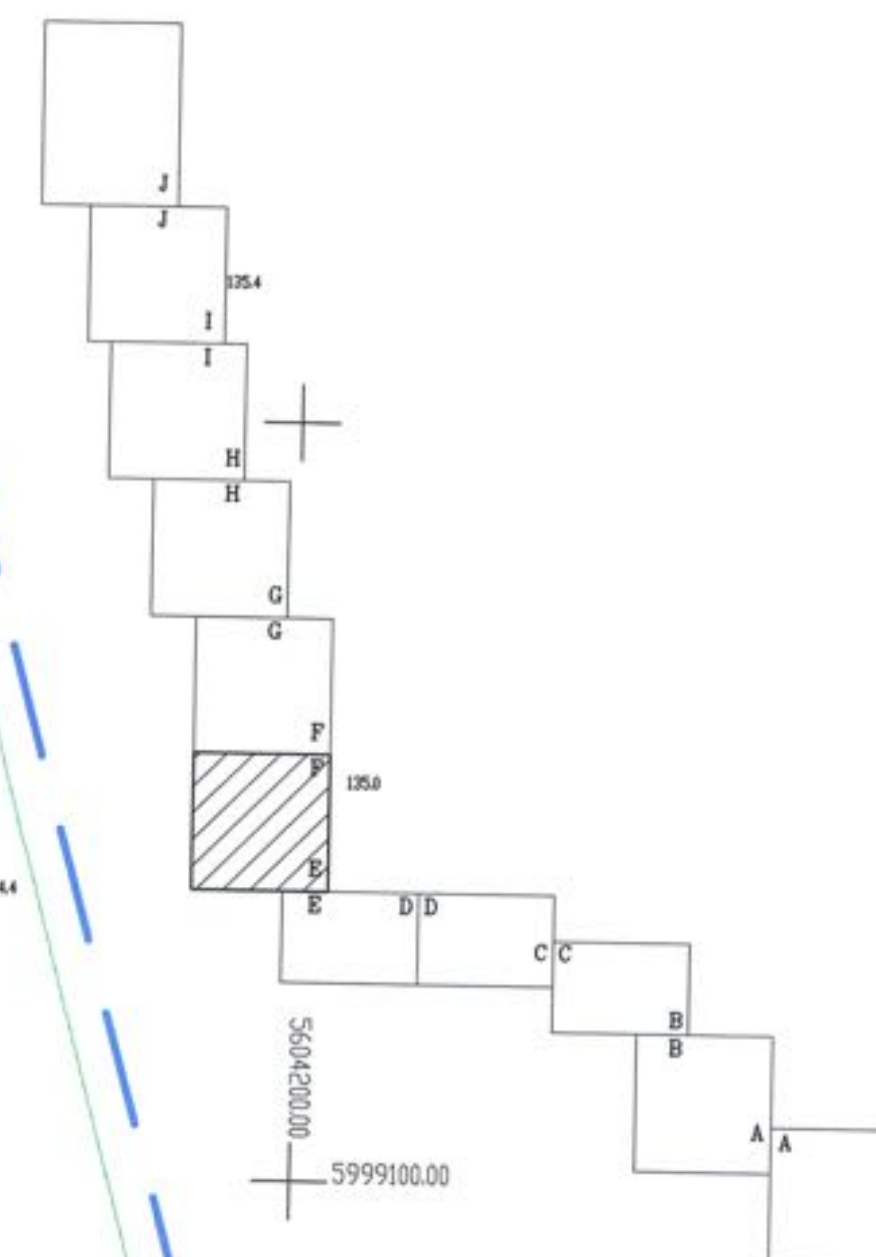

LEGENDA:

— PROJEKTOWANA SIĘĆ WODOCIĄGOWA

3 PROJEKTOWANY HYDRANT

IMIE I KOGNA
PROJEKT ZABUDOWY I ZAGOSPODAROWANIA TERENU
BUDOWY SIECI WODOCIĄGOWEJ Ø110PE
TRASA ROSOCHA-DĄDZEWÓ

PROJEKTOWAŁ:	mgr inż. Deriusz Budzisz	mgr. ZAP/01/41/2002/005 w sprawie planowania w zakresie służb, inspekcji i cz. eksploatacji, kontroli i nadzoru technicznego	STADIUM	PB
SPRAWDZIŁ:	mgr inż. Grzegorz Wloch	mgr. ZAP/01/41/2002/005 w sprawie planowania w zakresie służb, inspekcji i cz. eksploatacji, kontroli i nadzoru technicznego	DATA	02.2002

PROJEKT BUDOWLANY SIECI WODOCIĄGOWEJ WRAZ Z PRZYŁĄCZAMI W M. DADZEWO I ROSOCHA-DADZEWO, GMINA POŁANÓW		SKALA 1:500	NR RYSUNKU 7
---	--	----------------	-----------------

POTWIERDZAM ZGODNOŚĆ KOPII
Z ORYGINAŁEM MAPY DO CEŁOW
PROJEKTOWYCH

mgr inż. Dariusz Budzisz
Uprawnienia budowlane do projektowania
i kierowania robotami budowlanymi
bezpograniczeń w specjalności instalacyjnej
w zakresie sieci, instalacji i urządzeń sanitarnych
Nr ewid. ZAP/0141/PWOS/M/S