

Starosta Koszaliński
Dokumentacja projektowa nr
GK.6630.147.2023
była przedmiotem narady
koordynacyjnej przeprowadzonej
za pomocą środków
komunikacji elektronicznej
zakończonej w dniu: 01-03-2023

Z up. Starosty
Beata Łatkowska
Geodeta

PRZEWODNICZĄCY NARADY
KOORDYNACYJNEJ

MAPA DO CELÓW PROJEKTOWYCH

Jednostka ewidencyjna: 320906_5 Polaków
Dobre: Działdowo [0201], dz. 21, 12, 13, 14/2, 391/1, 15
Dobre: Rosocha [0209]dz. 1, 65/2, 65/1

Wykonuł
Usługi geodezyjno-kartograficzne
"GEO MAJ" Piotr Majczak
Noszko 16/2 79-200 Białogard
NIP 672-158-53-54, REGON 320446350

UkŁtŁd wysokořciowy PL-EVRF 2007-NH

Doszar opracowania: 
 Oznaczenie kancelaryjne
 pracy geodezyjnej: GK.6648.3362.2022
 Data opracowania: 15.01.2022 r.

W zakresie pomiaru nie badano istnienia obciążenia γ_{pr} w postaci służebności przechodu lub przejazdu.

Oświadczam, że niniejszy dokument został opracowany w wyniku prac geodezyjnych i kartograficznych, których rezultaty zawiera operat techniczny wpisany do ewidencji materiałów państwowego zasobu geodezyjnych i kartograficznych. Jednocześnie informuję, że jestem świadomy odpowiedzialności karnej za złożenie fałszywego oświadczenia.

Organ prowadzący państwowy zasób
geodezyjny i kartograficzny

STAROSTA KOSZALIŃSKI


Data wpisania operatu technicznego
do ewidencji materiałów zasobu.

Protokół weryfikacji z dnia 8.02.2023r
nr GK.6640.3362.2022_37148

Imię, nazwisko, numer uprawnień
kierownika prac geodezyjnych

Piotr Majtczak
Numer uprawnień zawodowych - 20766 (1,2)

SCHEMAT ŁĄCZENIA ARKUSZY

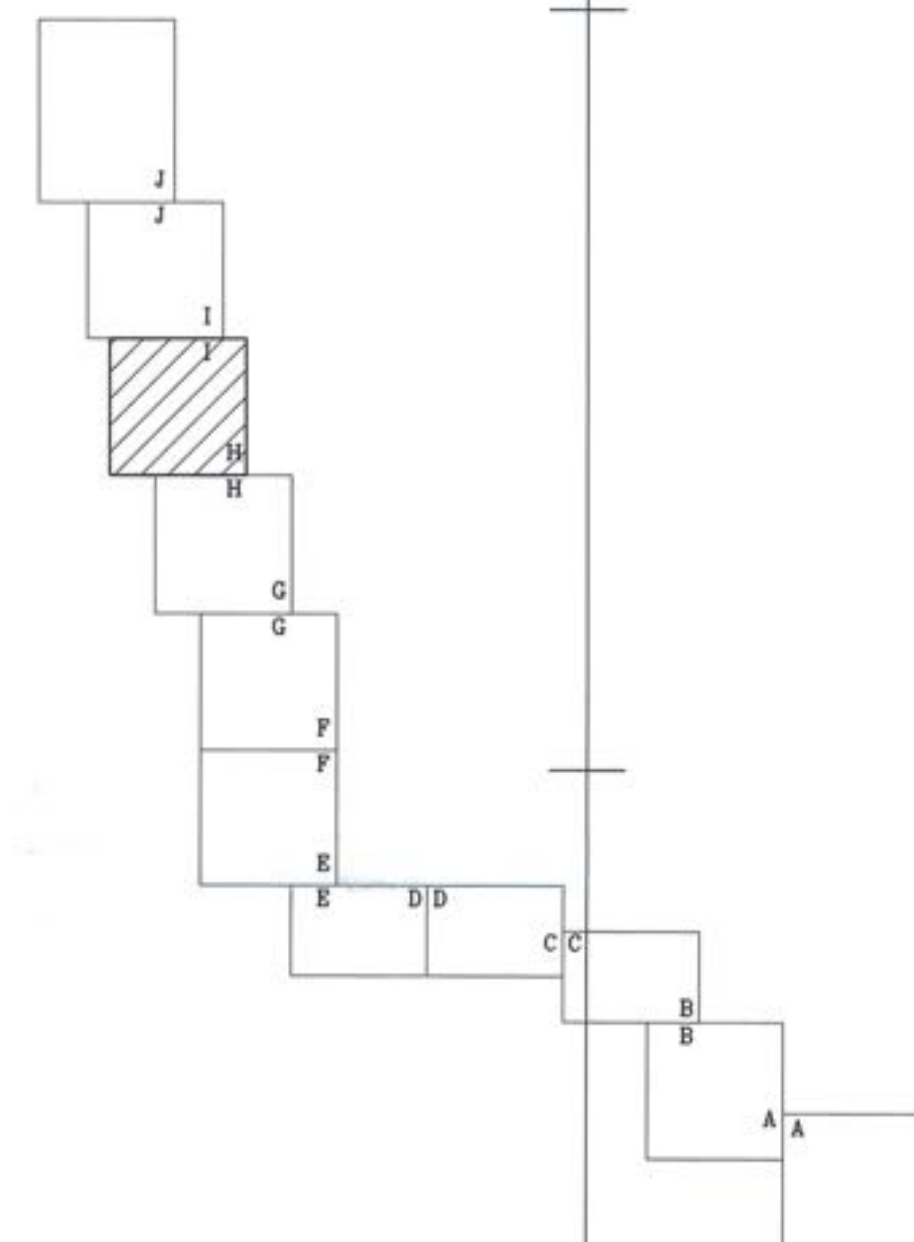

POTWIERDZAM ZGODNOŚĆ KOPII
Z ORYGINAŁEM MAPY DO CELÓW
PROJEKTOWYCH

mgr inż. Dariusz Budzisz
Upewnienia budowlane, do projektowania
i kierowania robotami budowlanymi
bez ograniczeń w specjalności instalacyjnej
z wyjątkiem sieci instalacji urządzeń sanitarnych
01.01.2010 12:11:05

LEGENDA:
— PROJEKTOWANA SIEĆ WODOCIĄGOWA
— PROJEKTOWANY HYDRANT

PROJEKT ZABUDOWY I ZAGOSPODAROWANIA TERENU
BUDOWY SIECI WODOCIĄGOWEJ Ø110PE
TRASA ROSOCHA-DADZEWO

PROJEKTOWAŁ:	mgr inż. Dariusz Budzisz	mgr ZAP. 0141/PW05/06 w sprawie zadania w zakresie studiów, badań, projektowania, wyliczeń, ocen, weryfikacji, kontroli i nadzoru	STADIUM	PB
SPRAWDZIŁ:	mgr inż. Grzegorz Wloch	mgr ZAP. 0141/PW05/06 w sprawie zadania w zakresie studiów, badań, projektowania, wyliczeń, ocen, weryfikacji, kontroli i nadzoru	DATA	02.02.2023

DZI. 10.04.2017 PROJEKT BUDOWLANY SIECI WODOCIĄGOWEJ WRAZ Z PRZELĄZANAMI W M. DĄDZEWO I ROSOCHA-DĄDZEWO, GMINA POŁANÓW		SKALA 1:500	NR RYSUNKU 10
---	--	----------------	------------------