


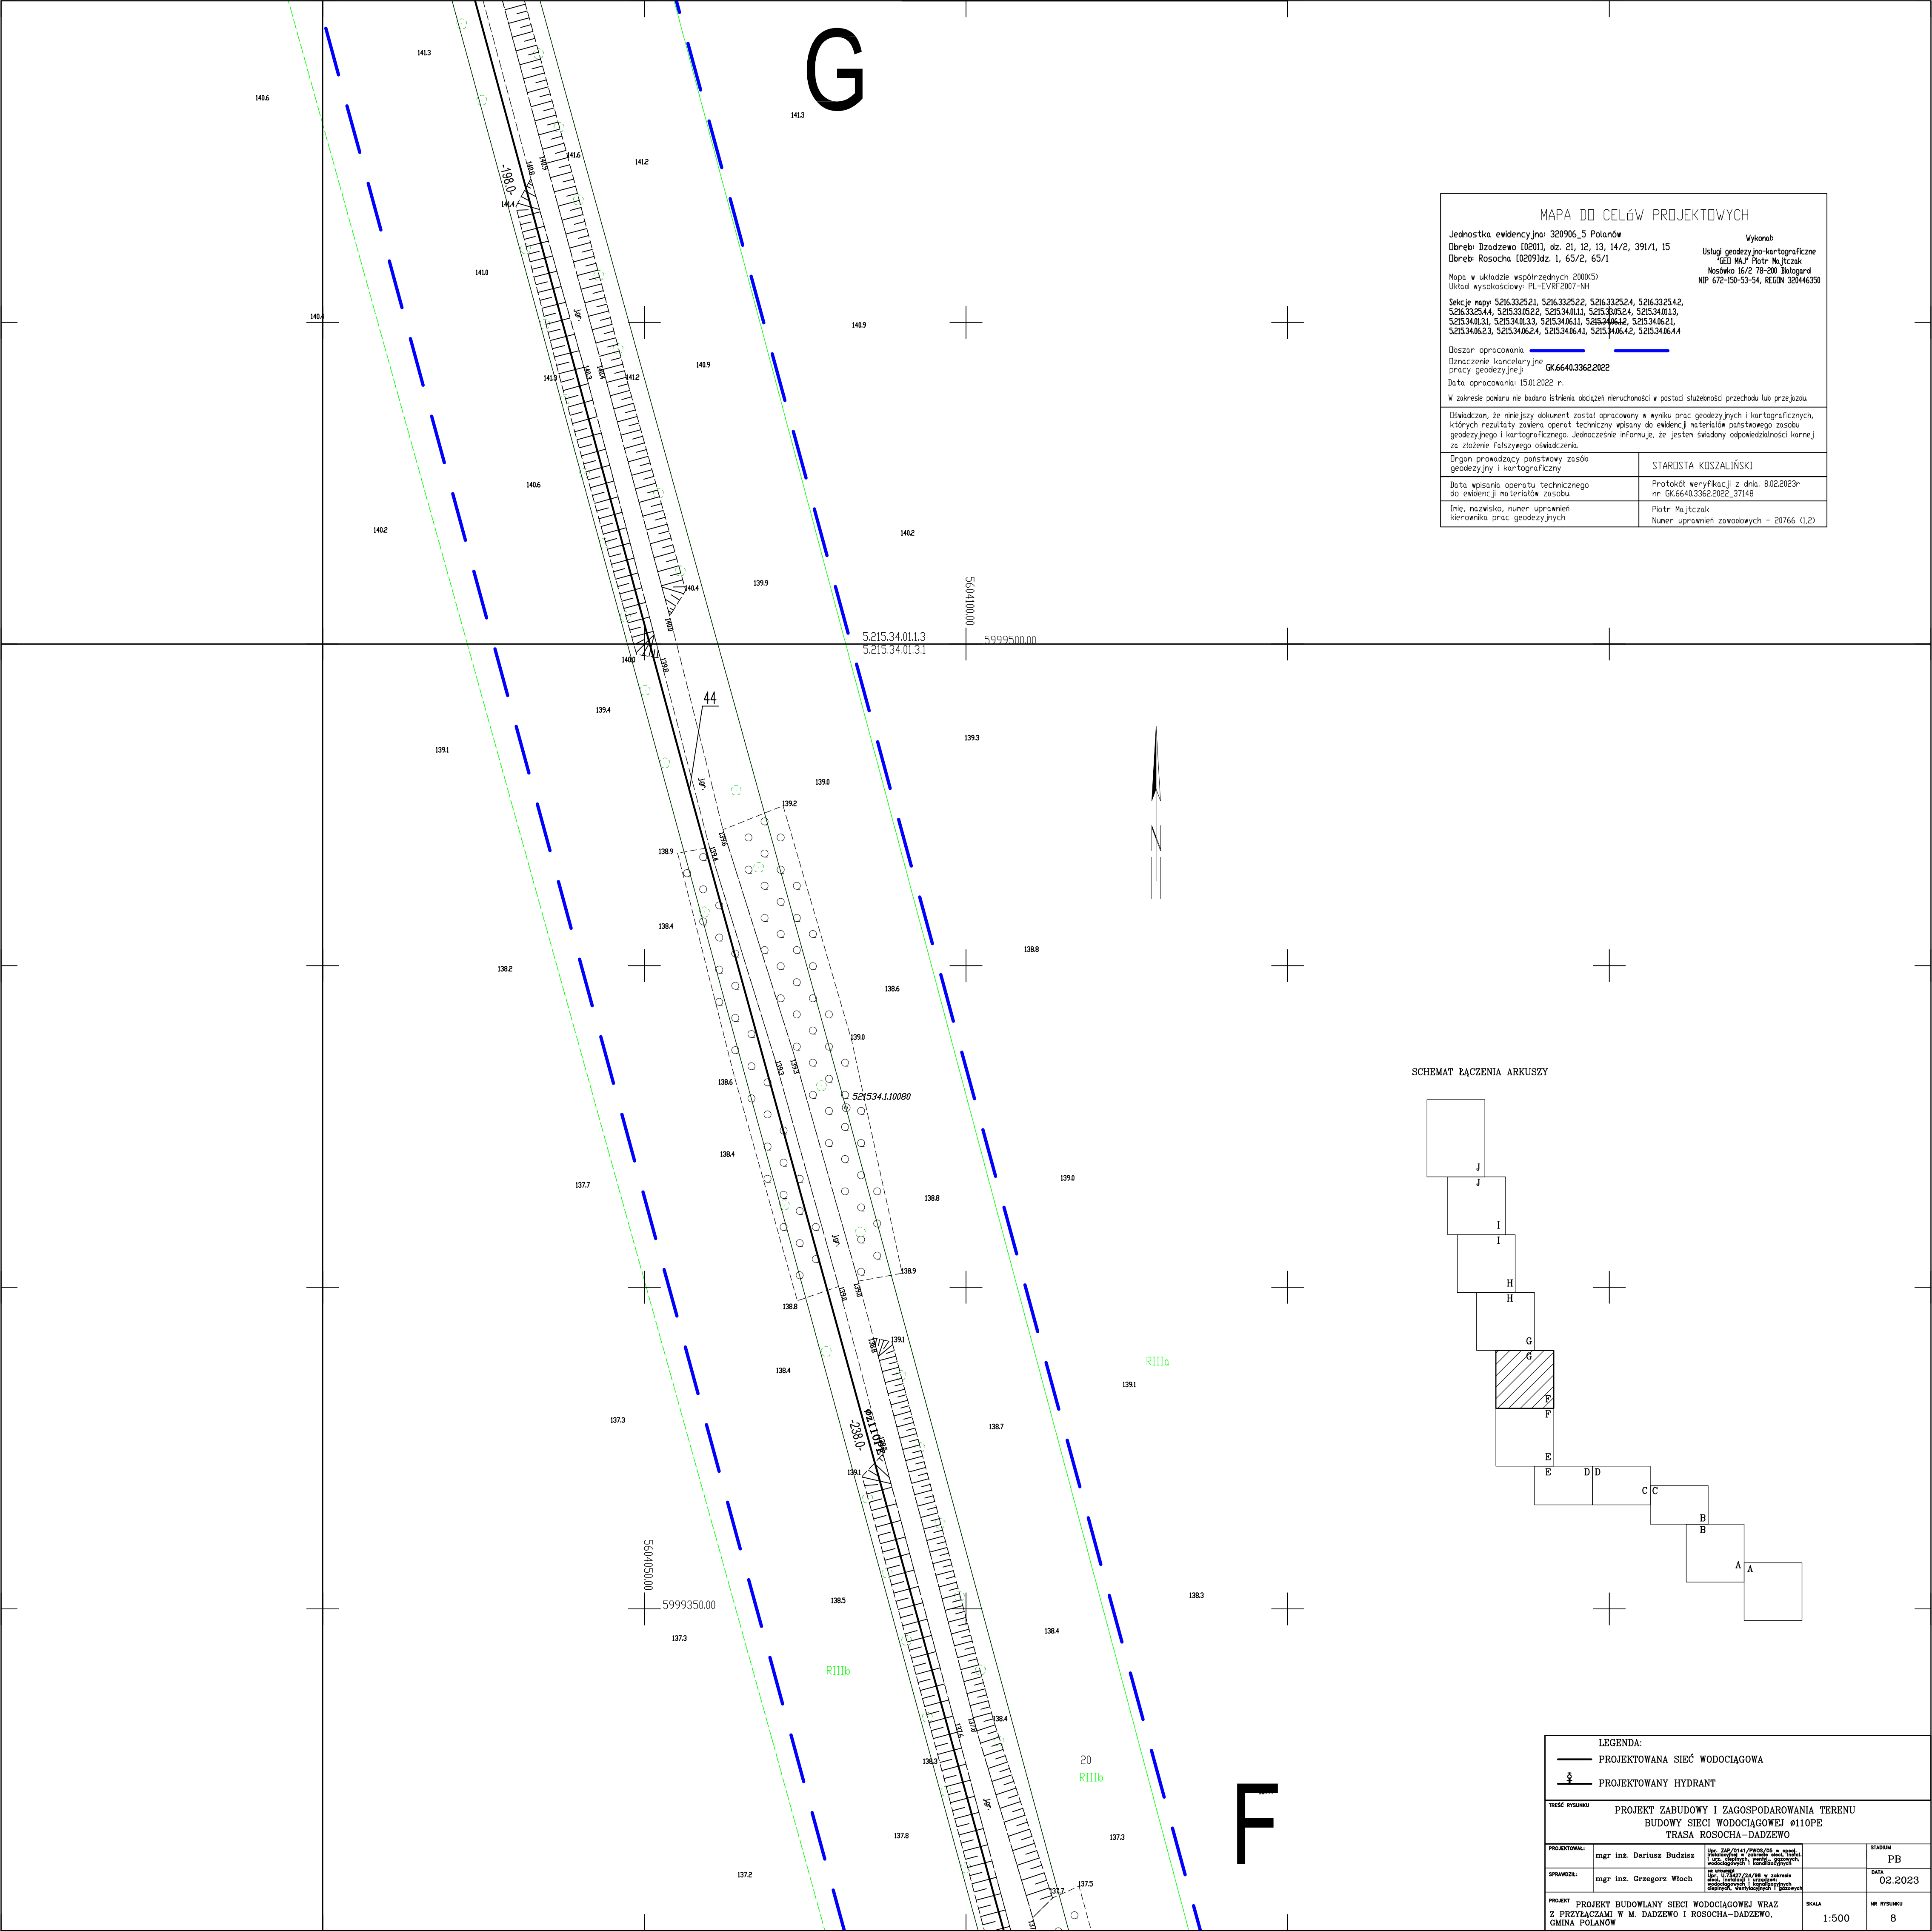

MAPA DO CELÓW PROJEKTOWYCH

Jednostka ewidencyjna: 320906_5 Polanów
Dobreń Dądzewo (0201), dz. 21, 12, 13, 14/2, 391/1, 15
Dobreń Rosocha (0209)dz. 1, 65/2, 65/1

Wykonał:
Usługi geodezyjno-kartograficzne
TŁD MAJ Piotr Majczak
Nasadowo 16/2 79-200 Białogard
NIP 672-150-53-54, REGON 328446350

Mapa w układzie współrzędnych 2000(S)
Układ wysokościowy: PL-EVRF 2007-NH

Sekcje mapy: 5216.332521, 5216.332522, 5216.332524, 5216.332542, 5216.332544, 5215.330522, 5215.340111, 5215.340524, 5215.340113, 5215.340131, 5215.340133, 5215.340611, 5215.340642, 5215.340621, 5215.340623, 5215.340624, 5215.340641, 5215.340642, 5215.340644

Doszper opracowania
Dzielnice kancelaryjne
pracy geodezyjnej: GK.6640.3362.2022


Data opracowania: 15.01.2022 r.

V zakresie planu nie badano istnienia obciążen nieruchomości w postaci służebności przechodu lub przejazdu

Oświadczam, że niniejszy dokument został opracowany w wyniku prac geodezyjnych i kartograficznych, których rezultaty zawiera operat techniczny wpisany do ewidencji materiałów państwowego zasobu geodezyjnego i kartograficznego. Jednocześnie informuję, że jestem świadomy odpowiedzialności karnej za złożenie fałszywego oświadczenia.

Organ prowadzący państwowy zasób geodezyjny i kartograficzny	STAROSTA KOSZALIŃSKI
Data wpisania operatu technicznego do ewidencji materiałów zasobu	Protokół weryfikacji z dnia: 8.02.2023r. nr GK.6640.3362.2022_37148
Imię, nazwisko, numer uprawnień kierownika prac geodezyjnych	Piotr Majczak Numer uprawnień zawodowych - 20766 (1,2)

SCHEMAT ŁĄCZENIA ARKUSZY

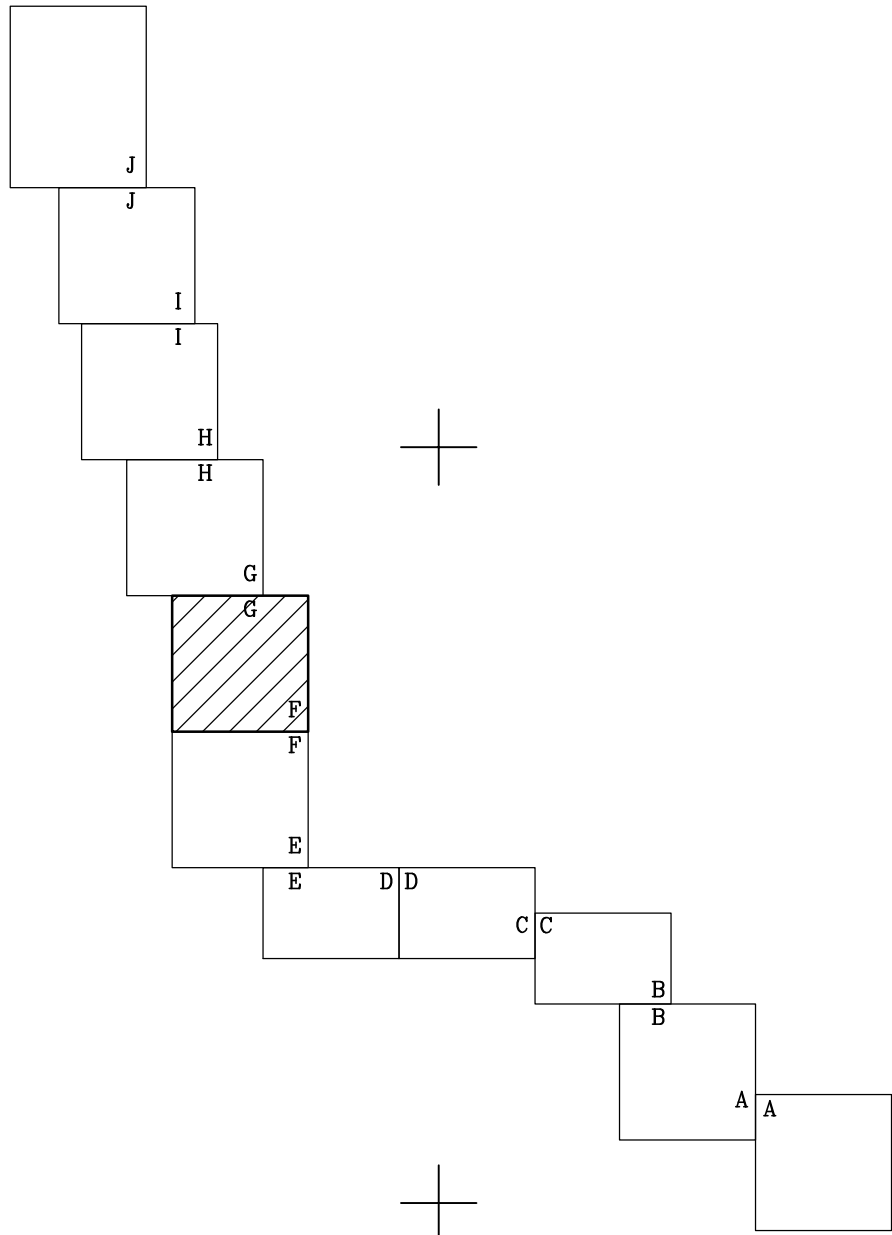

LEGENDA:
— PROJEKTOWANA SIĘĆ WODOCIĄGOWA
— PROJEKTOWANY HYDRANT

TREŚĆ RYSUNKU
PROJEKT ZABUDOWY I ZAGOSPODAROWANIA TERENU
BUDOWY SIĘCI WODOCIĄGOWEJ Ø110PE
TRASA ROSOCHA-DĄDZEWÓ

PROJEKTOWAŁ:	mgr inż. Dariusz Budzisz	mgr. inż. Dariusz Budzisz mgr. inż. Grzegorz Włoch mgr. inż. Dariusz Budzisz mgr. inż. Grzegorz Włoch mgr. inż. Dariusz Budzisz mgr. inż. Grzegorz Włoch	STADIUM PB
OPRAWIŁ:	mgr inż. Grzegorz Włoch	mgr. inż. Dariusz Budzisz mgr. inż. Grzegorz Włoch mgr. inż. Dariusz Budzisz mgr. inż. Grzegorz Włoch mgr. inż. Dariusz Budzisz mgr. inż. Grzegorz Włoch	DATA 02.2023
PROJEKT	PROJEKT BUDOWLANY SIĘCI WODOCIĄGOWEJ WRAZ Z PRZYZŁĄCZAMI W M. DĄDZEWÓ I ROSOCHA-DĄDZEWÓ, GMINA POLANÓW	SKALA 1:500	NR RYSUNKU 8