


RZUT DACHU 1:200

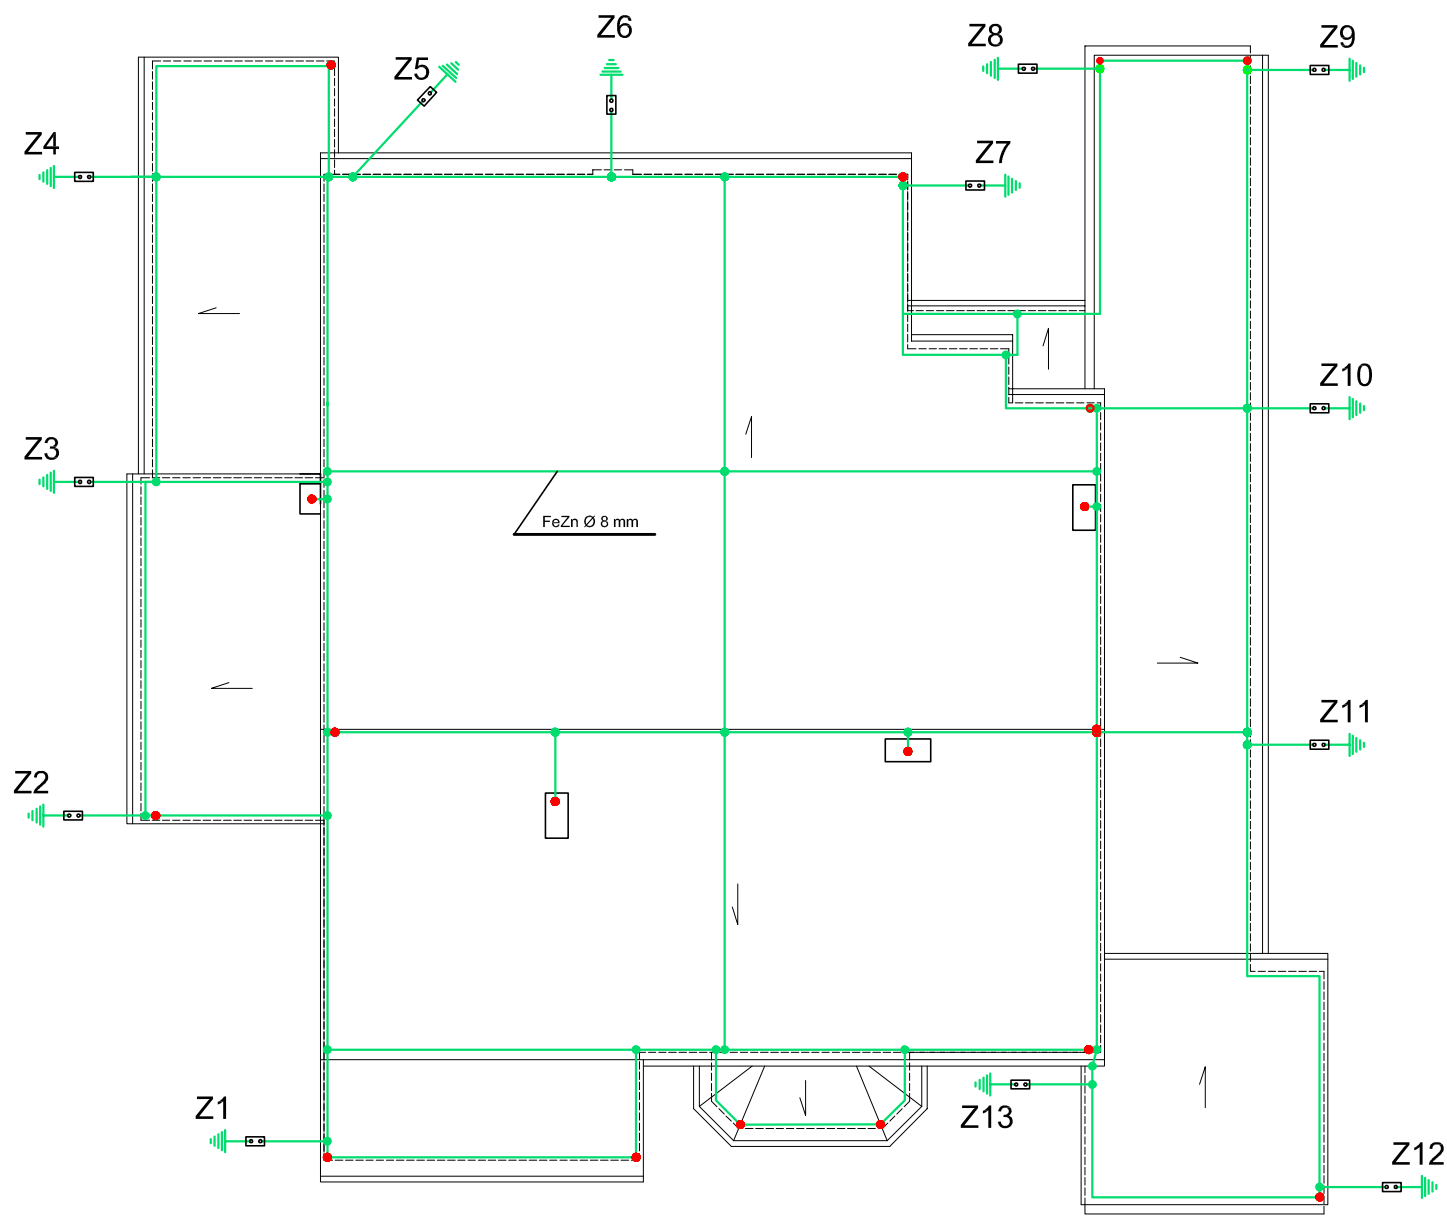

- LEGENDA:
- Iglica FeZn Ø 8 mm 50 cm
 - miejsce połączenia siatki zwodów
 - ⏏ złącze kontrolne z uziemieniem

Temat: Projekt udowlany instalacji odgromowej budynku Polanowskiego Ośrodka Kultury i Sportu				
Treść: Rzut dachu – instalacja odgromowa				
Inwestor: Polanowski Ośrodek Kultury i Sportu ul. Polna 4, 76–010 Polanów				
Opracował:	mgr inż. Andrzej Majkowski	57/W/98		Skala: 1:200
Projektował:	mgr inż. Maria Pałak	UAN/N/7210/26/90		01.2021r.
Sprawdził:				
	Tytuł, imię, nazwisko	Nr uprawnień	Podpis	Rys. 1

DELTA
BIURO AUDYTORA ENERGETYCZNEGO



75-411 Koszalin
ul. Partyzantów 17
tel./fax:(094) 342 54 64
e-mail:biurodelta@wp.pl