


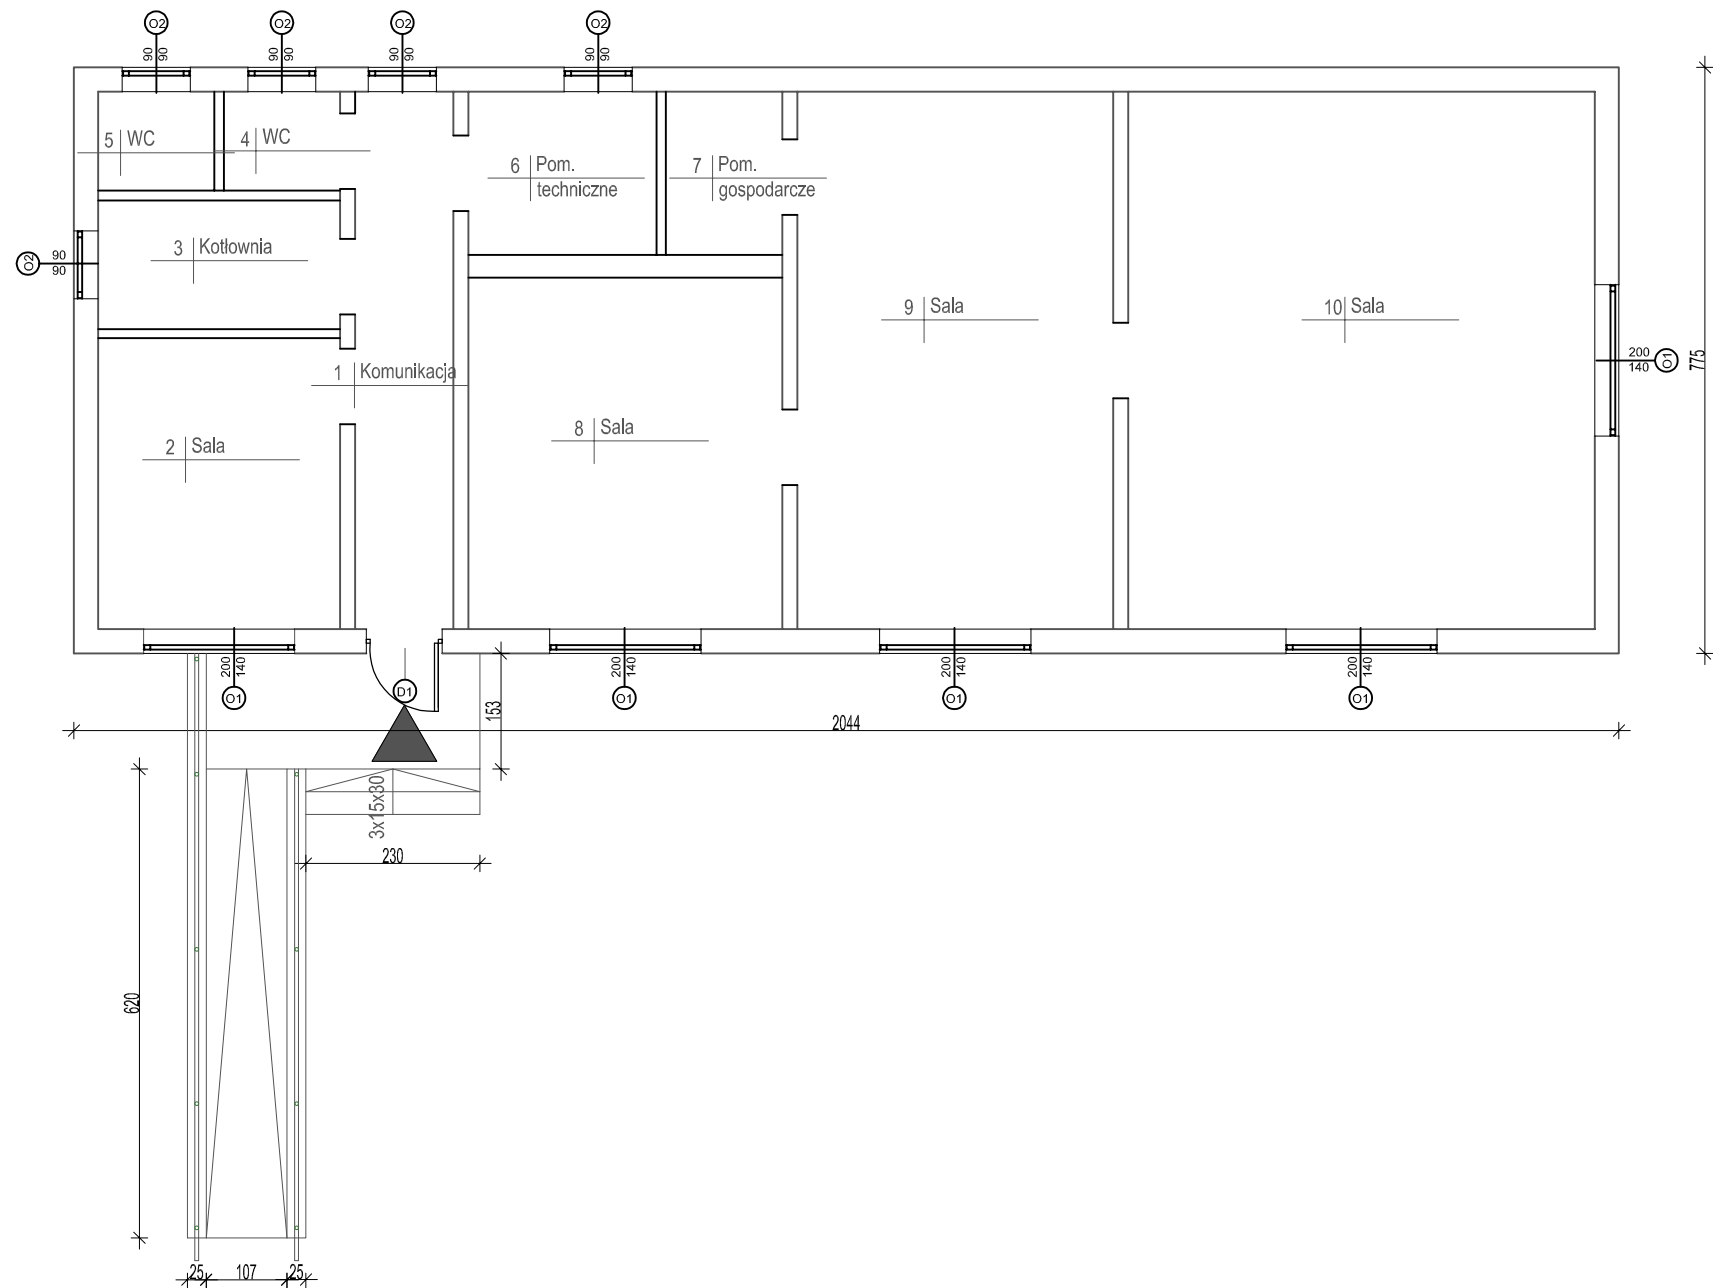

Projekt termomodernizacji budynku pracowni plastycznej
Polanów, ul. Polna 4a, dz. nr 109/1, obr. 4 m. Polanów

Rzut parteru - inwentaryzacja

Inwestor: Gmina Polanów
ul. Wolności 4, 76-010 Polanów

Projektant:	mgr inż. arch.Milena Winnicka	269/LBOKK/2020		czerwiec 2024
				Skala 1:100
Funkcja	Tytuł, Imię, nazwisko	Nr uprawnień	Podpis	Rys.1

DELTA
BIURO AUDYTORA ENERGETYCZNEGO



75-411 Koszalin
ul.Partyzantów 17
tel./fax:(094) 342 54 64
e- mail:bluodelta@wp.pl