


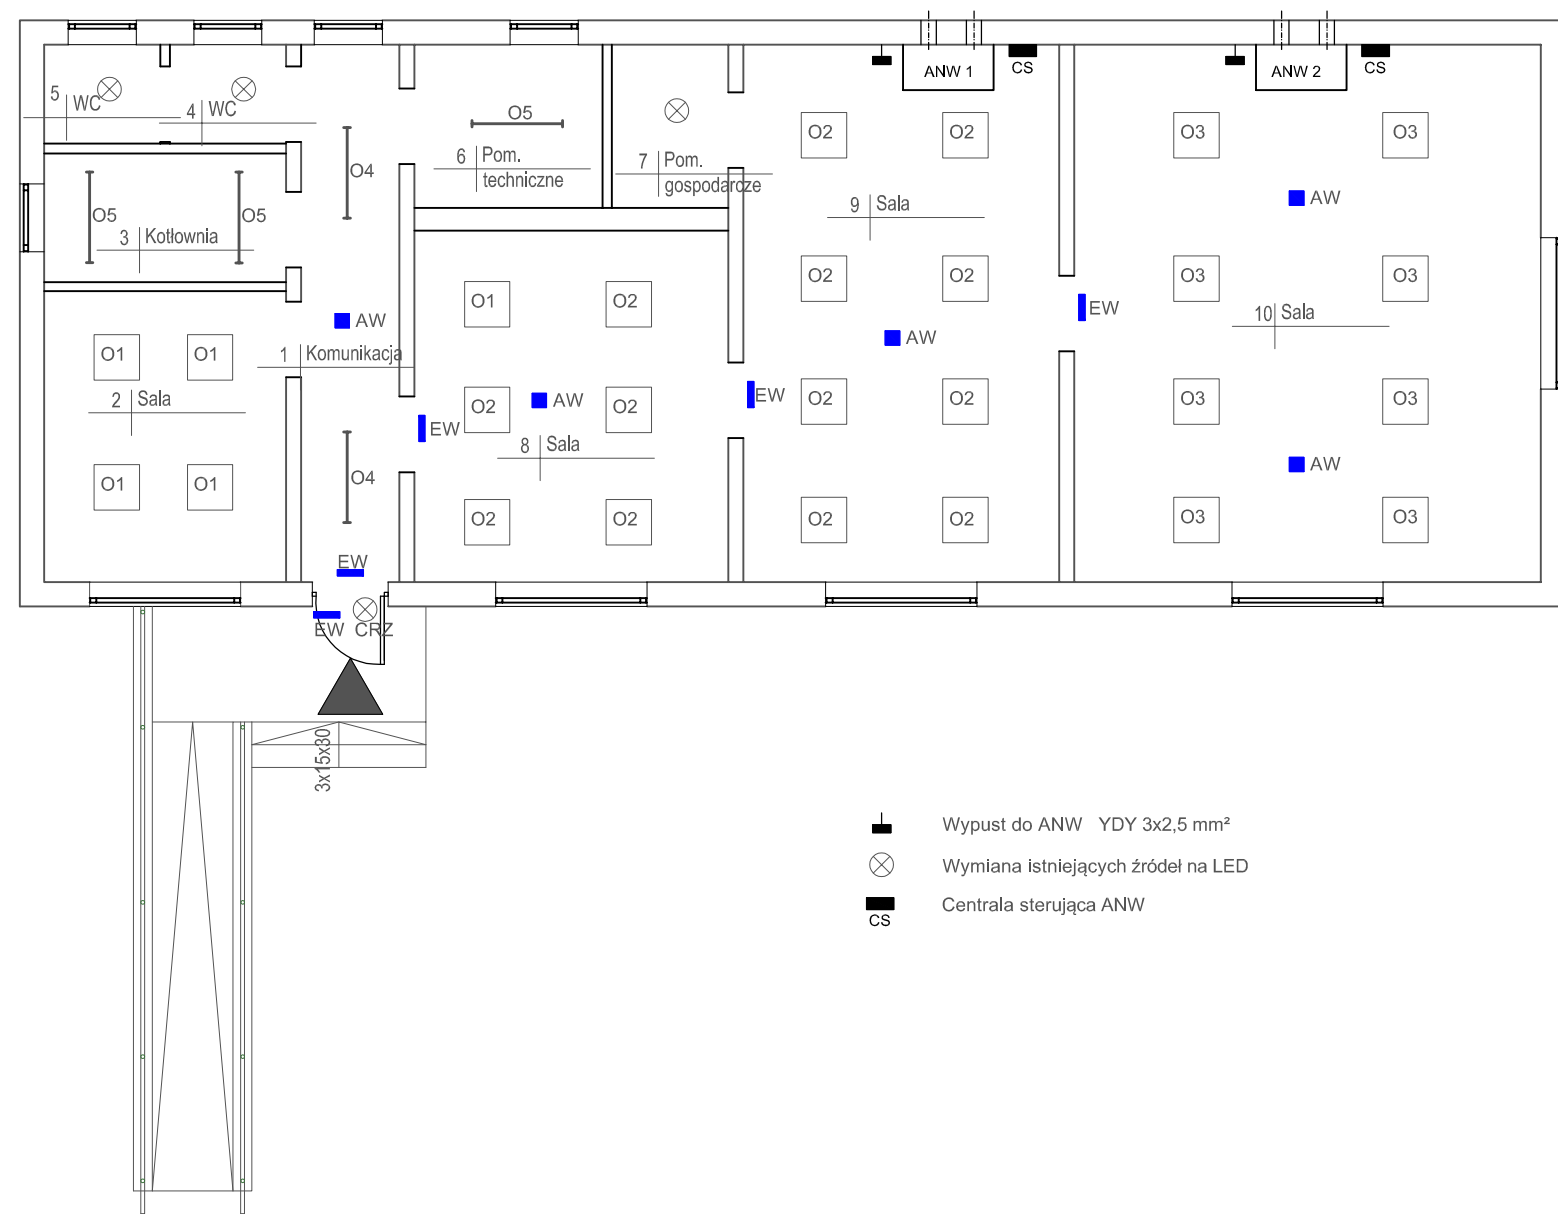

- Wypust do ANW YDY 3x2,5 mm²
- Wymiana istniejących źródeł na LED
- Centrala sterująca ANW

Projekt termomodernizacji budynku pracowni plastycznej POKiS Polanów, ul. Polna 4a, dz. nr 109/1, obr. 4 m. Polanów					DELTA BIURO AUDYTORA ENERGETYCZNEGO  75-411 Koszalin ul. Partyzantów 17 tel./fax: (094) 342 54 64 e- mail: bludodelta@wp.pl
Rzut parteru - oświetlenie wewnętrzne, wentylacja mechaniczna					
Inwestor: Gmina Polanów ul. Wolności 4, 76-010 Polanów					
Projektant:	mgr inż. Piotr Halamski	WKP/0243/POOE/15		czerwiec 2024	
				Skala 1:100	
Funkcja	Tytuł, Imię, nazwisko	Nr uprawnień	Podpis	Rys.1	