


RZUT DACHU 1:100

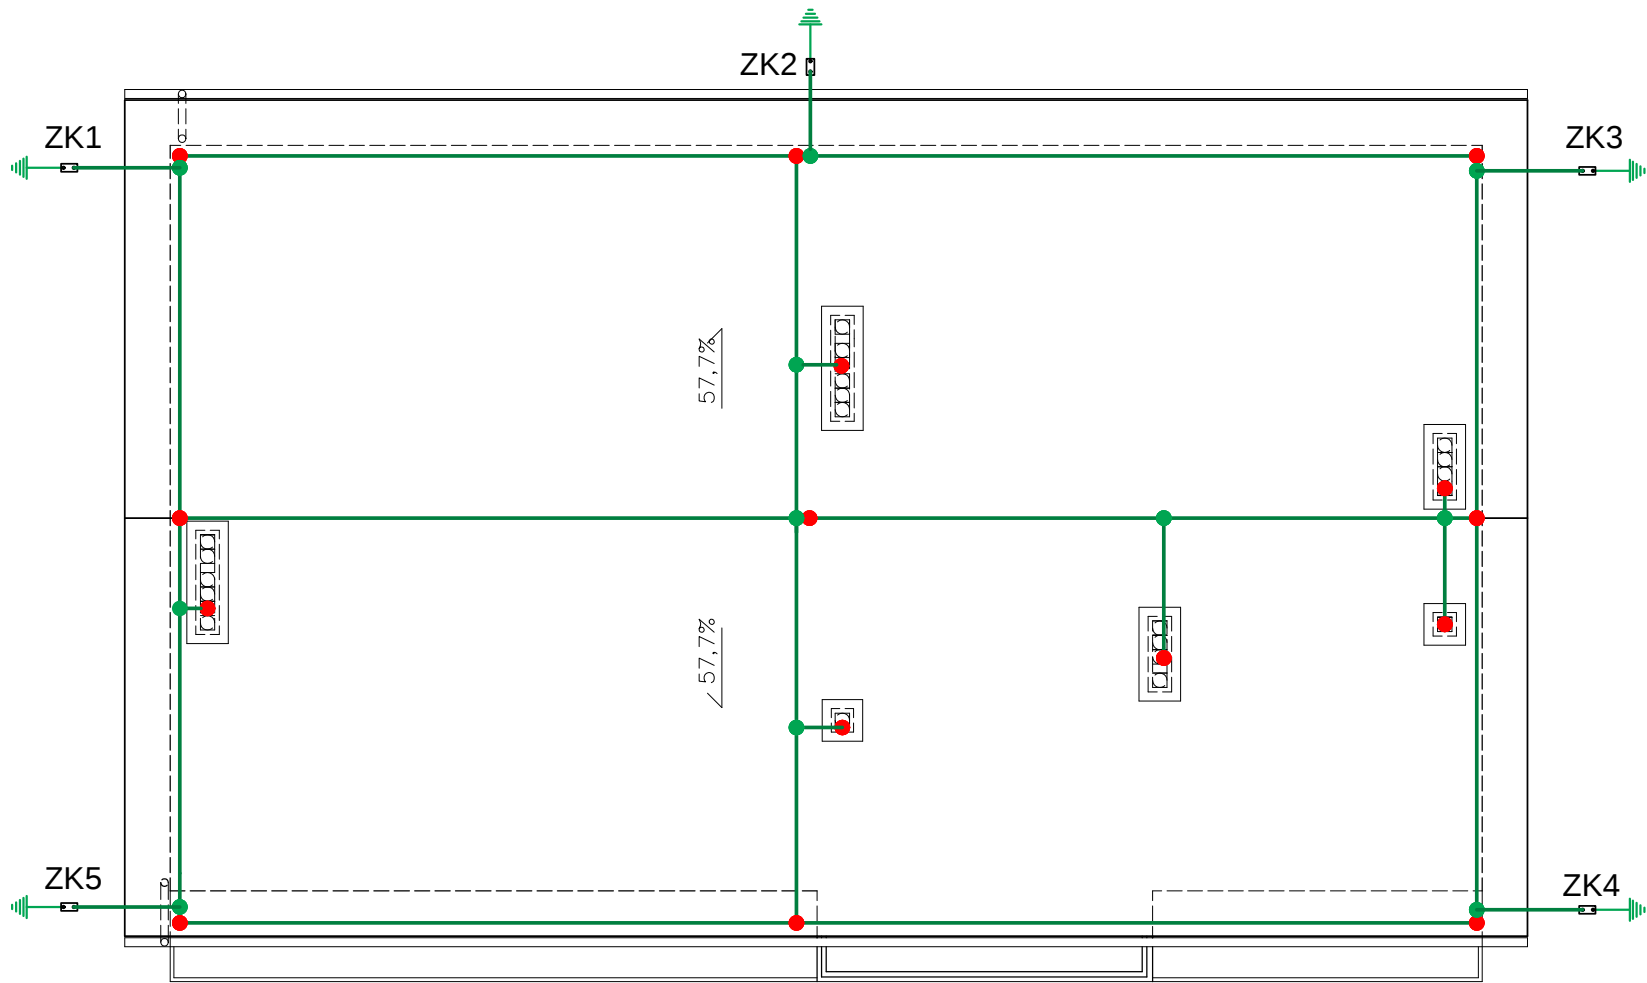

LEGENDA:

- Iglica FeZn Ø 8 mm 40 cm
- miejsce połączenia siatki zwodów
- ⚡ złącze kontrolne z uziemieniem

Temat:		Budynek szatni z zapleczem sanitarnym Polanów, dz. nr 172 obr. 2		
Treść:		Rzut dachu – instalacja odgromowa		
Inwestor:		Gmina Polanów, ul. Wolności 4, 76-010 Polanów		
Opracował:	mgr inż. Andrzej Majkowski	57/W/98		Skala: 1:100
Projektował:	mgr inż. Jerzy Birula	NN-8345/518/82		12.2016r.
Sprawdził:	mgr inż. Piotr Konieczny	21/P/98		
	Tytuł, imię, nazwisko	Nr uprawnień	Podpis	Rys. 4

DELTA
BIURO AUDYTORA ENERGETYCZNEGO



75-525 Koszalin
ul. Piłsudskiego 56
tel./fax: (094) 342 54 64
e-mail: biurodelta@wp.pl