


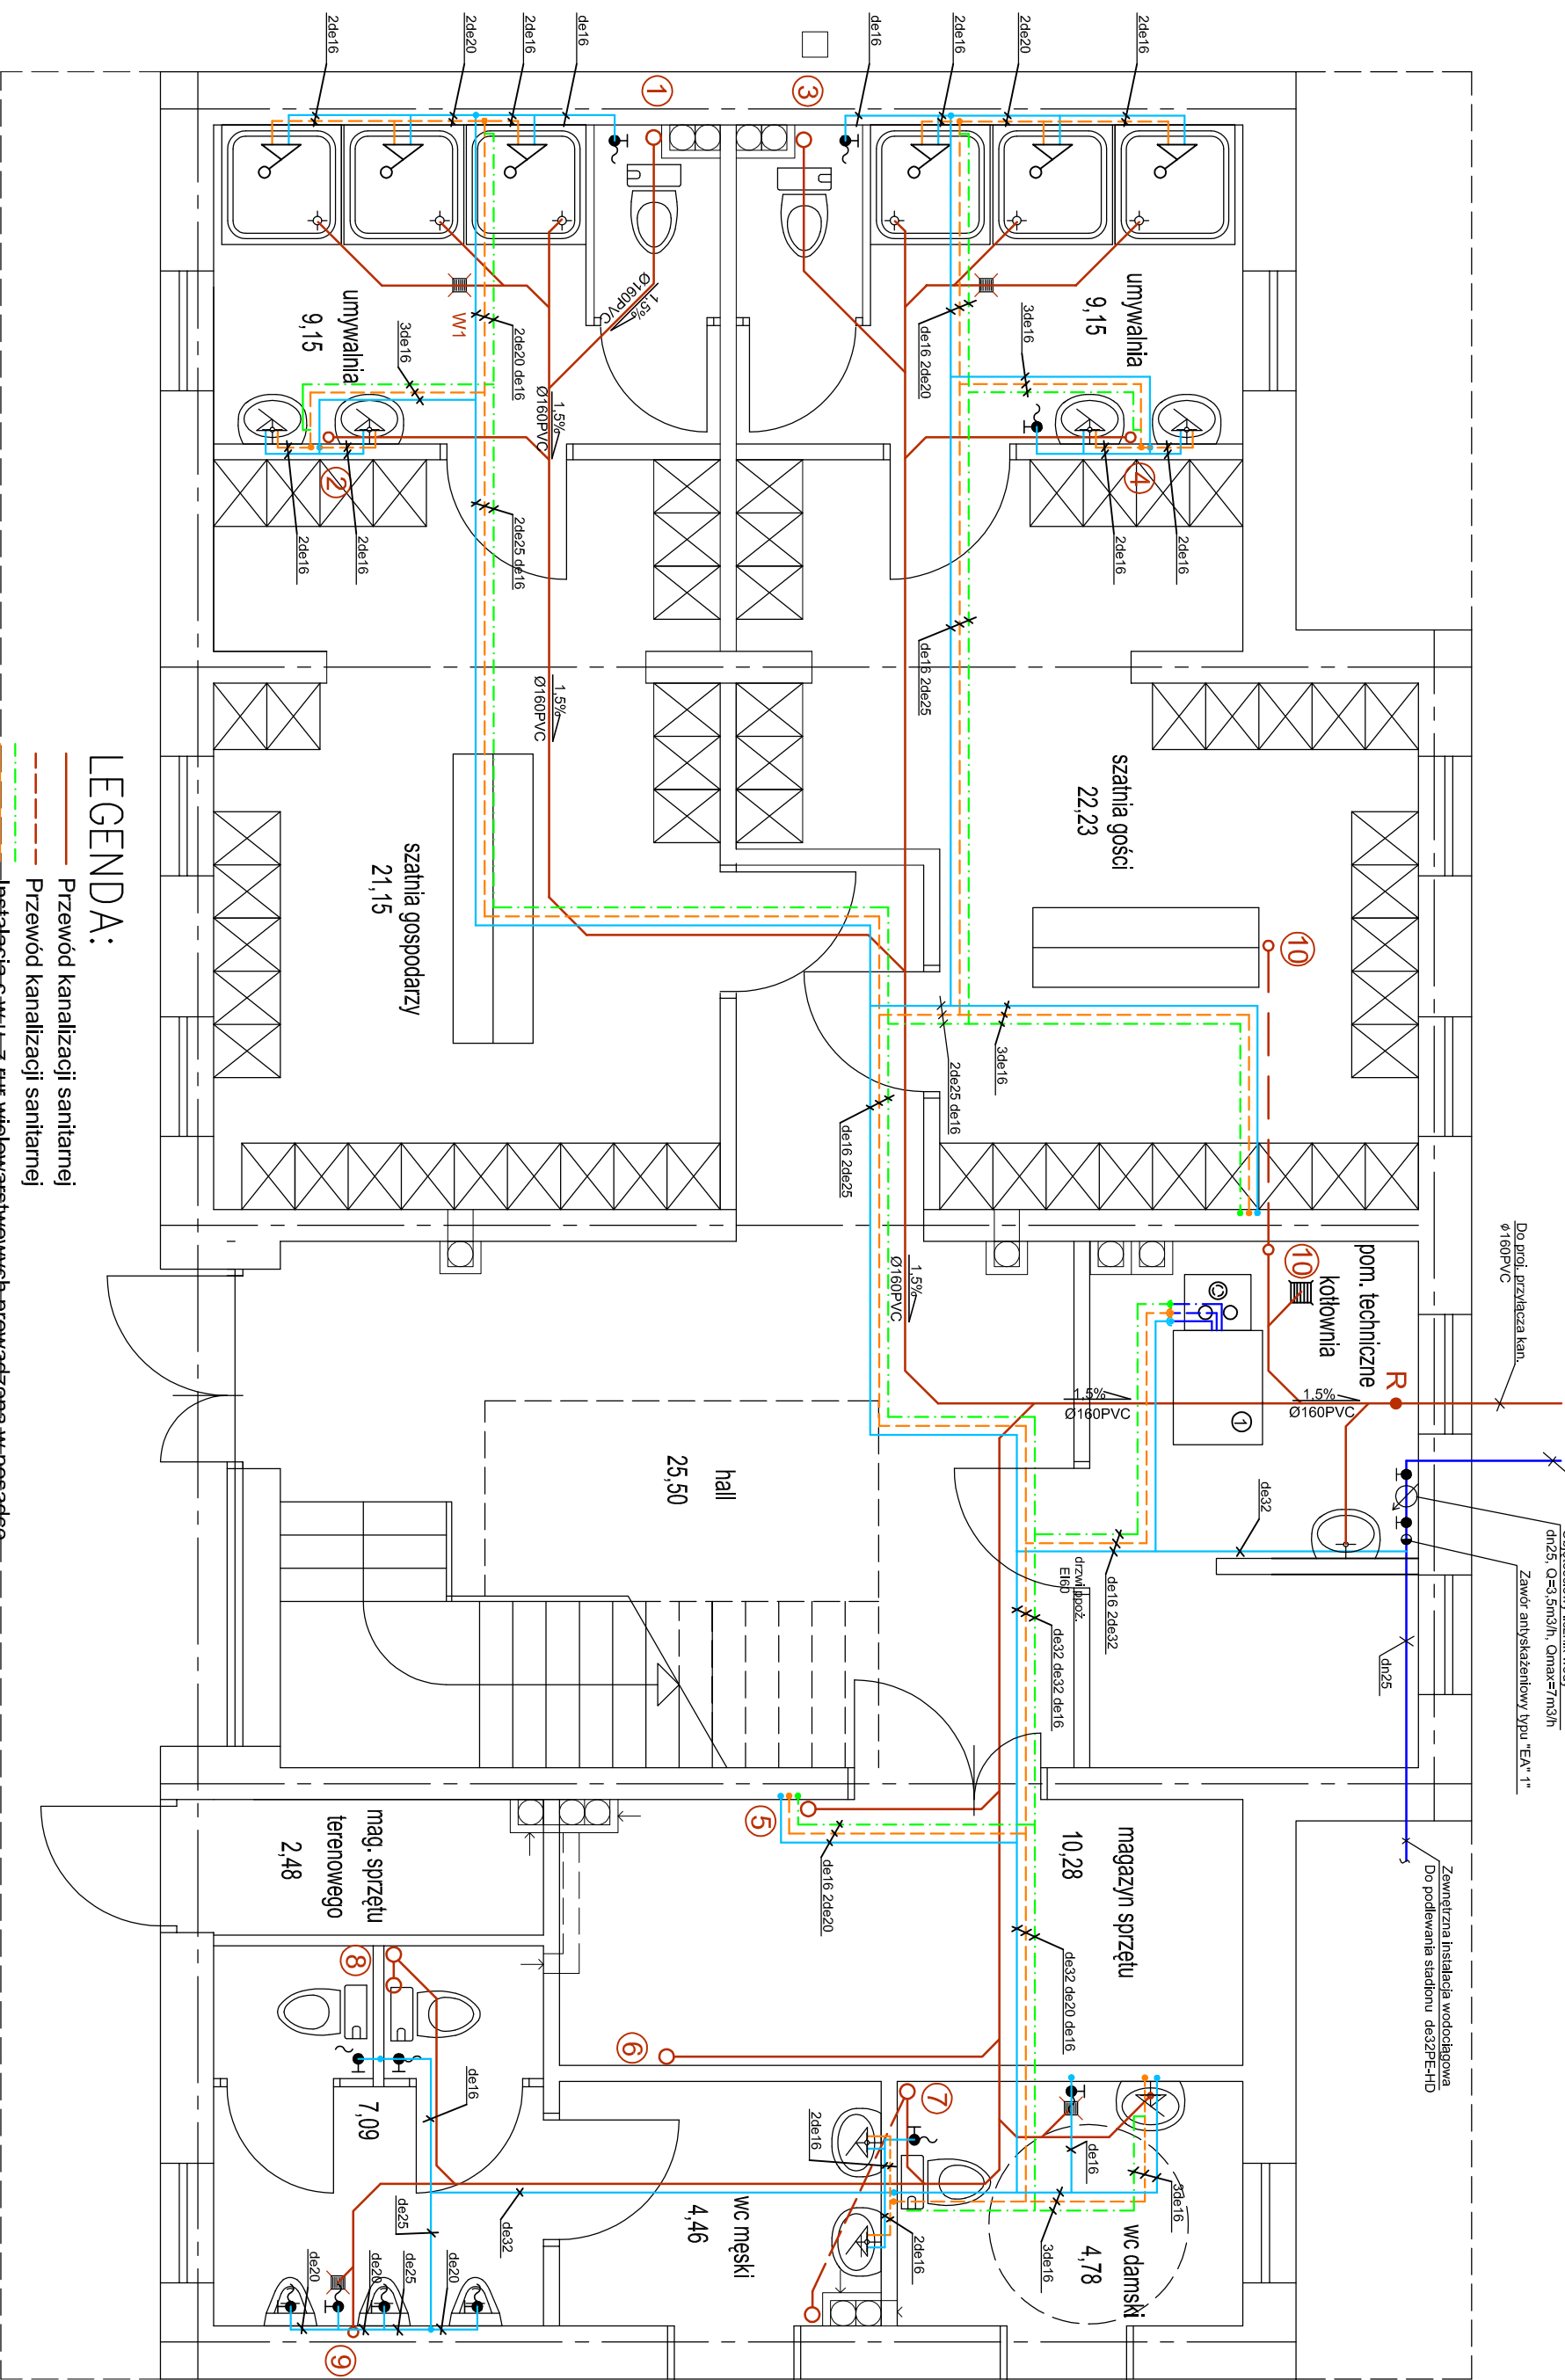

LEGENDA:

- Przewód kanalizacji sanitarnej
- Przewód kanalizacji sanitarnej
- Instalacja c-w-u-z ruf wielowarstwowych prowadzona w posadce
- Instalacja wodna z rur stalowych prowadzona po ścianie
- o Pion kanalizacyjny

RZUT PARTERU -
INSTALACJE WOD-KAN

Temat: Zagospodarowanie terenu stadionu miejskiego w Polanowie		ZAP/0096/P005/13		Skala 1:50	
rozbiórka istniejącego budynku parterowego, budowa szatni z zapleczem sanitarnym,		ZPNB-U/73427/22/98		grudzień 2016	
Polanów ul. Wolności dz. nr 172 i 174 obręb 2		Nr uprawnień		Rys 2	
Treść: Rzut parteru - Instalacje wod-kan		Podpis			
Inwestor: Gmina Polanów, ul. Wolności 4, 76-010 Polanów					
Projektant: mgr inż. Iwona Piskorz-Włczak					
Sprawdził: inż. Ewa Horków					
Funkcja: Tytuł, imię, nazwisko					

75-411 Koszalin
ul. Portyżantów 17
tel./54-0394 342 54 64
e-mail: biuro@deltaenergiz.pl

BIURO AUDYTORA ENERGETYCZNEGO