


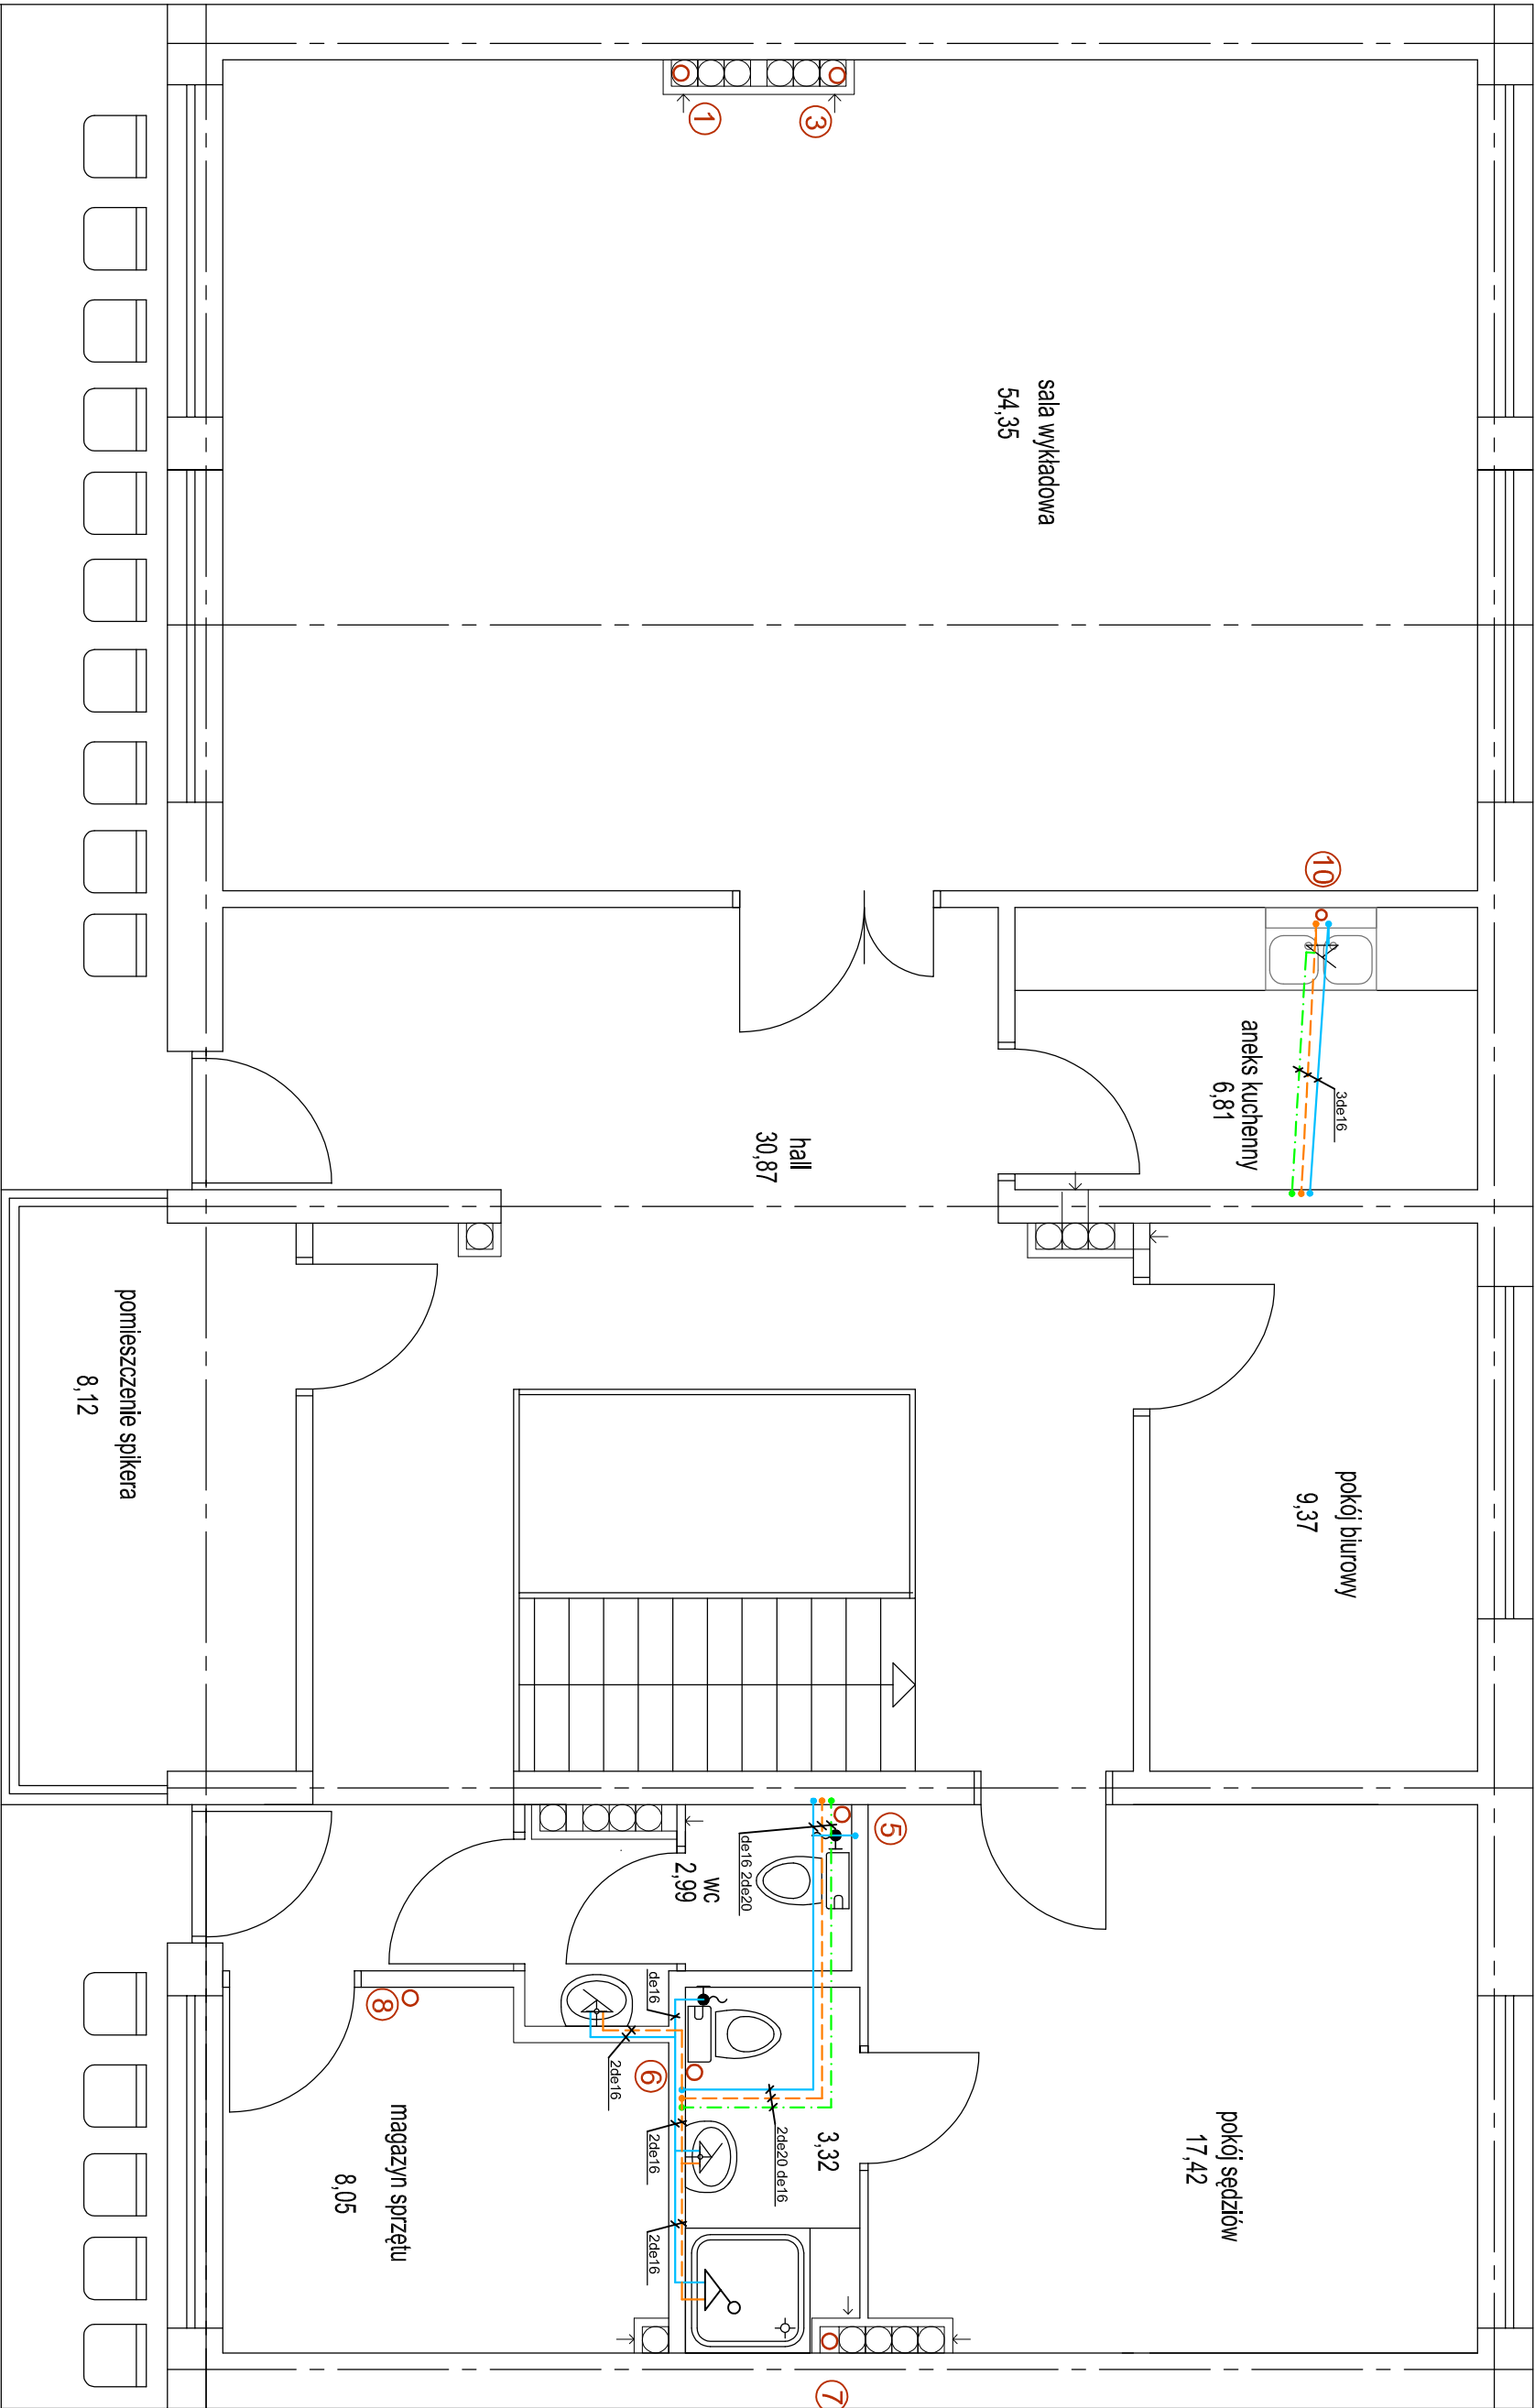

LEGENDA:

- Przewód kanalizacji sanitarnej
- Instalacja c.w.u. z rur wielowarstwowych prowadzona w posadce
- Pion kanalizacyjny

RZUT PIĘTRA -
INSTALACJE WOD-KAN

Temat: Zagospodarowanie terenu stadionu miejskiego w Polanowie			DELTA	
rozbiórka istniejącego budynku parterowego, budowa szatni z zapleczem sanitarnym, Polanów ul. Wolności dz. nr 172 i 174 obręb 2			BIURO AUDYTORA ENERGETYCZNEGO	
Treść: Rzut piętra - instalacje wod-kan				
Inwestor: Gmina Polanów, ul. Wolności 4, 76-010 Polanów				
Projektował:	mgr inż. Iwona Piskorz-Włczak	ZAP/0096/P005/13	Skala 1:50	
Sprawił:	inż. Ewa Horków	ZPNB-U/73427/22/98	grudzień 2016	
Funkcja:	Tytuł, imię, nazwisko	Nr uprawnień	Podpis	
			Rys 3	
				
			75-411 Koszalin ul. Portyzantów 17 tel./fax: 094) 342 54 64 e-mail: biuro@deltaemp.pl	