


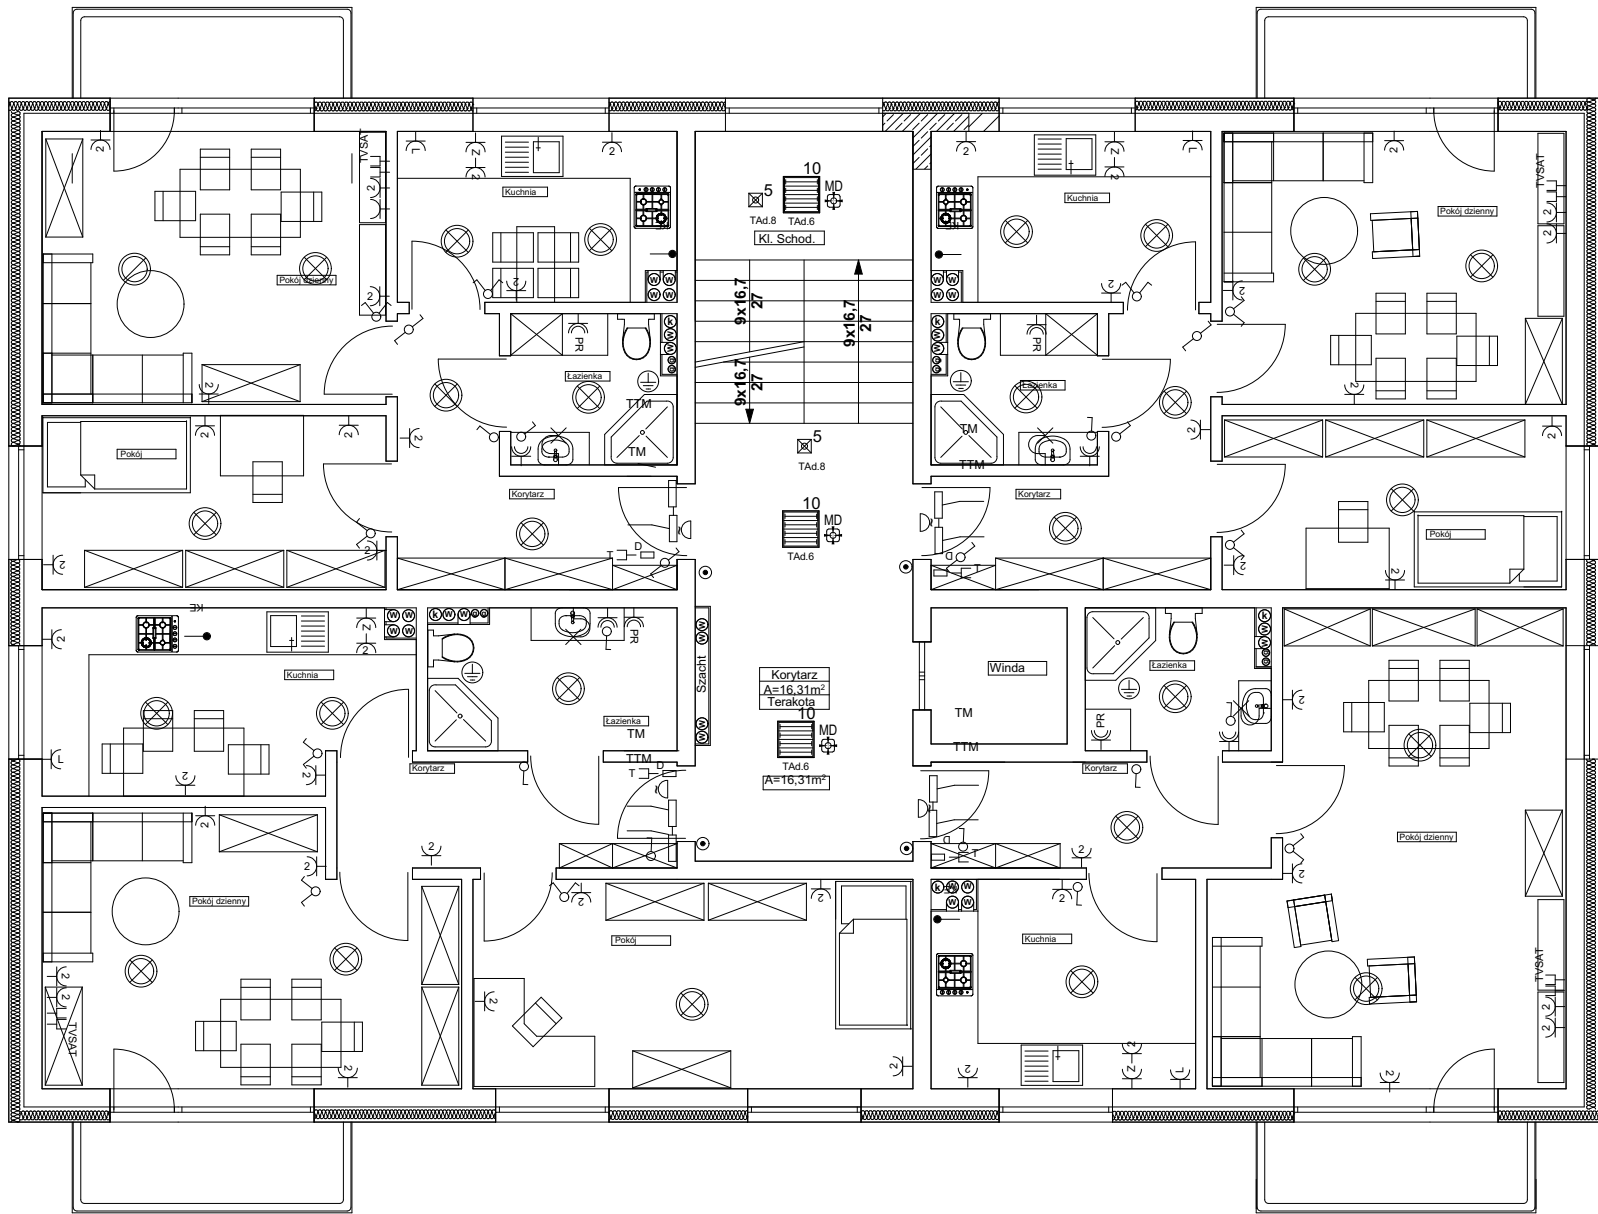

Legenda:

- 2 - oprawa DIONE LED PLUS 2550lm 840 IP65 I kl. OPAL BIAŁY 22W INW
- 3 - oprawa DIONE LED PLUS 1900lm 840 IP65 I kl. OPAL BIAŁY 18W INW
- 8 - oprawa TYTAN 2 LED 1150mm 4550lm 840 IP66 28W INW
- 9 - oprawa TYTAN 2 LED 1450mm 5650lm 840 IP66 35W INW
- 11 - oprawa TYTAN 2 LED 1150mm 2650lm 840 IP66 16W INW
- 10 - oprawa LED MADERA 3 LED 2200lm 840 IP44 OPAL BIAŁY (19W) INW
- 12 - oprawa PORTAL LED BASIC HV 6W PC 4000K
- 15 - oprawa MITRA LED 1700lm 4000K IP66 II kl. (13W) INW
- 16 - oprawa MITRA LED 1650lm 4000K RM1 IP66 II kl. (13W) INW
- E1 - oprawa BARIS LED KINKIET 1400lm PLX I kl. IP44 579mm 840 16W Anoda CO

- 4 - oprawa OŚW. AWARYJNEGO ORBIT SU LED-RP-3W-AT-1h-NM-CW-9003
 - 5 - oprawa OŚW. AWARYJNEGO SU LED-PL-AR-3W-AT-1h-NM-CW-9003
 - 6 - oprawa AW KIERUNKOWA Safelite 250lm 20m AT IP65 + zestaw 4 piktogramów
 - 7 - oprawa AW Outdoor Wall 1-8h/D CGLine+ H, IP65, asymetryczny, do-20°C
- UWAGA: oprawy oświetlenia awaryjnego powinny posiadać certyfikaty CNBOP

- oprawa typu kinkiet
- oprawa sufitowa
- dzwonek 230V
- przycisk dzwonkowy
- łącznik 1-biegunowy
- łącznik schodowy
- gniazdo 1-faz. 16A/Z p/t
- gniazdo 1-faz 16A/Z p/t hermetyczne IP 65
- czujka ruchu
- gniazdo teleinformatyczne RJ 45 kat. 5
- gniazdo telefoniczne RJ 12
- gniazdo RTV
- połączenie wyrównawcze
- przyłączenie oświetlenia pod szafkami
- łącznik 2-biegunowy

- gniazda wtykowe w pokojach i przedpokoju instalować na wysokości 0,30m od posadzki,
- gniazda wtykowe w kuchni na wysokości 1,20m od posadzki w miejscach blatów kuchennych,
- łączniki instalacyjne 1- bieg ,świecznikowe, zmienne i przycisk dzwonek instalować na wys. 1,35 od posadzki
- w łazienkach na wys. 1,20m od posadzki

Nazwa obiektu	Budynek mieszkalny wielorodzinny NR 1			Nr Rys.	EM1/3
Przedmiot (tytuł)	Instalacja WLZ, gniazd wtykowych i oświetleniowych - rzut kondygnacji powatarzalnej I-III piętra			mgr inż. Łukasz Nieczkowski upr. nr. ZAP/0243/PWBE/15 do projektowania w specjalności instalacji elektrycznych bez ograniczeń Projektował:	mgr inż. Grzegorz Pawłowski upr. nr. ZAP/0164/PWOE/06 do projektowania w specjalności instalacji elektrycznych bez ograniczeń Sprawdził:
Adres:	woj. ZACHODNIOPOMORSKIE, powiat KOSZALIŃSKI, gmina POLANÓW, obręb ewidencyjny 0002 działka nr 11/66.			Data 09.2022r.	Skala 1:100
Barwa	Instalacje Elektryczne				
Inwestor	Gmina Polanów ul. Wolności 4 76-010 Polanów			Projektował: ATM Projektowanie Anna i Tomasz Molenda Spółka Cywilna ul. Zwycięstwa 40/70, 75-037 Koszalin	