


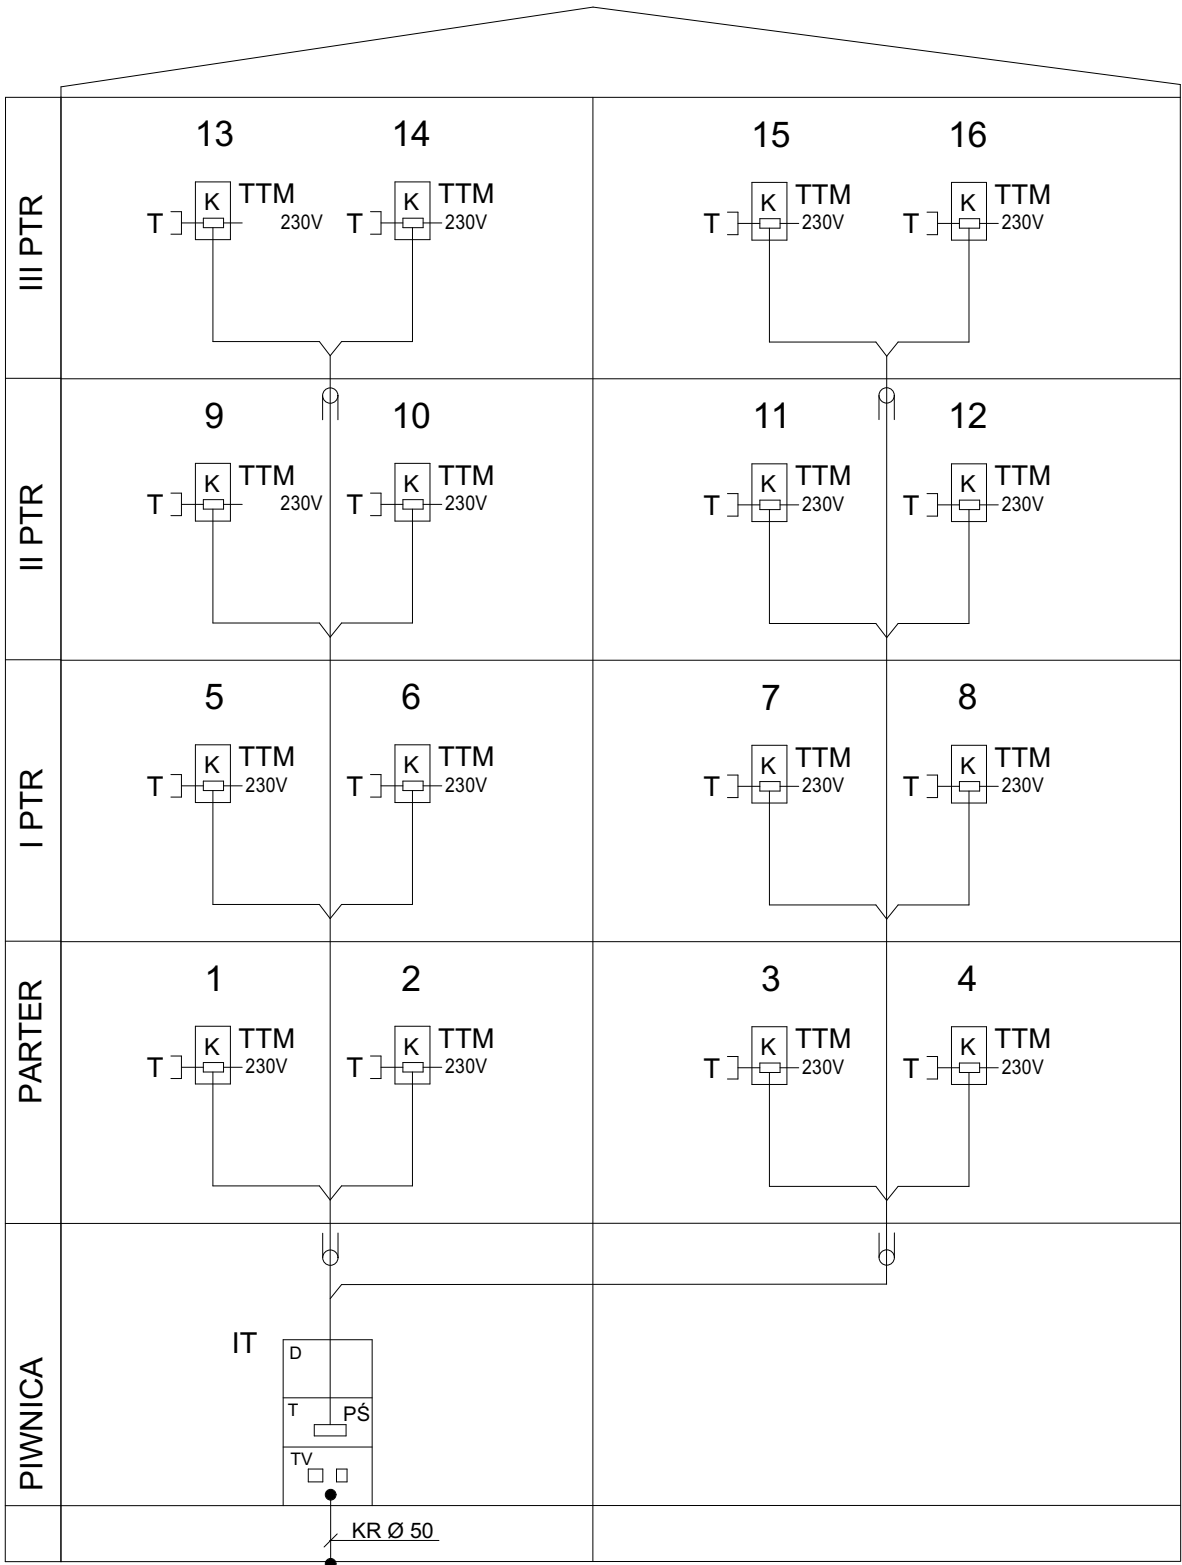

**LEGENDA:**

- 1÷ 16 - NR MIESZKAŃ
- TTM - TABLICA TELEKOMUNIKACYJNA MIESZKANIA
- RURKA RVS 28
- T - GNIAZDO TELEKOMUNIKACYJNE
- PS - PRZEŁĄCZNICA ŚWIATŁOWODOWA
- K - KONWENTER

**UWAGA:**

- INSTALACJĘ WYKONAĆ ŚWIATŁOWODEM 2-WŁÓKNOWYM TYP 2J  
ŚWIATŁOWÓD UKŁADAĆ W KORYTARZACH KOMUNIK.  
W MIKRO RURKACH Ø10/6 W POSADZCE.
- IŁOŚĆ GNIAZD W MIESZKANIU PODANO NA RYSUNKACH  
SZCZEGÓŁOWYCH INSTALACJI MIESZKAŃ
- W TABLICACH TTM ZAINSTALOWAĆ KONWENTER DLA PRZEJŚCIA  
ŚWIATŁOWÓD - PRZEWÓD Cu DO GNIAZD T W POKOJACH  
ZASILANIE 230V Z TABLICY TM.

|                   |                                                                                                      |  |                                                                                                                                            |                                                                                                                                          |
|-------------------|------------------------------------------------------------------------------------------------------|--|--------------------------------------------------------------------------------------------------------------------------------------------|------------------------------------------------------------------------------------------------------------------------------------------|
| Nazwa obiektu     | Budynek mieszkalny wielorodzinny NR 1                                                                |  | Nr Rys.                                                                                                                                    | EM1/7                                                                                                                                    |
| Pracownik (tytuł) | Schemat ideowy instalacja telekomunikacyjna (internet) światłowód                                    |  | mgr inż. Łukasz Nieczkowski upr. nr. ZAP/0243/PWBE/15 do projektowania w specjalności instalacji elektrycznych bez ograniczeń Projektował: | mgr inż. Grzegorz Pawłowski upr. nr. ZAP/0164/PWOE/06 do projektowania w specjalności instalacji elektrycznych bez ograniczeń Sprawdził: |
| Adres:            | woj. ZACHODNI POMORSKIE, powiat KOSZALIŃSKI, gmina POLANÓW, obręb ewidencyjny 0002 działka nr 11/66. |  | Data: 09.2022r. Branża: Instalacje Elektryczne                                                                                             | Skala: 1:100                                                                                                                             |
| Investor          | Gmina Polanów ul. Wolności 4 76-010 Polanów                                                          |  | ATM Projektowanie Anna i Tomasz Molenda Spółka Cywilna ul. Zwycięstwa 40/70, 75-037 Koszalin                                               |                                                                                                                                          |