


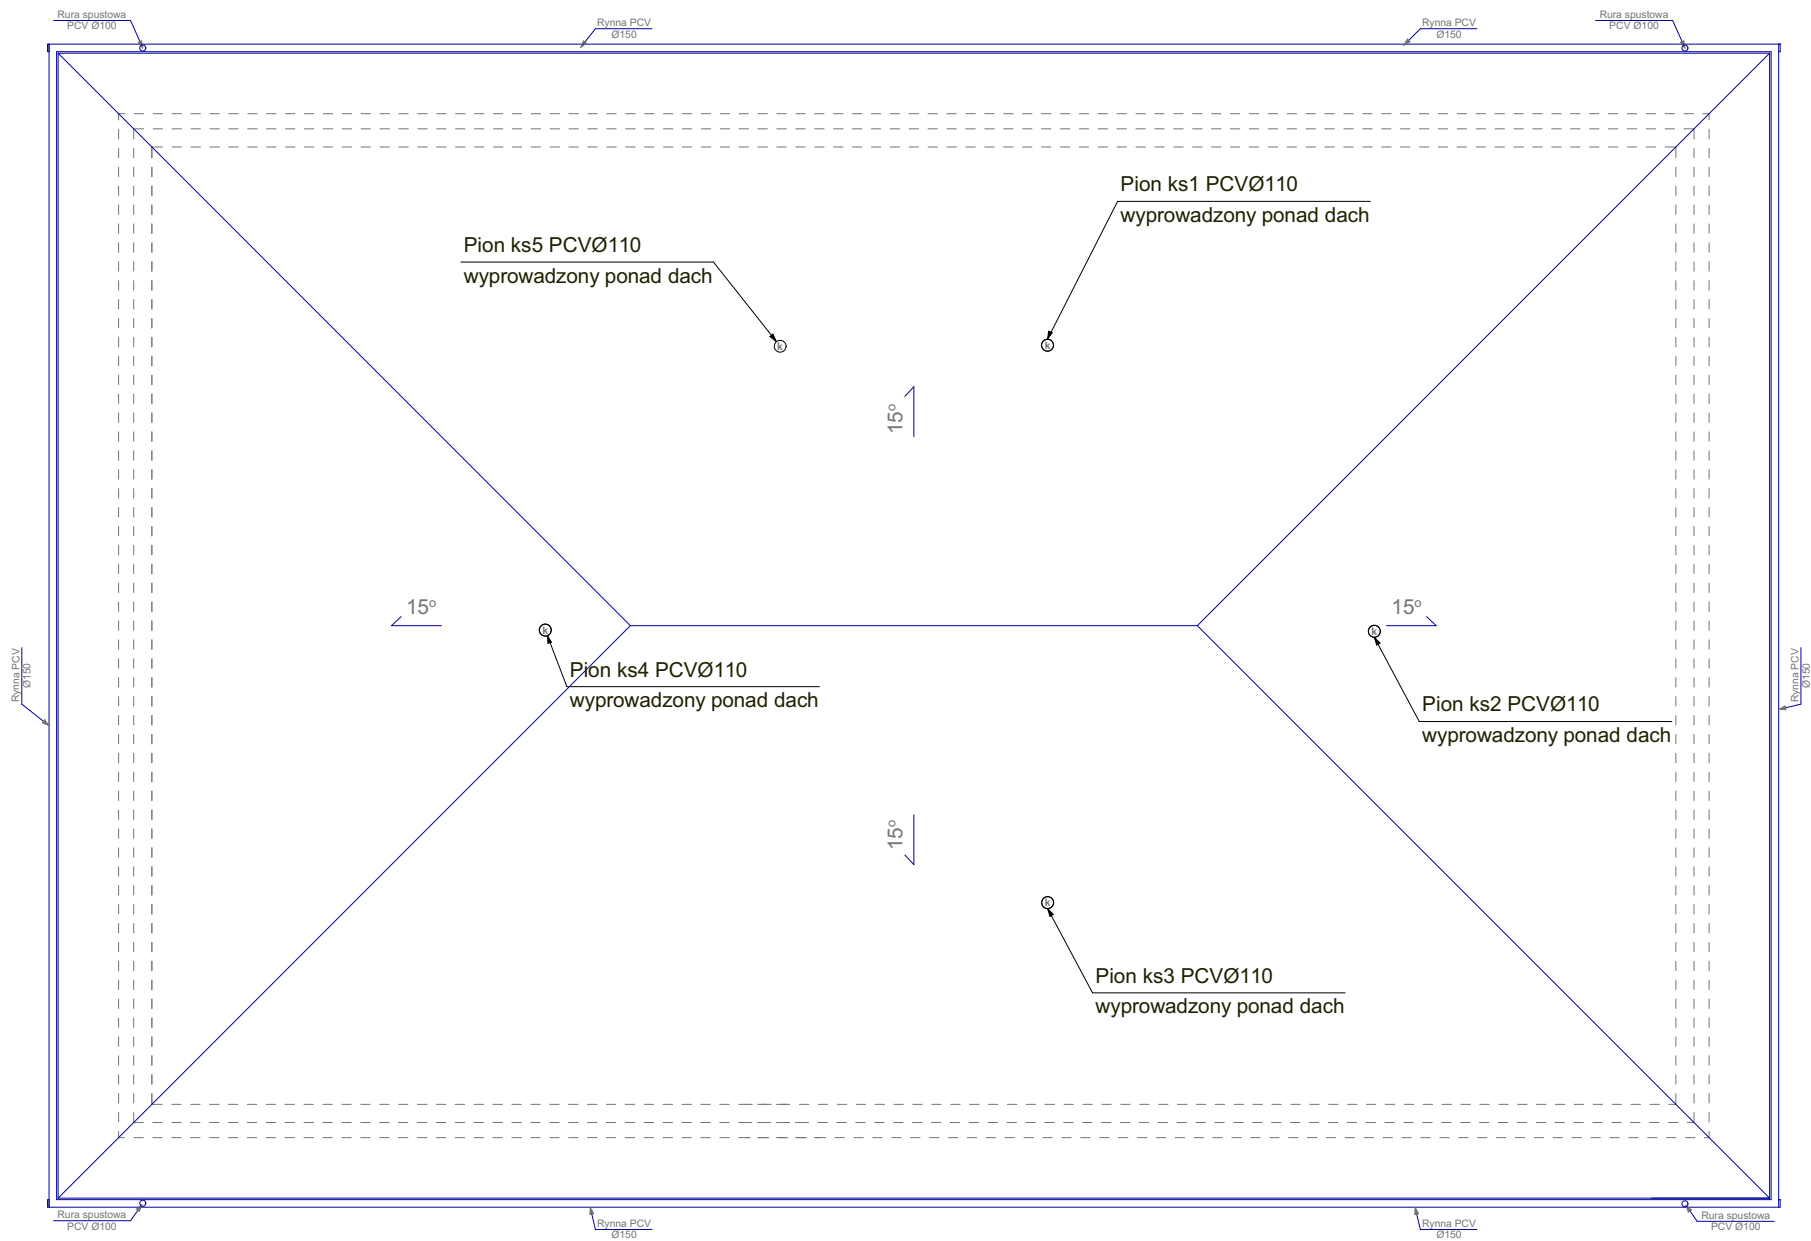

Nazwa obiektu		Budynek mieszkalny wielorodzinny NR 1		Nr Rys.	IS1/6
Przełom (tytuł)	INSTALACJA KANALIZACJI SANITARNEJ- RZUT DACHU			Projektował: mgr inż. Stefan Ciupak upr. nr. ZAP/0197/POOS/11 do projektowania bez ograniczeń w specjalności instalacyjnej w zakresie sieci, instalacji urządzeń cieplnych, wentylacyjnych, gazowych, wodociągowych i kanalizacyjnych	Sprawił: mgr inż. Katarzyna Anna Ciupak upr. nr. ZAP/0089/POOS/13 do projektowania bez ograniczeń w specjalności instalacyjnej w zakresie sieci, instalacji urządzeń cieplnych, wentylacyjnych, gazowych, wodociągowych i kanalizacyjnych
Adres:	woj. ZACHODNIOPOMORSKIE, powiat KOSZALIŃSKI, gmina POLANÓW, obręb ewidencyjny 0002, działka nr 11/66.			Data 09.2022r.	Skala 1:100
Investor	Gmina Polanów ul. Wolności 4 76-010 Polanów			Instalacje Sanitarne ATM Projektowanie Anna i Tomasz Molenda Spółka Cywilna ul. Zwycięstwa 40/70, 75-037 Koszalin	