


SCHEMAT MONTAŻOWY HYDRANTU NAZIEMNEGO

- 1-Hydrant naziemny Ø80
- 2-Kolano żeliwne dwukołnierzowe ze stopką Ø80
- 3-Prostka kołnierzowa DØ80 PN 16
- 4-Skrzynka uliczna
- 5-Łbudowa teleskopowa do zasuw
- 6-Zasuwa kołnierzowa Ø80 PN16
- 7-Projektowana sieć wodociągowa DN90
- 8-Zwężka dwukołnierzowa Ø90/80 PN 16
- 9-Złącze RK DN90
- 10-nawierzchnia utwardzona

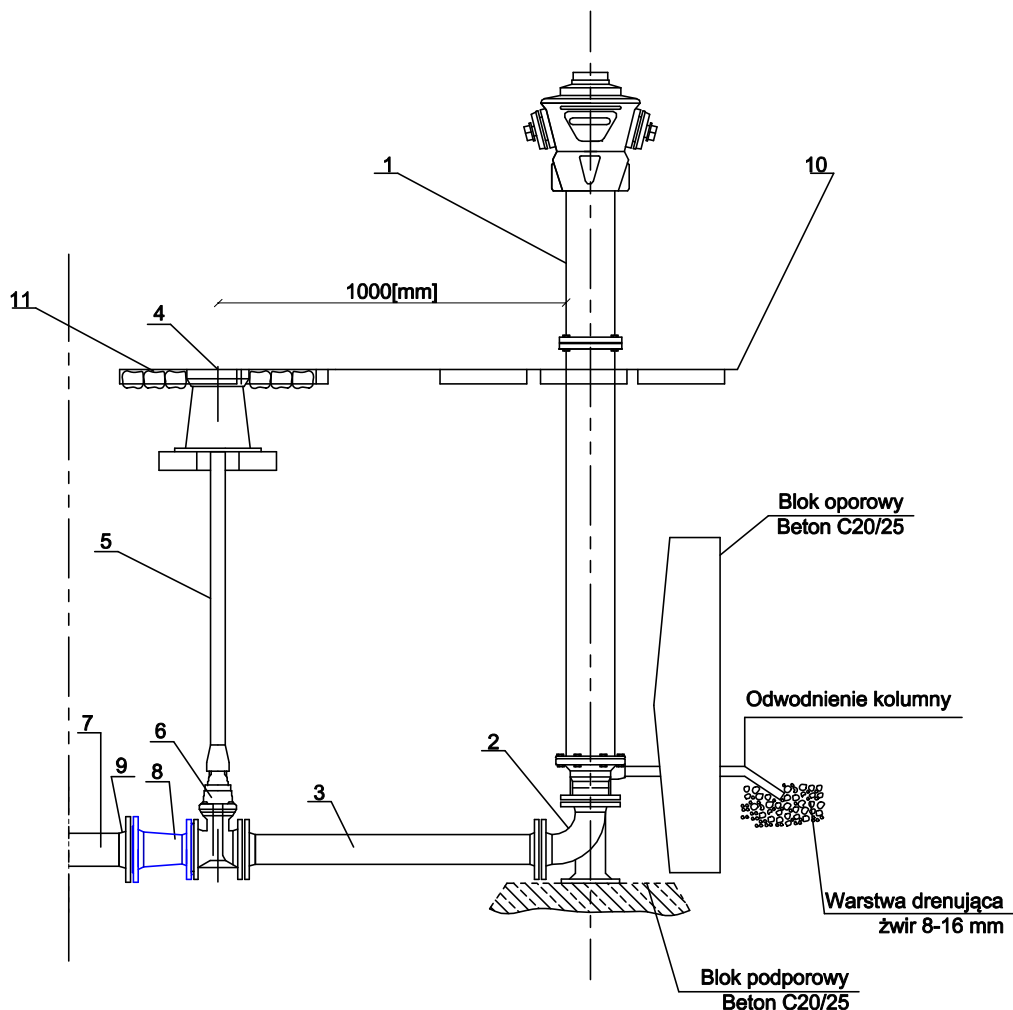

BIURO PROJEKTOWO - USŁUGOWE "INSTAL-TECH" MGR INŻ. JAN DROŻDŻ 78-320 Polczyn-Zdrój, ul. B. Chrobrego 24, tel. +48 604 117 512			
Investor:	Gmina Polanów, ul. Wolności 4, 76-010 Polanów		
Inwestycja:	Rozbudowa sieci wodociągowej wraz z przyłączami. Kategoria obiektu budowlanego XXVI		
Adres:	m. Krytno, dz. nr 31/2, 31/3, 32, 33, 40, 41, 42, 43, 49, 50, 54, 55, 56, 61, 83, 84, 85, 86, 87, 88, 91, 93, 138/2, 138/3, 138/4, 138/5, 138/6, 138/7, 138/8, 138/9, 138/10, 138/11, 138/12, 162, 169/4, 169/5, , obr. Krytno, jedn. ewid.: 320906_5, Gm. Polanów-Obszar Wiejski		
Stadium:	Projekt Techniczny	Data: 02.10.2023	
Treść rysunku:	Schemat hydrantu naziemnego DN80		Rys. nr: 10
			Skala: 1: 100/500
Projektował	mgr inż. Jan Drożdż /specjalność instalacyjna w zakresie sieć, instalacji i urządzeń ciepłych, wentylacyjnych, gazowych, wod-kan/	Nr uprawnień: ZAP/0211/PWBS/18	
Sprawdził	mgr inż. Arkadiusz Kosiński /specjalność instalacyjna w zakresie sieć, instalacji i urządzeń ciepłych, wentylacyjnych, gazowych, wod-kan/	Nr uprawnień: ZAP/0165/PWBS/17	