


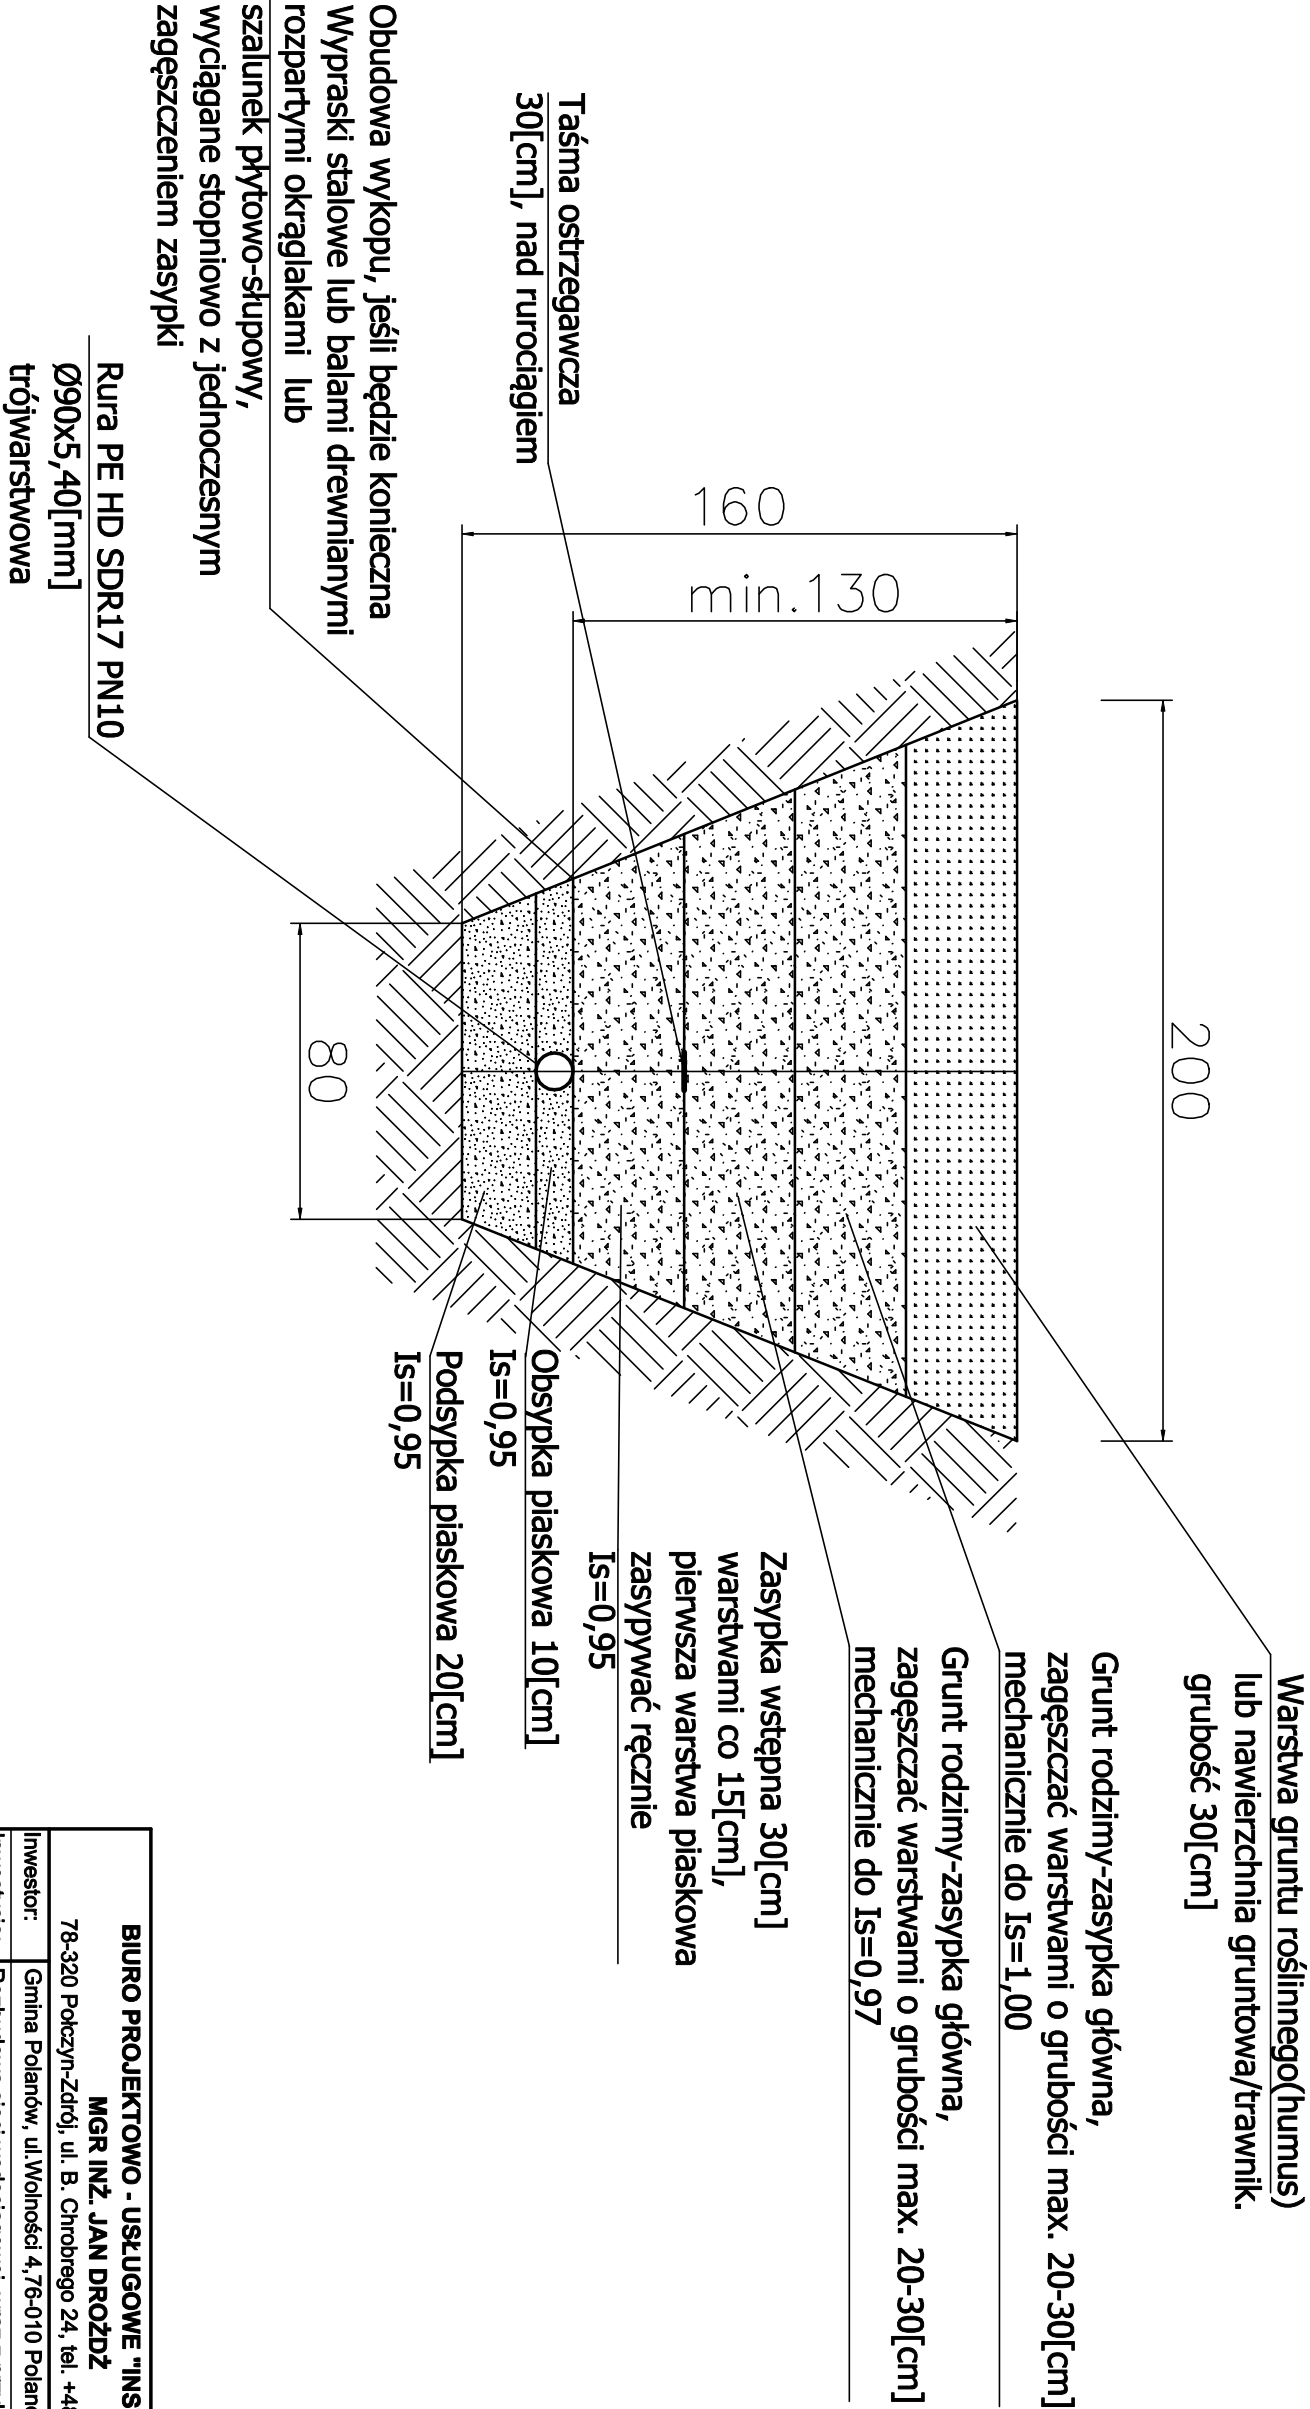

|                                                                 |                                                                                                                                                                                                                                                                                                                                                                                                                                                                                                                                                                                                               |                                   |  |
|-----------------------------------------------------------------|---------------------------------------------------------------------------------------------------------------------------------------------------------------------------------------------------------------------------------------------------------------------------------------------------------------------------------------------------------------------------------------------------------------------------------------------------------------------------------------------------------------------------------------------------------------------------------------------------------------|-----------------------------------|--|
| BIURO PROJEKTOWO - USŁUGOWE "INSTAL-TECH"                       |                                                                                                                                                                                                                                                                                                                                                                                                                                                                                                                                                                                                               |                                   |  |
| MGR INŻ. JAN DROŹDŹ                                             |                                                                                                                                                                                                                                                                                                                                                                                                                                                                                                                                                                                                               |                                   |  |
| 78-320 Pokczyn-Zdrój, ul. B. Chrobrego 24, tel. ++8 604 117 512 |                                                                                                                                                                                                                                                                                                                                                                                                                                                                                                                                                                                                               |                                   |  |
| Investor:                                                       | Gmina Polanów, ul. Wolności 4, 76-010 Polanów                                                                                                                                                                                                                                                                                                                                                                                                                                                                                                                                                                 |                                   |  |
| Investycja:                                                     | Rozbudowa sieci wodociągowej wraz z przyłączami.<br>Kategoria obiektu budowlanego XXVI                                                                                                                                                                                                                                                                                                                                                                                                                                                                                                                        |                                   |  |
| Adres:                                                          | m. Krytno, dz. nr<br>3 <sup>1</sup> / <sub>2</sub> , 3 <sup>1</sup> / <sub>3</sub> , 32, 33, 40, 41, 42, 43, 49, 50, 54, 55, 56, 81, 83, 84, 85, 86, 87, 88, 91, 93,<br>136 <sup>2</sup> / <sub>2</sub> , 136 <sup>3</sup> / <sub>3</sub> , 136 <sup>4</sup> / <sub>4</sub> , 136 <sup>7</sup> / <sub>7</sub> , 136 <sup>8</sup> / <sub>8</sub> , 136 <sup>9</sup> / <sub>9</sub> , 136 <sup>11</sup> / <sub>11</sub> , 136 <sup>12</sup> / <sub>12</sub> , 162, 169, 169 <sup>4</sup> / <sub>4</sub> , 169 <sup>10</sup> / <sub>10</sub><br>, obr. Krytno, jedn. ewid.: 320906_5, Gm. Polanów-Obszar Wlejski |                                   |  |
| Stadium:                                                        | Projekt Techniczny                                                                                                                                                                                                                                                                                                                                                                                                                                                                                                                                                                                            | Data: 02.10.2023                  |  |
| Treść rysunku:                                                  | Schemat wykopu-wodociąg                                                                                                                                                                                                                                                                                                                                                                                                                                                                                                                                                                                       | Rys. nr: 5                        |  |
|                                                                 |                                                                                                                                                                                                                                                                                                                                                                                                                                                                                                                                                                                                               | Skala: 1: 20                      |  |
| Projektował                                                     | mgr inż. Jan Drożdż<br>/specjalność: instalacyjna w zakresie sieci, instalacji i urządzeń ciepłych, wentylacyjnych, gazowych, wod-kan/                                                                                                                                                                                                                                                                                                                                                                                                                                                                        | Nr uprawnień:<br>ZAP/0211/PWBS/18 |  |
| Sprawił                                                         | mgr inż. Arkadiusz Kosłowski<br>/specjalność: instalacyjna w zakresie sieci, instalacji i urządzeń ciepłych, wentylacyjnych, gazowych, wod-kan/                                                                                                                                                                                                                                                                                                                                                                                                                                                               | Nr uprawnień:<br>ZAP/0165/PWBS/17 |  |