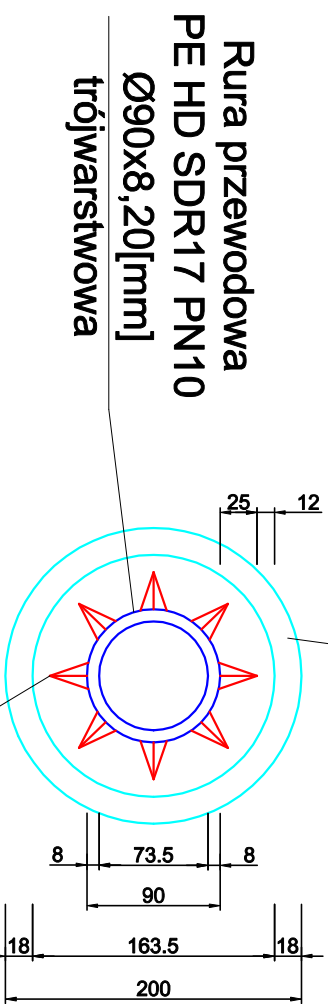


**PRZEKRÓJ RURY PRZEWODOWEJ
WRAZ Z RURĄ OSŁONOWĄ
PRZEWIERT POMIĘDZY
PUNKTAMI W1-W1a
L=17,5[m]**

L=17,5[m]

Rura ochronna
PEHD RC/PPØ200X18,2
SDR11 PN16

| trójwarstwowa | |


Płozą typu BR

H=25[mm]

L=125[mm]


ilość elementów: 8

**PRZEKRÓJ RURY PRZEWODOWEJ
WRAZ Z RURĄ OSŁONOWĄ
PRZEWIERT POMIĘDZY
PUNKTAMI W4-SW2, W2-SW1
L=16[m]**

$L=16[m]$

Rura ochronna
PEHD RC/PPØ110X10,0
SDR11 PN16

trójwarstwowa

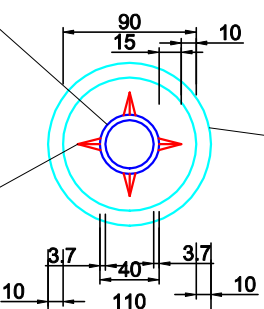

**Rura przewodowa
PE HD SDR11 PN16
Ø40x3,70[mm]**

| trójwarstwowa | |

Plóza typu BR

H=25[mm]

$L=125[\text{mm}]$


ilość obwodów: 13

**PRZEKRÓJ RURY PRZEWODOWEJ
WRAZ Z RURĄ OŚŁONOWĄ
PRZEWIERT POMIĘDZY
PUNKTAMI W4-SW2, W2-SW1, W21-SW10,
W25-SW14, W22-SW11, W27-SW16, W30-SW17, W31-SW18
L=10[m]**

 $L=10[m]$

Rura ochronna
PEHD RC/PPØ110X10,0
SDR11 PN16

trójwarstwowa

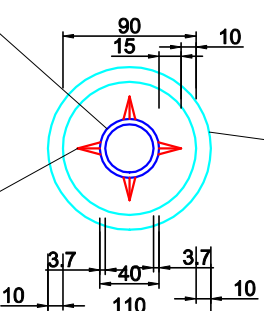

Płozą typu BR

H=25[mm]

L=125[mm]

ilość obwodów: 9

wymiary podano w [mm]

UWAGA

Wymaga się frezowania wypływek wewnątrz rur z uwagi na ograniczenie przepływu i gromadzenie się osadów i zanieczyszczeń w miejscu połączenia rur.

BIURO PROJEKTOWE - USŁUGOWE "INSTAL-TECH" MGR INŻ. JAN DROŻDŹ		
78-320 Pokczyn-Zdrój, ul. B. Chrobrego 24, tel. +48 604 117 512		
Inwestor:	Gmina Polanów, ul. Wolności 4, 76-010 Polanów	
Inwestycja:	Rozbudowa sieci wodociągowej wraz z przyłączami. Kategoria obiektu budowlanego XXVI	
Adres:	m. Krytno, dz. nr 31 ³ / ₃ , 32, 33, 40, 41, 42, 43, 49, 50 ⁴ / ₁ , 54, 55, 56, 81, 83, 84, 85 ⁴ / ₁ , 88, 91, 93, 138 ² / ₁ , 139 ³ / ₁ , 139 ⁴ / ₁ , 139 ⁵ / ₁ , 139 ⁶ / ₁ , 139 ⁷ / ₁ , 139 ⁸ / ₁ , 139 ⁹ / ₁ , 139 ¹⁰ / ₁ , 162 ¹ / ₁ , 169 ⁴ / ₁ , 169 ¹⁰ / ₁ , obr. Krytno, jedn. ewid.: 320906_5, Gm. Polanów-Obszar Wlejski	
Stadium:	Projekt Techniczny	
Treść rysunku:	Przekrój rur przewodowych w rurach osłonowych	
Projektował	mgr inż. Jan Drożdż	Nr uprawnień: ZAP/0211/PWBS/18
Sprawdził	mgr inż. Arkadiusz Kosiński /specjalność: instalacyjna w zakresie sieci, instalacji i urządzeń cieplnych, wentylacyjnych, gazowych, wod-kan/	Nr uprawnień: ZAP/0165/PWBS/17
Data: 02.10.2022		Rys. nr: 9
		Skala: 1 : 50