


Rzut dachu - instalacja odgromowa

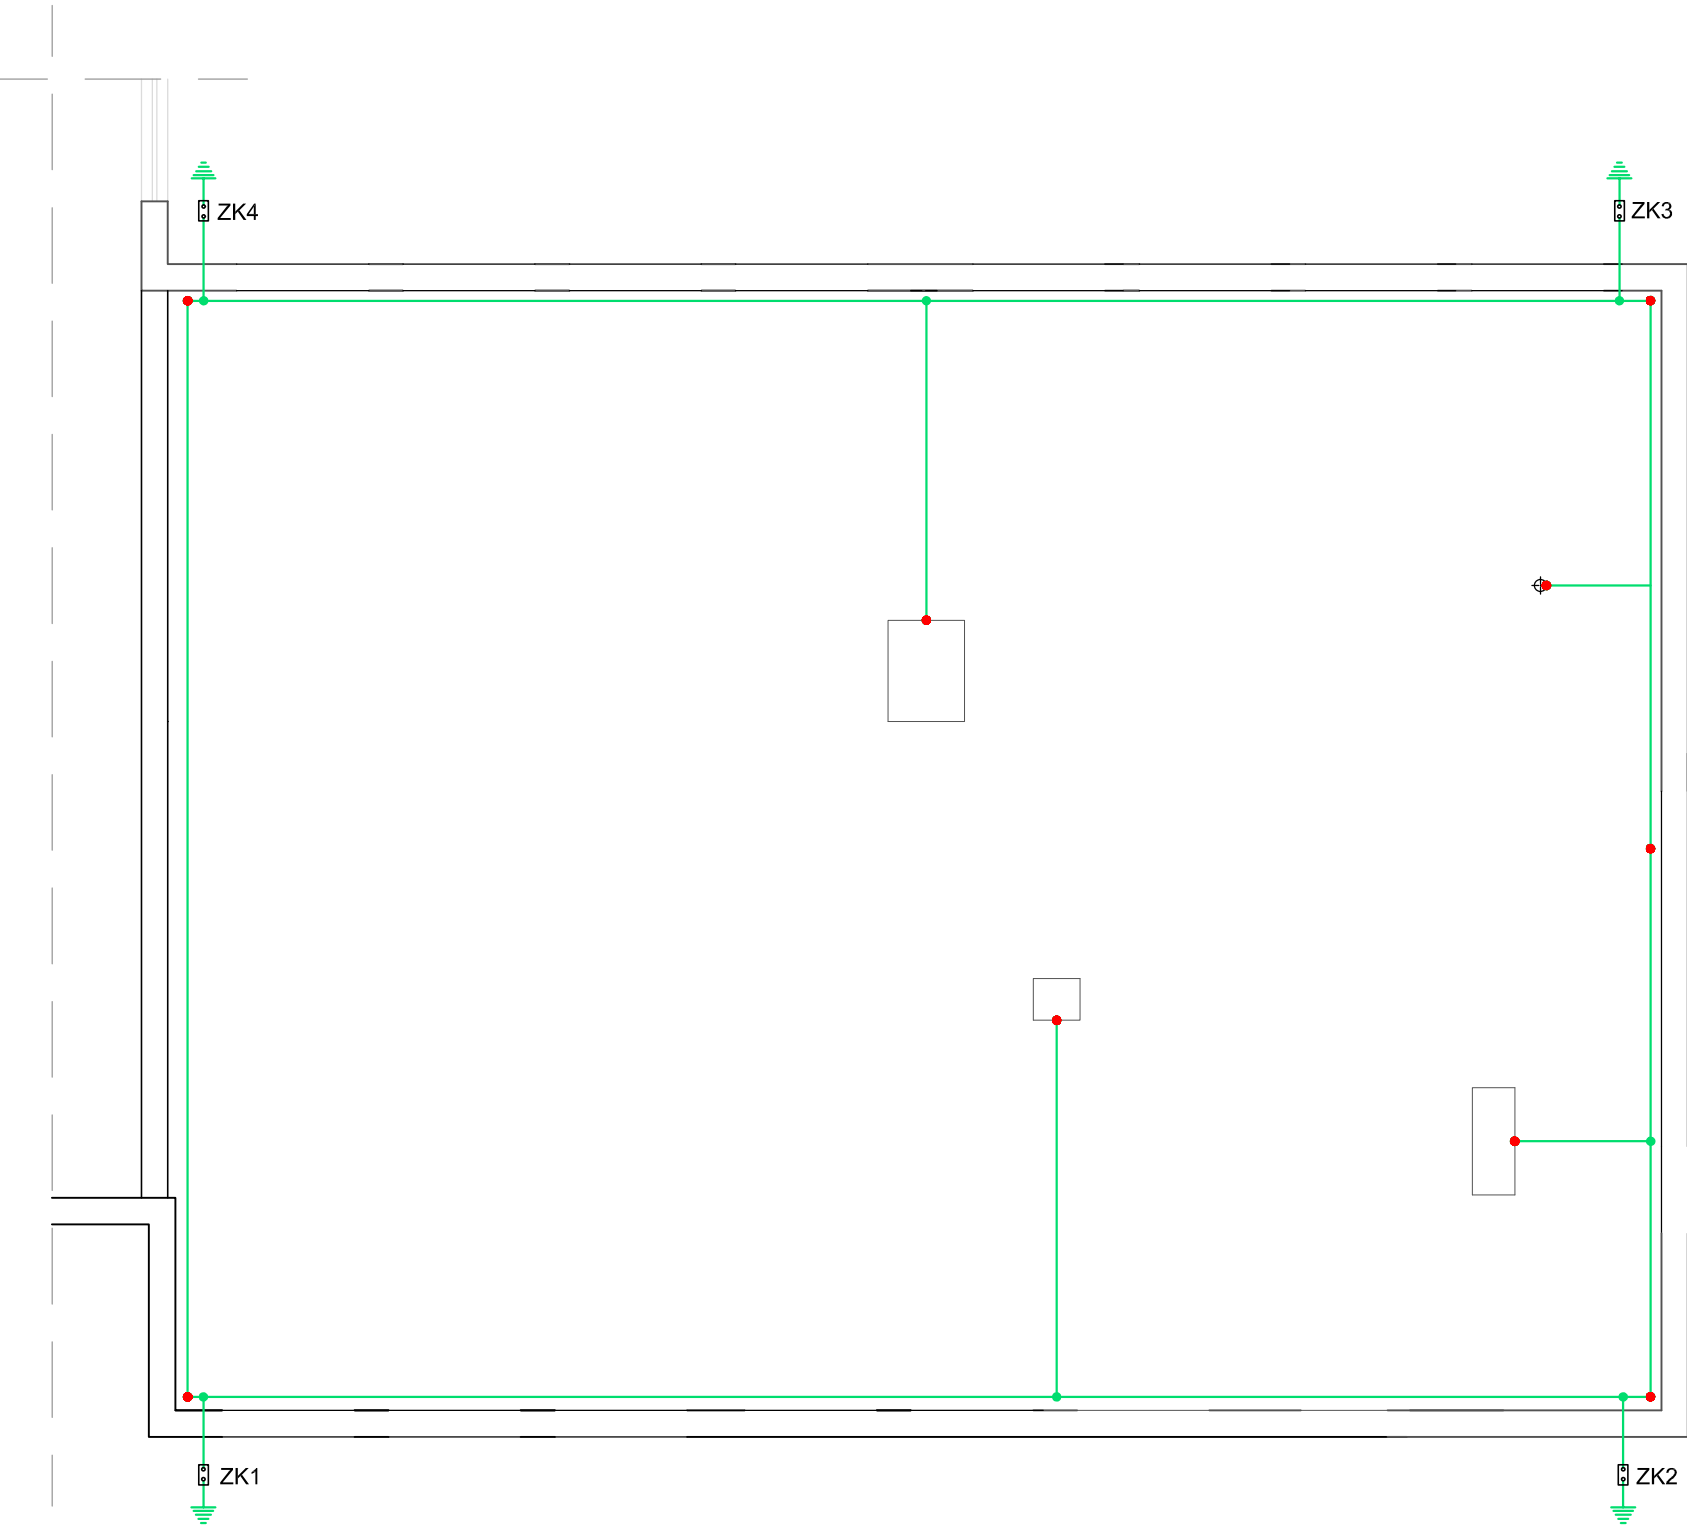

LEGENDA :



Zacisk kontrolny z uziemieniem



Iglica z pręta FeZn Ø8 mm, l=0,5 m



Miejsce połączenia siatki zwodów

$R_u \leq 10 \Omega$

Temat: Przebudowa pomieszczeń Szkoły Podstawowej na potrzeby Świetlicy Wiejskiej w Żydowie				
Treść: Rzut dachu - instalacja odgromowa				
Inwestor: Gmina Polanów, ul. Wolności 4, 76-010 Polanów				
Opracował:	mgr inż. Andrzej Majkowski	58/W/98		marzec 2021
Projektant:	mgr inż. Maria Polak	UAN/N/7210/26/90		
Sprawdzający:	mgr inż. Piotr Halamski	WKP/0243/POOE/15		Skala 1:100
Funkcja	Tytuł, imię, nazwisko	Nr uprawnień	Podpis	Rys. 3

DELTA

BIURO AUDYTORA ENERGETYCZNEGO

75-411 Koszalin
ul. Partyzantów 17
tel./fax:(094) 342 54 64
e- mail:blurodelta@wp.pl