


Rzut parteru - instalacja gniazd wtyczkowych

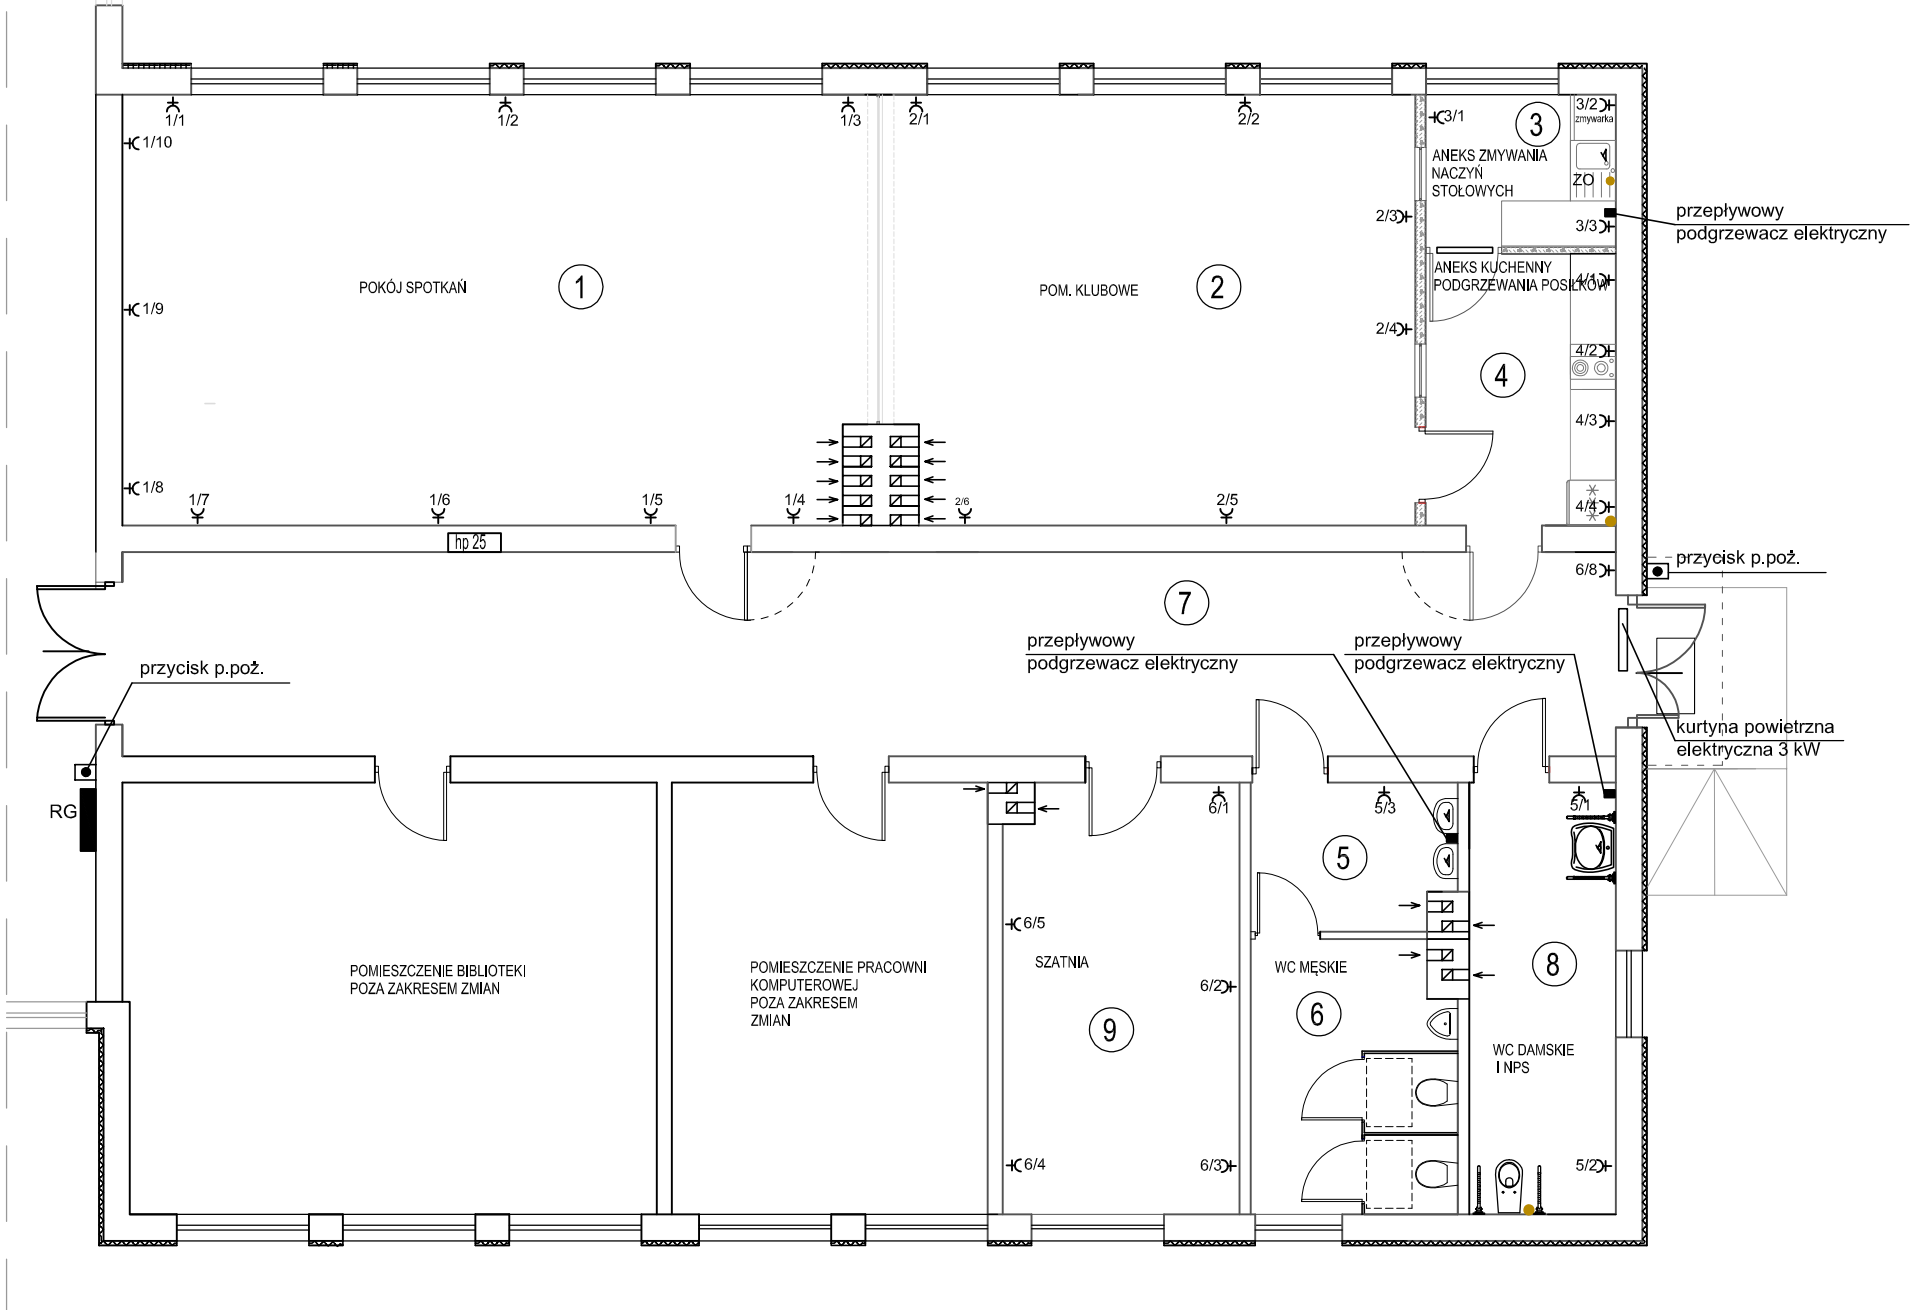

Temat: Przebudowa pomieszczeń Szkoły Podstawowej na potrzeby Świetlicy Wiejskiej w Żydowie				
Treść: Rzut parteru - instalacja gniazd wtyczkowych				
Inwestor: Gmina Polanów, ul. Wolności 4, 76-010 Polanów				
Opracował:	mgr inż. Andrzej Majkowski	58/W/98		marzec 2021
Projektant:	mgr inż. Maria Polak	UAN/N/7210/26/90		
Sprawdzający:	mgr inż. Piotr Hałamski	WKP/0243/POOE/15		Skala 1:100
Funkcja	Tytuł, imię, nazwisko	Nr uprawnień	Podpis	Rys. 2

DELTA

BIURO AUDYTORA ENERGETYCZNEGO

75-411 Koszalin
ul. Partyzantów 17
tel./fax:(094) 342 54 64
e-mail:bluroidelta@wp.pl