


Rzut parteru - instalacja oświetleniowa

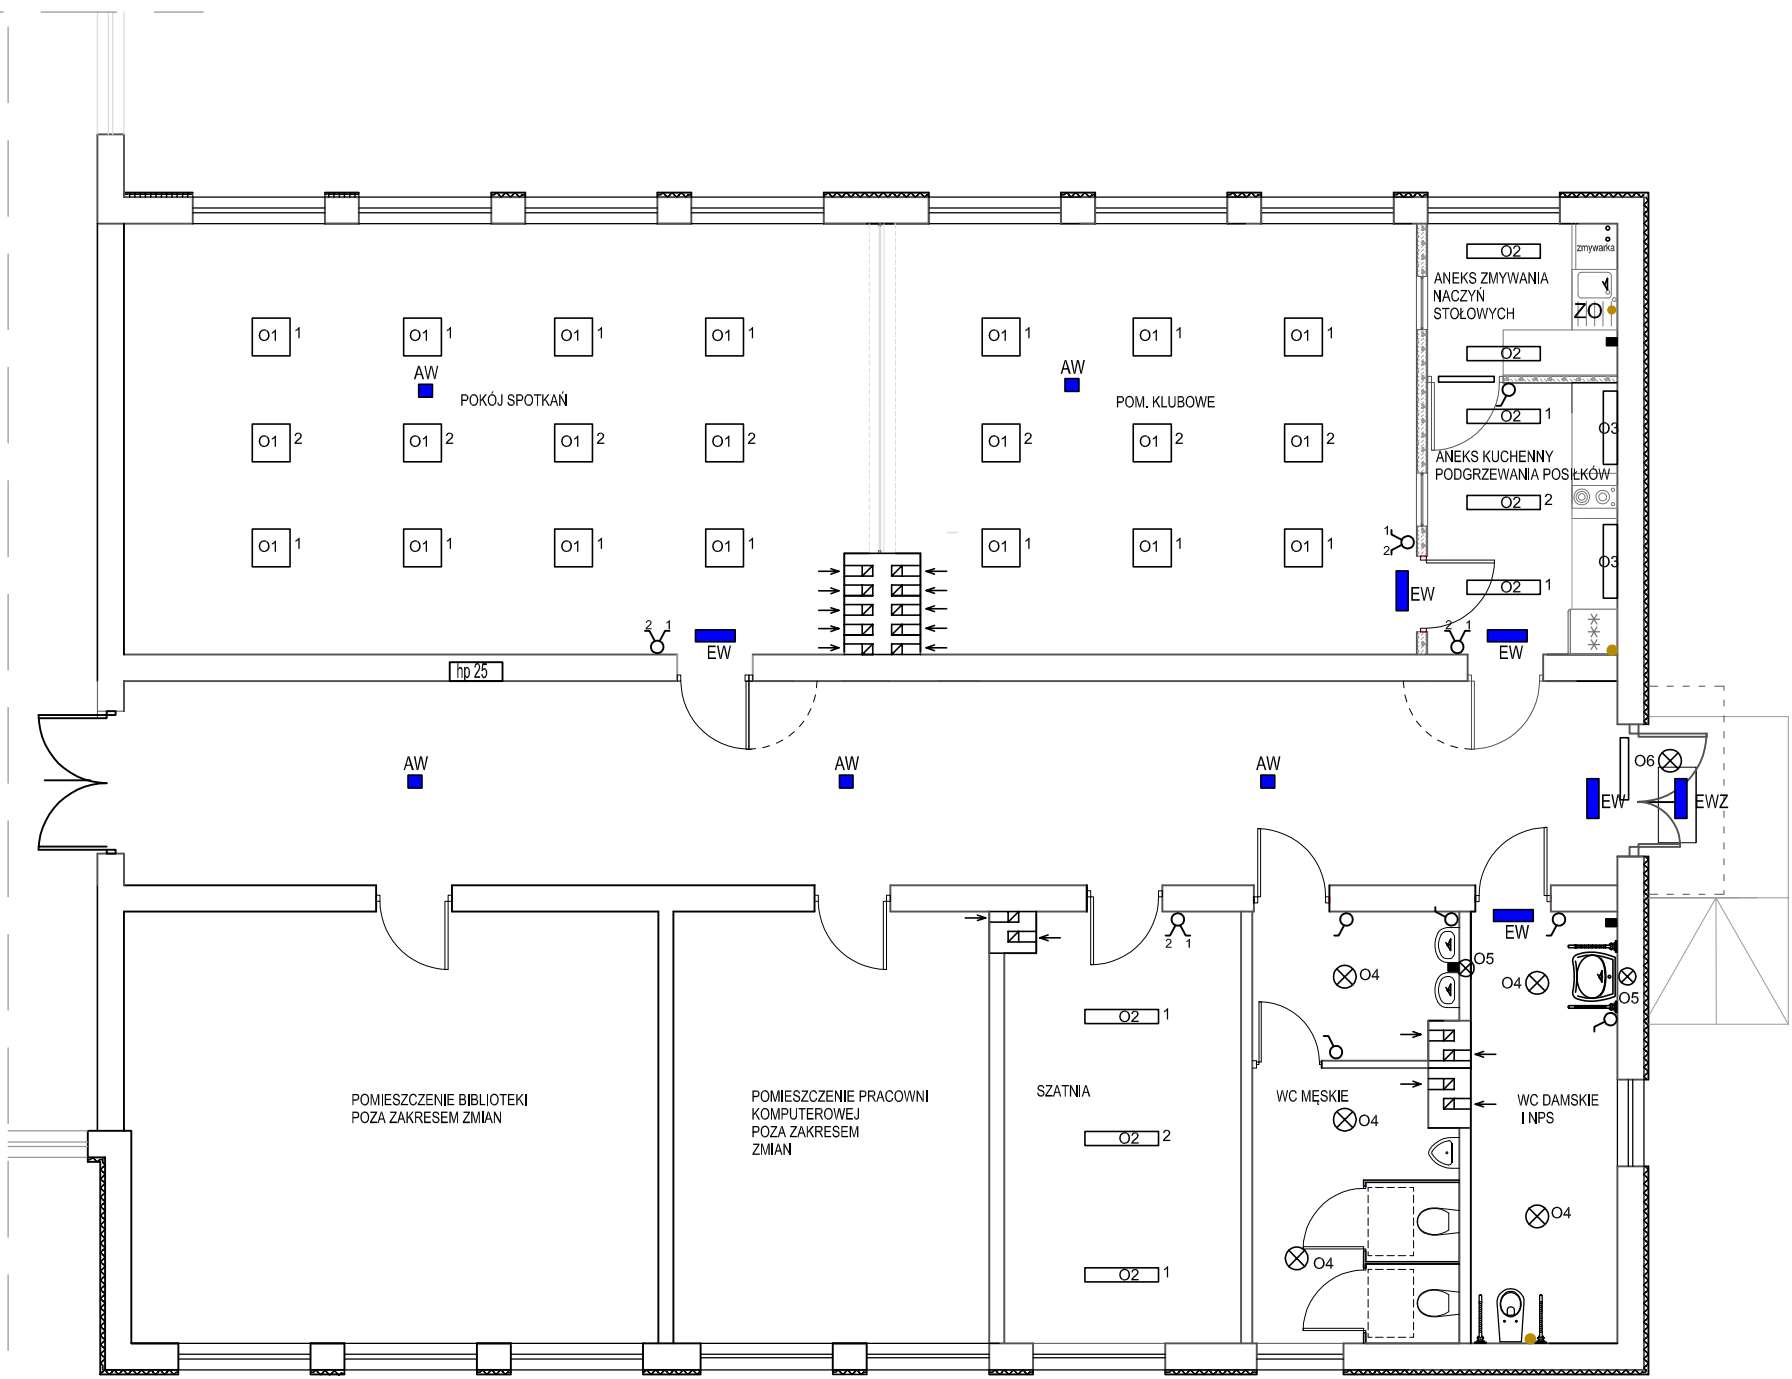

LEGENDA:

Do oświetlenia pomieszczeń zaprojektowano oprawy LED według tabeli:

Symbol	Strumień lm	Barwa K	Moc W	IP	Mocowanie	Uwagi
O1	3000	3000	35	20	nastropowe/sufit kasetonowy	panel LED 60x60 cm
O2	2000	4000	22	44	nastropowe	panel LED 120x30 cm
O3	x	4000	10	44	podszafkowe	listwa LED
O4	1500	4000	18	44	nastropowe	panel LED
O5	1000	4000	12	44	naścienne	nad umywalką
O6	800	4000	10	65	naścienne	z czujnikiem zmierzchu
AW	200	4000	10	44	nastropowe	awaryjna 1h
EW	200	4000	10	44	naścienne	ewakuacyjna 1h z piktogramem
EWZ	200	4000	10	65	naścienne	ewakuacyjna 1h z piktogramem

Temat: Przebudowa pomieszczeń Szkoły Podstawowej na potrzeby Świetlicy Wiejskiej w Żydowie				
Treść: Rzut parteru - instalacja oświetleniowa				
Inwestor: Gmina Polanów, ul. Wolności 4, 76-010 Polanów				
Opracował:	mgr inż. Andrzej Majkowski	58/W/98		marzec 2021
Projektant:	mgr inż. Maria Polak	UAN/N/7210/26/90		
Sprawdzający:	mgr inż. Piotr Halański	WKP/0243/POOE/15		Skala 1:100
Funkcja	Tytuł, imię, nazwisko	Nr uprawnień	Podpis	Rys. 1

DELTA

BIURO AUDYTORA ENERGETYCZNEGO

75-411 Koszalin

ul. Partyzantów 17

tel./fax:(094) 342 54 64

e- mail:bluroidelta@wp.pl