


Rzut parteru - instalacja wod-kan

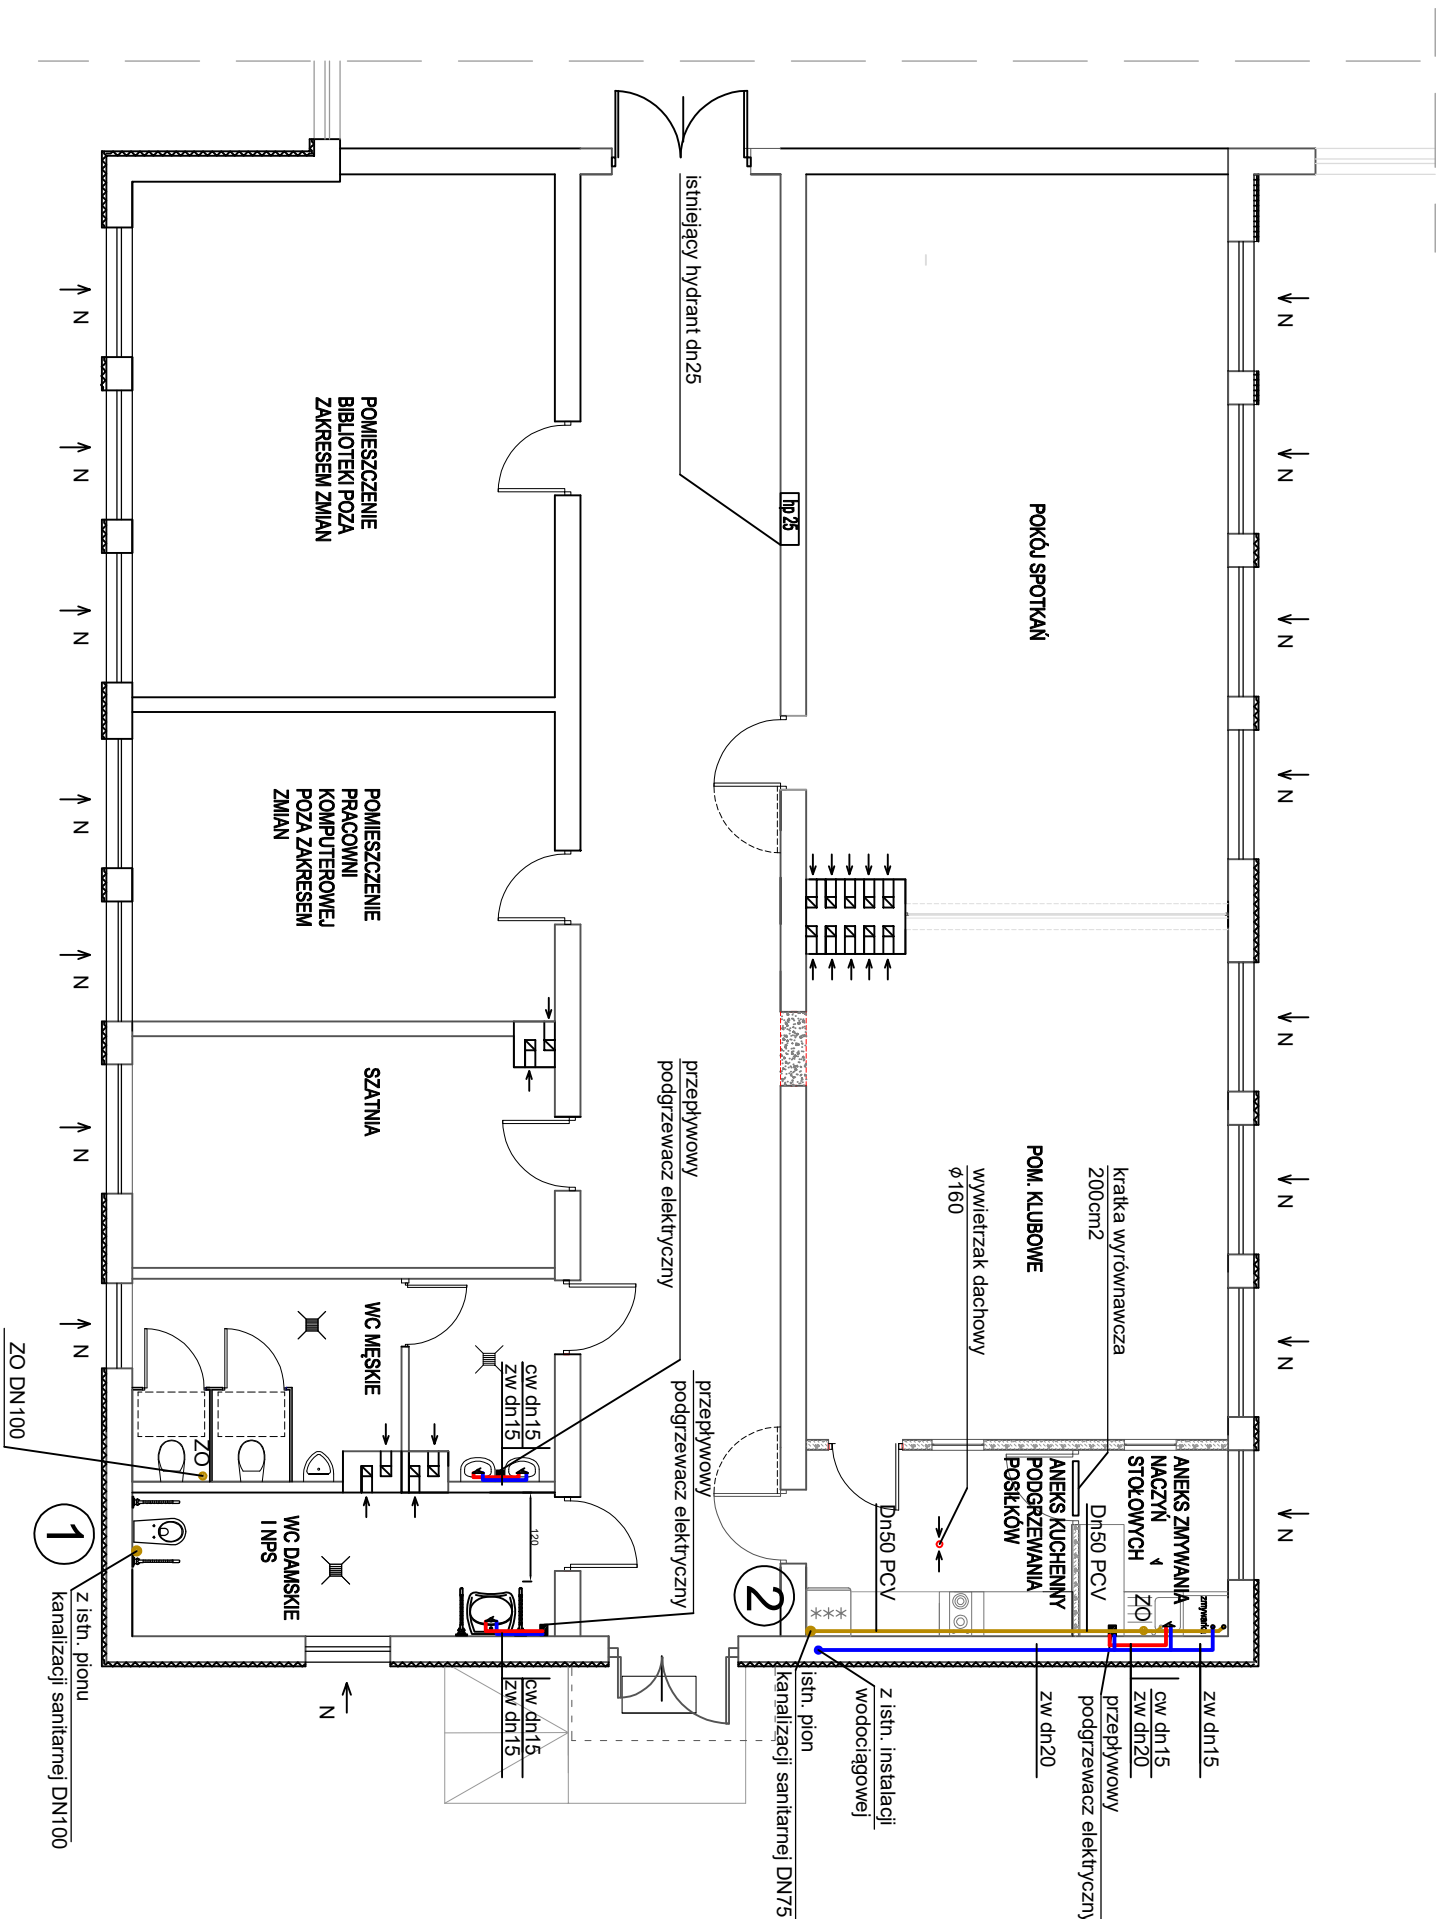

LEGENDA :

- Projektowana instalacja cw z rur stalowych ocynkowanych
- Projektowana instalacja zw z rur stalowych ocynkowanych
- Projektowana instalacja kanalizacji sanitarnej
- Zawór odpowietrzający kanalizacji sanitarnej
- Przepływowy podgrzewacz elektryczny
- Automatyczny nawiewnik powietrza
- Pion kanalizacji sanitarnej

Temat: Przebudowa pomieszczeń Szkoły Podstawowej na potrzeby Świetlicy Wiejskiej w Żydowie			
Treść: Rzut parteru - instalacja wod.-kan.			
Inwestor: Gmina Polanów, ul. Wolności 4, 76-010 Polanów			
Projektant	mgr inż. Piotr Horków	ZAP/0130/PWBS/19	marzec 2021
Sprawdzający:	mgr inż. Ewa Horków	ZPNB-U/73427/2298	Skala 1:100
Funkcja	Tytuł, imię, nazwisko	Nr uprawnień	Podpis
			Rys. 1