


Rzut piwnic - instalacja c.o.

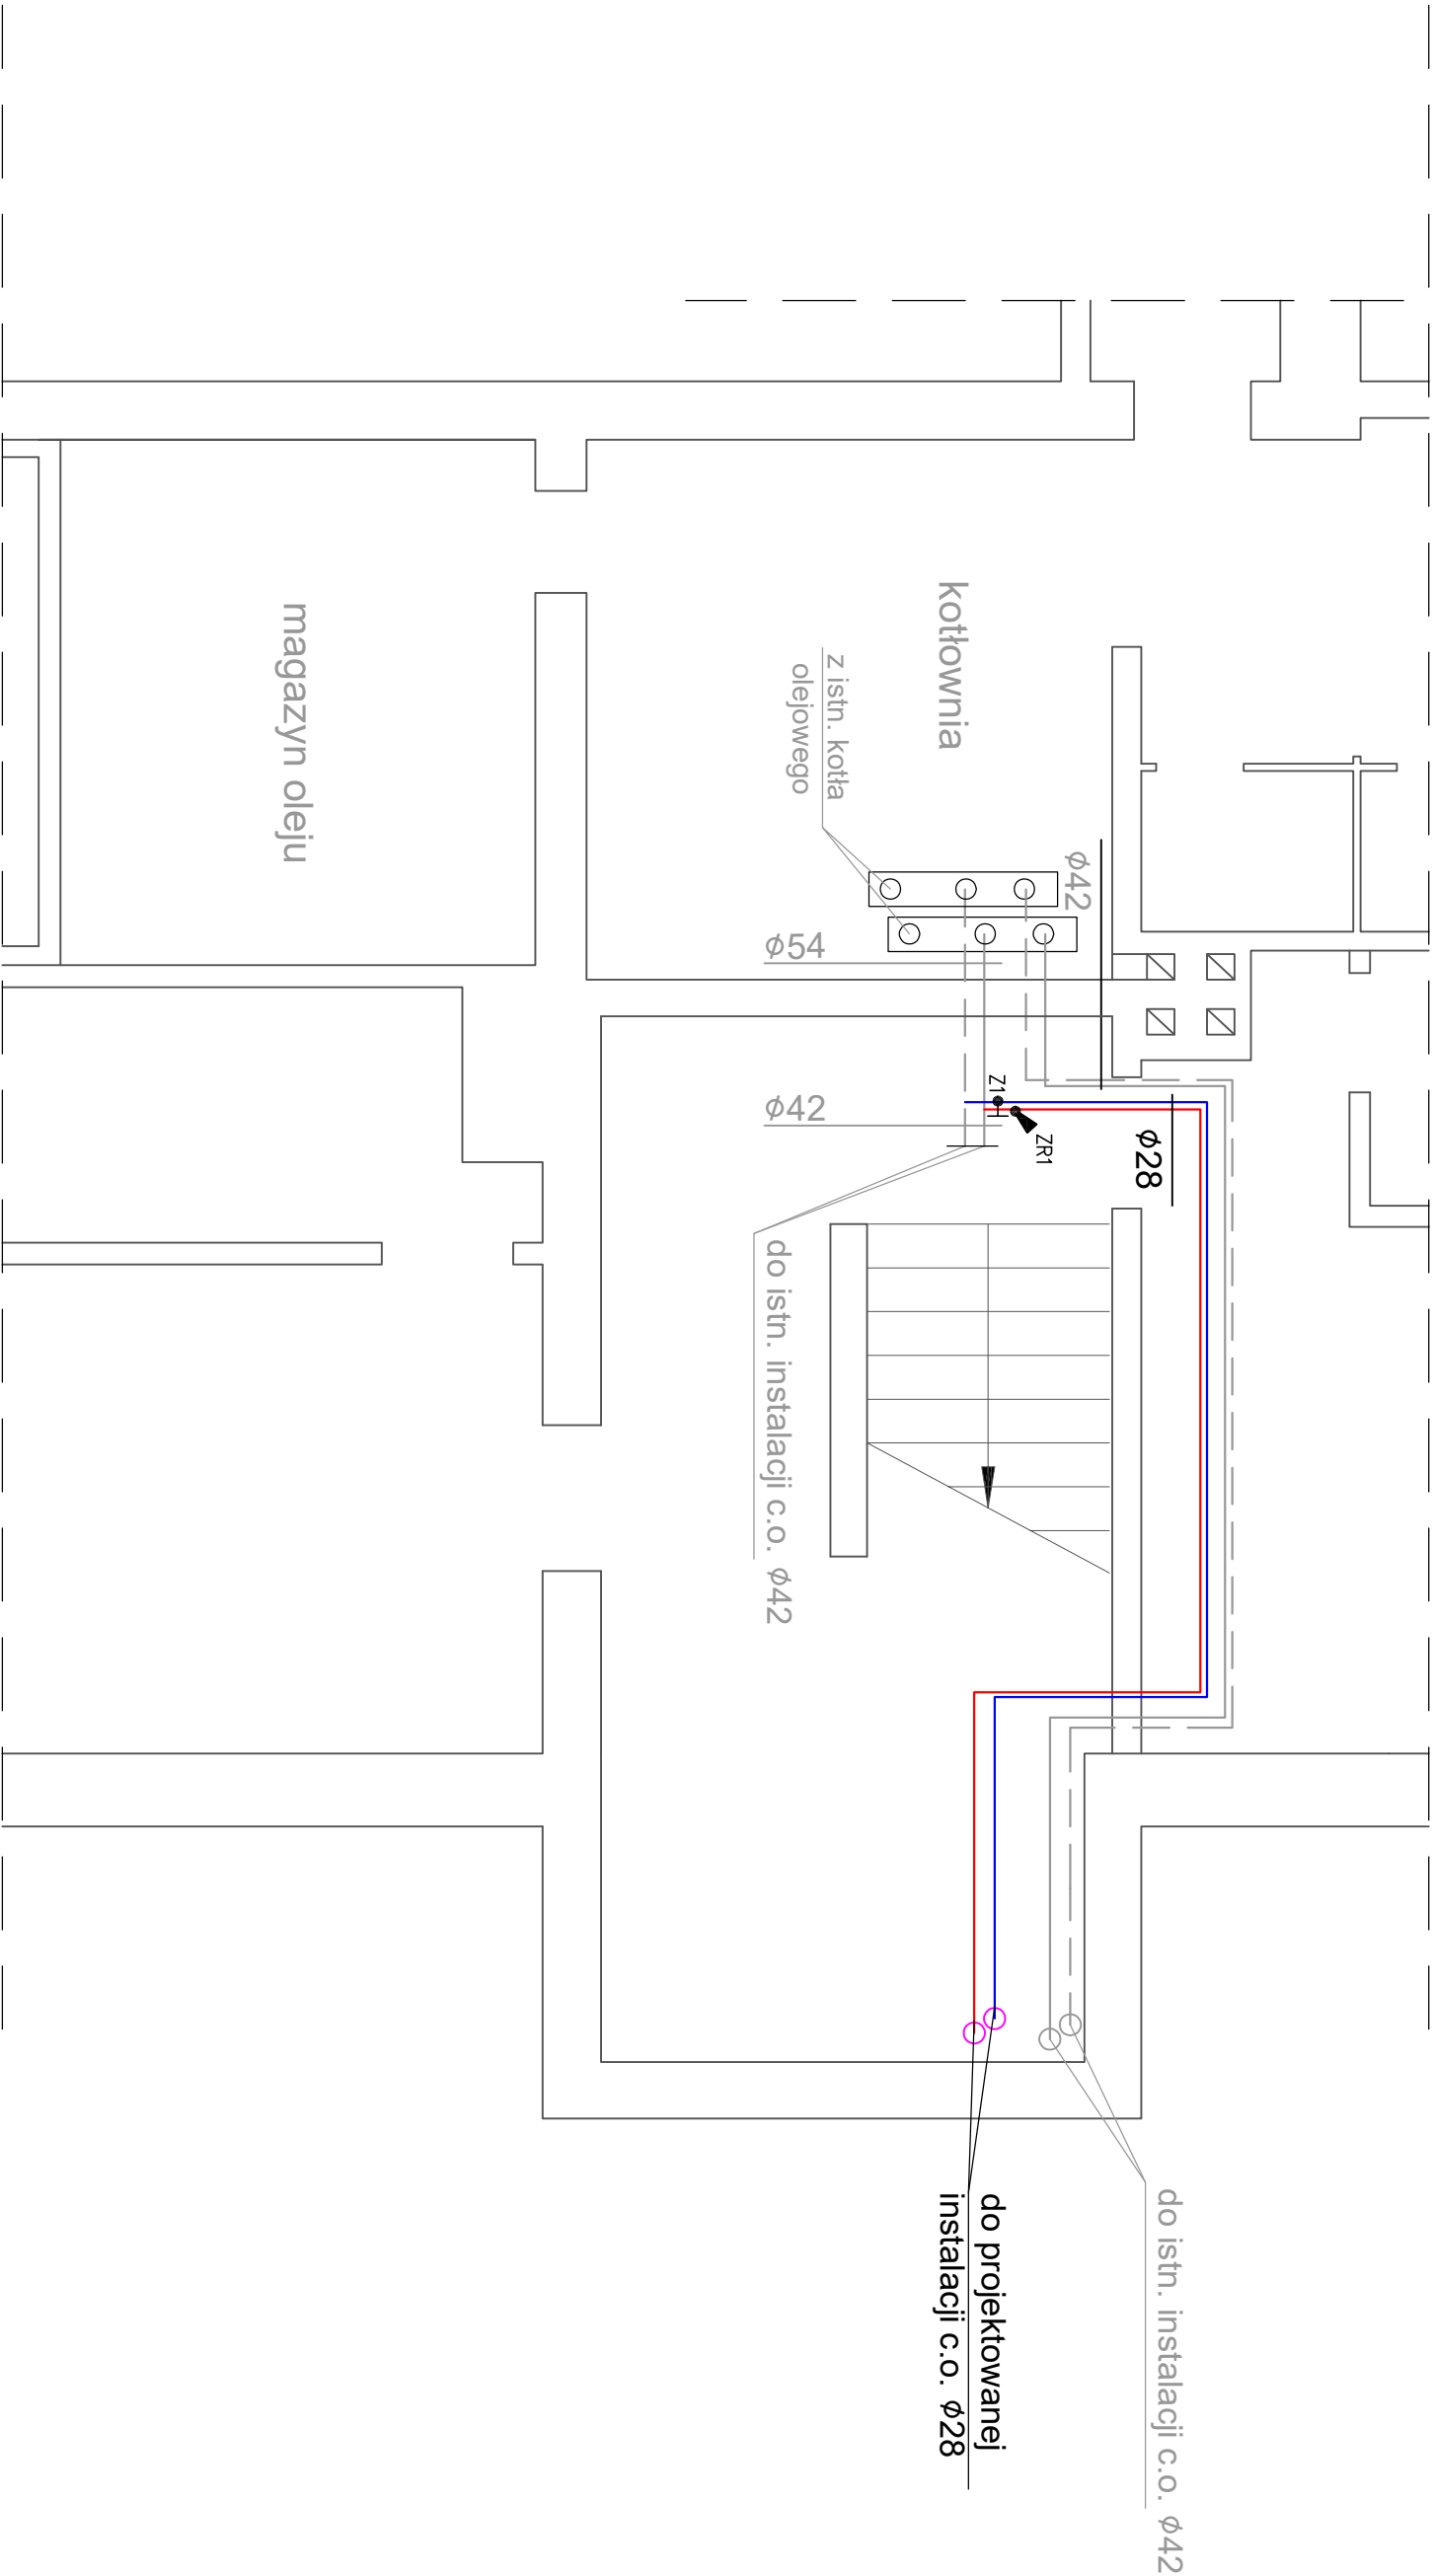

LEGENDA :

Istniejąca instalacja c.o. - przewód zasilania	Ø 28	średnica przewodu projektowanej instalacji c.o. ze stali cienkościennej
Istniejąca instalacja c.o. - przewód powrotu	Ø 42	średnica przewodu istniejącej instalacji c.o.
Projektowana instalacja c.o. - przewód zasilania z rur stalowych cienkościennych	ZR1	zawór regulacyjny przepływu i ciśnienia dn 25
Projektowana instalacja c.o. - przewód powrotu z rur stalowych cienkościennych	Z1	zawór kulowy odcinający dn 25
numer pomieszczenia wraz z projektowaną temperaturą		
lokalizacja pionu c.o.		

Temat: Przebudowa pomieszczeń Szkoły Podstawowej na potrzeby Świetlicy Wiejskiej w Żydowie				BUREAU AUDYTORIA ENERGETYCZNEGO DELTA	
Treść: Rzut piwnic - instalacja c.o.					
Inwestor: Gmina Polanów, ul. Wolności 4, 76-010 Polanów					
Projektant:	mgr inż. Piotr Horków	ZAP/0130/PWBS/19		marzec 2021	
Sprawdzający:	mgr inż. Ewa Horków	ZPNB-U/73427/22/98			Skala 1:100
Funkcja	Tytuł, imię, nazwisko	Nr uprawnień	Podpis		Rys. 2
				75-411 1 Koszalin ul. Partyzantów 17 tel./fax: (094) 342 54 64 e-mail: biurodelta@wp.pl	