


Rzut parteru - instalacja c.o.

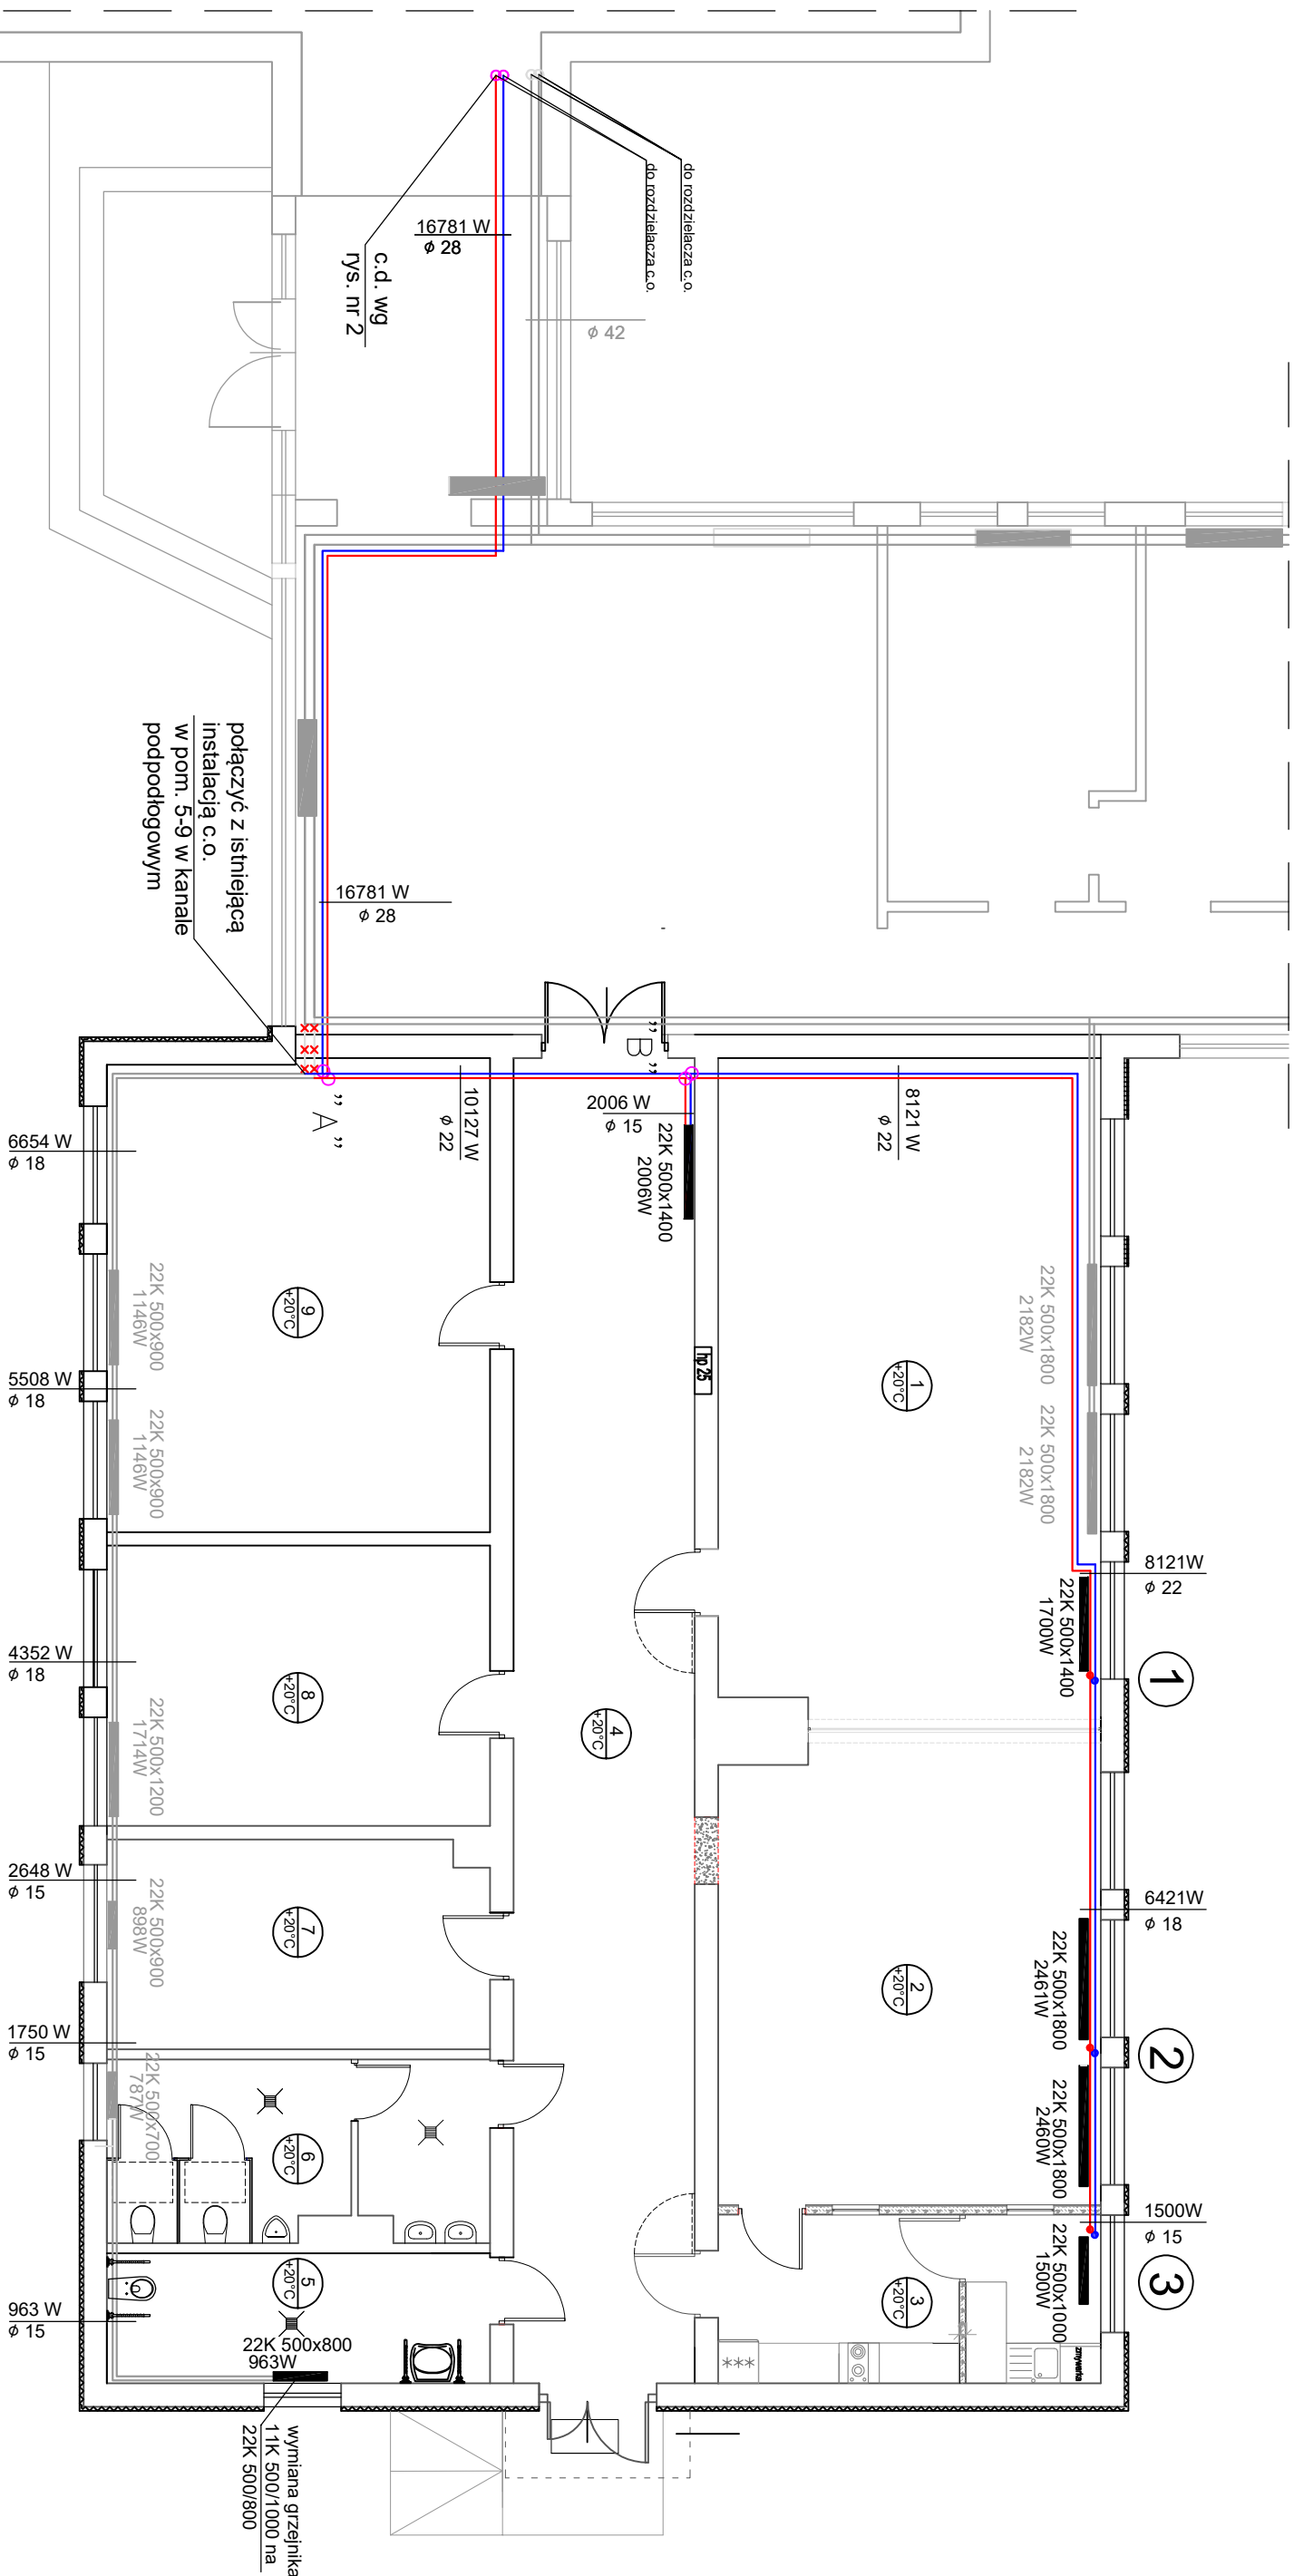

Temat: Przebudowa pomieszczeń Szkoły Podstawowej na potrzeby Świetlicy Wiejskiej w Żydowie				
Treść: Rzut parteru - instalacja c.o.				
Inwestor: Gmina Polanów, ul. Wolności 4, 76-010 Polanów		marzec 2021		
Projektant	mgr inż. Piotr Horków	ZAP/0130/PWBS/19		
Sprawdzający:	mgr inż. Ewa Horków	ZPNB-U/73427/22/98		Skala 1:100
Funkcja	Tytuł, imię, nazwisko	Nr uprawnień	Podpis	Rys. 3