



Szczegół obudowy szachtów instalacyjnych

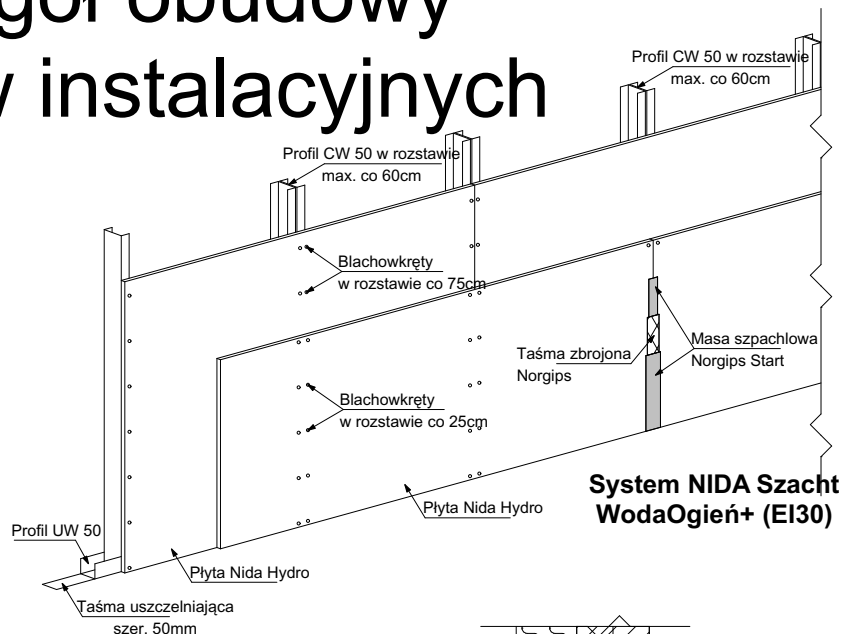

Szczegół wentylacji nawiewnej piwnic

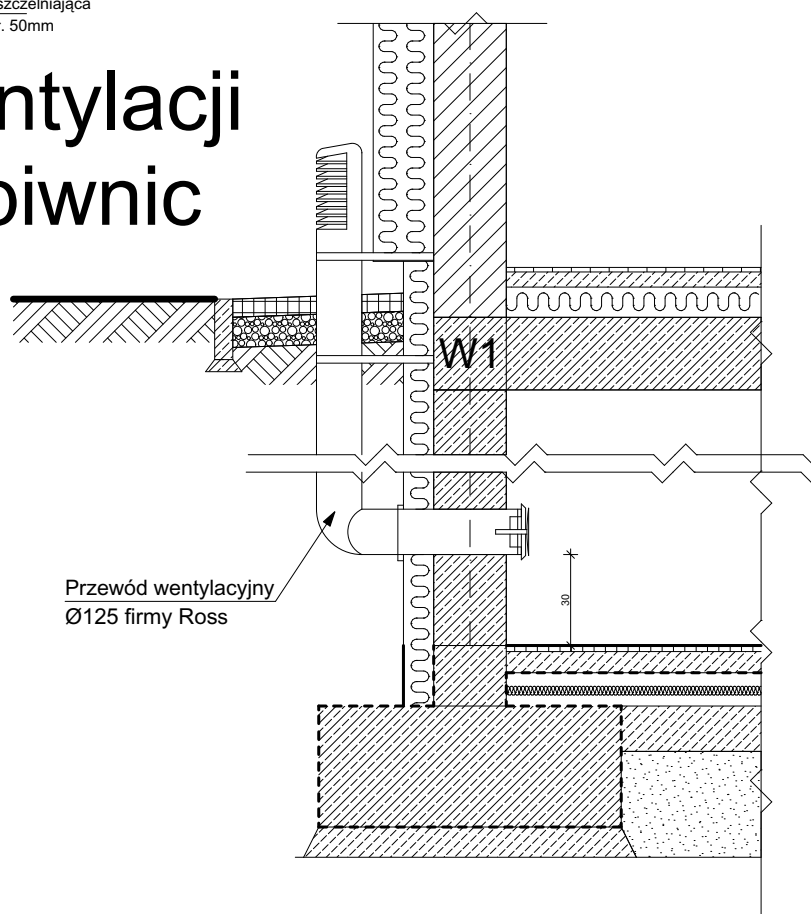

Nazwa obiektu	Budynek mieszkalny wielorodzinny NR 2		Nr Rys.	AM2/15
Przedmiot (tytuł)	Szczegóły - okładzina szachtów, wentylacja nawiewna piwnic		Projektował: mgr inż. arch. Mikołaj Krajewski upr. nr. A/PB/8300/153/83 do projektowania w specjalności architektonicznej bez ograniczeń	Sprawił: mgr inż. arch. Jan Drzazga upr. nr. A/PB/8300/240/83 do projektowania w specjalności architektonicznej bez ograniczeń
Adres:	woj. ZACHODNIOPOMORSKIE, powiat KOSZALIŃSKI, gmina POLANÓW, obręb ewidencyjny 0002, działka nr 11/66.		Data 09.2022r.	Skala 1:25
Investor	Gmina Polanów ul. Wolności 4 76-010 Polanów		Branda Architektura	ATM BIURO PROJEKTOWE
Układ projektów:	· ATM Projektowanie Anna i Tomasz Molenda Spółka Cywilna ul. Zwycięstwa 40/70, 75-037 Koszalin			