


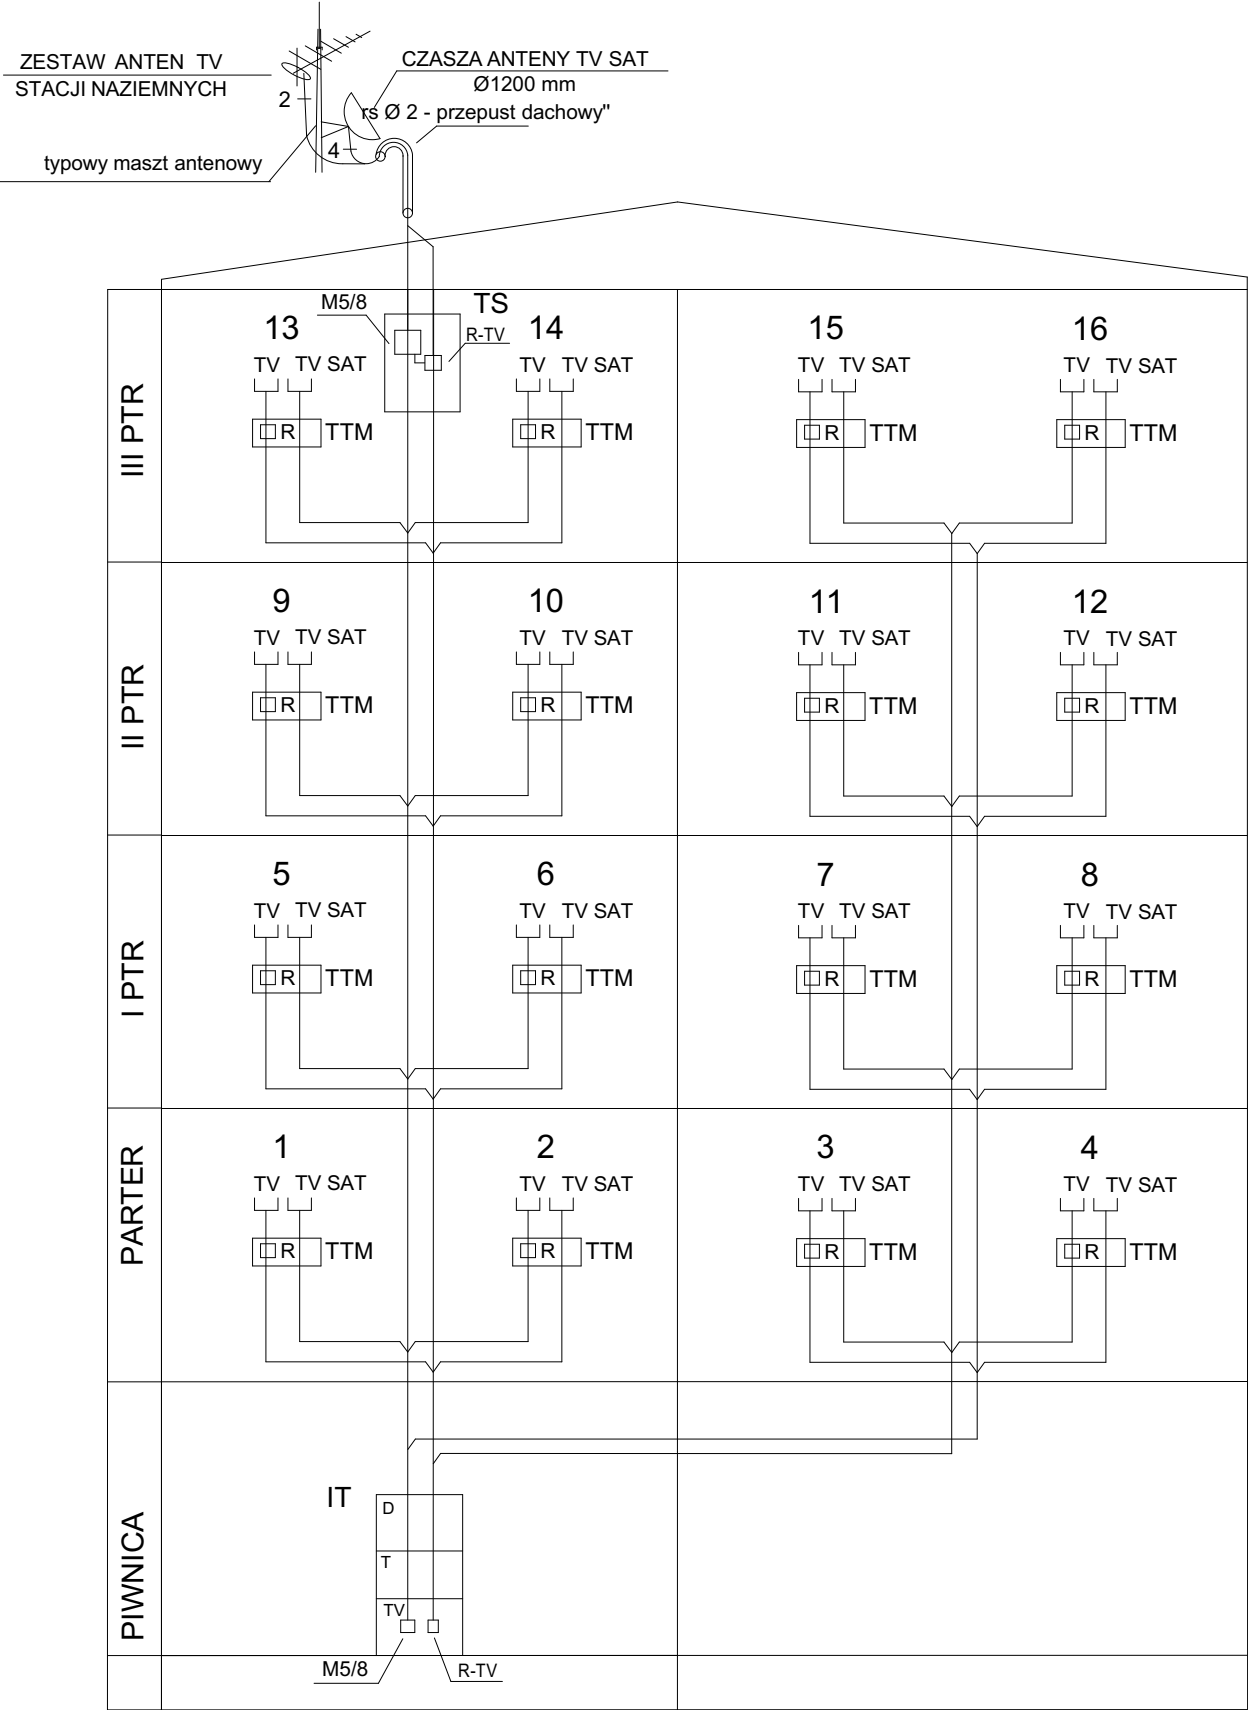

1÷ 16 - NR MIESZKAŃ

M5/4,M5/8 - MULTISWICH

R-TV - WZMACNIACZ, ROZGAŁĘŻNIK

INSTAL. TV STACJI NAZIEMNYCH

TTM - TABLICA TELEKOMUNIKACYJNA

MIESZKANIA

UWAGA:

- INSTALACJA RTV SAT ZAPEWNIĄ LOKATOROWI

PODŁĄCZENIE DEKODERA WYBRANEGO OPERATORA

BEZ STOSOWANIA INDYWIDUALNEJ CZASZY.

- NA ETAPIE WYKONANIA ROZWAŻYĆ MOŻLIWOŚĆ

DOPROWADZENIA DO MIESZKANIA SYGNAŁU

TV SAT (NAGRYWANIE) - 2 x RG6.

IŁOŚĆ GNIAZD TVSAT W MIESZKANIACH
PODANO NA RYSUNKACH SZCZEGÓŁOWYCH
INSTALACJI MIESZKAŃ

Nazwa obiektu	Budynek mieszkalny wielorodzinny NR 2		Nr Rys.	EM2/8
Przedmiot (tytuł)	Schemat ideowy Tablica TV SAT		mgr inż. Łukasz Nieczkowski upr. nr. ZAP/0243/PWBE/15 do projektowania w specjalności instalacji elektrycznych bez ograniczeń	mgr inż. Grzegorz Pawłowski upr. nr. ZAP/0164/PWOE/06 do projektowania w specjalności instalacji elektrycznych bez ograniczeń
Adres	woj. ZACHODNIPOMORSKIE, powiat KOSZALIŃSKI, gmina POLANÓW, obręb ewidencyjny 0002 działka nr 11/66.		Data 09.2022r.	Skala 1:100
Investor	Gmina Polanów ul. Wolności 4 76-010 Polanów		Projektował:	ATM Projektowanie Anna i Tomasz Molenda Spółka Cywilna ul. Zwycięstwa 40/70, 75-037 Koszalin