


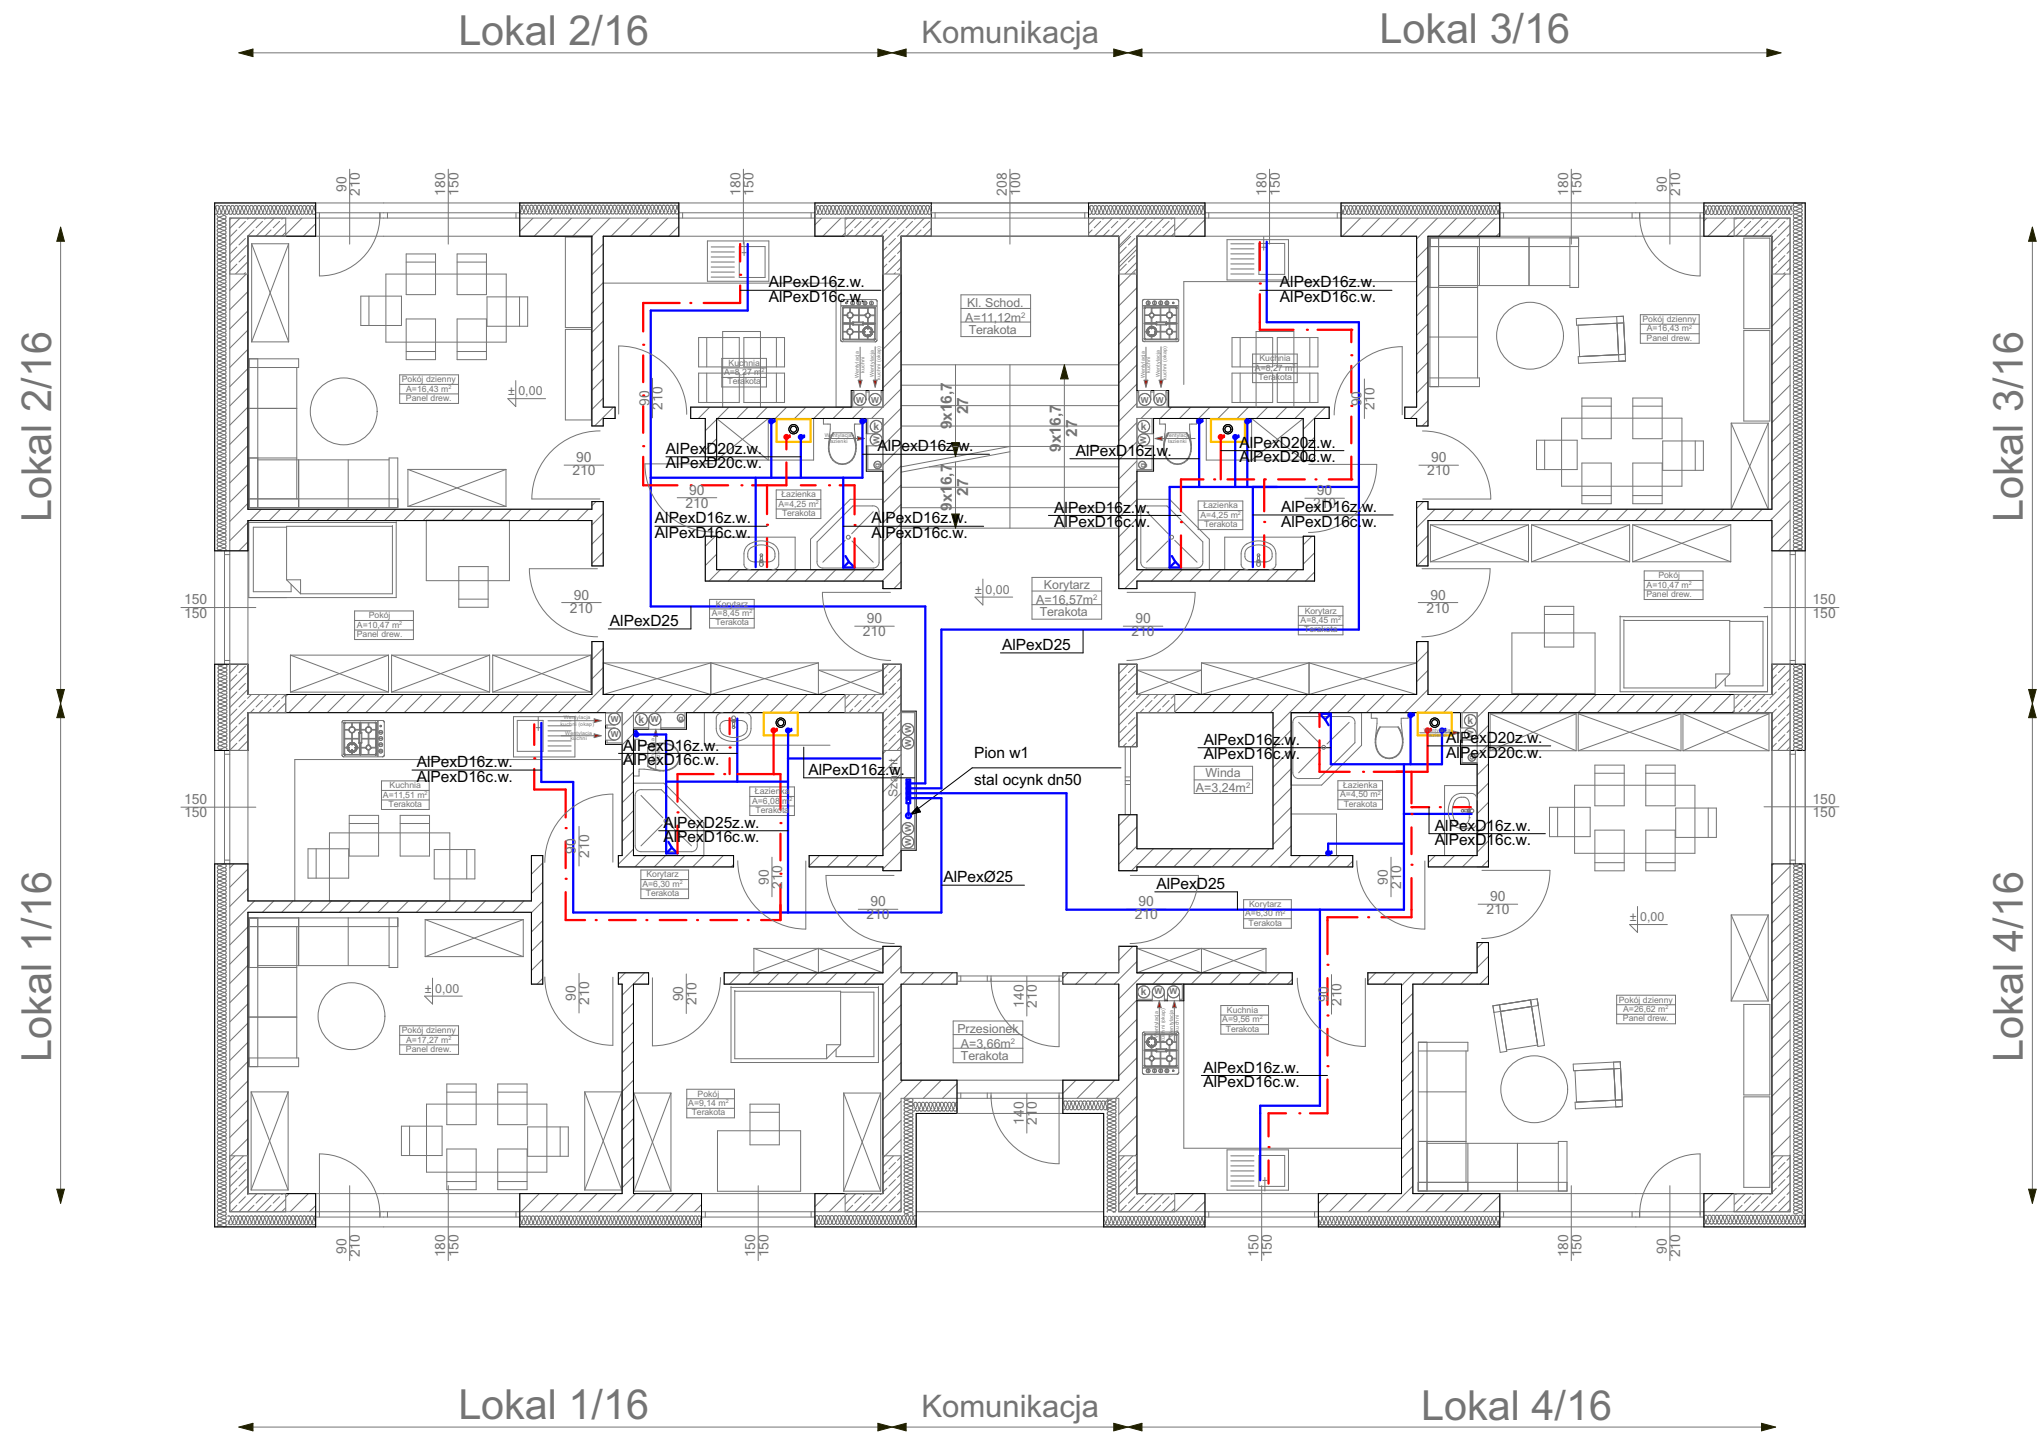

- Legenda:
- instalacja wody użytkowej ciepłej
 - instalacja wody użytkowej zimnej

Nazwa obiektu	Budynek mieszkalny wielorodzinny NR 2		Nr Rys.	IS2/8
Przedmiot (tytuł)	INSTALACJA WODY UŻYTKOWEJ - RZUT PARTERU		Projektował: mgr inż. Stefan Ciupak upr. nr. ZAP/0197/POOS/11 do projektowania bez ograniczeń w specjalności instalacyjnej w zakresie sieci, instalacji urządzeń cieplnych, wentylacyjnych, gazowych, wodociągowych i kanalizacyjnych	Sprawił: mgr inż. Katarzyna Anna Ciupak upr. nr. ZAP/0089/POOS/13 do projektowania bez ograniczeń w specjalności instalacyjnej w zakresie sieci, instalacji urządzeń cieplnych, wentylacyjnych, gazowych, wodociągowych i kanalizacyjnych
Adres:	woj. ZACHODNIOPOMORSKIE, powiat KOSZALIŃSKI, gmina POLANÓW, obręb ewidencyjny 0002, działka nr 11/66.		Data 09.2022r.	Skala 1:100
Inwestor	Gmina Polanów ul. Wolności 4 76-010 Polanów		Bransza Instalacje Sanitarne	Logo ATM Projektowanie Anna i Tomasz Molenda Spółka Cywilna ul. Zwycięstwa 40/70, 75-037 Koszalin