


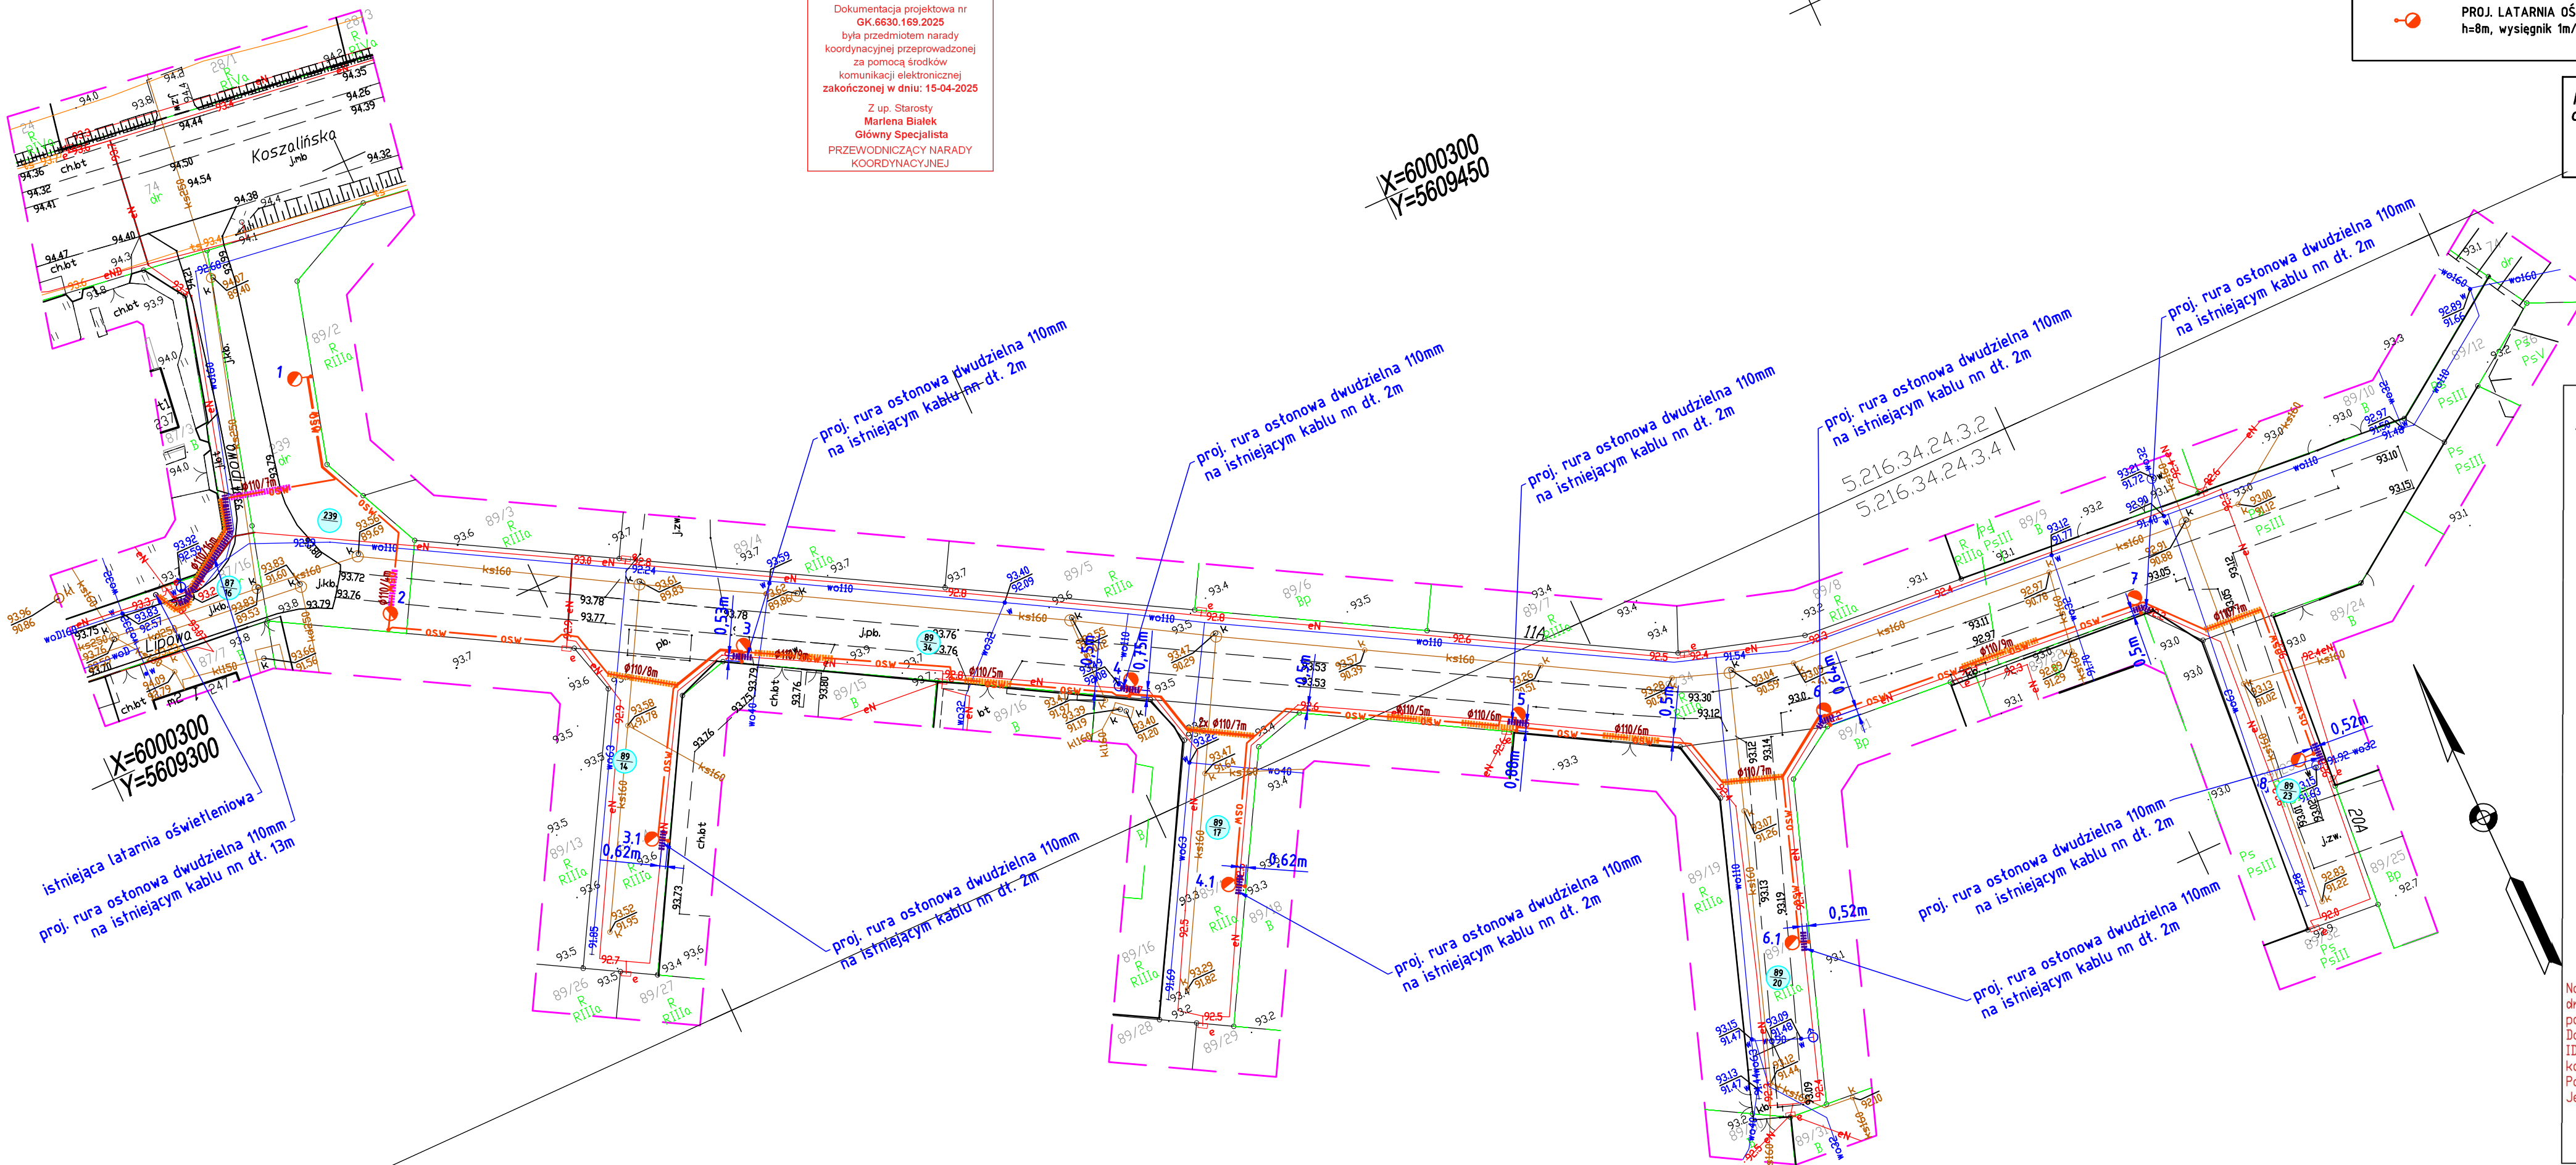

Starosta Koszaliński
Dokumentacja projektowa nr
GK.6630.169.2025
była przedmiotem narady
koordynacyjnej przeprowadzonej
za pomocą środków
komunikacji elektronicznej
zakończona w dniu: 15-04-2025

Z up. Starosty
Mariena Białek
Główny Specjalista
PRZEWODNICZĄCY NARADY
KOORDYNACYJNEJ

potwierdzam zgodność mapy do
celów projektowych z oryginałem

TOMASZ HIBNER

- UWAGI:**
Równolegle z kablami prowadzić bednarkę ocynkowaną Fe/Zn 25x4.
Do bednarki przyłączyć wszystkie stupy.
- LEGENDA**
- PROJ. KABEL OŚWIETLENIOWY
 - PROJ. RURA OŚTONOWA - WYKOP OTWARTY
 - PROJ. RURA OŚTONOWA - PRZECISK
 - PROJ. LATARNIA OŚWIETLENIOWA
h=8m, wysięgnik 1m/5°, oprawa typu LED 38,8W

STANLUKS s.c.				ul. Izaaka Newtona 6D/XI ptr 60–161 Poznań tel. kom. 508 243 620, 502 720 550 NIP: 7792512592 REGON: 385245401 e-mail: biuro@stanluks.pl www.stanluks.pl	
Inwestor	Gmina Polanów ul. Wolności 4, 76-010 Polanów				
Nazwa inwestycji	Budowa elektroenergetycznej sieci oświetleniowej 0,4kV w ul. Lipowej w Polanowie				
Treść rysunku	Plan sytuacyjny. Oświetlenie drogowe.				
Stadium	Projekt wykonawczy				
Branża	Elektryczna			DATA	NR RYS.
Projektował	Tomasz Hibner	1-2/25	WKPR212POOE/19	01.2025	NK-1
Opracował	Łukasz Gnaciński			SKALA	
				1:500	
Sprawdzał	Jakub Wróblewski		WKPR255POOE/15		

MAPA DO CELÓW PROJEKTOWYCH
ARKUSZ 1(1)
Jednostka ewidencyjna: Polanów - Miasto [320906_4]
Obręb ewidencyjny: Polanów 4 [0004]
Działka nr: 87/16, 239, 89/34, 89/12, 89/14, 89/17, 89/20, 89/23
Mapa w układzie współrzędnych „PL-2000/5”
Układ wysokości: EVRS2007
Sekoje mapy: 5.216.34.24.3.2, 5.216.34.24.3.4
SKALA: 1:500
Obszar opracowania: [zaznaczony obszar]
Oznaczenie kancelaryjne pracy geodezyjnej: GK.6640.552.2025
Data opracowania: 25.03.2025 r.
*W zakresie pomiaru obciążeń służebnościami gruntowymi ujawnionymi w KW nie badano.
*Nie wyklucza się istnienia w terenie geodezyjnej sieci uzbrojenia terenu, o której brak było informacji branżowych oraz dotychczas nie była przedmiotem inwentaryzacji powykonawczej.
Jednostka wykonawstwa i podpis osoby reprezentujące ją
PRUGEO
Usługi Geodezyjne Andrzej Prusik
ul. Wiosenna 20; 75-900 Koszalin
tel. 667123689; prugeo.geodezja@gmail.com
NIP: 6721830143, REGON: 364395108
Geodeta Uprawniony
mgr inż. Andrzej Prusik
Upr. zaw. nr 22689 (1,4)
Na podstawie art.12b punkt 5a Ustawy Prawo geodezyjne i kartograficzne z dnia 17.05.1989r. (Dz.U. z 2021r.poz. 1990), niniejszym oświadczam, iż dokumentacja powstała w wyniku prac geodezyjnych, zgłoszonych w Powiatowym Ośrodku Dokumentacji Geodezyjnej i Kartograficznej w Koszalinie pod numerem ID: GK.6640.552.2025 została przyjęta do państwowego zasobu geodezyjnego i kartograficznego dnia 25.03.2025 r.
Powyższe zostało potwierdzone protokołem nr GK.6640.552.2025_46531
Jestem świadomy odpowiedzialności karnej za złożenie fałszywego oświadczenia.
Andrzej Prusik
Elektroniecznie podpisany przez Andrzej Prusik
Data: 2025.04.01 08:43:48 +02'00'