


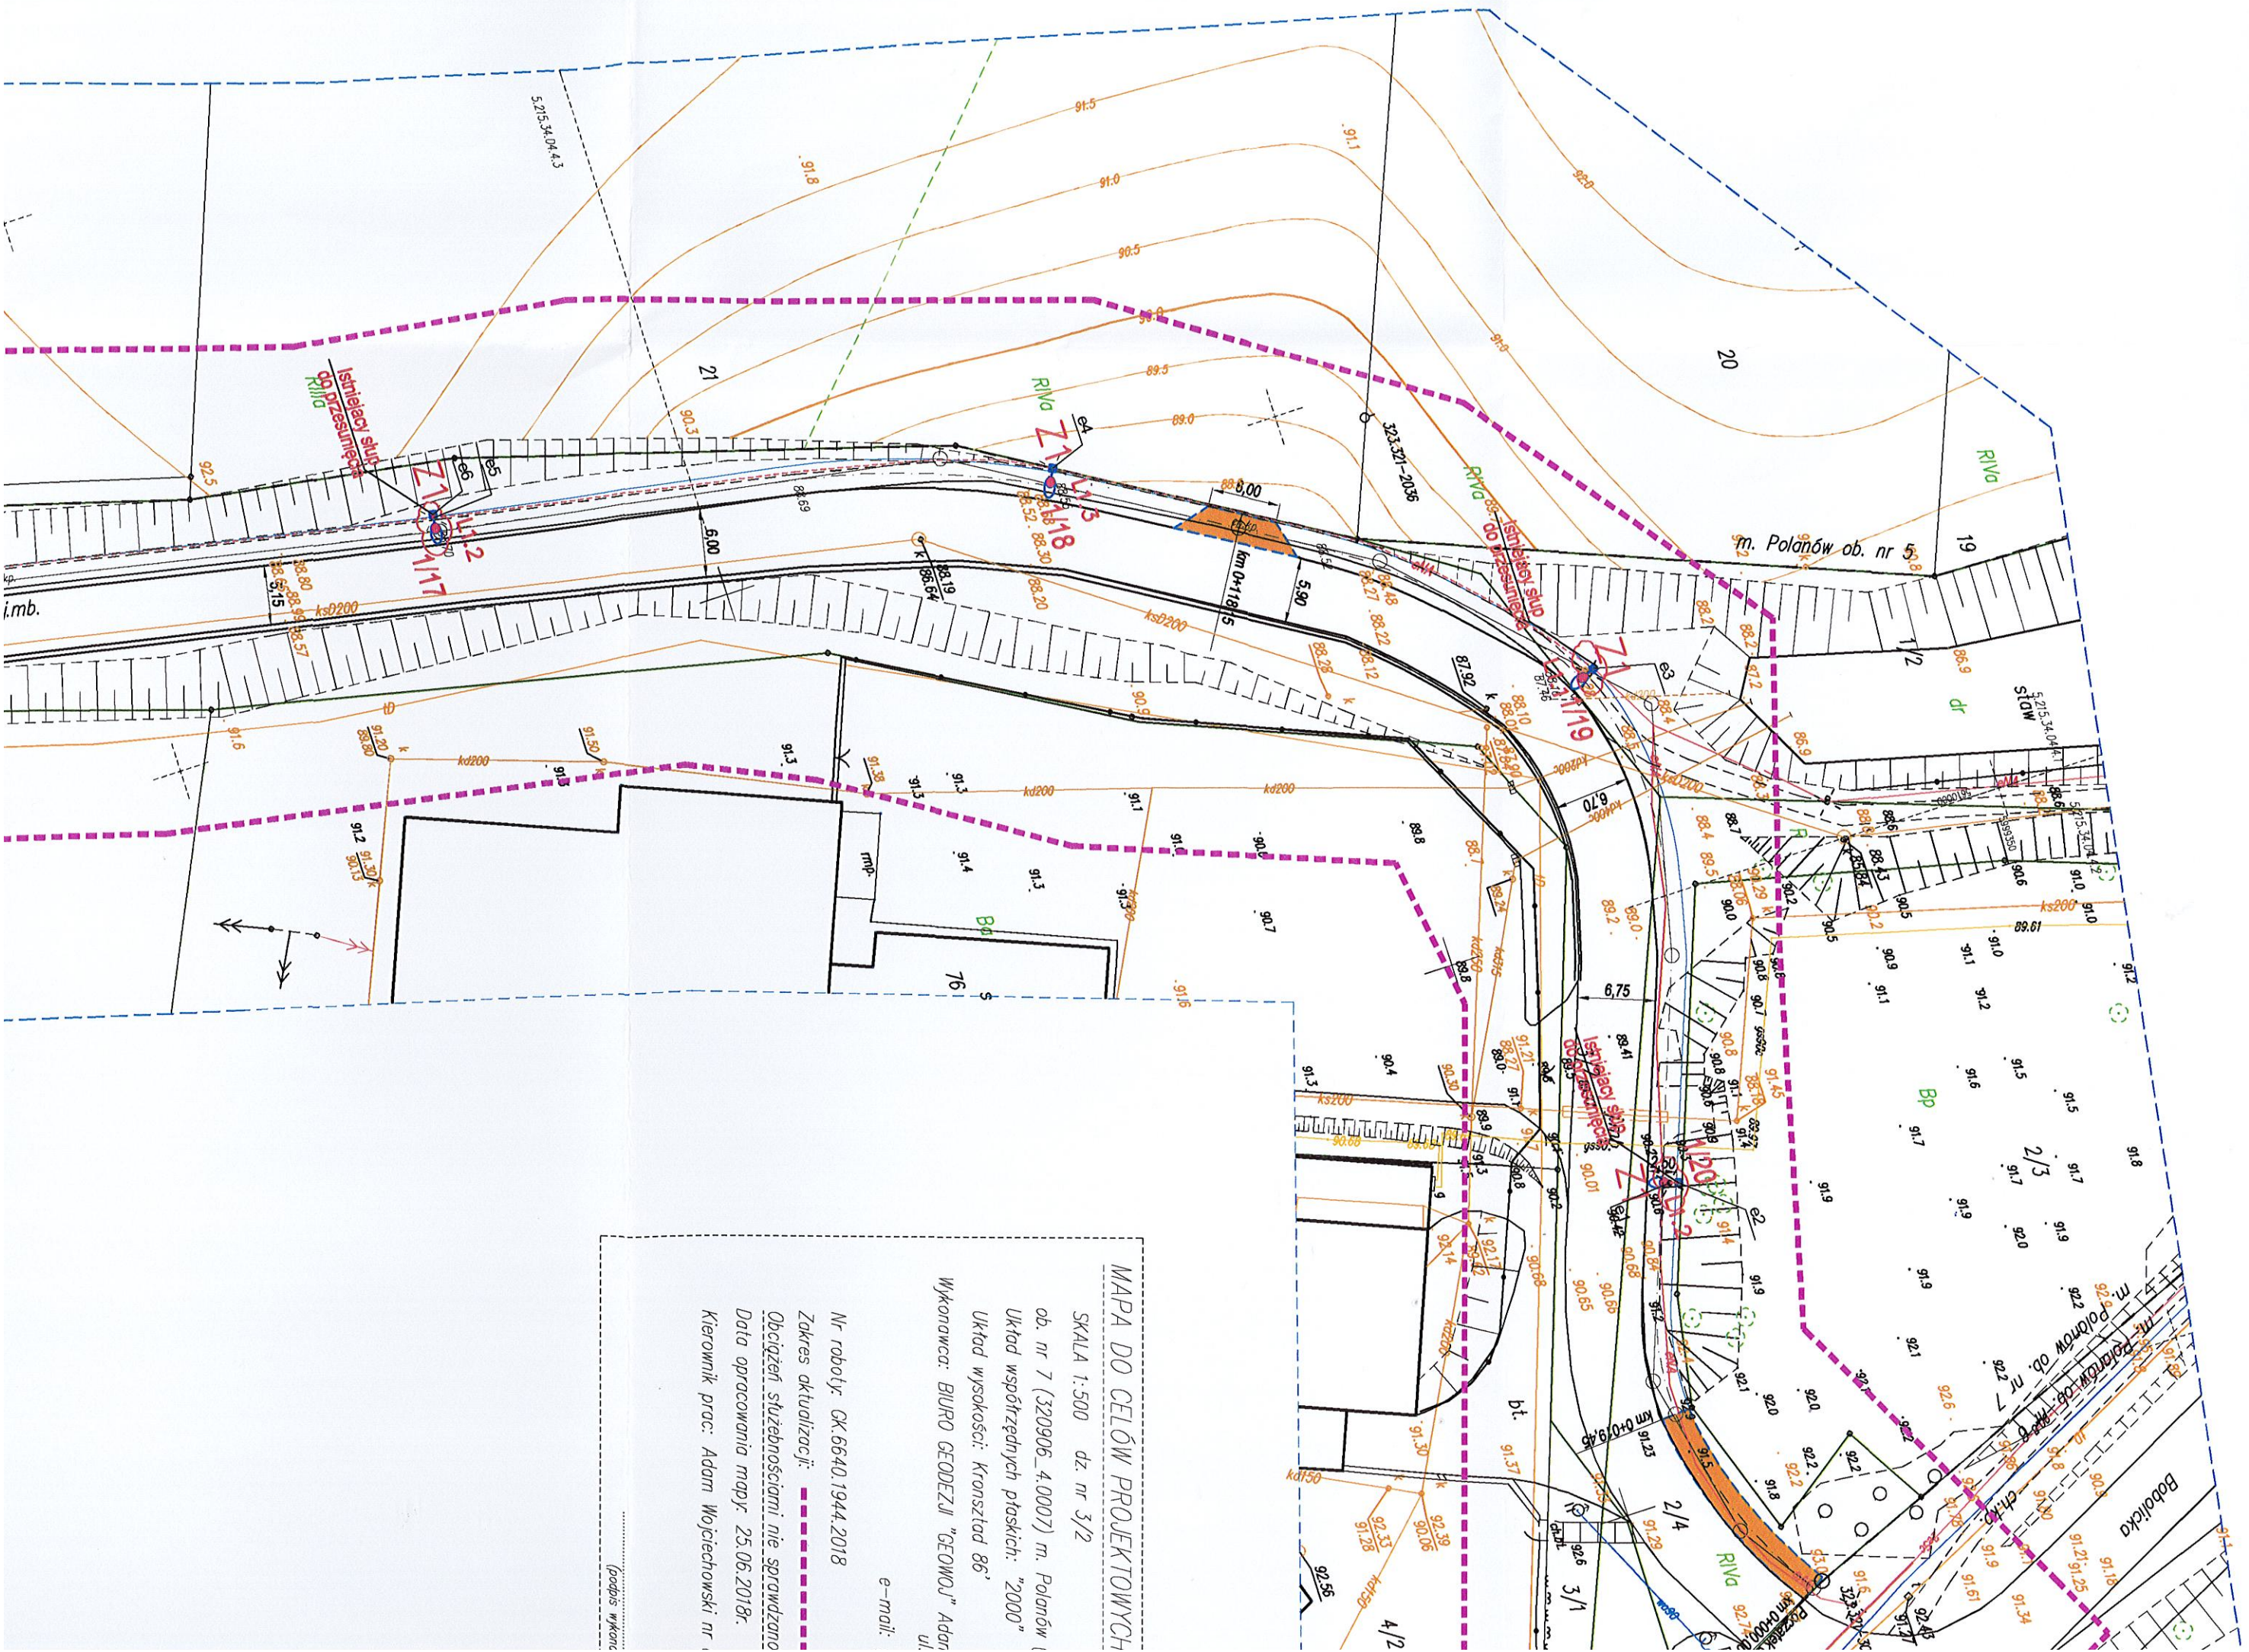

MAPA DO CELÓW PROJEKTOWYCH

SKALA 1:500 dz. nr 3/2

ob. nr 7 (320906_4.0007) m. Polanów

Układ współrzędnych płaskich: "2000"

Układ wysokości: Krasztad 86

Wykonawca: BIURO GEODEZJI "GEOWOJ" Adam

ul.

e-mail:

Nr roboty: GK.6640.1944.2018


Zakres aktualizacji:

Obciążen służebnościami nie sprawdzono

Data opracowania mapy: 25.06.2018r.

Kierownik prac: Adam Wojciechowski nr

..... (podpis wykonawcy)

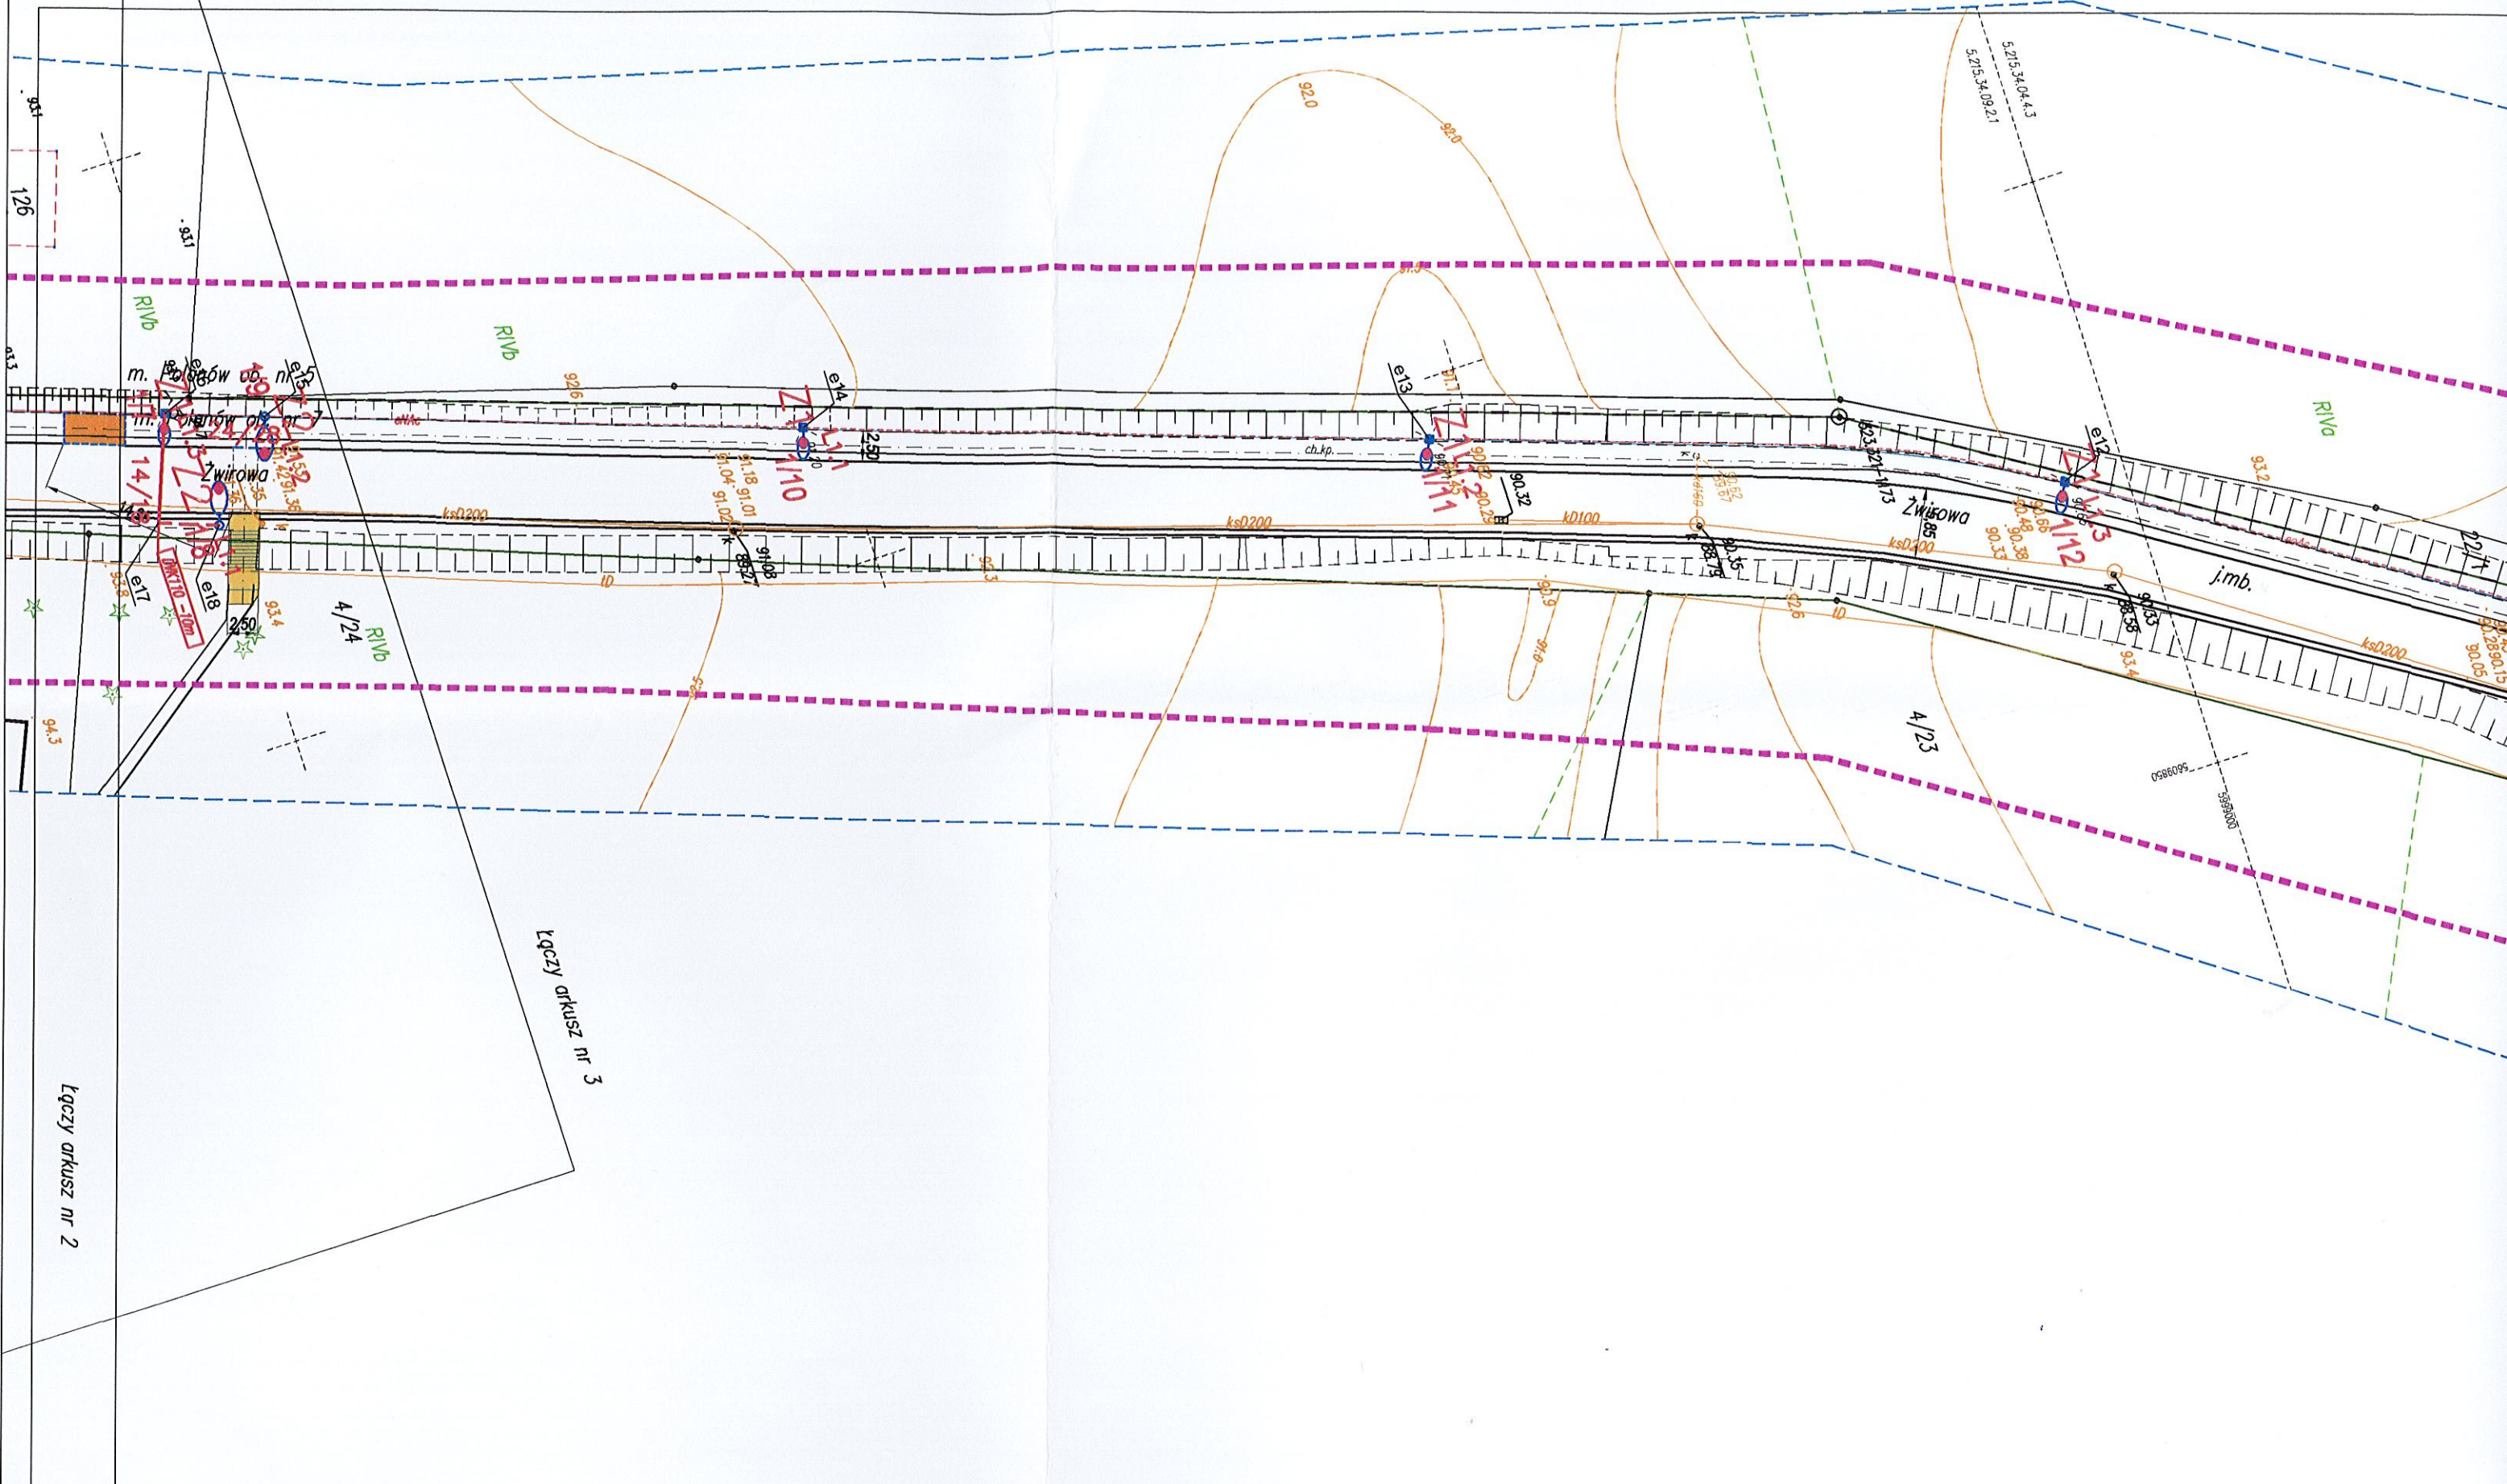

LEGENDA:

	Z1	Istniejąca oprawa na słupie na oprawę LED 60W/8
	Z2	Projektowana oprawa c na słupie 5m 2/150lm d
		Kabel elektroenergetyczny
		Rura ochronna
		Kabel elektroenergetyczny
	X	Elementy do demontażu
	34/38	Długość rowu długość
	5 L3	Nr słupa oznaczenia

INWESTOR	
TYTUŁ PROJEKTU	
TYTUŁ RYSUNKU	
PROJEKTOWAŁ	IME I
SPRAWDZIŁ	mgr inż. Woj
OPRACOWAŁ	inż. Adam B

Potwierdzam zgodę

Łączy arkusz nr 3

Łączy arkusz nr 2

MAPA DO CELÓW PROJEKTOWYCH

ARKUSZ 3(4)

SKALA 1:500 dz. nr 3/2

ob. nr 7 (320906_4.0007) m. Polanów (320906_4)

Układ współrzędnych płaskich: "2000"

Układ wysokości: Kronsztad 86'

Wykonawca: BIURO GEODEZJI "GEOWOJ" Adam Wojciechowski
ul. Maltańska 23 75-430 Koszalin
NIP 669 243 30 71
e-mail: geowoj@poczta.fm ; tel: 503 449 836

Nr roboty: GK.6640.1944.2018

Zakres aktualizacji: -----

Obciążenia służebnościami nie sprawdzano


Data opracowania mapy: 25.06.2018r.

Kierownik prac: Adam Wojciechowski nr upr. 22679 (1. 2)

(podpis wykonawcy)

LEGENDA:

	Z1	Istniejąca oprawa na słupie 5m-przeznaczona do wymiany na oprawę LED 60W 8600lm na istniejącym słupie
	Z2	Projektowana oprawa oświetleniowa LED 21W na słupie 5m 2150lm doświetlenie przejścia dla pieszych
		Kabel elektroenergetyczny niskiego napięcia
		Rura ochronna
		Kabel elektroenergetyczny w rurze ochronnej
		Elementy do demontażu
	34/38	Długość rowu/ długość kabla
	5 L3	Nr słupa oznaczenie fazy

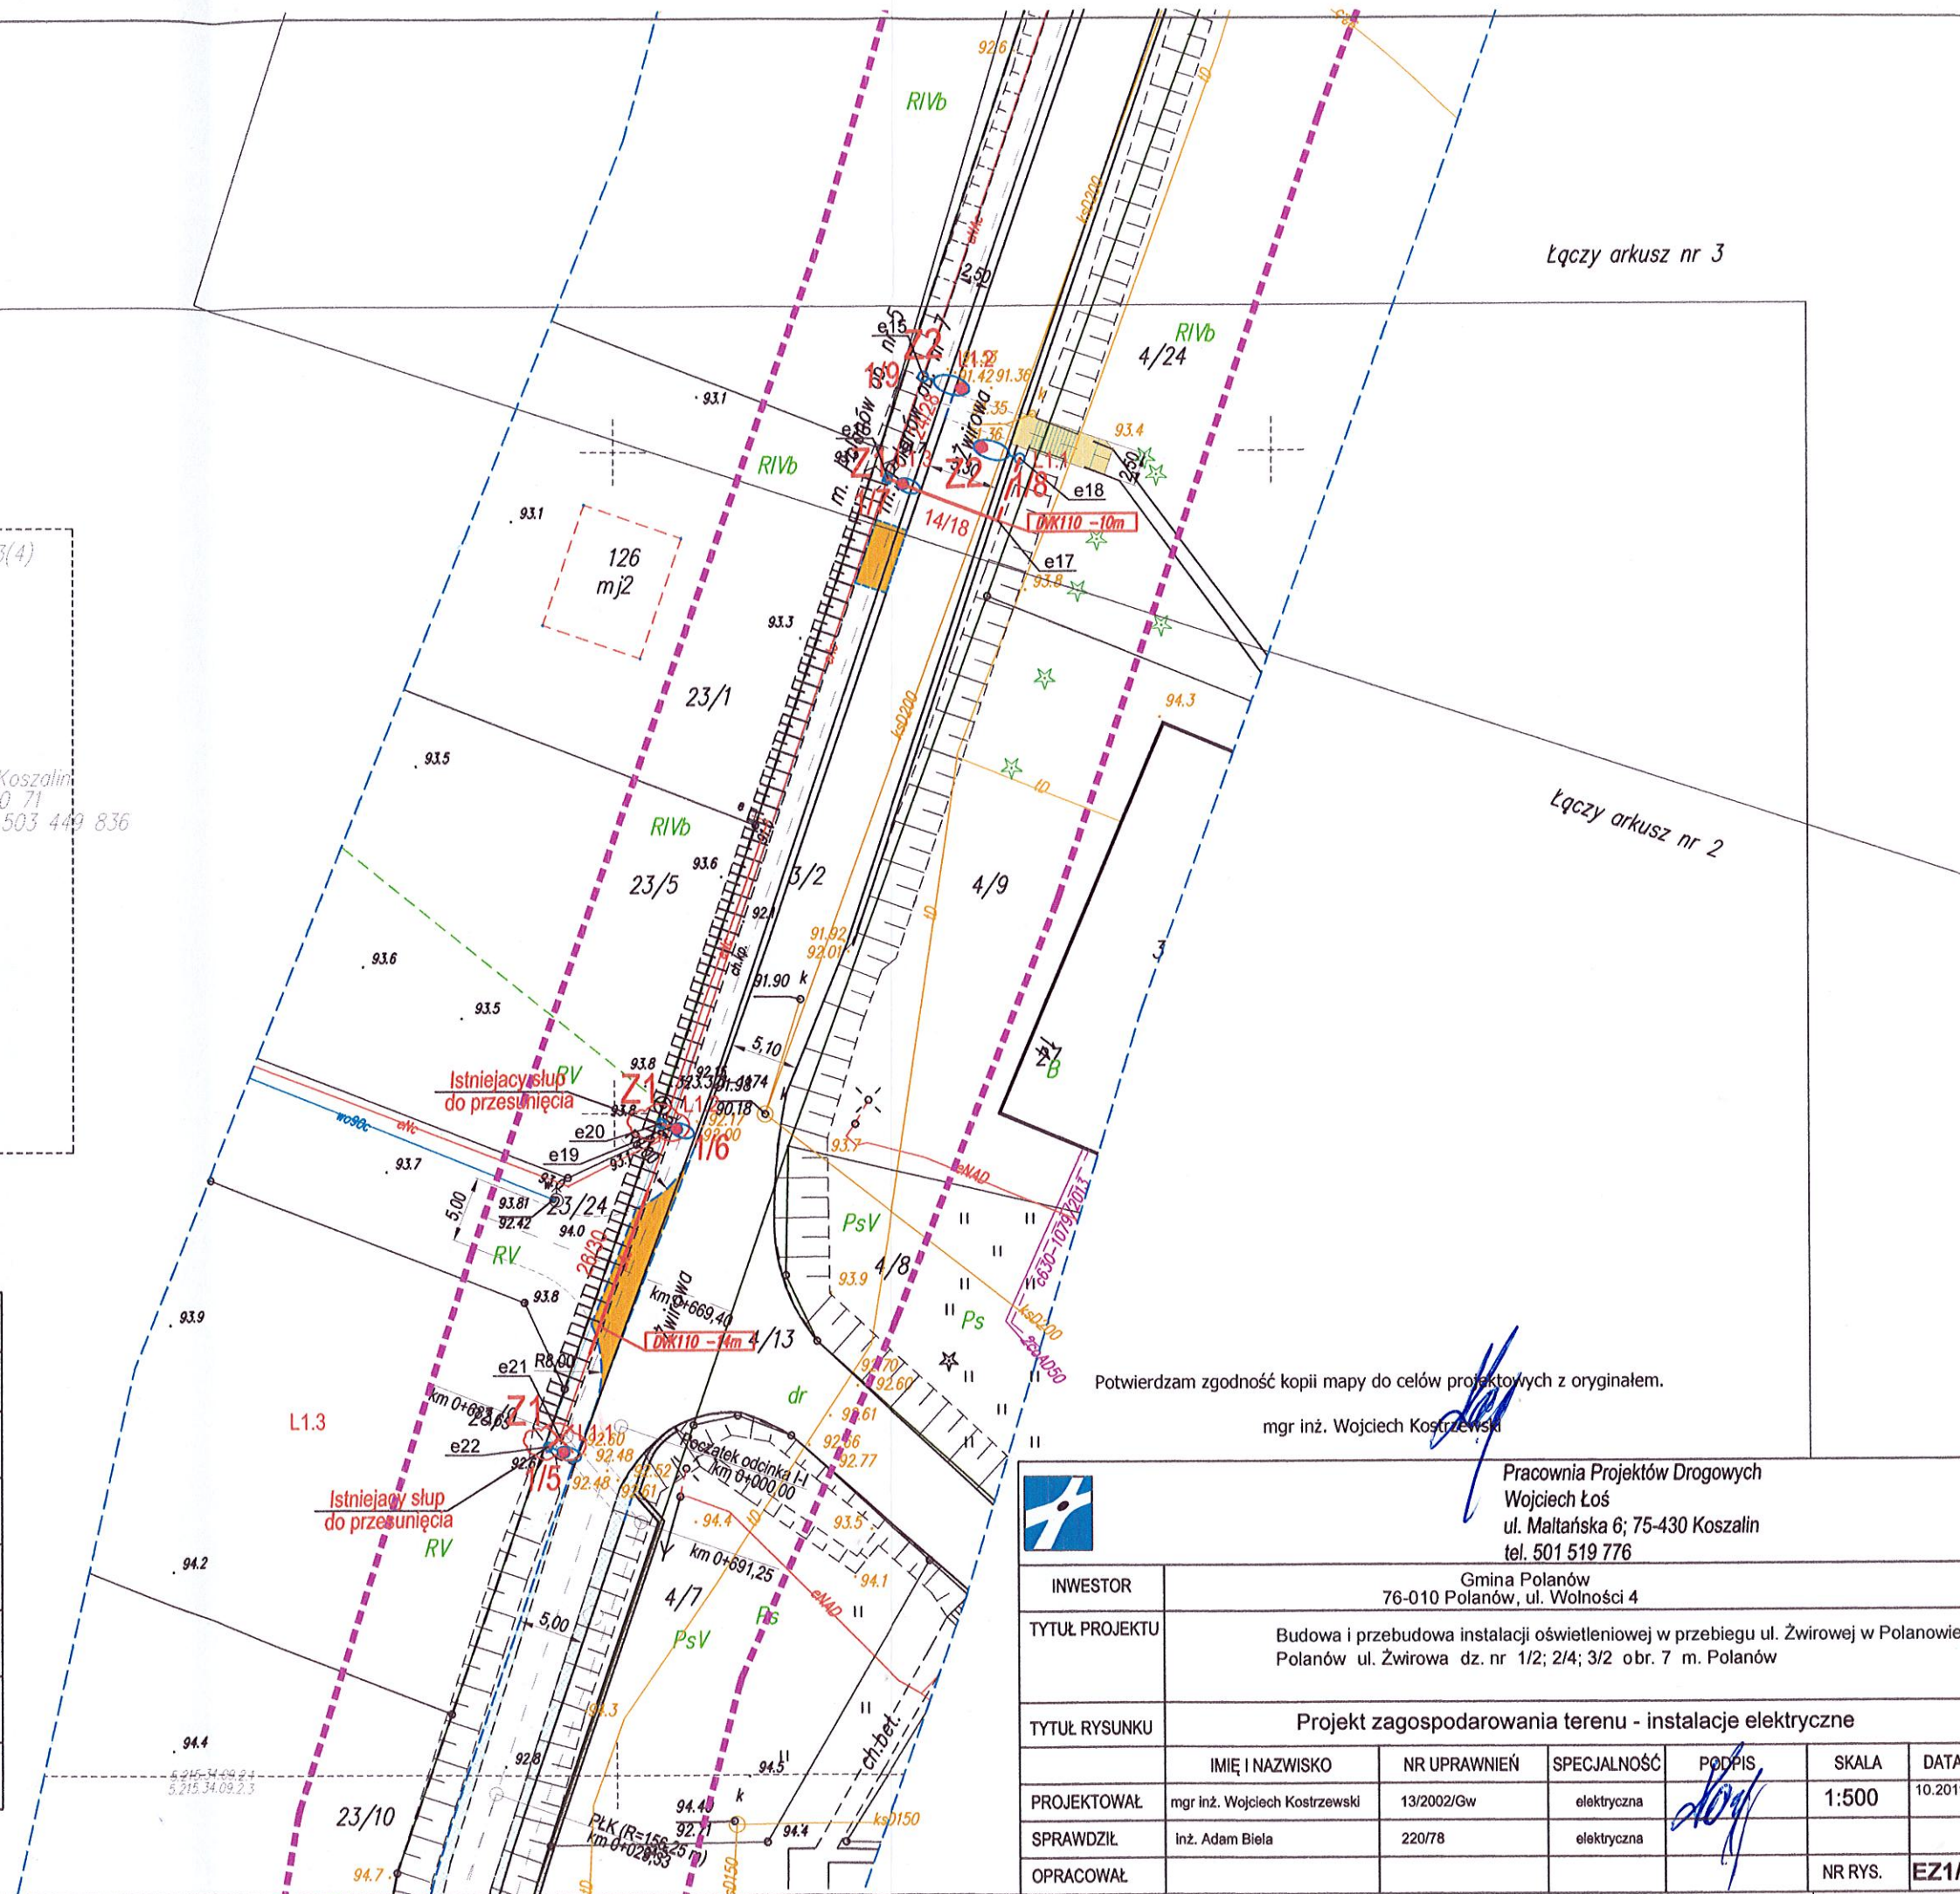

Potwierdzam zgodność kopii mapy do celów projektowych z oryginałem.

mgr inż. Wojciech Kostrzewski



Pracownia Projektów Drogowych
Wojciech Łoś
ul. Maltańska 6; 75-430 Koszalin
tel. 501 519 776

INWESTOR	Gmina Polanów 76-010 Polanów, ul. Wolności 4					
TYTUŁ PROJEKTU	Budowa i przebudowa instalacji oświetleniowej w przebiegu ul. Żwirowej w Polanowie. Polanów ul. Żwirowa dz. nr 1/2; 2/4; 3/2 obr. 7 m. Polanów					
TYTUŁ RYSUNKU	Projekt zagospodarowania terenu - instalacje elektryczne					
	IMIĘ I NAZWISKO	NR UPRAWNIEN	SPECJALNOŚĆ	PODPIS	SKALA	DATA
PROJEKTOWAŁ	mgr inż. Wojciech Kostrzewski	13/2002/Gw	elektryczna		1:500	10.2019
SPRAWDZIŁ	inż. Adam Biela	220/78	elektryczna			
OPRACOWAŁ					NR RYS.	EZ1/2