


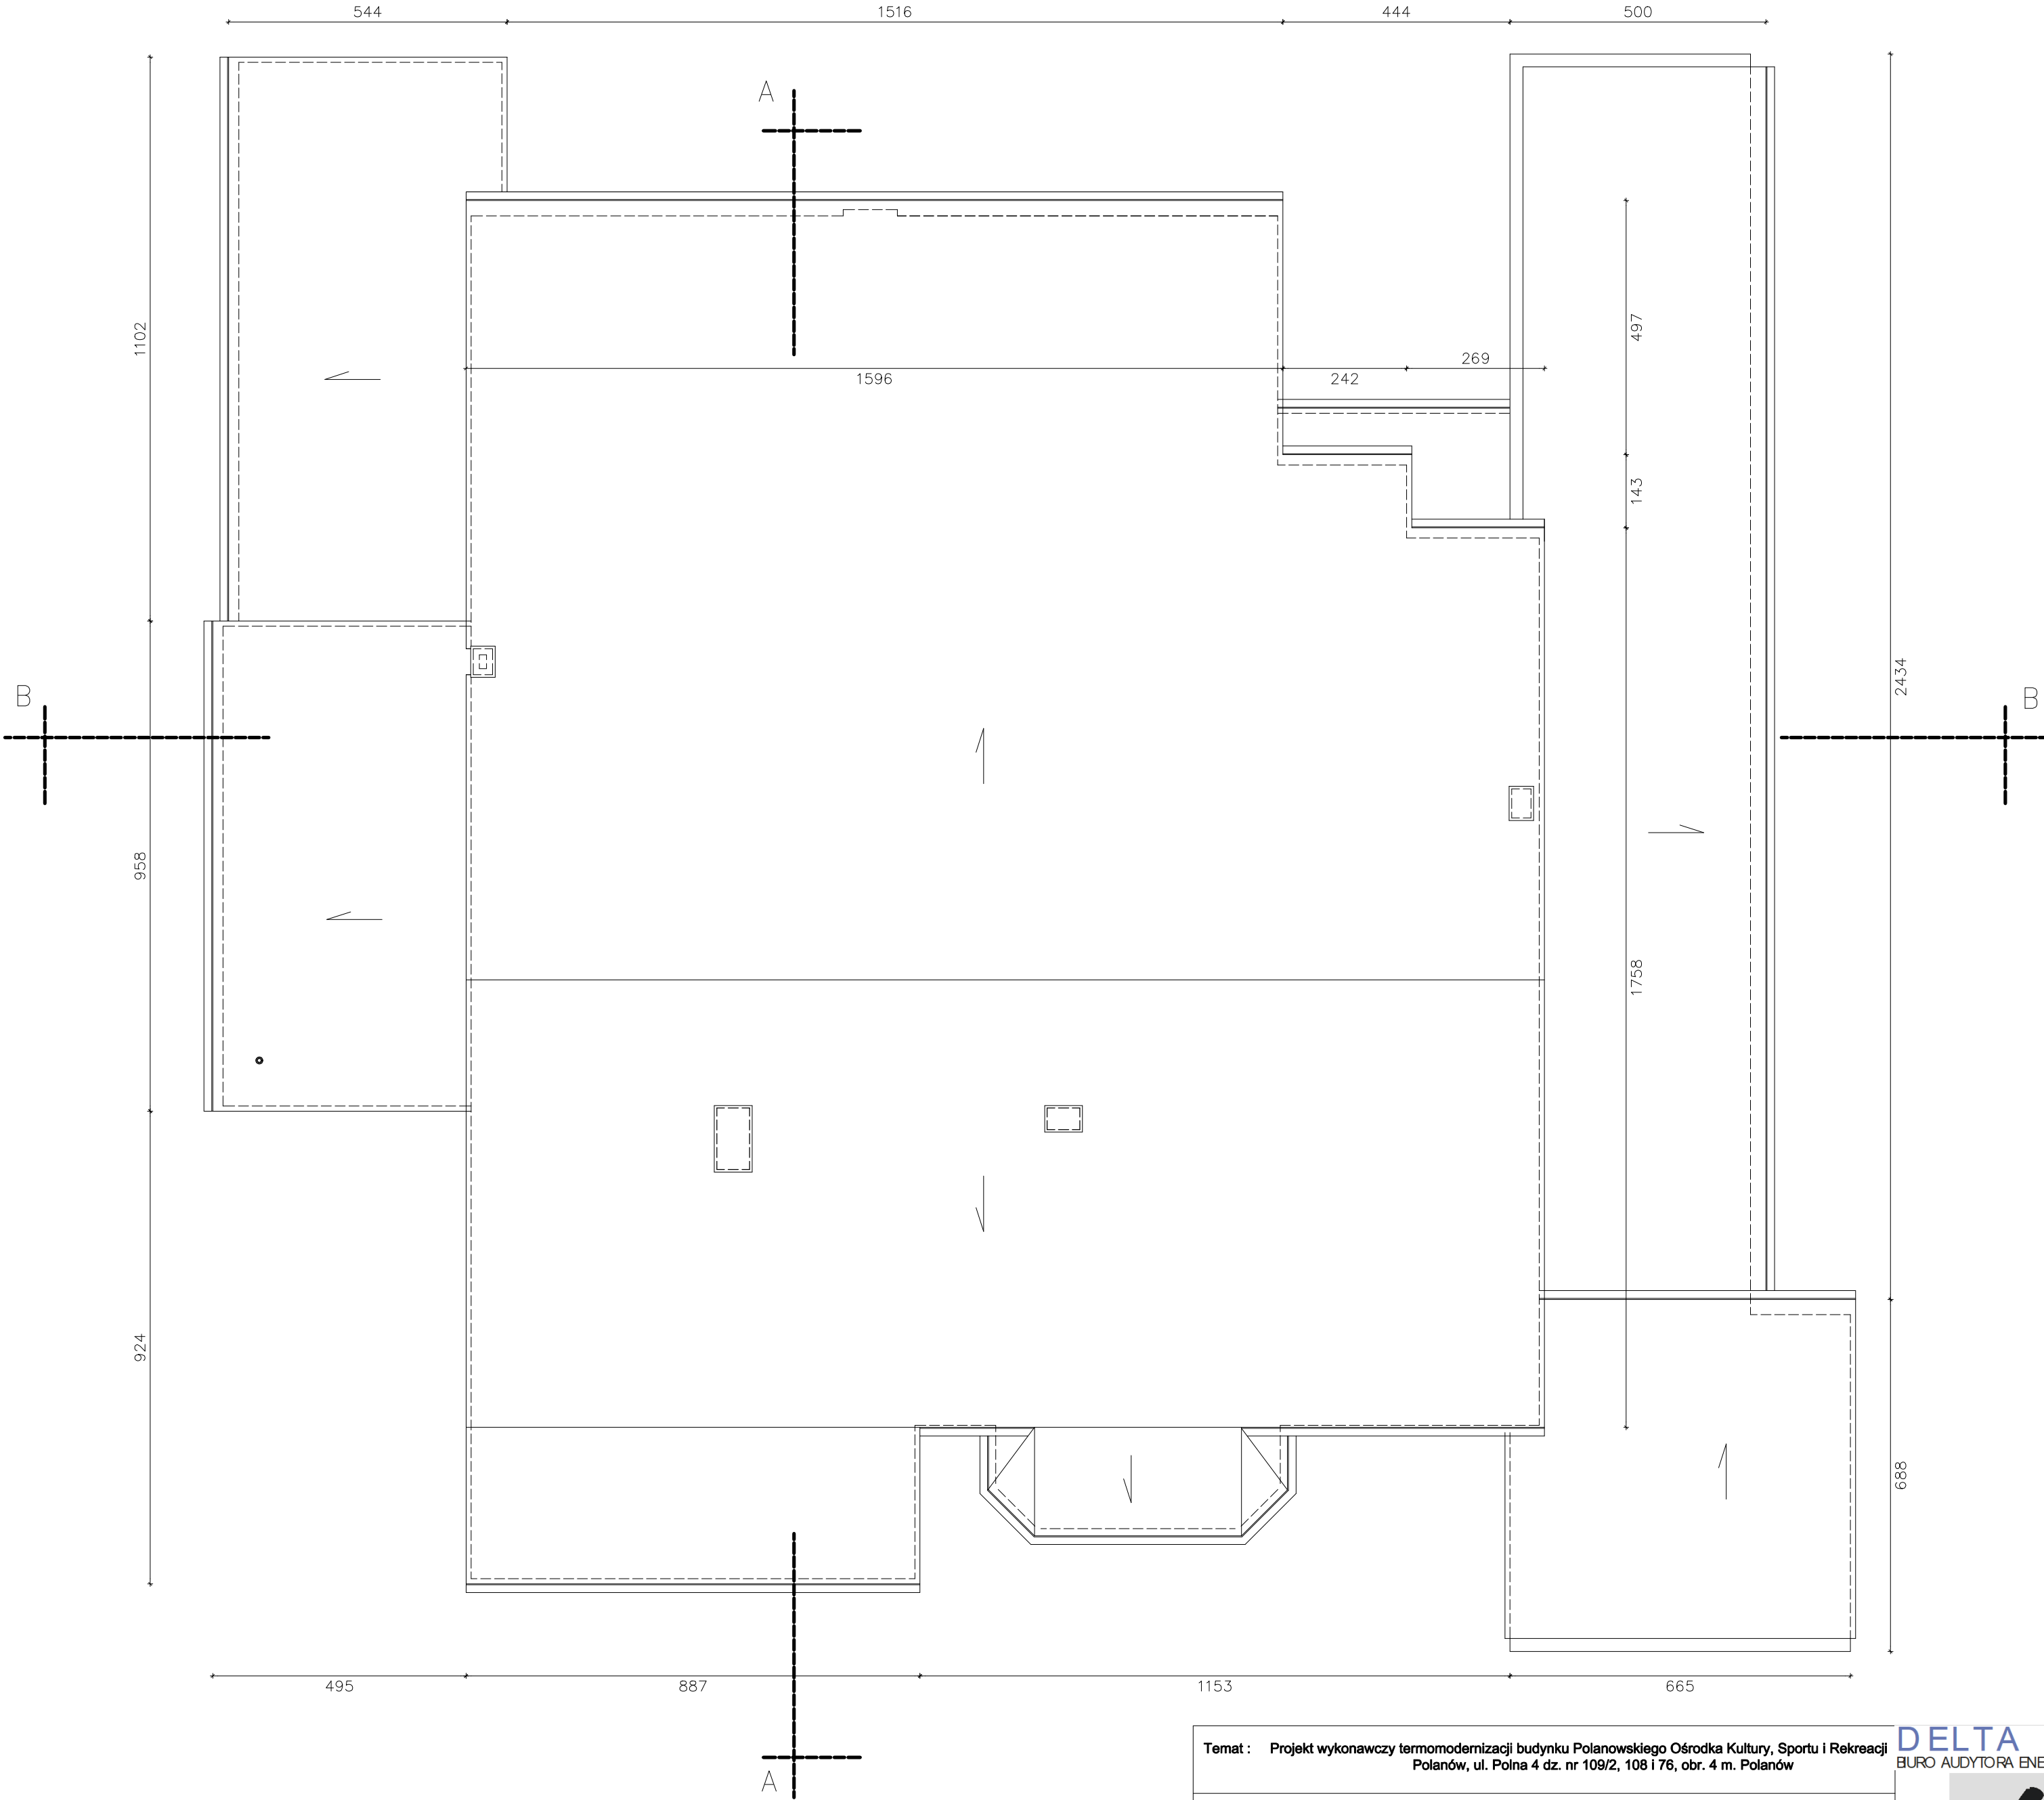

Temat : Projekt wykonawczy termomodernizacji budynku Polanowskiego Ośrodka Kultury, Sportu i Rekreacji Polanów, ul. Polna 4 dz. nr 109/2, 108 i 76, obr. 4 m. Polanów				
Treść:		Rzut dachu		
Inwestor :		Gmina Polanów, ul. Wolności 4, 76-010 Polanów		
Projektował :	mgr inż.arch Mikołaj Krajewski	A/PB/8300/153/83		skala 1:100
				marzec 2024
Funkcja :	Tytuł, Imię, Nazwisko	Nr uprawnień	Podpis	Rys nr 6

DELTA
BIURO AUDYTORA ENERGETYCZNEGO

75-525 Koszalin
ul. Piłsudskiego 56
tel./fax: (094) 342 54 64
e- mail: biurodelta@wp.pl