


RZUT DACHU 1:100

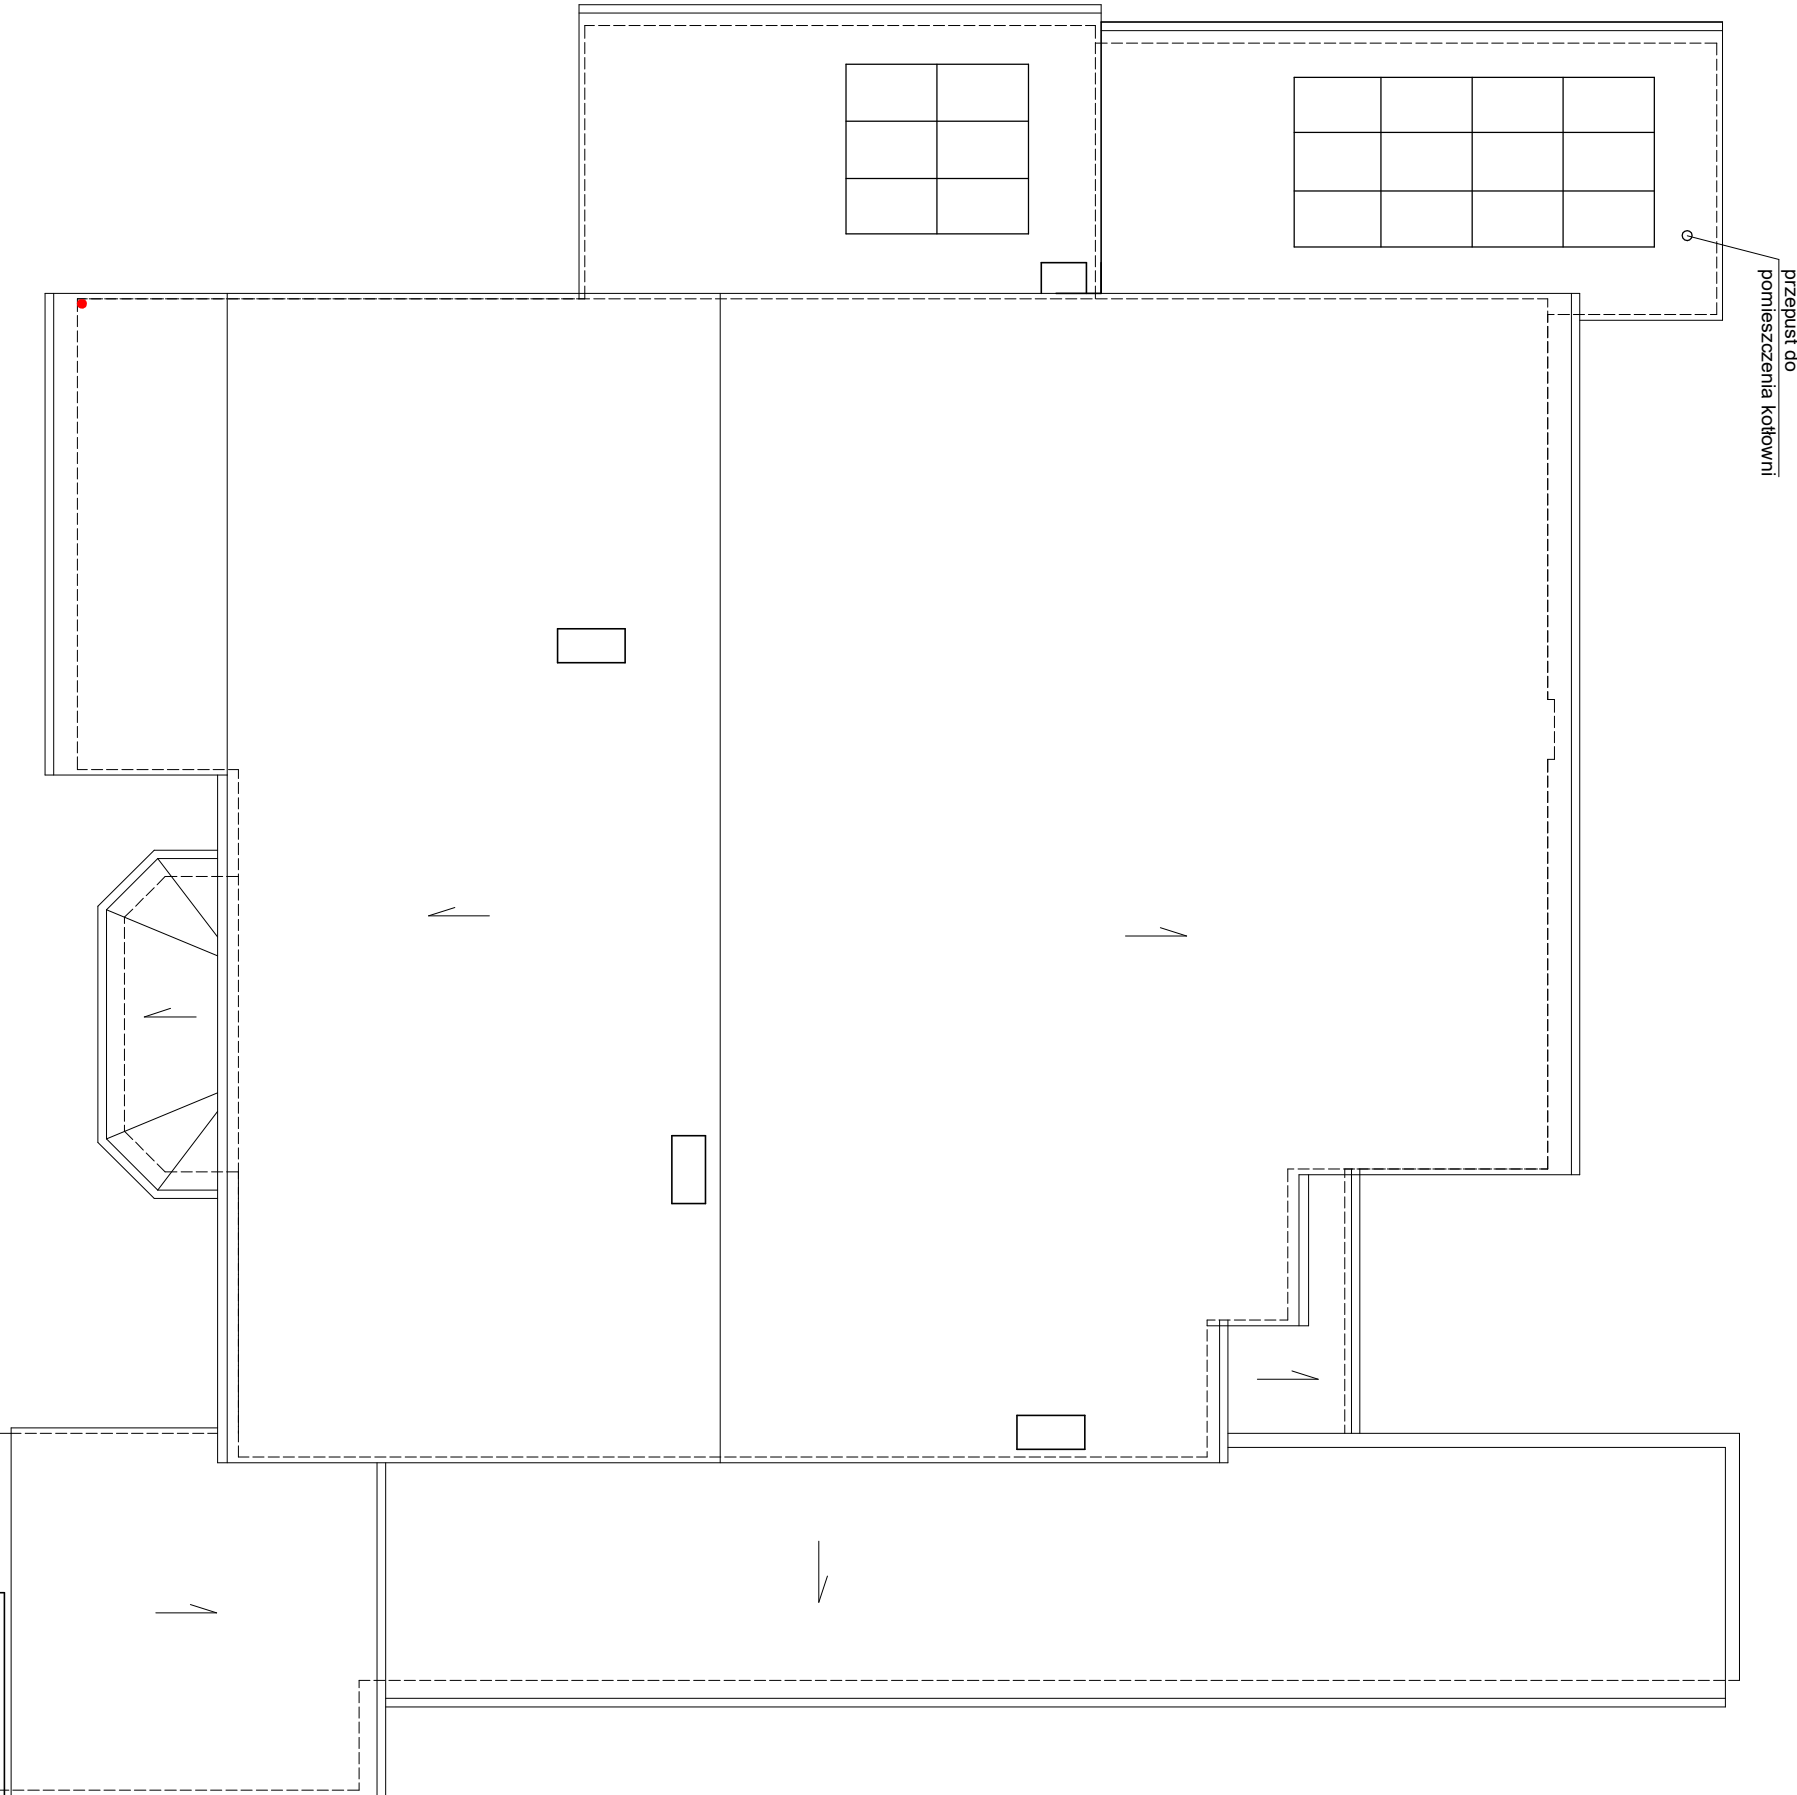

Temat : Projekt wykonawczy instalacji fotowoltaicznej o mocy 9,0 kW w budynku Polanowskiego Ośrodka Kultury, Sportu i Rekreacji, Polanów, ul. Polna 4 dz. nr 109/2, 108 i 76, okr. 4 m. Polanów				DELTA BIURO AUDYTORA ENERGETYCZNEGO	
Treść: Rzut dachu - rozmieszczenie paneli fotowoltaicznych					
Inwestor : Gmina Polanów, ul. Wolności 4, 76-010 Polanów					
Opracował :	mgr inż. Andrzej Majkowski	57/W/98		skala 1:100	
Projektował :	mgr inż. Piotr Halamski	WKP/0243/POOE/15		marzec 2024	
Funkcja :	Tytuł, Imię, Nazwisko	Nr uprawnień	Podpis	Rys nr 2	
				75-525 Koszalin ul. Piłsudskiego 56 tel./fax (094) 342 54 64 e- moli@urodeloimp.pl	