


RZUT PARTERU POM. TECHNICZNE 1:25

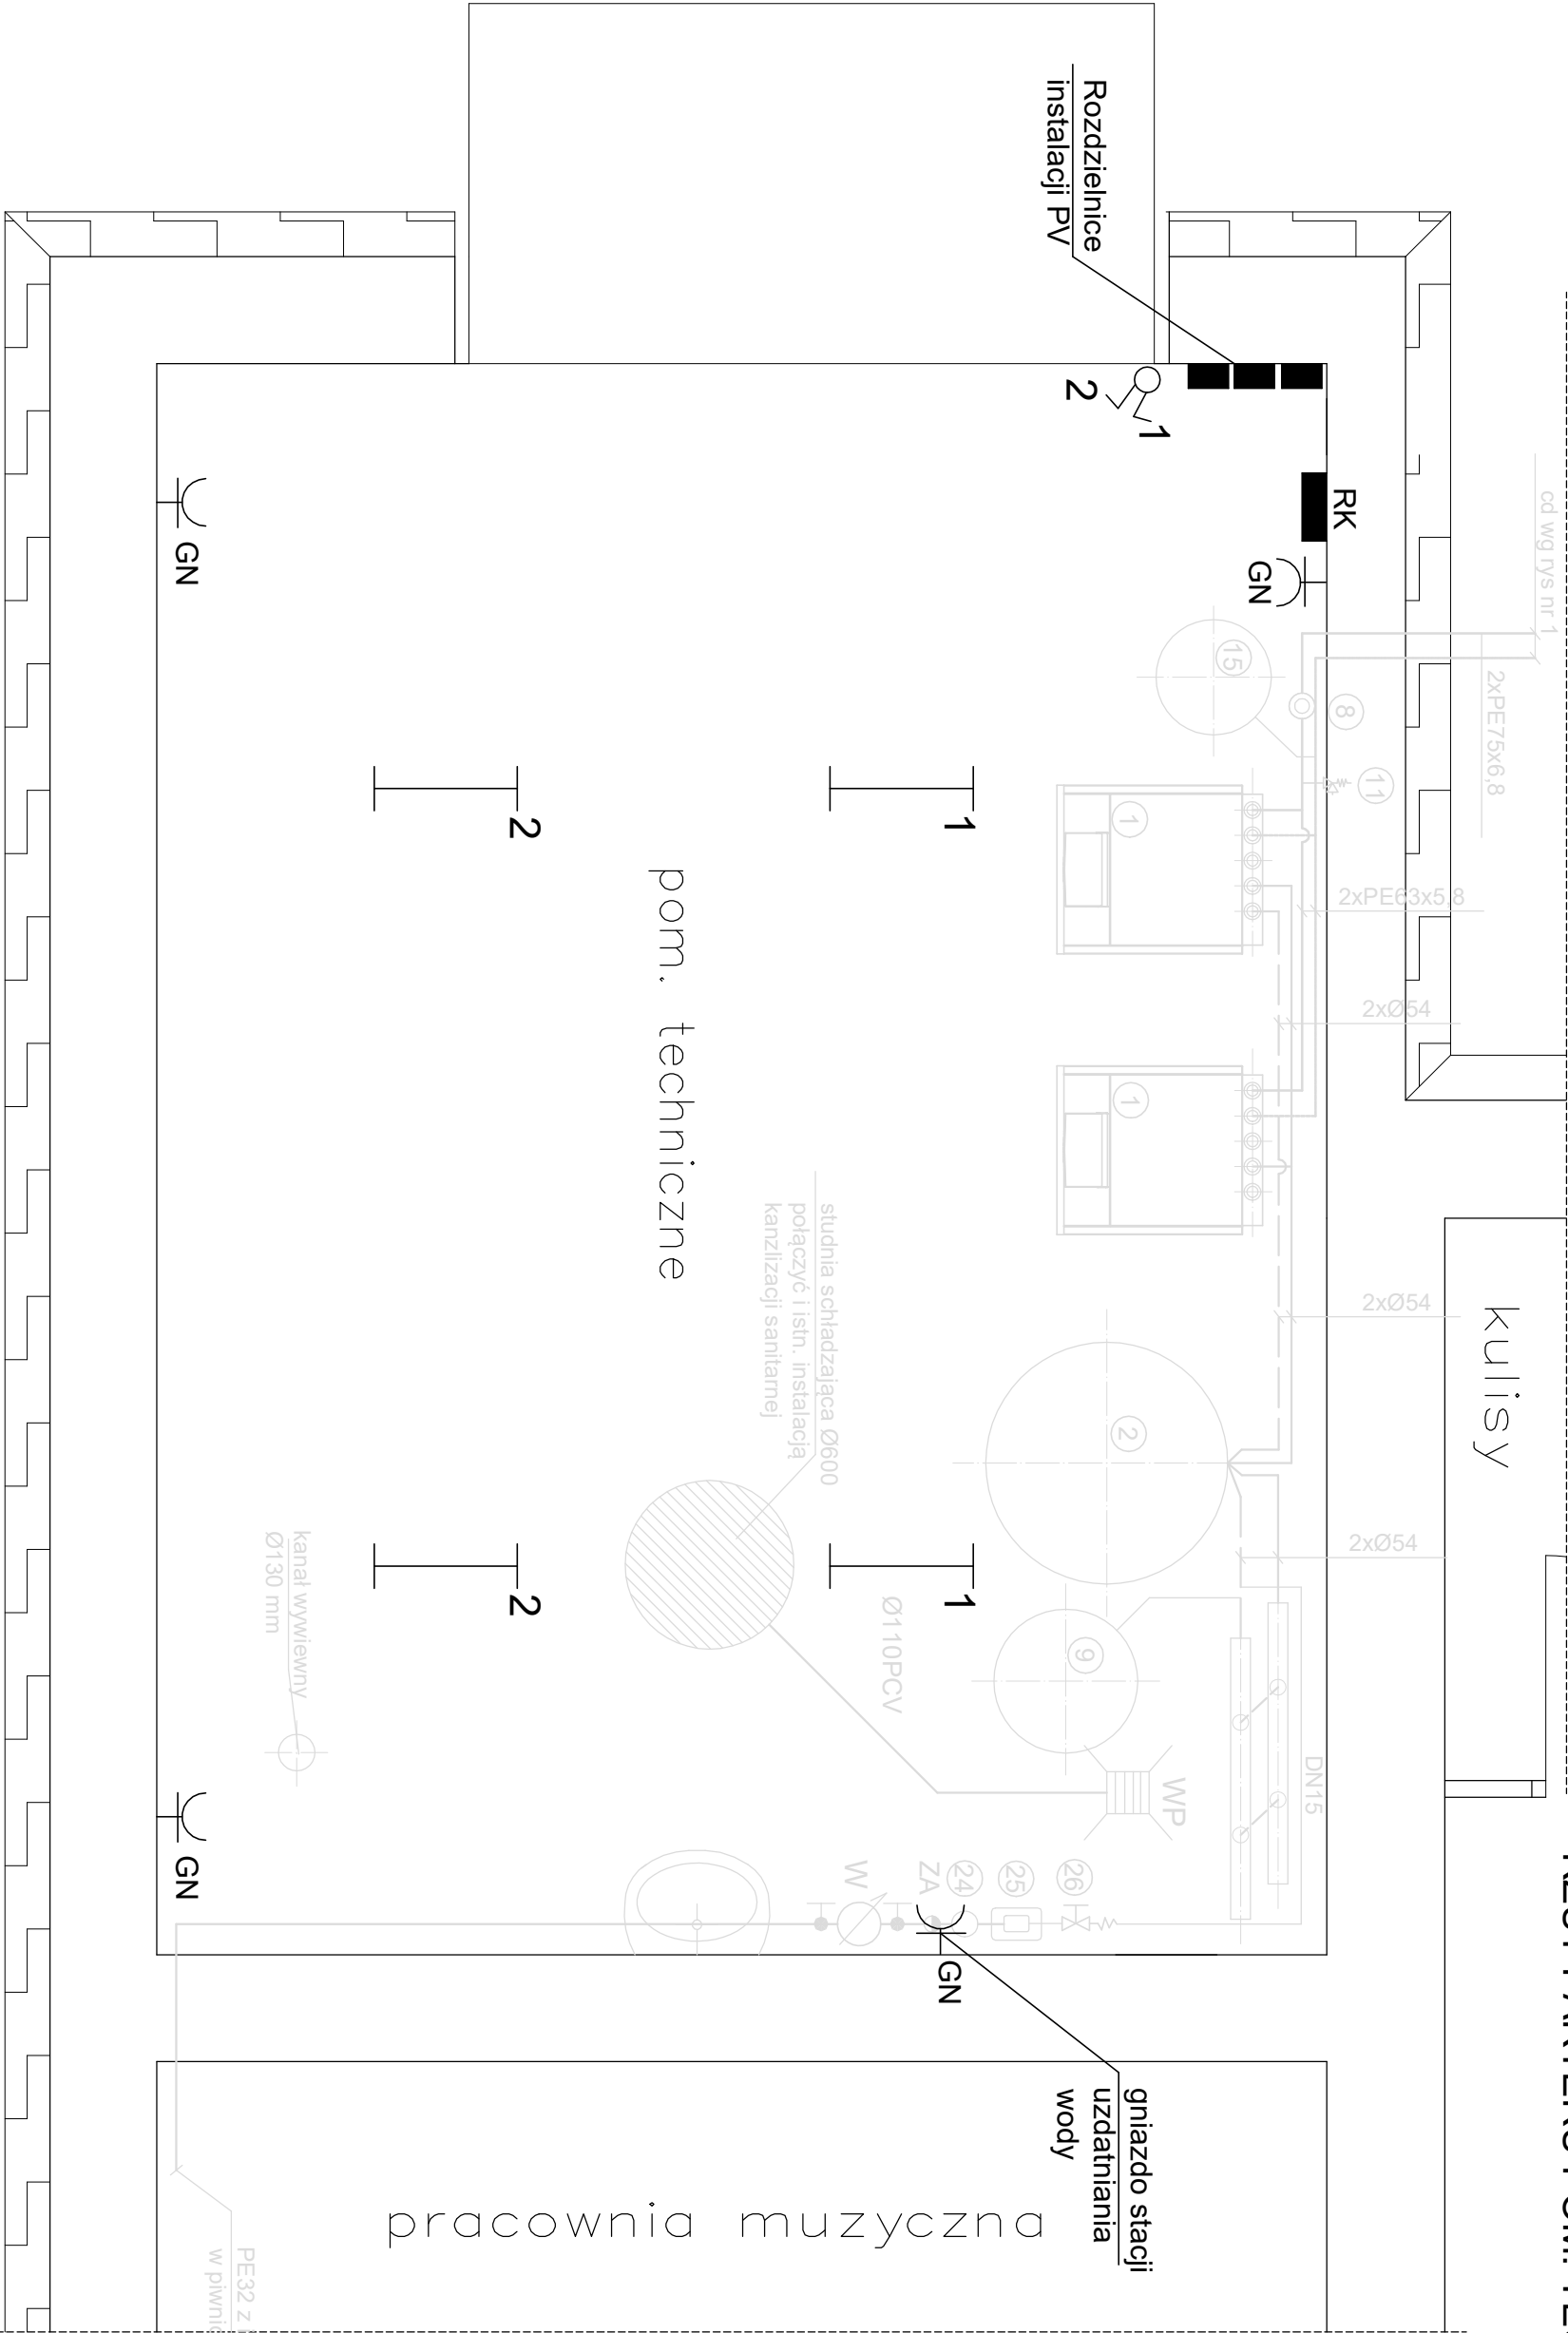


LEGENDA:

oprawa LED
20W,4000K,
IP65

Temat :				Projekt wykonawczy termomodernizacji budynku Polanowskiego Ośrodka Kultury, Sportu i Rekreacji Polanów, ul. Polna 4 dz. nr 109/2, 108 i 76, obr. 4 m. Polanów			
Treść:				Rzut parteru - pomieszczenie techniczne pomp ciepła			
Inwestor :				Gmina Polanów, ul. Wolności 4, 76-010 Polanów			
Opracował :		mgr inż. Andrzej Majkowski		57W/98		skala 1:100	
Projektował :		mgr inż. Piotr Hałamski		WK/P/0243/P/OOE/15		marzec 2024	
Funkcja :		Tytuł, Imię, Nazwisko		Nr uprawnień		Podpis Rys nr 1	

75-525 Koszalin ul. Piłsudskiego 56 tel./fax: (094) 342 54 64 e-mail: biurodelta@wp.pl	
---	--

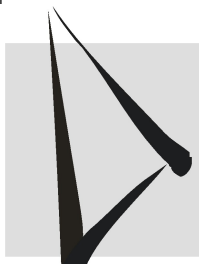

DELTA
BUREAU AUDYTORA ENERGETYCZNEGO