


RZUT PARTERU
1:100

WYKAZ OPRAW W CZĘŚCI OPISOWEJ

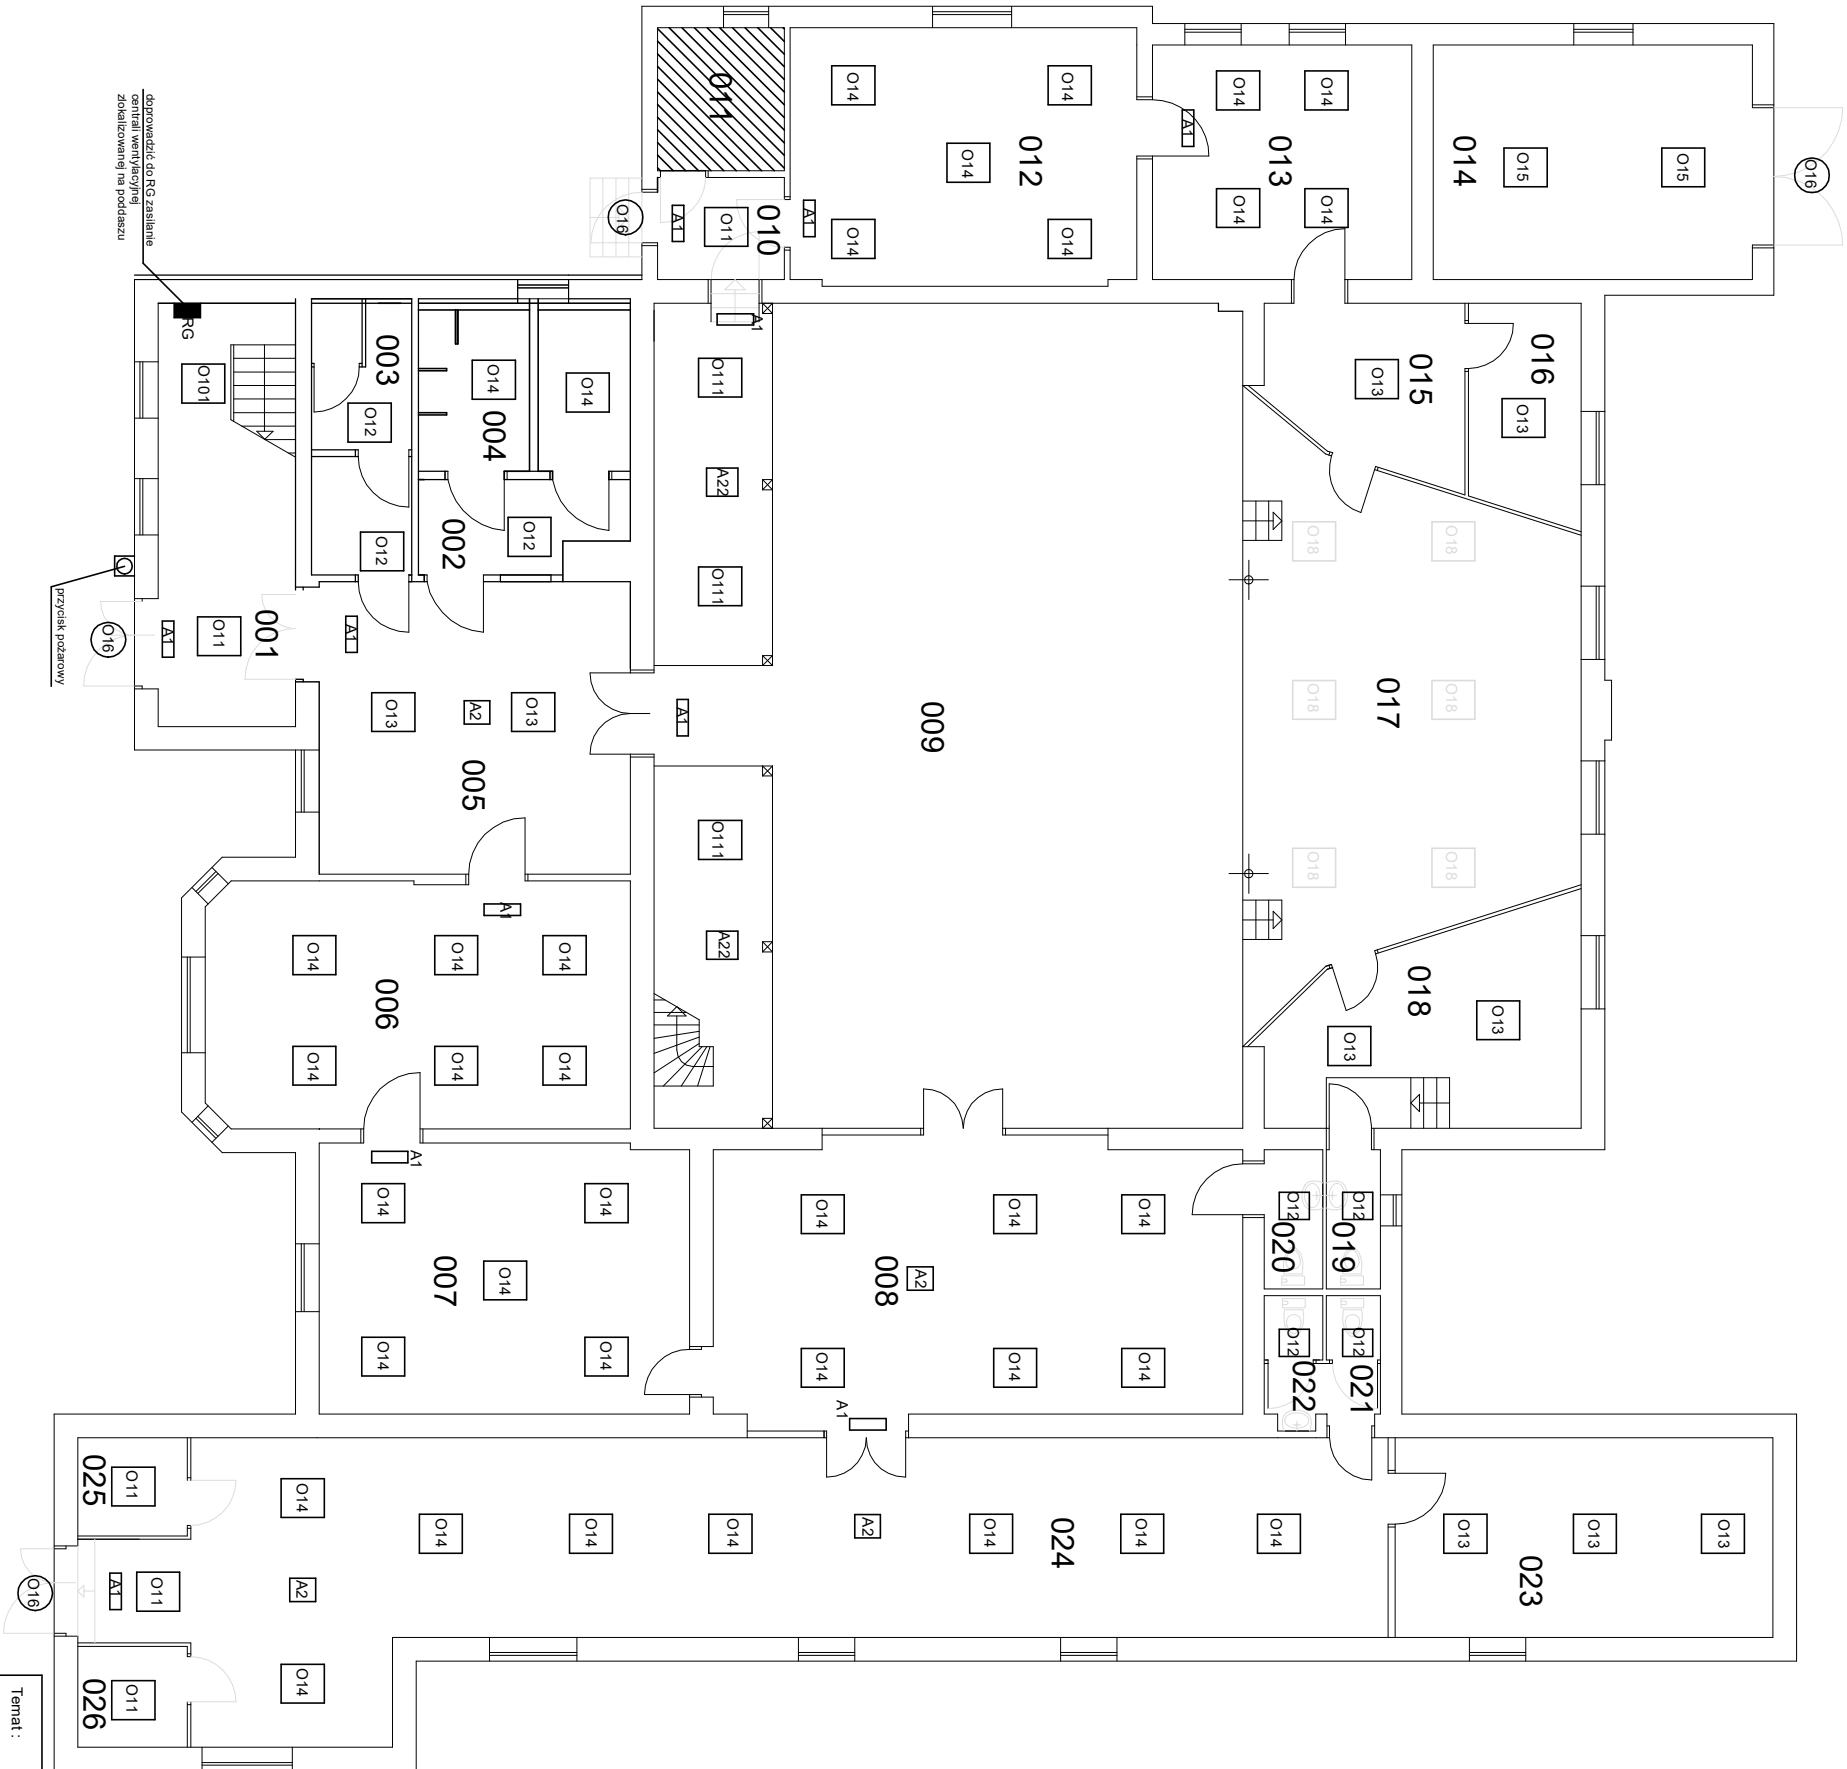

Temat :				Projekt wykonawczy termomodernizacji budynku Polanowskiego Ośrodka Kultury, Sportu i Rekreacji Polanów, ul. Polna 4 dz. nr 108/2, 108 i 76, obr. 4 m. Polanów				DELTA BIURO AUDYTORA ENERGETYCZNEGO	
Treść:				Rzut partiu - oprawy oświetlenia wewnętrznego					
Inwestor :		Gmina Polanów, ul. Wołności 4, 76-010 Polanów							
Opracował :		mgr inż. Andrzej Majkowski		57/W/98				skala 1:100	
Projektował :		mgr inż. Piotr Halamski		WK/P/0243/POE/15		marzec 2024			
Funkcja :		Tytuł, Imię, Nazwisko		Nr uprawnień		Podpis		Rys nr 2	
								75-525 Koszulin ul. Piłsudskiego 56 tel./fax (094) 342 54 64 e-mail: biurodelta@wp.pl	

75-525 Kozłojł
ul. Piłsudskiego 55
tel./fax (094) 342 54 64
e-mail: biurodelta@wp.pl