


RZUT PIĘTRA

1:100

WYKAZ OPRAW W CZĘŚCI OPISOWEJ

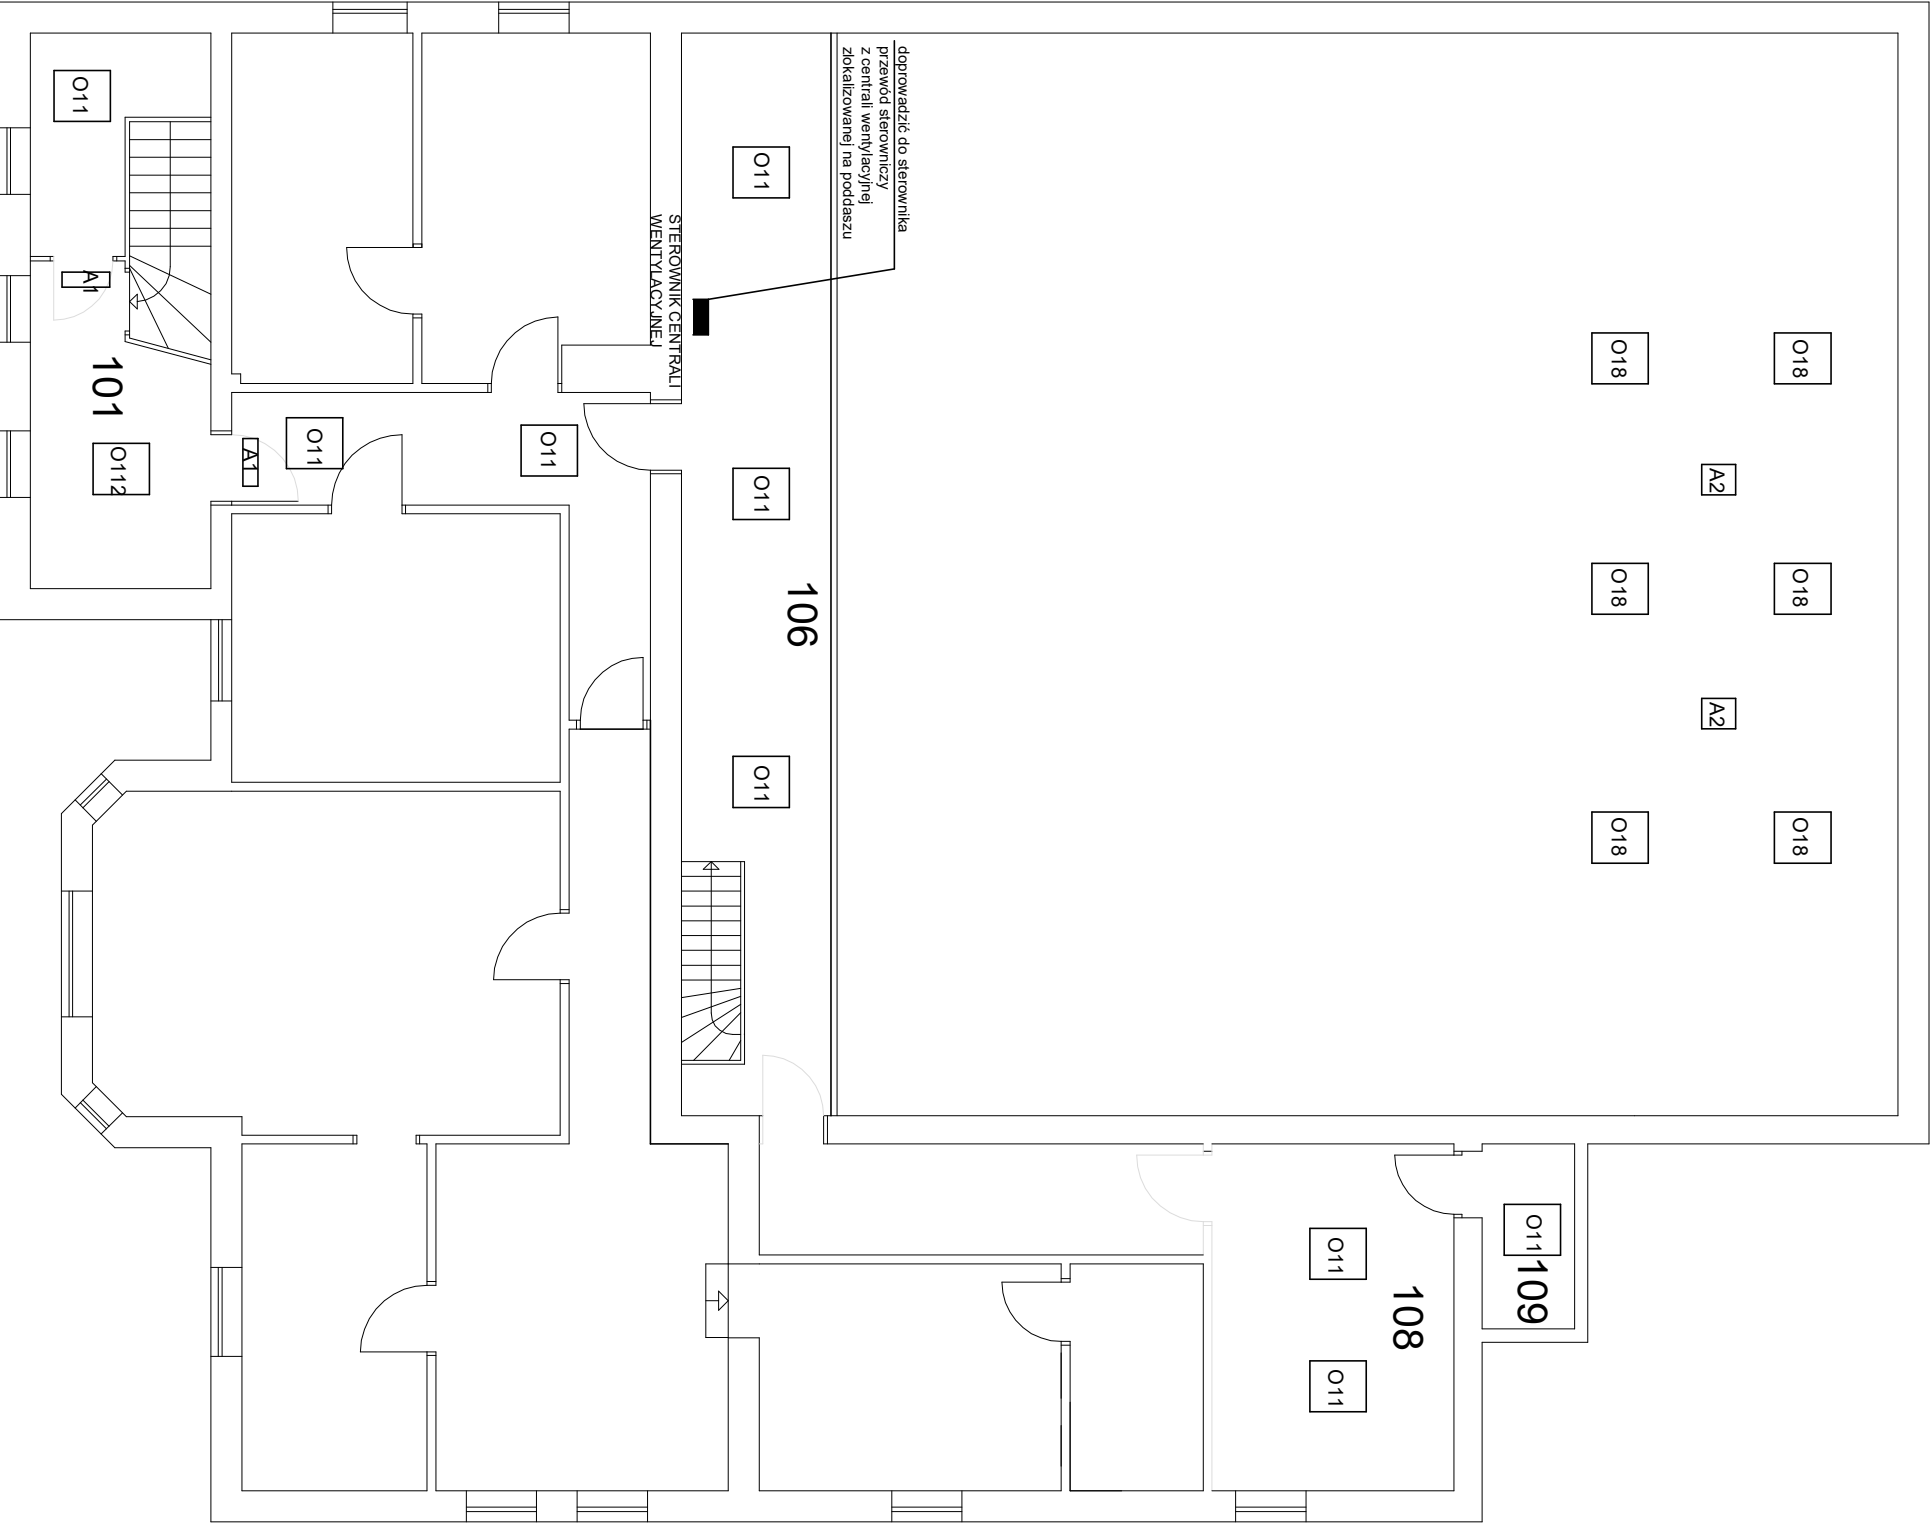

Temat :				Projekt wykonawczy/termomodernizacji budynku Polanowskiego Ośrodka Kultury, Sportu i Rekreacji Polanów, ul. Polna 4 dz. nr 109/2, 108 i 76, obr. 4 m. Polanów			
Treść:				Rzut piętra - oprawy oświetlenia wewnętrznego			
Inwestor :				Gmina Polanów, ul. Wolności 4, 76-010 Polanów			
Opracował :		mgr inż. Andrzej Majkowski	57W/98		skala 1:100		
Projektował :		mgr inż. Piotr Halamski	WK/P/0243/POOE/15		marzec 2024		
Funkcja :		Tytuł, Imię, Nazwisko	Nr uprawnień	Podpis	Rys nr 3		



DELTA

BUREAU AUDYTORA ENERGETYCZNEGO

75-525 Koszalin
ul. Piłsudskiego 36
tel./fax: (094) 342 54 64
e- mail: biurodelta@wp.pl