


RZUT PIĘTRA

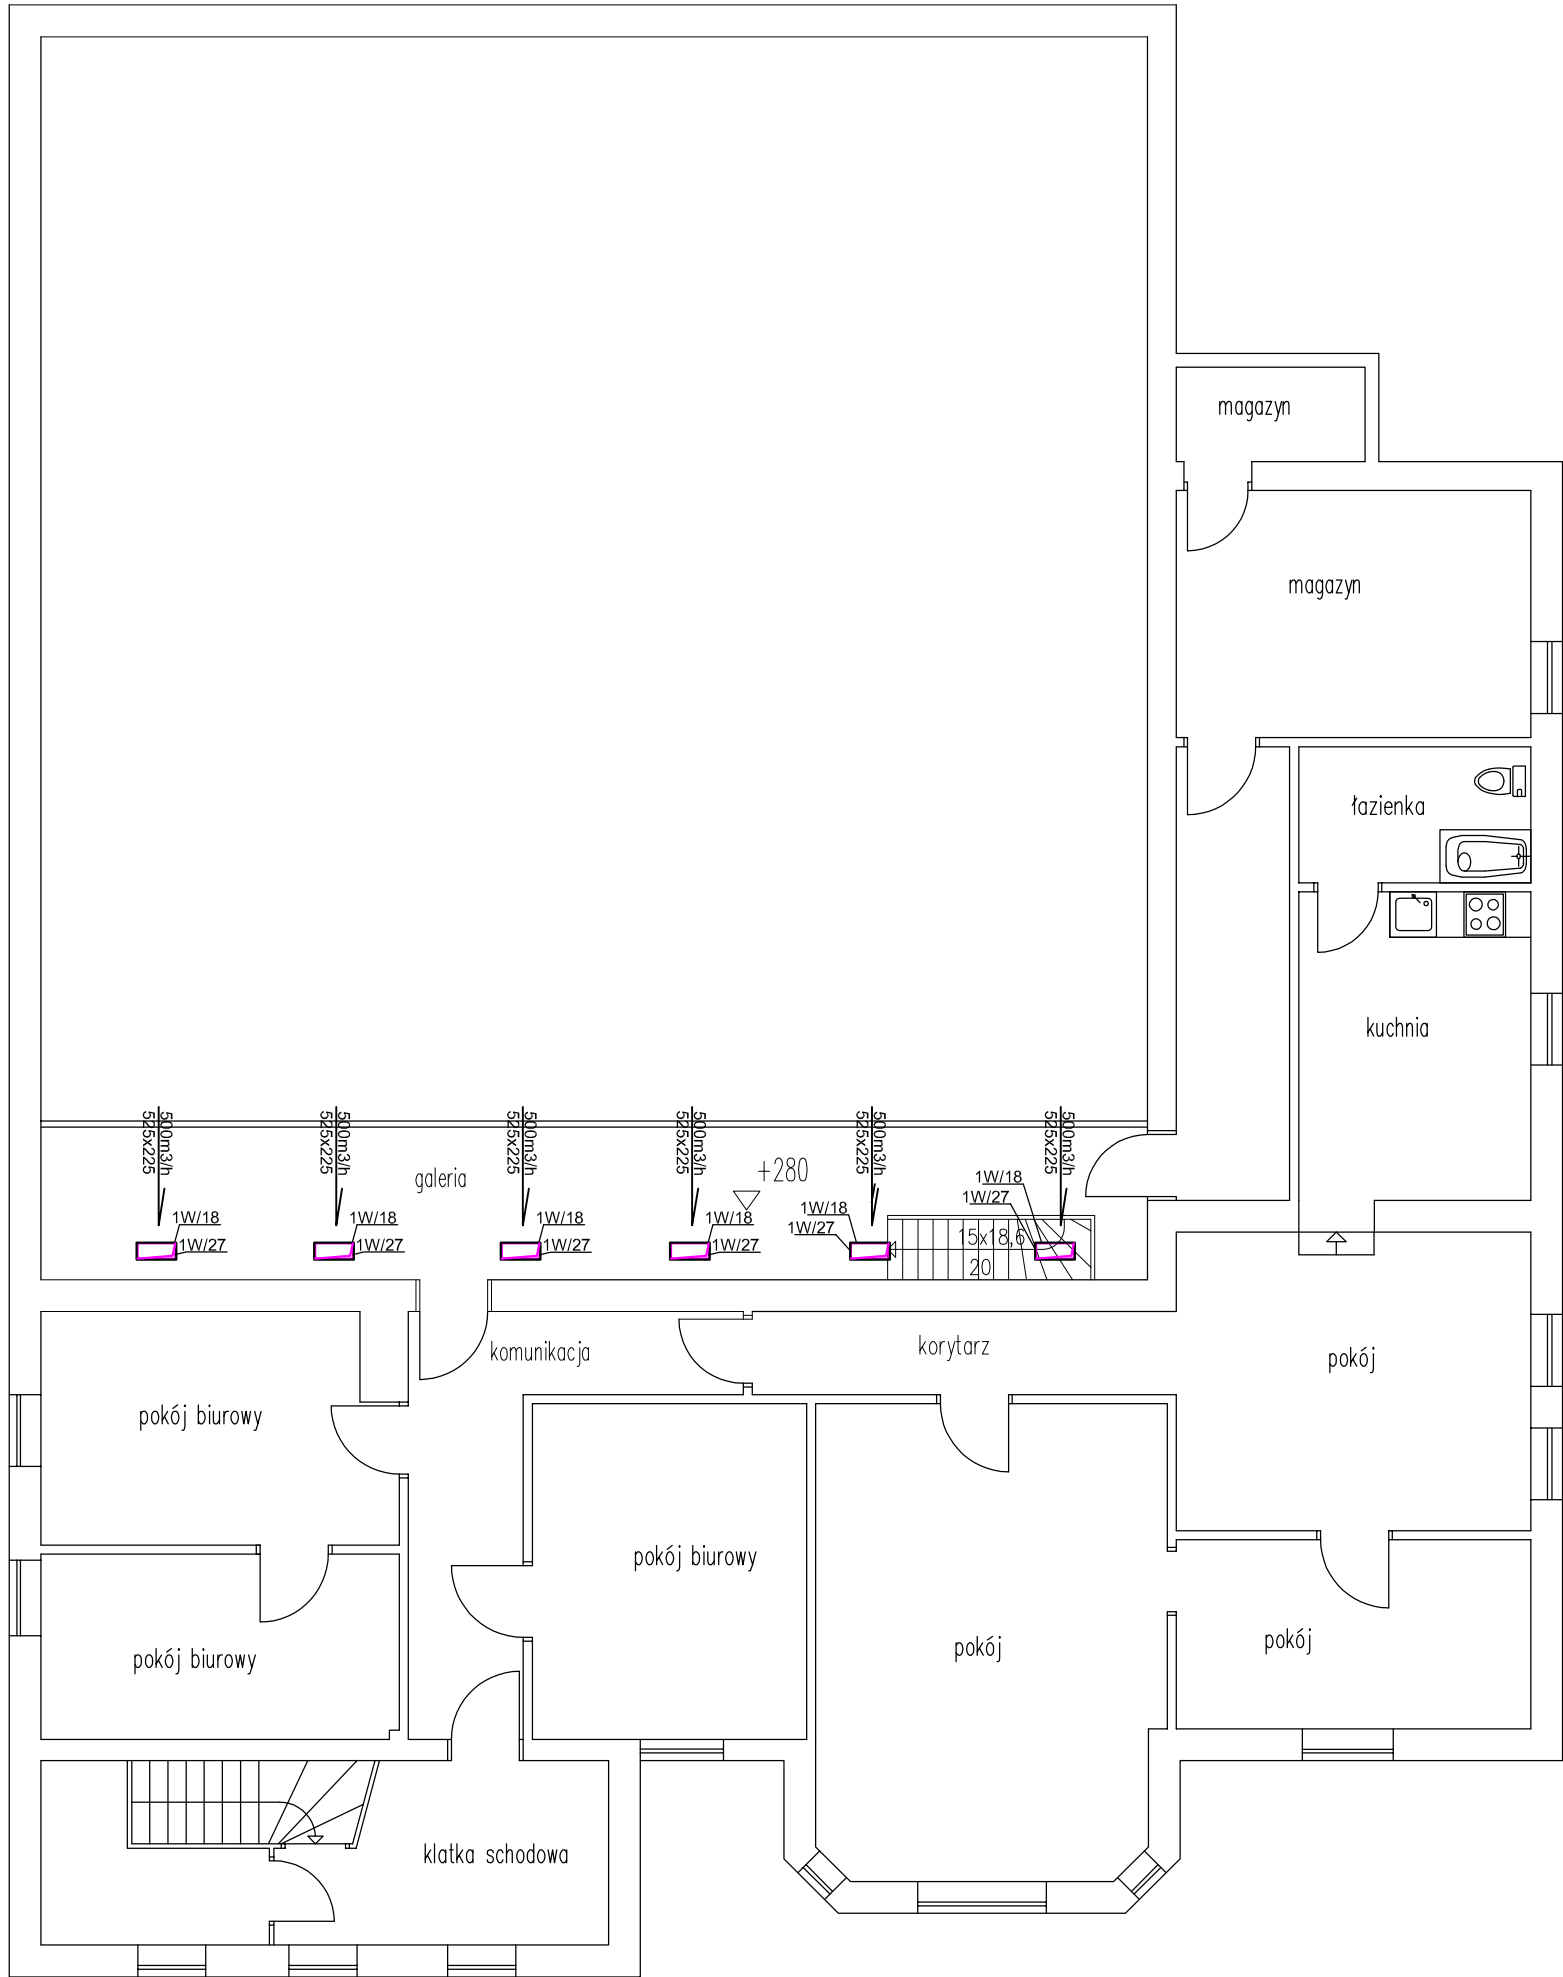

Temat :		Projekt wykonawczy termomodernizacji budynku Połanowskiego Ośrodka Kultury, Sportu i Rekreacji Połanów, ul. Polna 4 dz. nr 109/2, 108 i 76, obr. 4 m. Połanów			DELTA BIURO AUDYTORA ENERGETYCZNEGO 
Treść:		Rzut piętra - Instalacja wentylacji mechanicznej			
Inwestor :		Gmina Połanów, ul. Wolności 4, 76-010 Połanów			
				skala 1:100	
Projektował :	mgr inż. Piotr Horków	ZAP/0130/PWBS/19		marzec 2024	75-525 Koszalin ul. Piłsudskiego 56 tel./fax: (094) 342 54 64 e- mail: biurodelta@wp.pl
Funkcja :	Tytuł, Imię, Nazwisko	Nr uprawnień	Podpis	Rys nr 10	