

RZUT PARTERU 1:100

LEGENDA:

- przewód zasilający c.o.
- przewód powrotny c.o.
- przepływ na odcinku instalacji wraz ze średnicą przewodu ze stali węglowej łączonej przez zaprasowanie


1 numer pionu instalacji c.o.

22K 400x800 416W grzejnik słabowy wraz podanym typem, rodzajem podłączenia, wymiarami wysokość/długość oraz mocą

22K 400x800 416W grzejnik słabowy w wersji ocynkowanej do pomieszczeń mokrych, wraz podanym typem, rodzajem podłączenia wymiarami wysokość/długość oraz mocą

113 +20°C numer pomieszczenia wraz z projektowaną temperaturą wewnętrzną

"A" punkt rozdzielnia instalacji c.o.

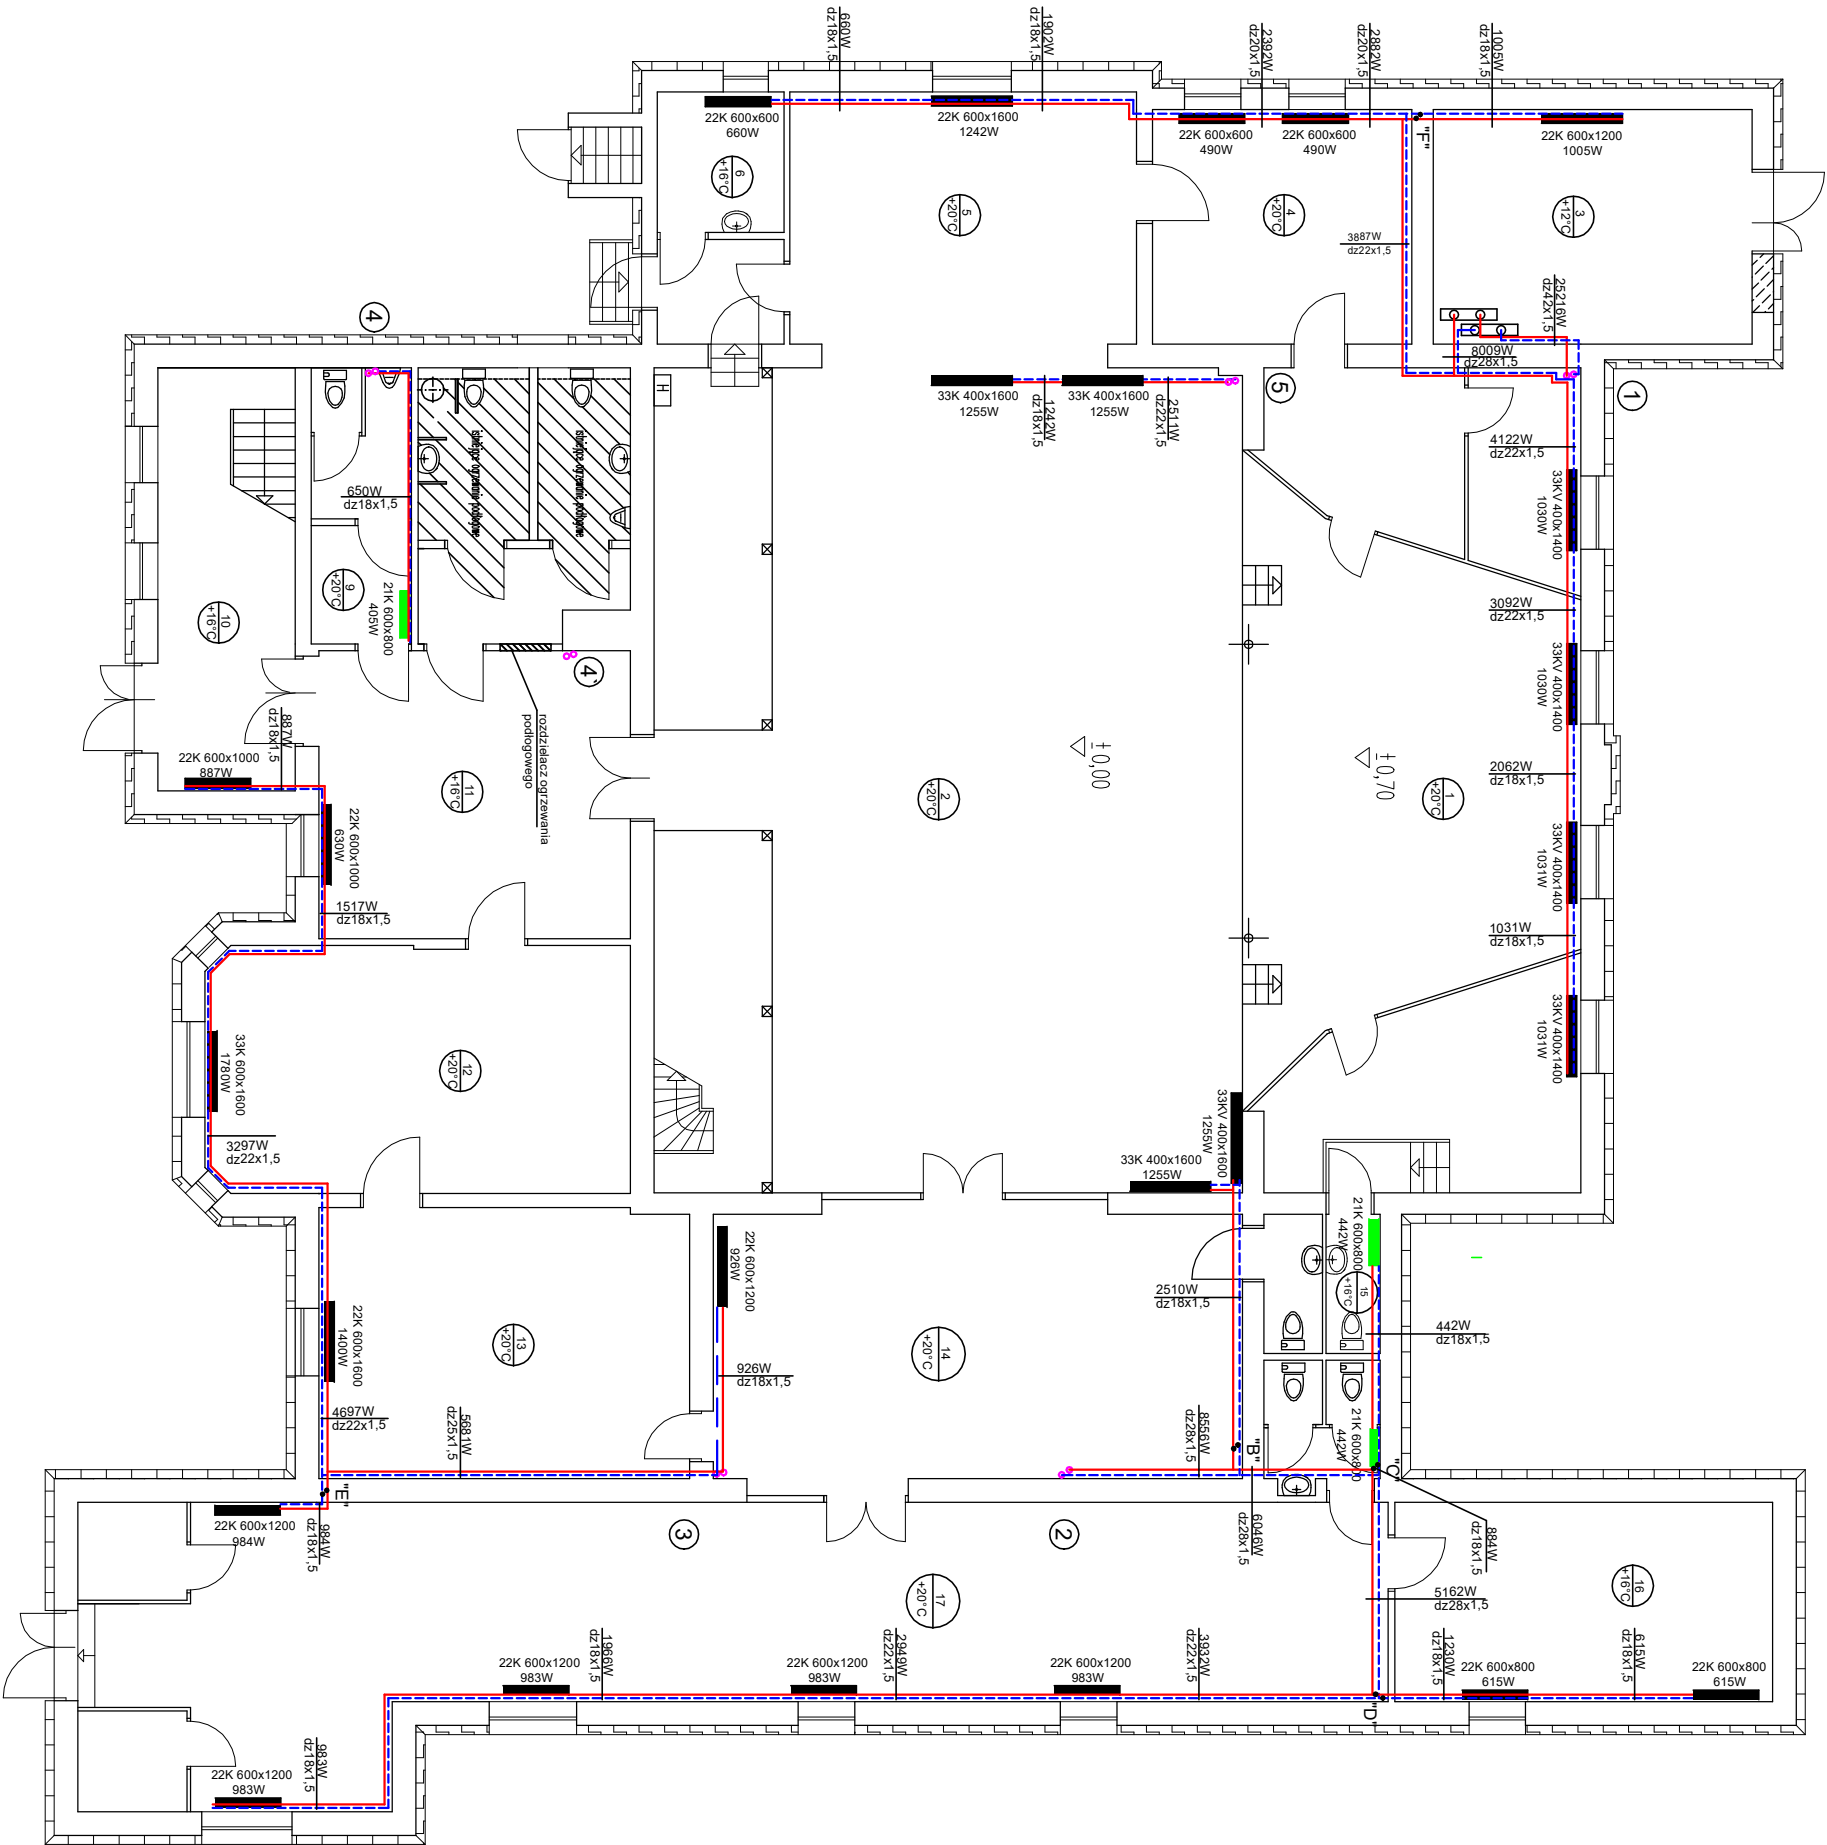

Temat :				Projekt wykonawczy termomodernizacji budynku Polanowskiego Ośrodka Kultury, Sportu i Rekreacji Polanów, ul. Polna 4 dz. nr 109/2, 108/176, obr. 4 m. Polanów			
Treść:				Rzut partieru - instalacja c.o.			
Inwestor :				Gmina Polanów, ul. Wolności 4, 76-010 Polanów		skala 1:100	
Projektował :				mgr inż. Piotr Horkow	ZAP/0130/PWBS/19	marzec 2024	75-525 Kaszalin ul. Piłsudskiego 36 tel./fax (094) 342 54 64 e- mail: biuro@deltaenergiznec.pl
Funkcja :				Tytuł, Imię, Nazwisko	Nr uprawnień	Podpis	Rys nr 4

DELTA
BUREAU AUDYTORA ENERGETYCZNEGO

