



rzut piętra - wzmocnienie konstrukcji
1:50

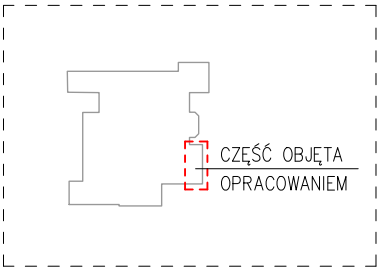

Temat: Polanowski Ośrodek Kultury i Sportu, 76-010 Polanów ul.Polna 4, dz. nr 109/2, 108 i 76 obr. 004 Polanów			
Remont przedsionka wejściowego do budynku POKIS wraz z opinią o stanie technicznym pod potrzeby termomodernizacji			
Treść: RZUT PIĘTRA - WZMOCNIENIE KONSTRUKCJI			
Inwestor: Gmina Polanów, 76-010 Polanów ul. Wolności 4			
PROJEKT WYKONAWCZY			Skala: 1:50
Projektował:	mgr inż. Ryszard Grzybowski	UAN/N/7210/498/87	Data:
Sprawdził:	mgr inż. Małgorzata Rączy	ZAP/0055/PWBKb/20	kwiecień 2024
Funkcja	Tytuł, imię nazwisko	Nr uprawnień	Podpis
			Rys. nr 4/K

DELTA
BIURO AUDYTORA ENERGETYCZNEGO

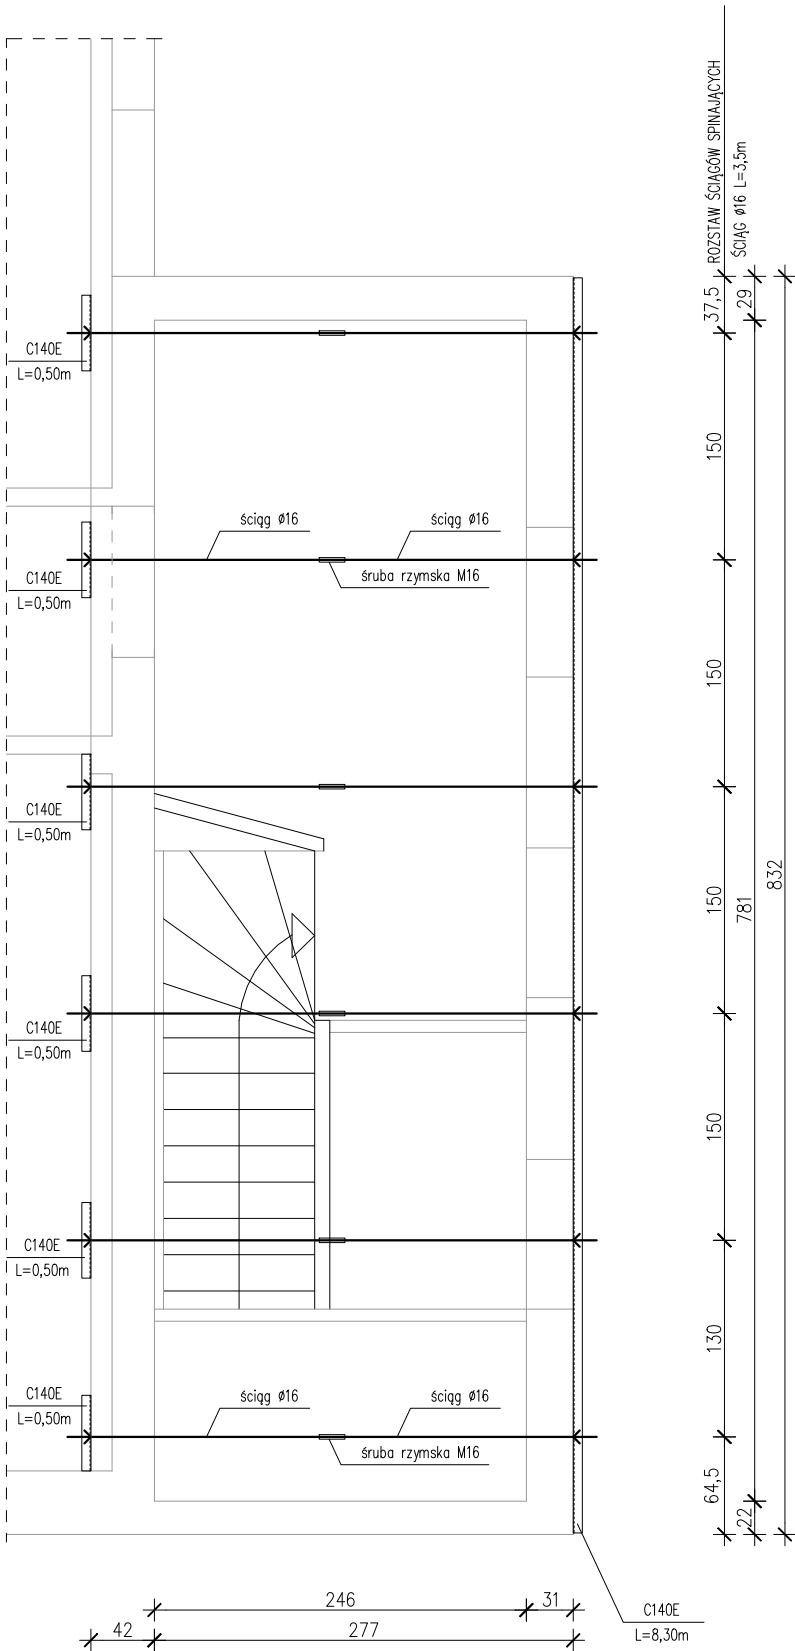

75-411 Koszalin
ul.Partyzantów 17
tel./fax:(094) 342 54 64
e-mail:biurodelta@wp.pl