


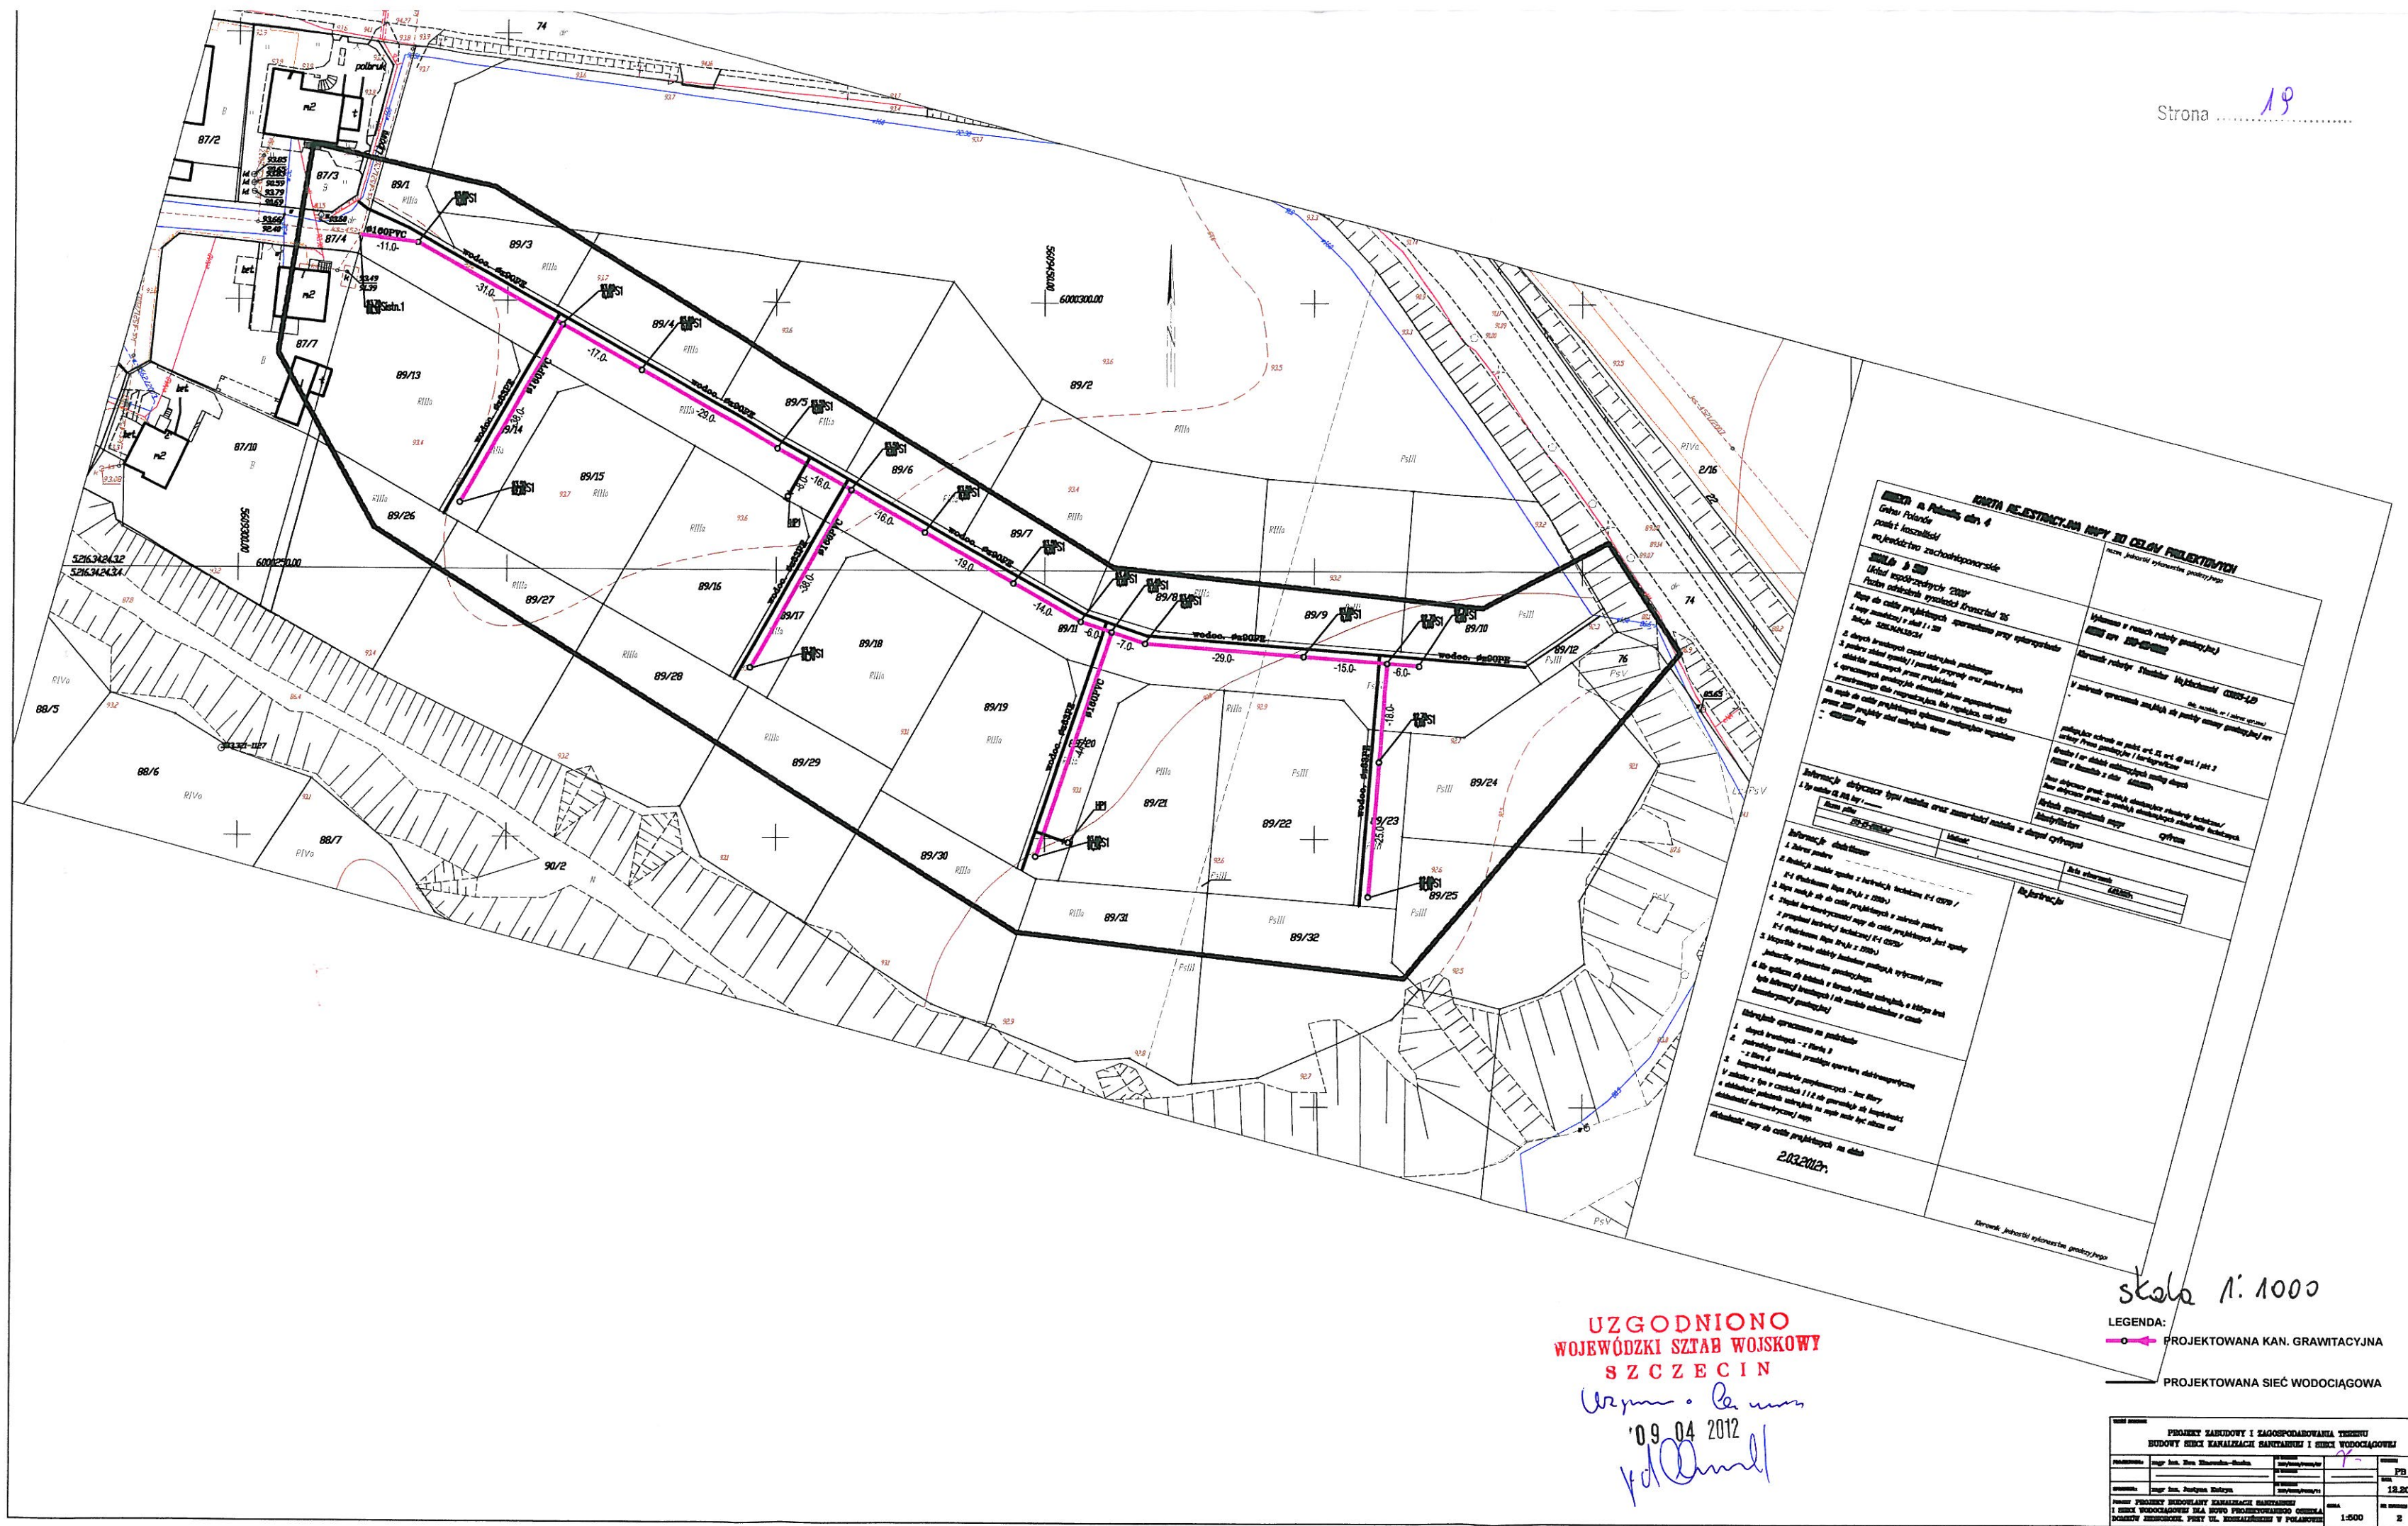

UZGODNIONO
WOJEWÓDZKI SZTAB WOJSKOWY
SZCZECIN

Wzpin. B. m. m.
09.04.2012
p.d. m. m.

skala 1:1000

LEGENDA:
— PROJEKTOWANA KAN. GRAWITACYJNA
— PROJEKTOWANA SIĘĆ WODOCIĄGOWA

PROJEKT ZAKŁADU I ZAGOSPODAROWANIA TERENU BUDOWY SIĘCI KANALIZACJI SANITARNIEJ I SIĘCI WODOCIĄGOWEJ			
projektant	mgr inż. Dariusz Kozłowski	projektant	mgr inż. Dariusz Kozłowski
opracowanie	mgr inż. Dariusz Kozłowski	opracowanie	mgr inż. Dariusz Kozłowski
data	12.2011	data	12.2011
skala	1:500	skala	1:500
strona	2	strona	2