


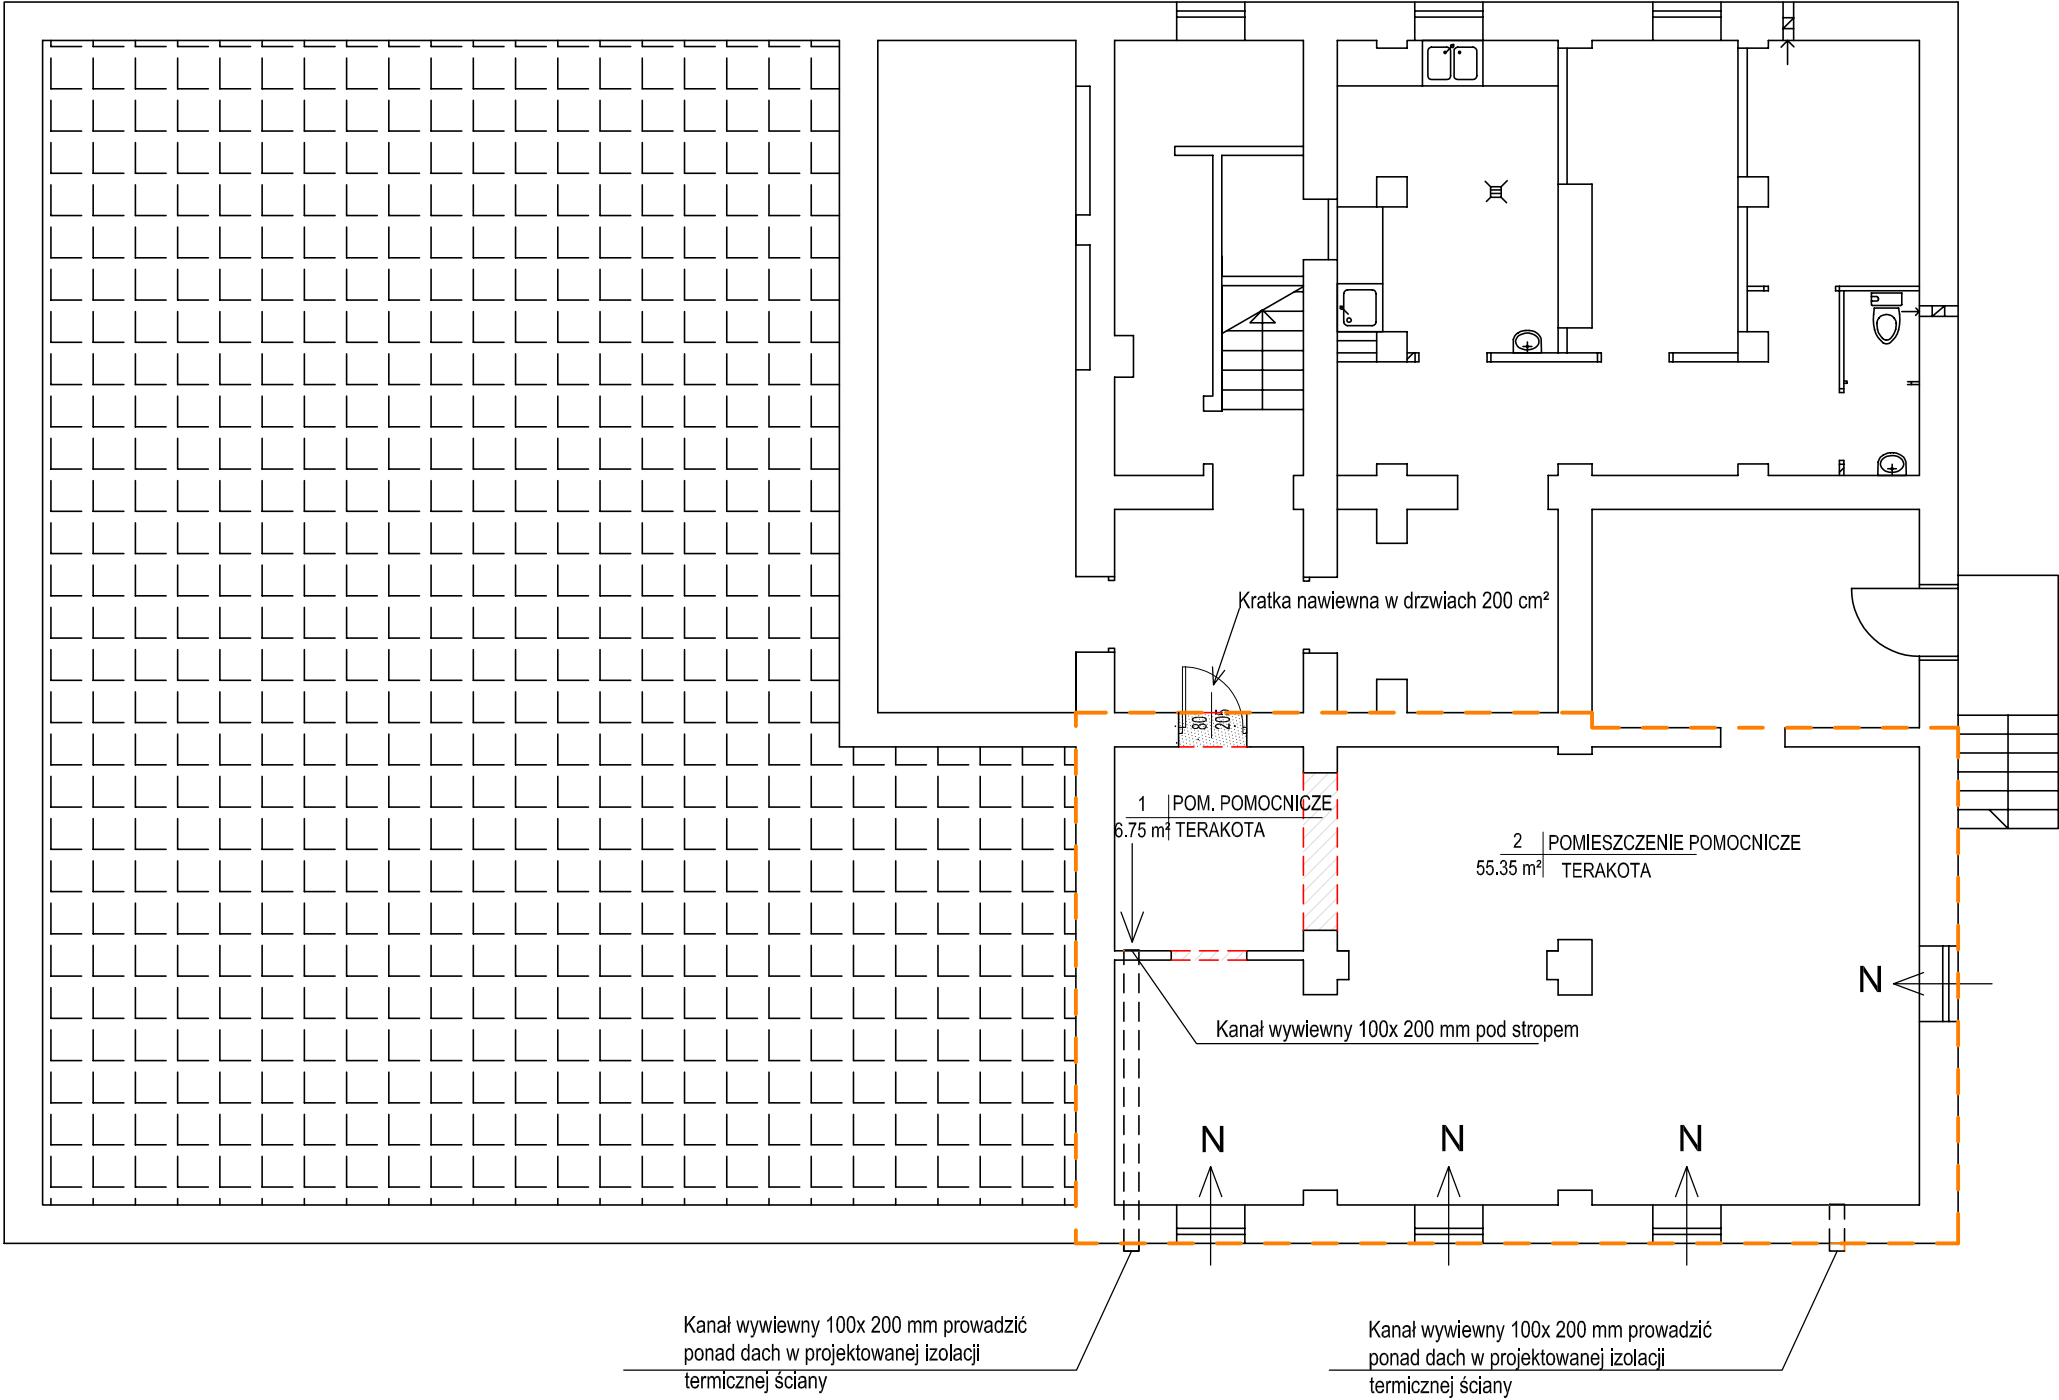

Temat : Projekt techniczny remontu pomieszczeń pomocniczych w istniejącym przedszkolu Polanów, ul. Dworcowa 12, dz. nr 124/3, obr. 4 m. Polanów				
Treść: Rzut piwnic				
Inwestor: Gmina Polanów, 76-010 Polanów, ul. Wolności 4				
				Skala 1:100
Projektował:	mgr inż. arch. Milena Winnicka	269/L/BOKK/2020 LB-0391		wrzesień 2022
Funkcja:	Tytuł, imię, nazwisko	Nr uprawnień	Podpis	Rys 1

DELTA
BIURO AUDYTORA ENERGETYCZNEGO



75-411 Koszalin
ul. Partyzantów 17
tel/fax:(094) 342 54 64
e- mail:biurodelta@wp.pl