


RZUT PIWNIC 1:100

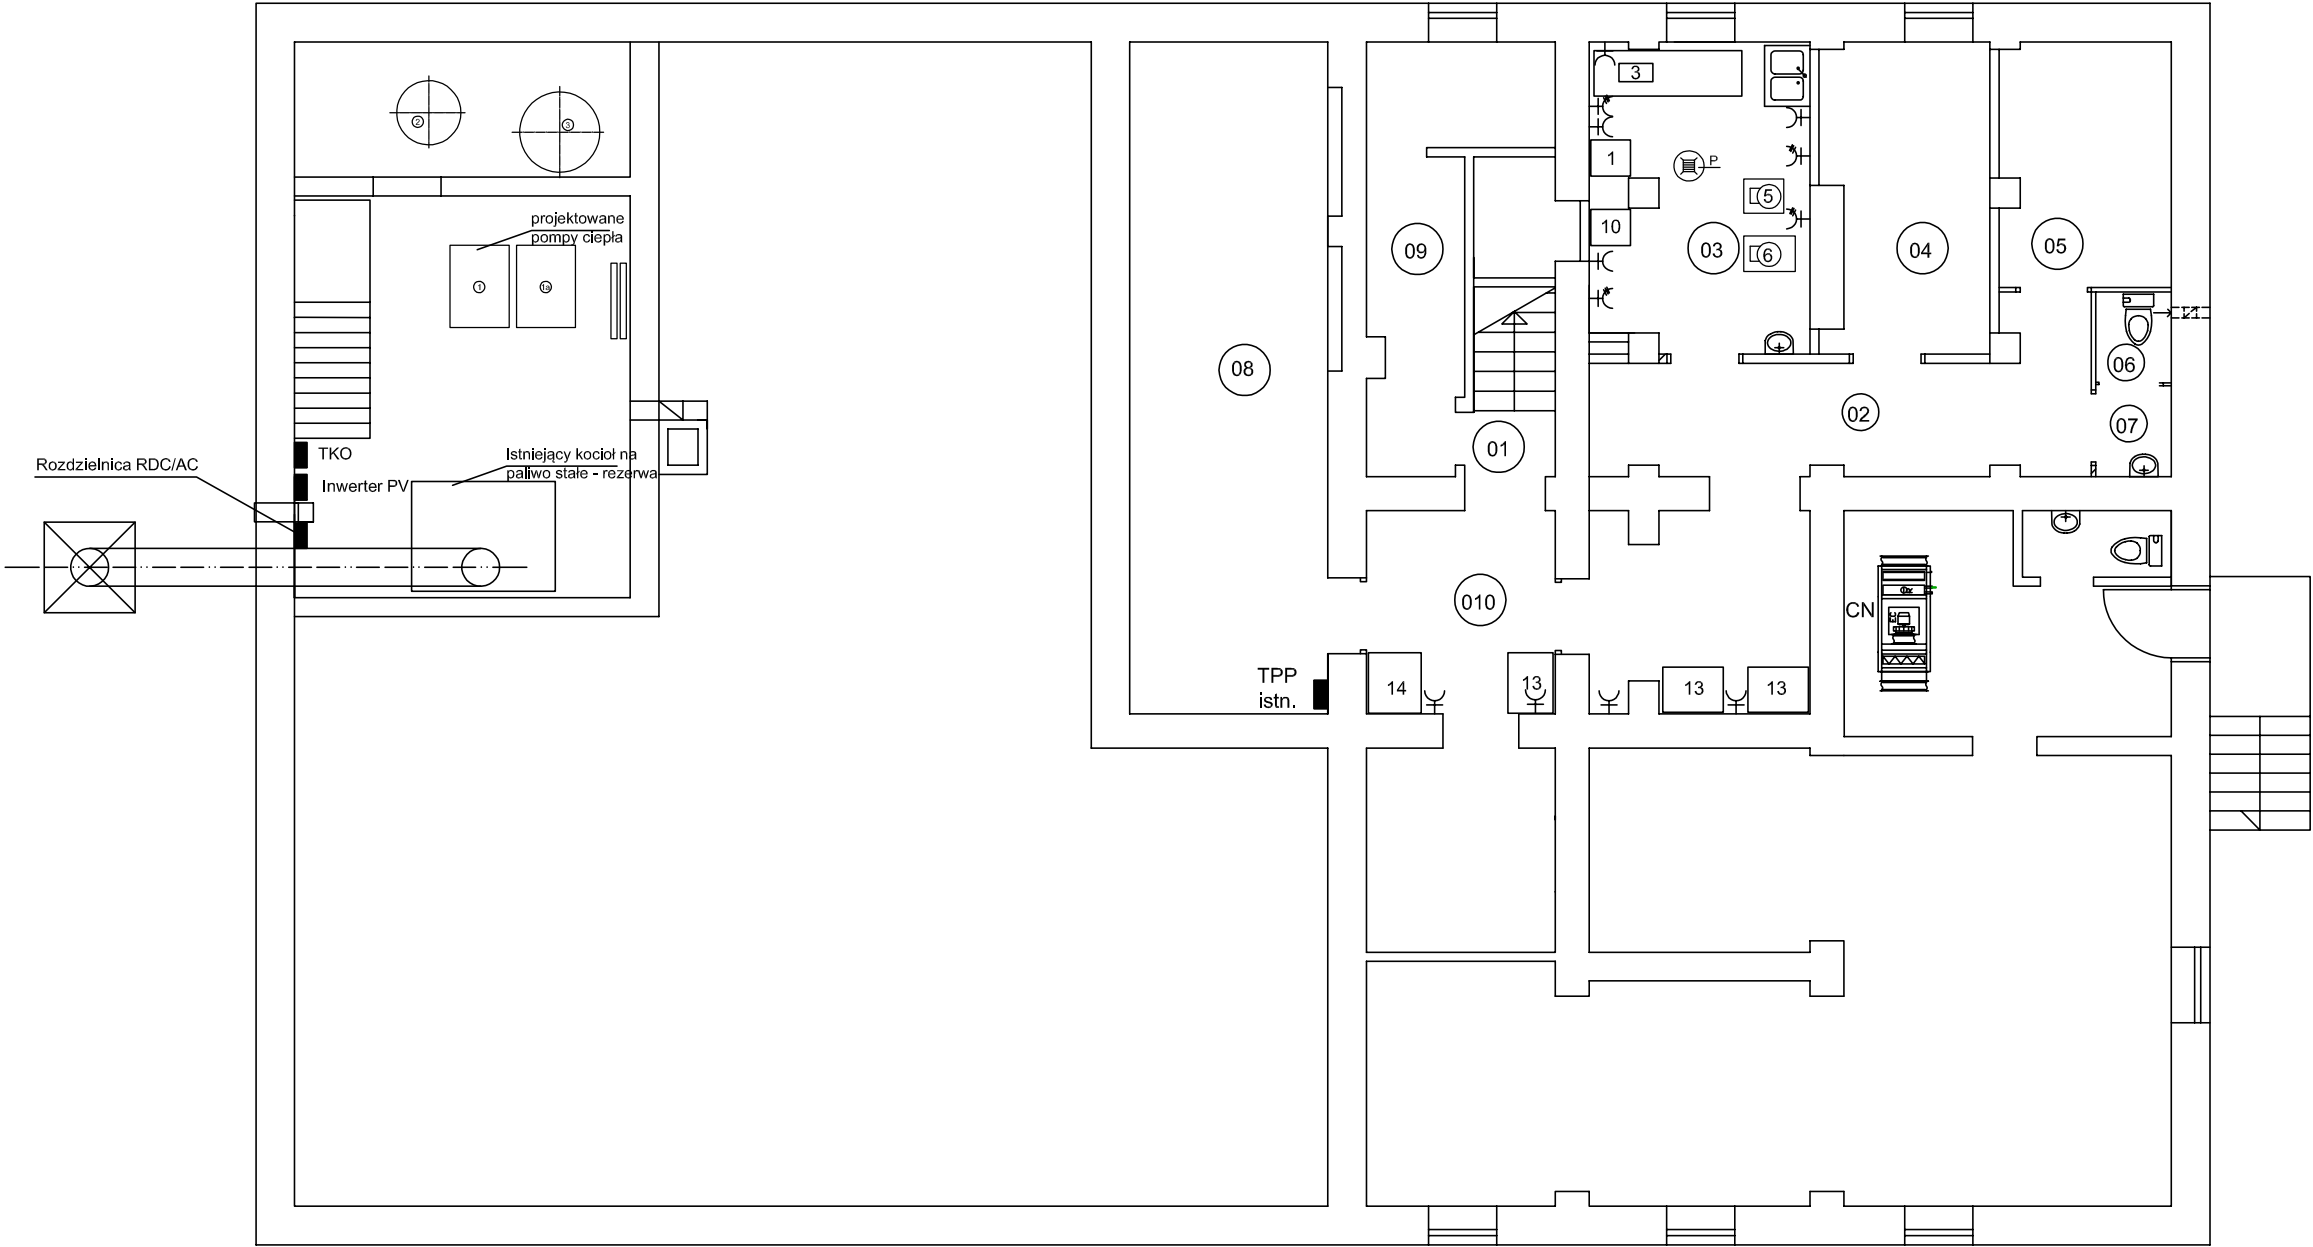

Temat : Termomodernizacja istniejącego przedszkola wraz infrastrukturą towarzyszącą Polanów, ul. Dworcowa 12, dz. nr 124/3, obr. 4 m. Polanów					DELTA BIURO AUDYTORA ENERGETYCZNEGO  75-411 Koszalin ul. Partyzantów 17 tel./fax: (094) 342 54 64 e-mail: biurodelta@wp.pl
Treść : Projekt techniczny: Instalacja elektryczna - rzut piwnic					
Inwestor : Gmina Polanów, ul. Wolności 4, 76-010 Polanów					
Opracował :	mgr inż. Andrzej Majkowski	57/W/98			
Projektował :	mgr inż. Piotr Hałamski	WKP/0243/POOE/15 WKP/IE/0516/07		Skala 1:100	wrzesień 2022
Funkcja :	tytuł, imię, nazwisko	Nr uprawnień	Podpis	Rys nr 1	