


RZUT PARTERU 1:50

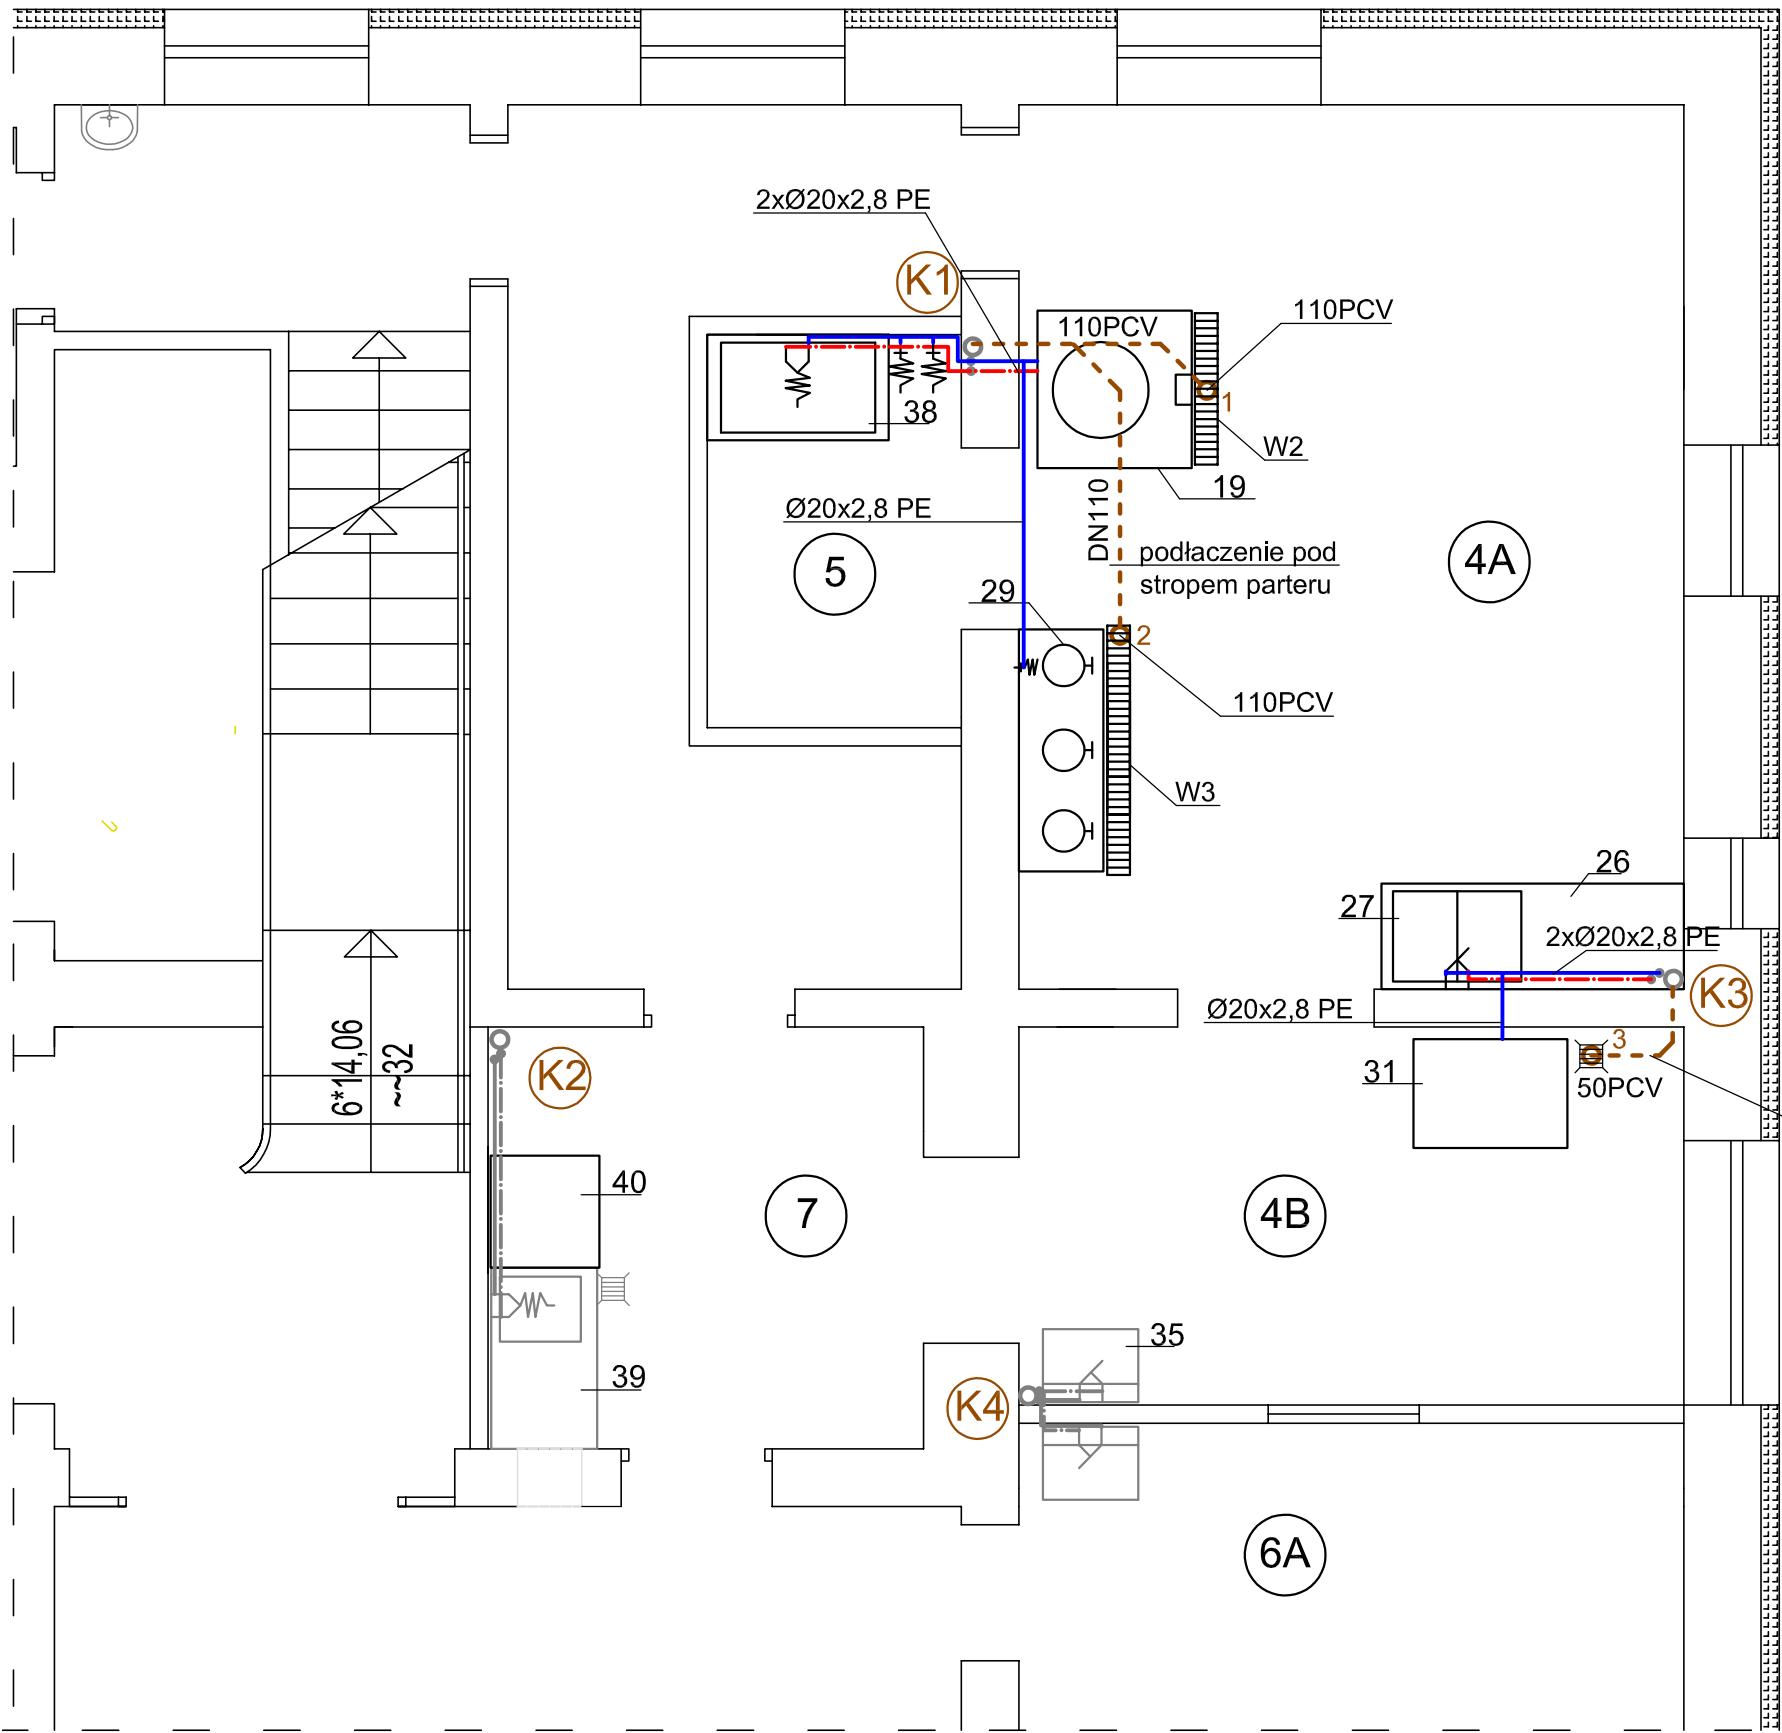

LEGENDA:

- projektowana kanalizacja sanitarna
- zimna woda
- ciepła woda
- K1 pion kanalizacyjny

Kolorem szarym oznaczono istniejące urządzenia i instalacje

Temat : Termomodernizacja istniejącego przedszkola wraz infrastrukturą towarzyszącą Polanów, ul. Dworcowa 12, dz. nr 124/3, obr. 4 m. Polanów				
Treść: Rzut parteru - instalacja wod.-kan				
Inwestor: Gmina Polanów, 76-010 Polanów, ul. Wolności 4				
Projektował:	mgr inż. Piotr Horków	ZAP/0130/PWBS/19 ZAP/IS/0116/19	Skala 1:50	
Sprawdził:	inż. Ewa Horków	ZPNB-U.73427/22/98 ZAP/IS/3312/02	wrzesień 2022	
Funkcja:	Tytuł, imię, nazwisko	Nr uprawnień	Podpis	Rys 2

DELTA
BIURO AUDYTORA ENERGETYCZNEGO



75-411 Koszalin
ul. Partyzantów 17
tel/fax: (094) 342 54 64
e-mail: biurodelta@wp.pl