


RZUT PARTERU 1:100

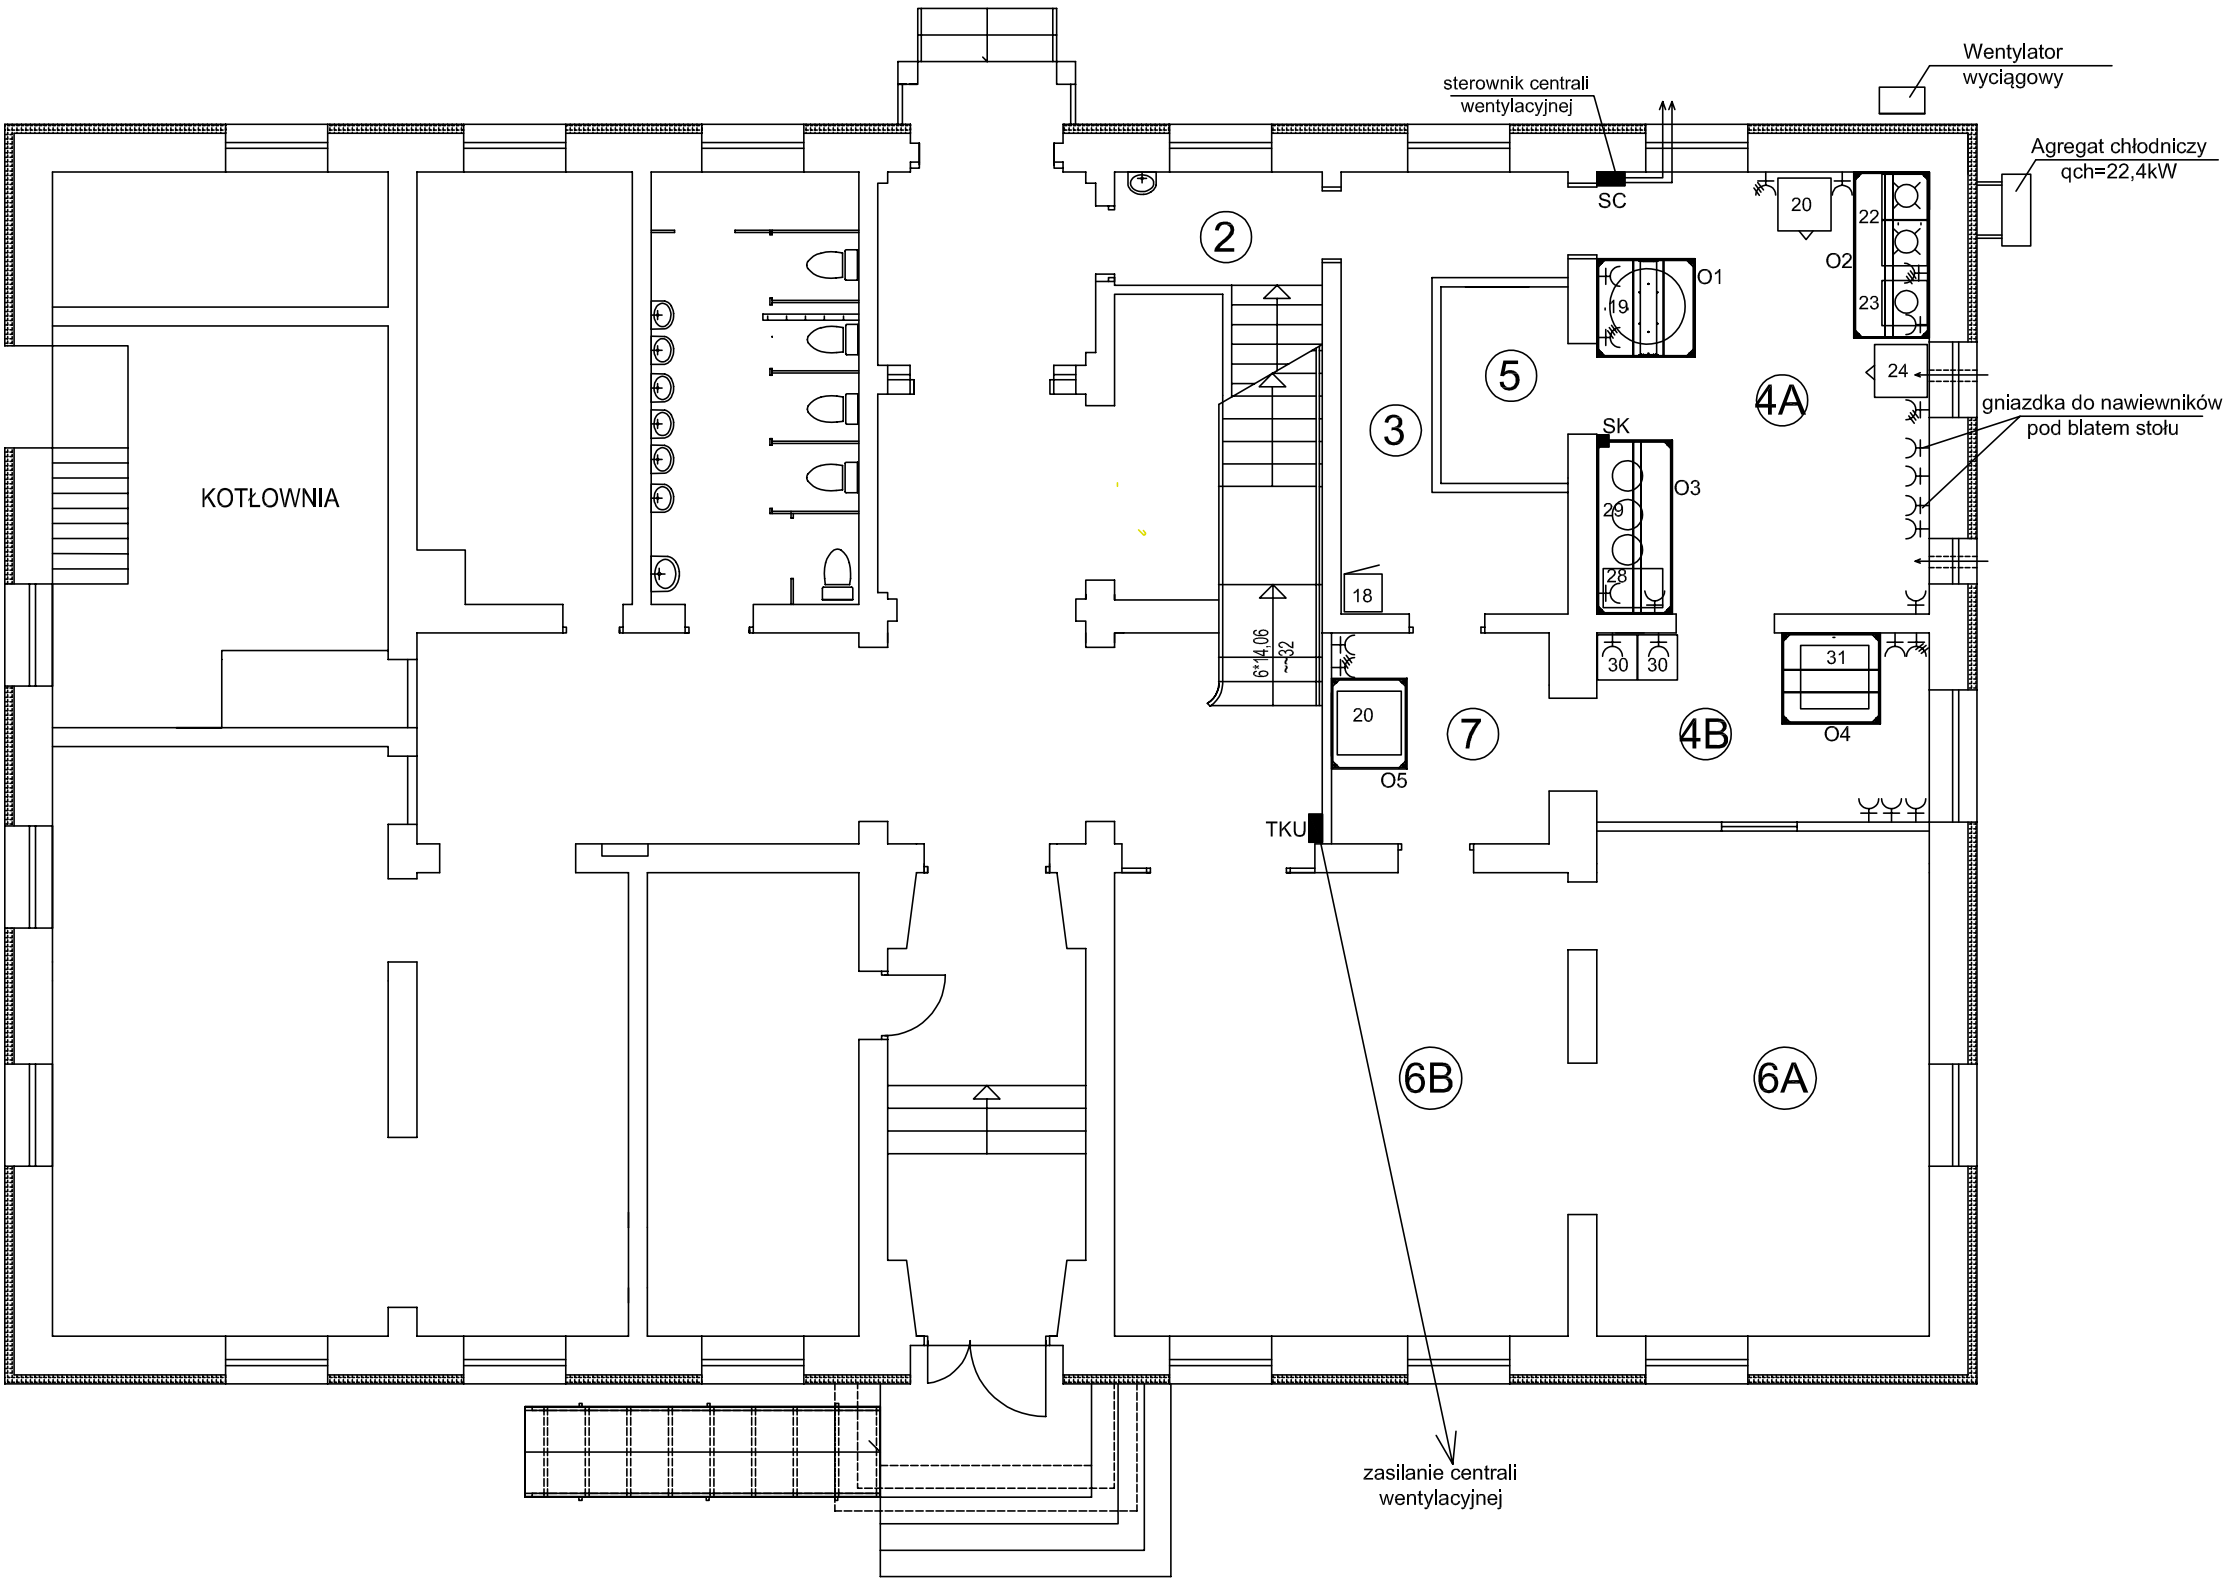

Temat : Termomodernizacja istniejącego przedszkola wraz infrastrukturą towarzyszącą Polanów, ul. Dworcowa 12, dz. nr 124/3, obr. 4 m. Polanów				
Treść : Projekt techniczny: Instalacja elektryczna - rzut parteru				
Inwestor : Gmina Polanów, ul. Wolności 4, 76-010 Polanów				
Opracował :	mgr inż. Andrzej Majkowski	57/W/98		
Projektował :	mgr inż. Piotr Hałamski	WKP/0243/POOE/15 WKP/IE/0516/07		Skala 1:100
				wrzesień 2022
Funkcja :	tytuł, imię, nazwisko	Nr uprawnień	Podpis	Rys nr 2

DELTA

BIURO AUDYTORA ENERGETYCZNEGO

75-411 Koszalin
ul. Partyzantów 17
tel./fax: (094) 342 54 64
e-mail: biurodelta@wp.pl