


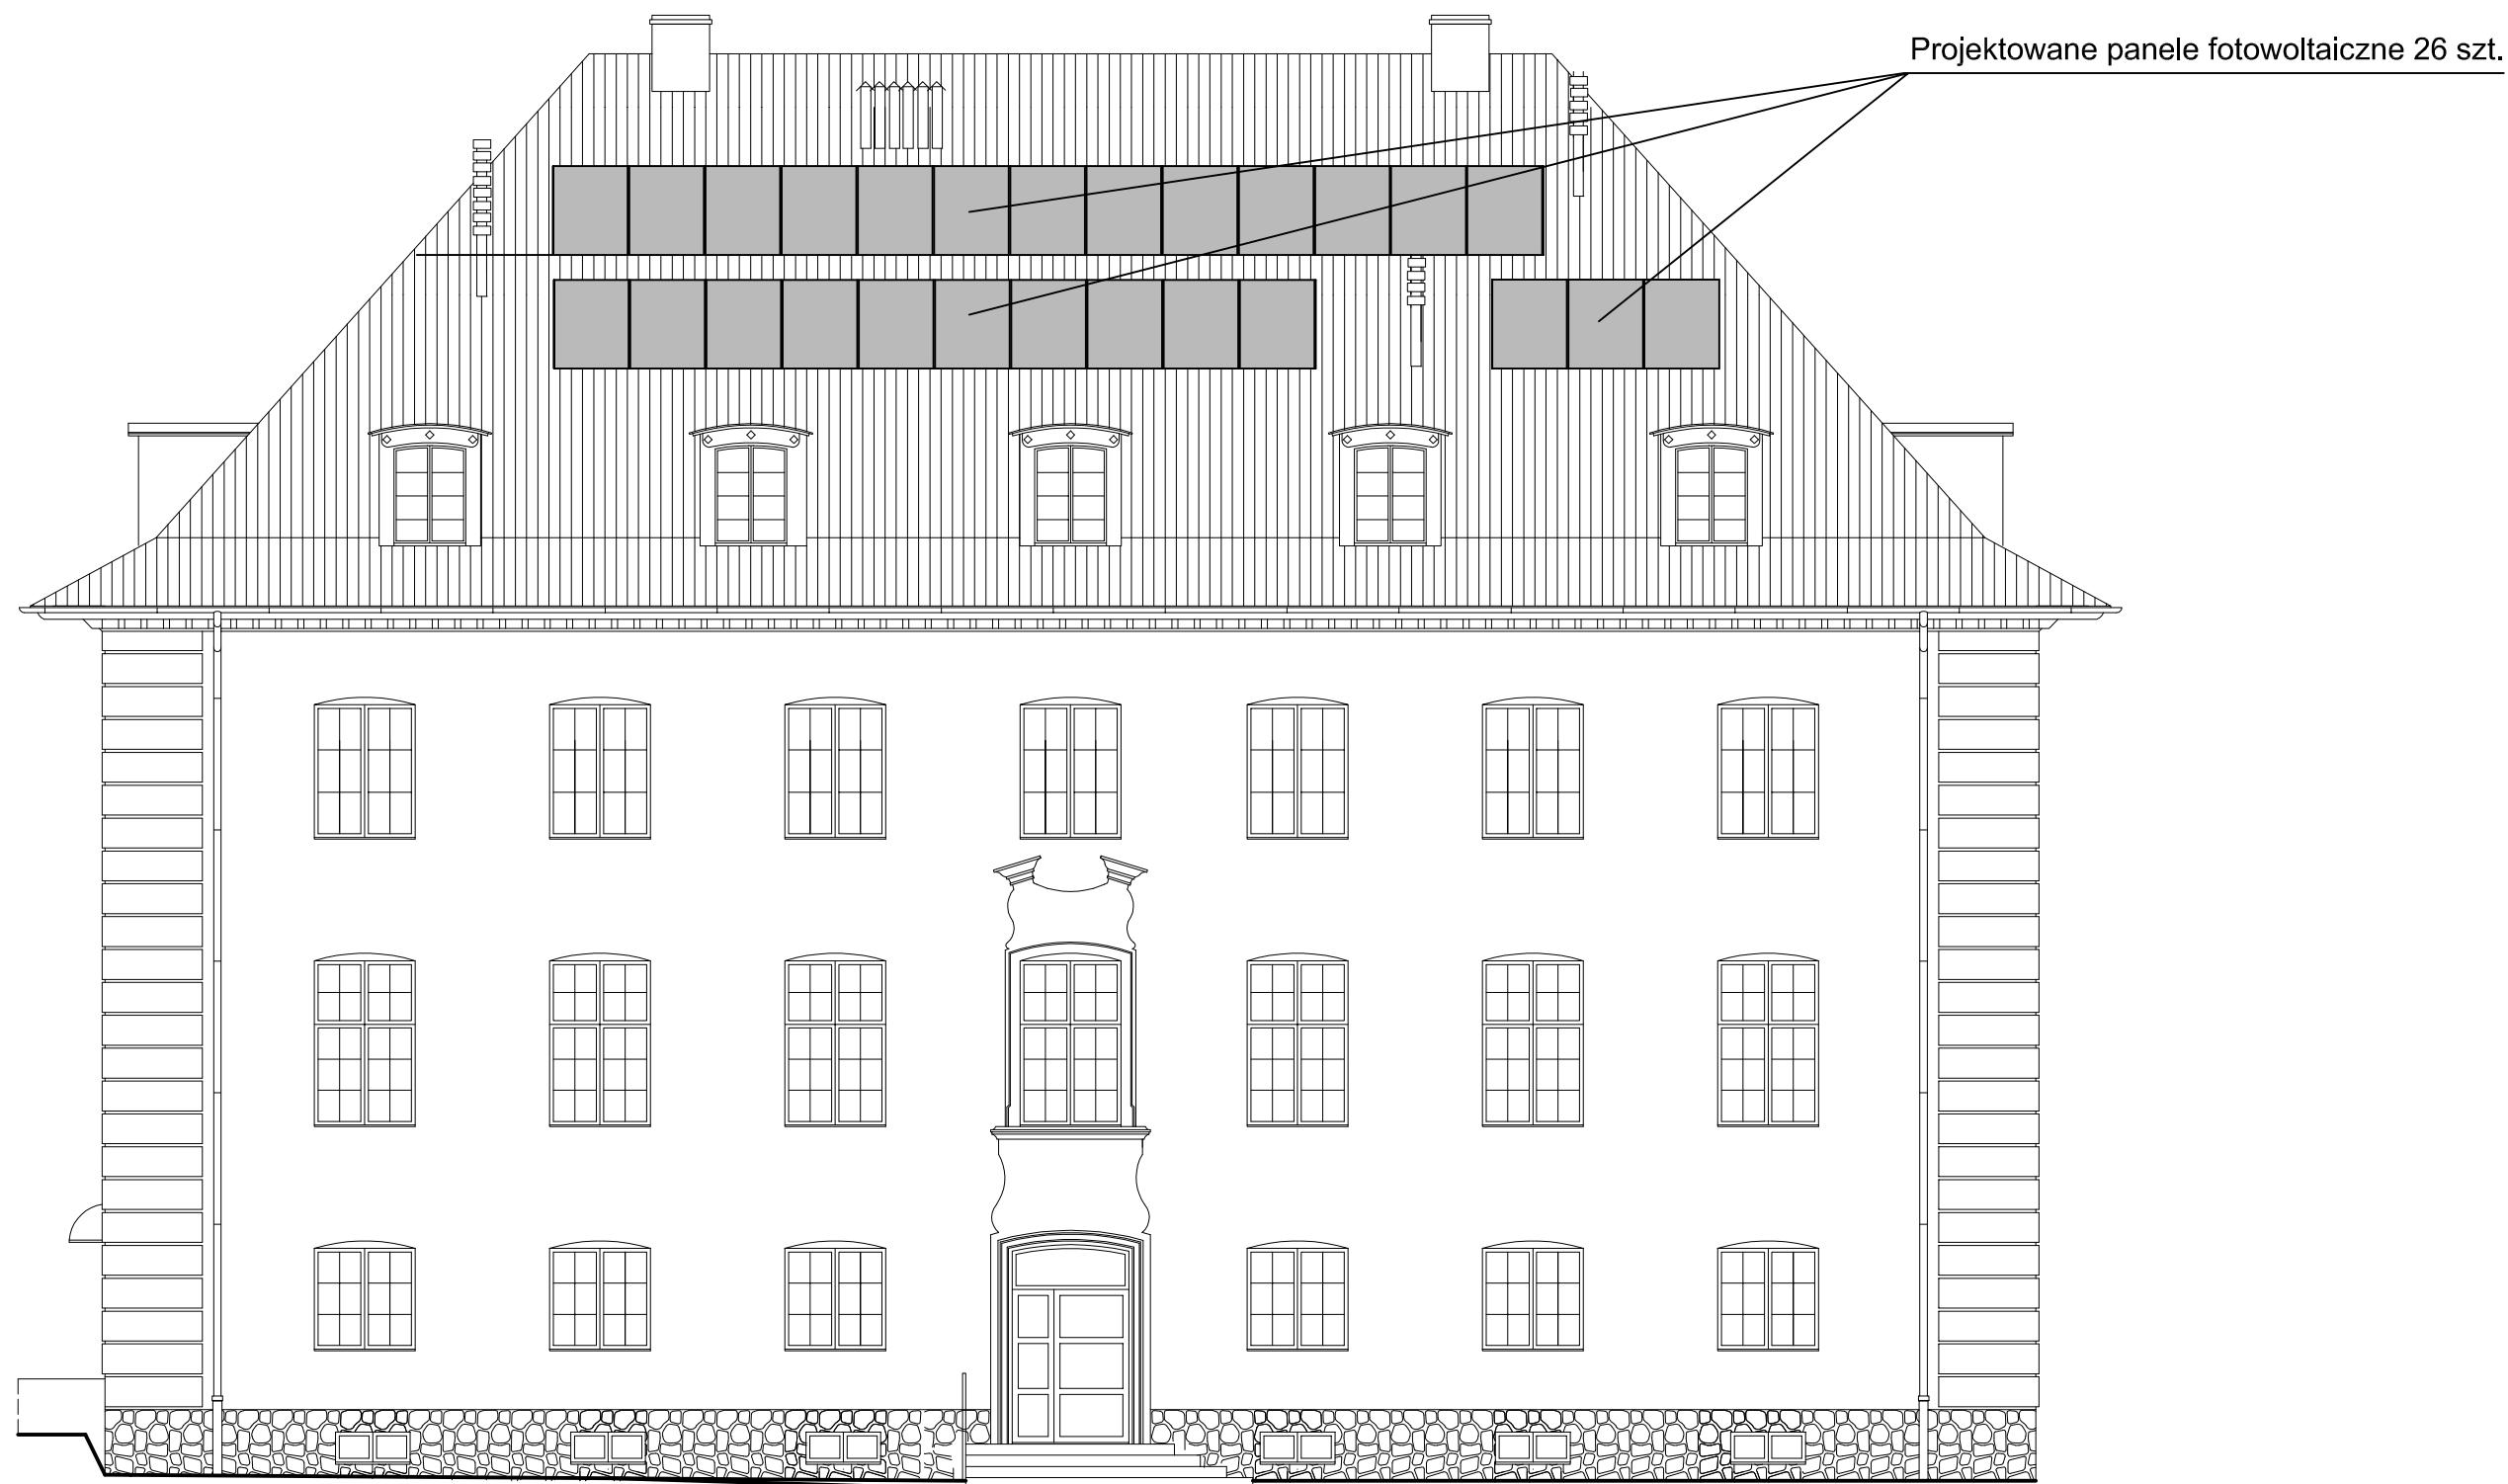

ELEWACJA POŁUDNIOWO-ZACHODNIA 1:100

Temat :		Termomodernizacja istniejącego przedszkola wraz infrastrukturą towarzyszącą Polanów, ul. Dworcowa 12, dz. nr 124/3, obr. 4 m. Polanów		
Treść :		Projekt techniczny: Instalacja elektryczna - Elewacja SW - instalacja PV		
Inwestor :		Gmina Polanów, ul. Wolności 4, 76-010 Polanów		
Opracował :	mgr inż. Andrzej Majkowski	57/W/98		
Projektował :	mgr inż. Piotr Halamski	WKP/0243/POOE/15 WKPIE/0516/07		Skala 1:100
				wrzesień 2022
Funkcja :	tytuł, imię, nazwisko	Nr uprawnień	Podpis	Rys nr 3

DELTA

BIURO AUDYTORA ENERGETYCZNEGO

75-411 Koszalin
ul. Partyzantów 17
tel./fax:(094) 342 54 64
e-mail:biurodelta@wp.pl