


A

RZUT PIWNIC 1:50

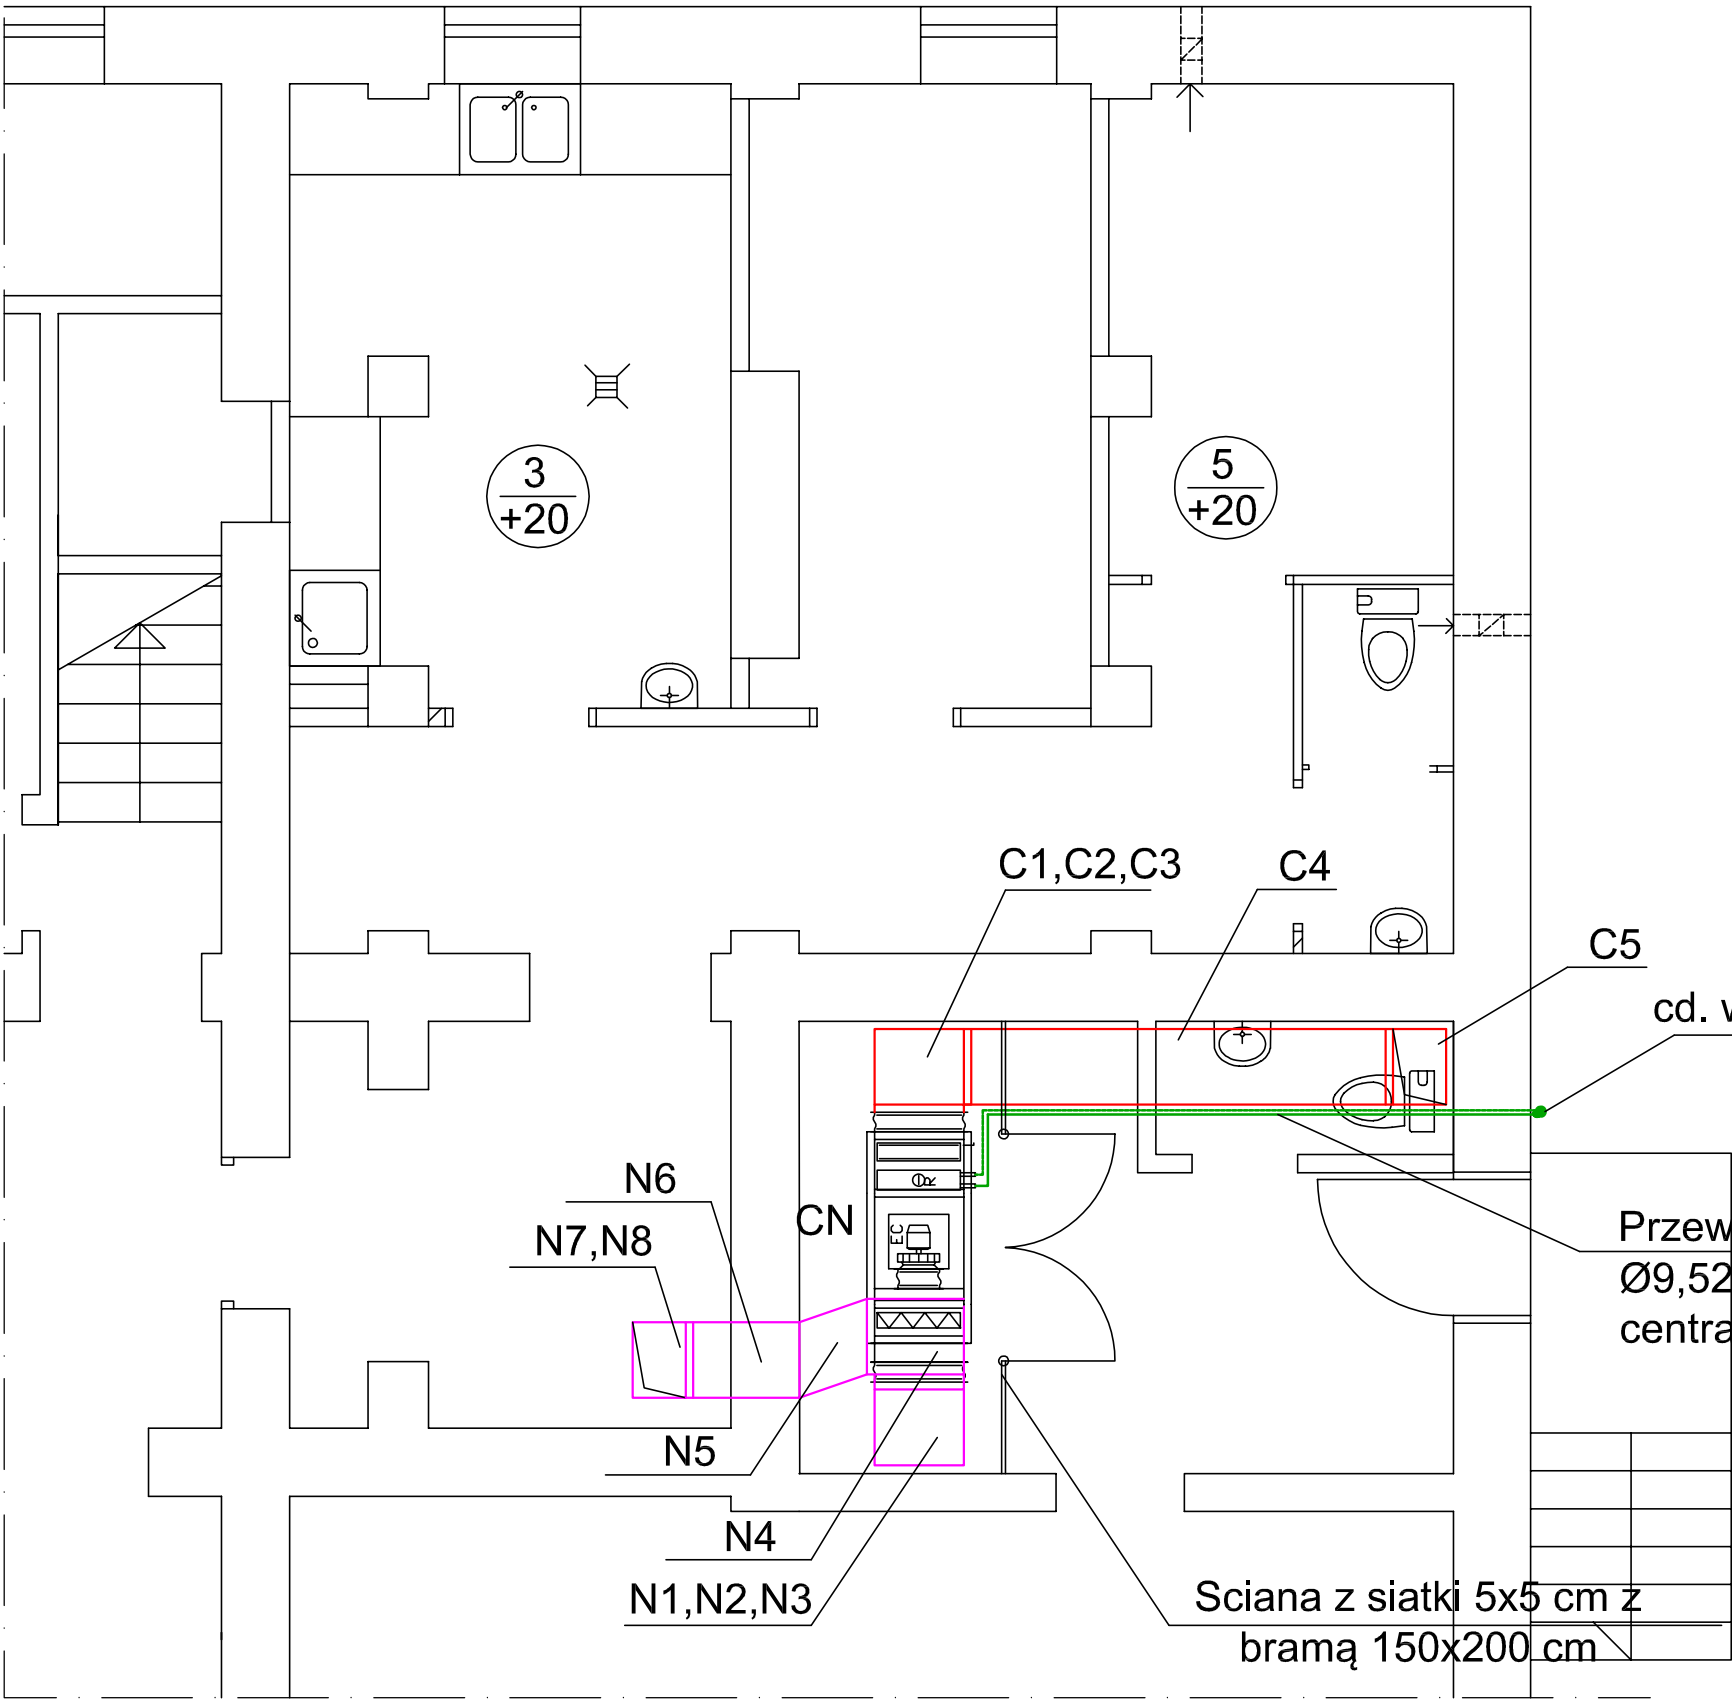

LEGENDA:

- Układ nawiewu
- Układ wywiewu
- Układ czerpni powietrza
- Przewody chłodnicze

A

Temat : Termomodernizacja istniejącego przedszkola wraz infrastrukturą towarzyszącą Polanów, ul. Dworcowa 12, dz. nr 124/3, obr. 4 m. Polanów			
Treść: Rzut piwnic - instalacja wentylacji mechanicznej			
Inwestor: Gmina Polanów, 76-010 Polanów, ul. Wolności 4			
Projektował: mgr inż. Piotr Horków		Skala 1:50	
Sprawdził: inż. Ewa Horków		wrzesień 2022	
Funkcja: Tytuł, imię, nazwisko		Rys 3	
ZAP/0130/PWBS/19 ZAP/IS/0116/19		ZPNB-U.73427/22/98 ZAP/IS/3312/02	
Nr uprawnień		Podpis	

DELTA
BIURO AUDYTORA ENERGETYCZNEGO



75-411 Koszalin
ul. Partyzantów 17
tel/fax: (094) 342 54 64
e-mail: biurodelta@wp.pl