


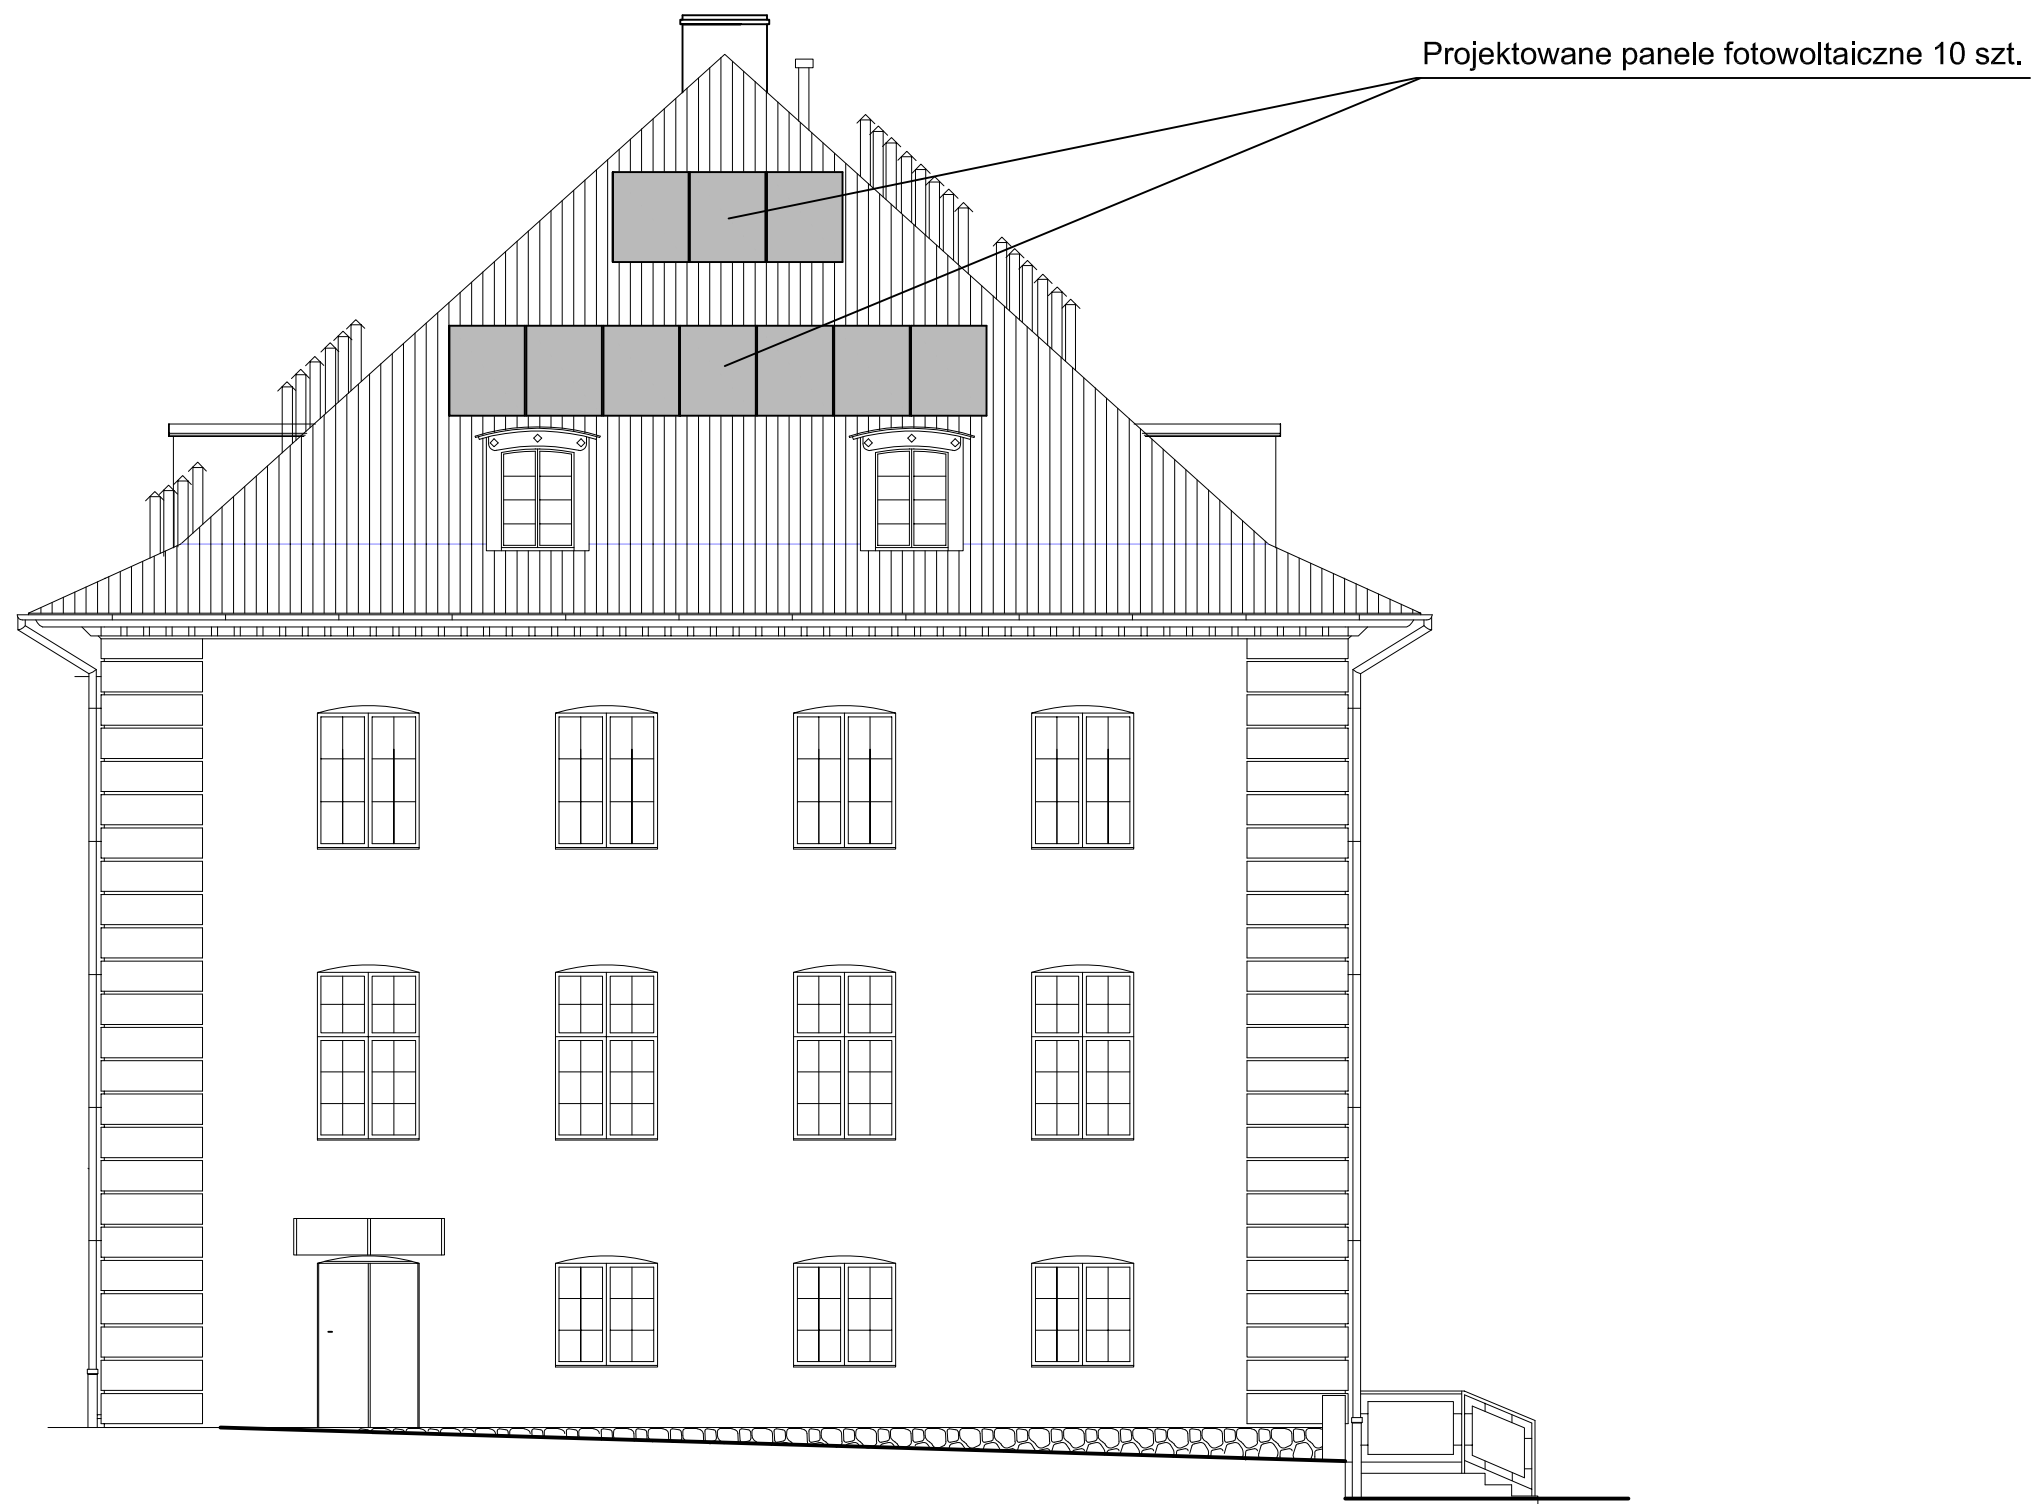

ELEWACJA POŁUDNIOWO-WSCHODNIA 1:100

Temat : Termomodernizacja istniejącego przedszkola wraz infrastrukturą towarzyszącą Polanów, ul. Dworcowa 12, dz. nr 124/3, obr. 4 m. Polanów					DELTA BIURO AUDYTORA ENERGETYCZNEGO 
Treść : Projekt techniczny: Instalacja elektryczna - Elewacja SE - instalacja PV					
Inwestor : Gmina Polanów, ul. Wolności 4, 76-010 Polanów					
Opracował :	mgr inż. Andrzej Majkowski	57/W/98			
Projektował :	mgr inż. Piotr Hałamski	WKP/0243/POOE/15 WKPIE/0516/07		Skala 1:100	75-411 Koszalin ul. Partyzantów 17 tel/fax: (094) 342 54 64 e-mail: biurodelta@wp.pl
				wrzesień 2022	
Funkcja :	tytuł, imię, nazwisko	Nr uprawnień	Podpis	Rys nr 4	