


ELEWACJA PÓŁNOCNO-WSCHODNIA 1:100

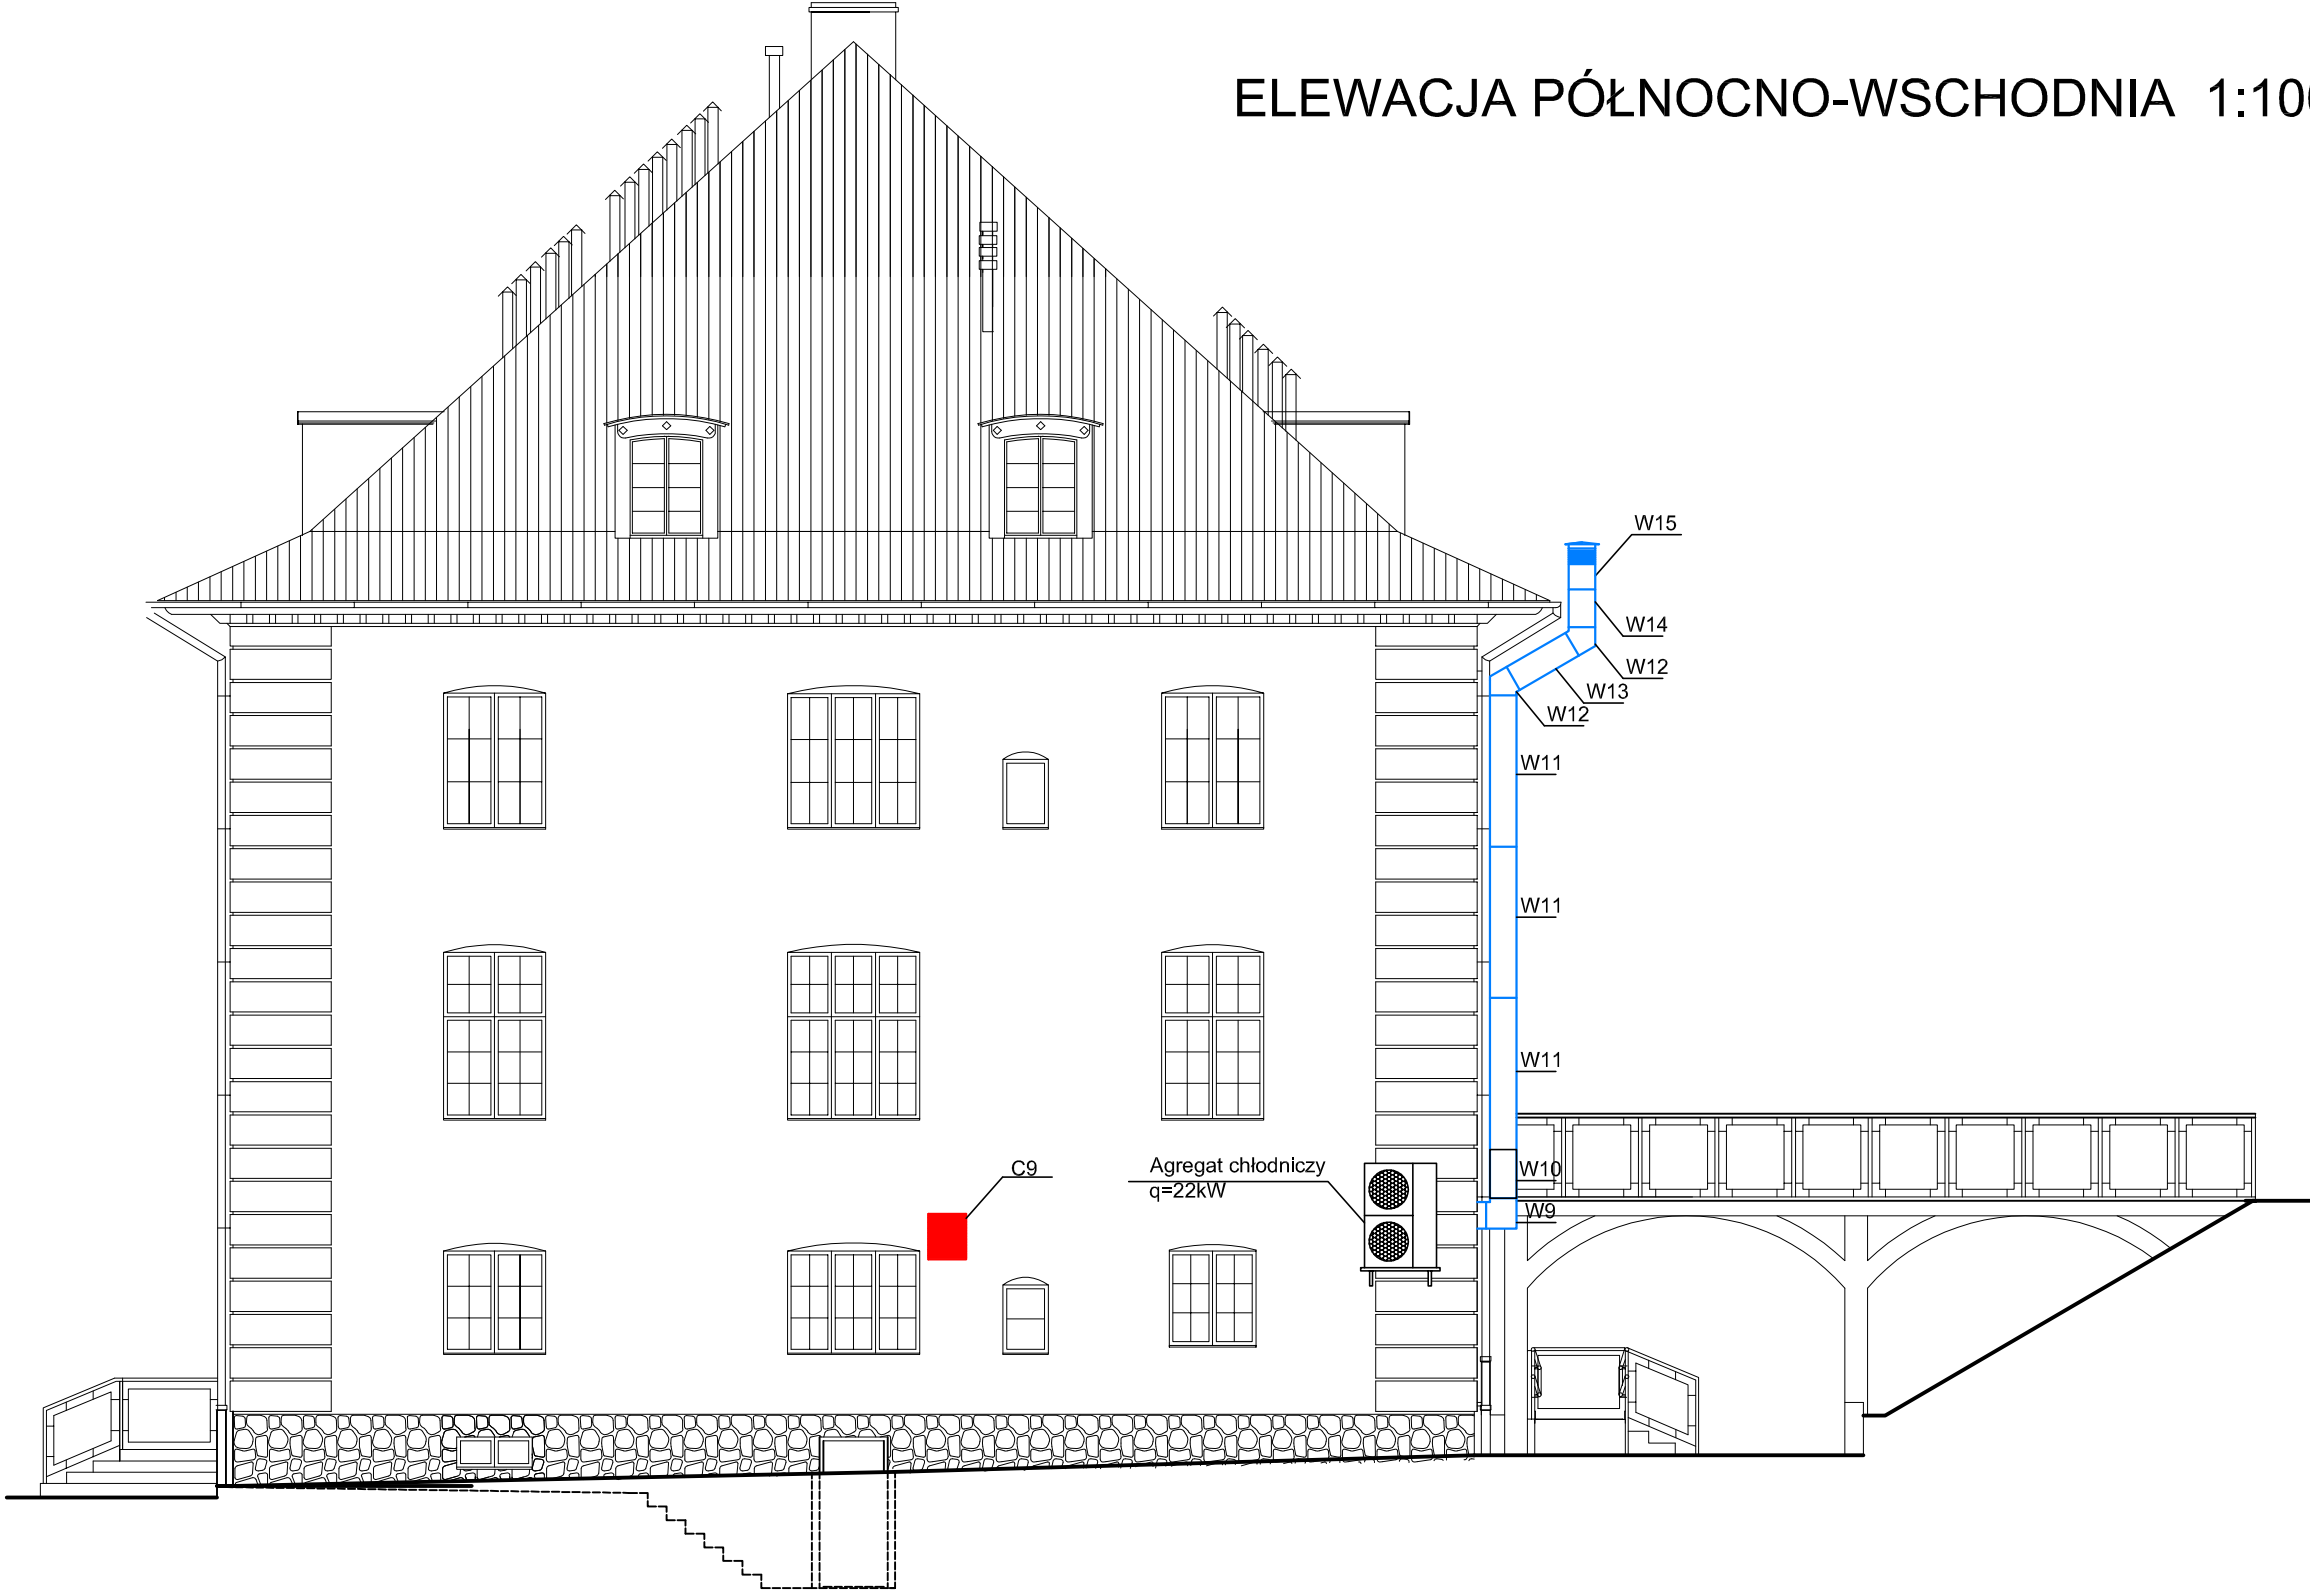

Temat : Termomodernizacja istniejącego przedszkola wraz infrastrukturą towarzyszącą Polanów, ul. Dworcowa 12, dz. nr 124/3, obr. 4 m. Polanów			
Treść: Elewacja NE - instalacja wentylacji mechanicznej			
Inwestor: Gmina Polanów, 76-010 Polanów, ul. Wolności 4			
Projektował:	mgr inż. Piotr Horków	ZAP/0130/PWBS/19 ZAP/IS/0116/19	Skala 1:100 wrzesień 2022
Sprawdził:	inż. Ewa Horków	ZPNB-U.73427/22/98 ZAP/IS/3312/02	
Funkcja:	Tytuł, imię, nazwisko	Nr uprawnień	Podpis Rys 6

DELTA
BIURO AUDYTORA ENERGETYCZNEGO

75-411 Koszalin
ul. Partyzantów 17
tel/fax:(094) 342 54 64
e-mail:biurodelta@wp.pl