


Okapy kuchenne rozmieszczenie króćców

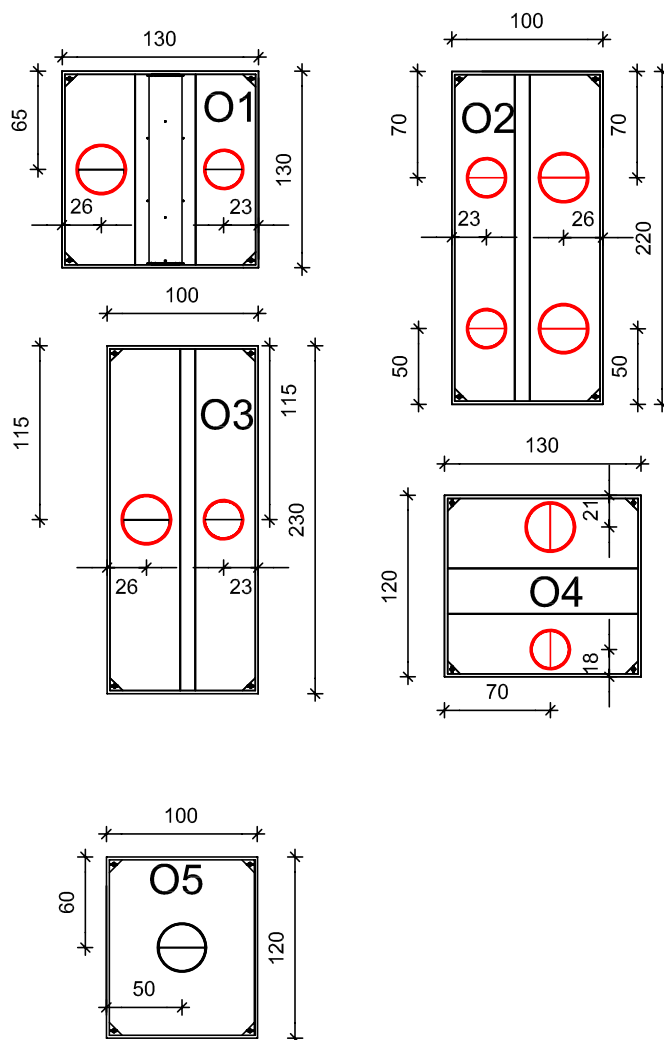

Temat :		Termomodernizacja istniejącego przedszkola wraz infrastrukturą towarzyszącą Polanów, ul. Dworcowa 12, dz. nr 124/3, obr. 4 m. Polanów		
Treść:		Rozmieszczenie króćców w okapach kuchennych- instalacja wentylacji mechanicznej		
Inwestor:		Gmina Polanów, 76-010 Polanów, ul. Wolności 4		
				Skala 1:50
Projektował:	mgr inż. Piotr Horków	ZAP/0130/PWBS/19 ZAP/IS/0116/19	wrzesień 2022	
Sprawdził:	inż. Ewa Horków	ZPNB-U.73427/22/98 ZAP/IS/3312/02		
Funkcja:	Tytuł, imię, nazwisko	Nr uprawnień	Podpis	Rys 7

DELTA
BIURO AUDYTORA ENERGETYCZNEGO

75-411 Koszalin
ul. Partyzantów 17
tel./fax:(094) 342 54 64
e-mail:biurodelta@wp.pl