


RZEDSZKOLE GMINNE - POLANÓW ul. DWORCOWA 12

PROJEKT DOPOSAŻENIA KUCHNI PRZESZKOLNEJ Z UWZGLĘDNIENIEM ZWIĘKSZONEJ ILIŚCI ŻYWIONYCH Z 250 DO 350

Rzut poziomu parteru – skala 1:50

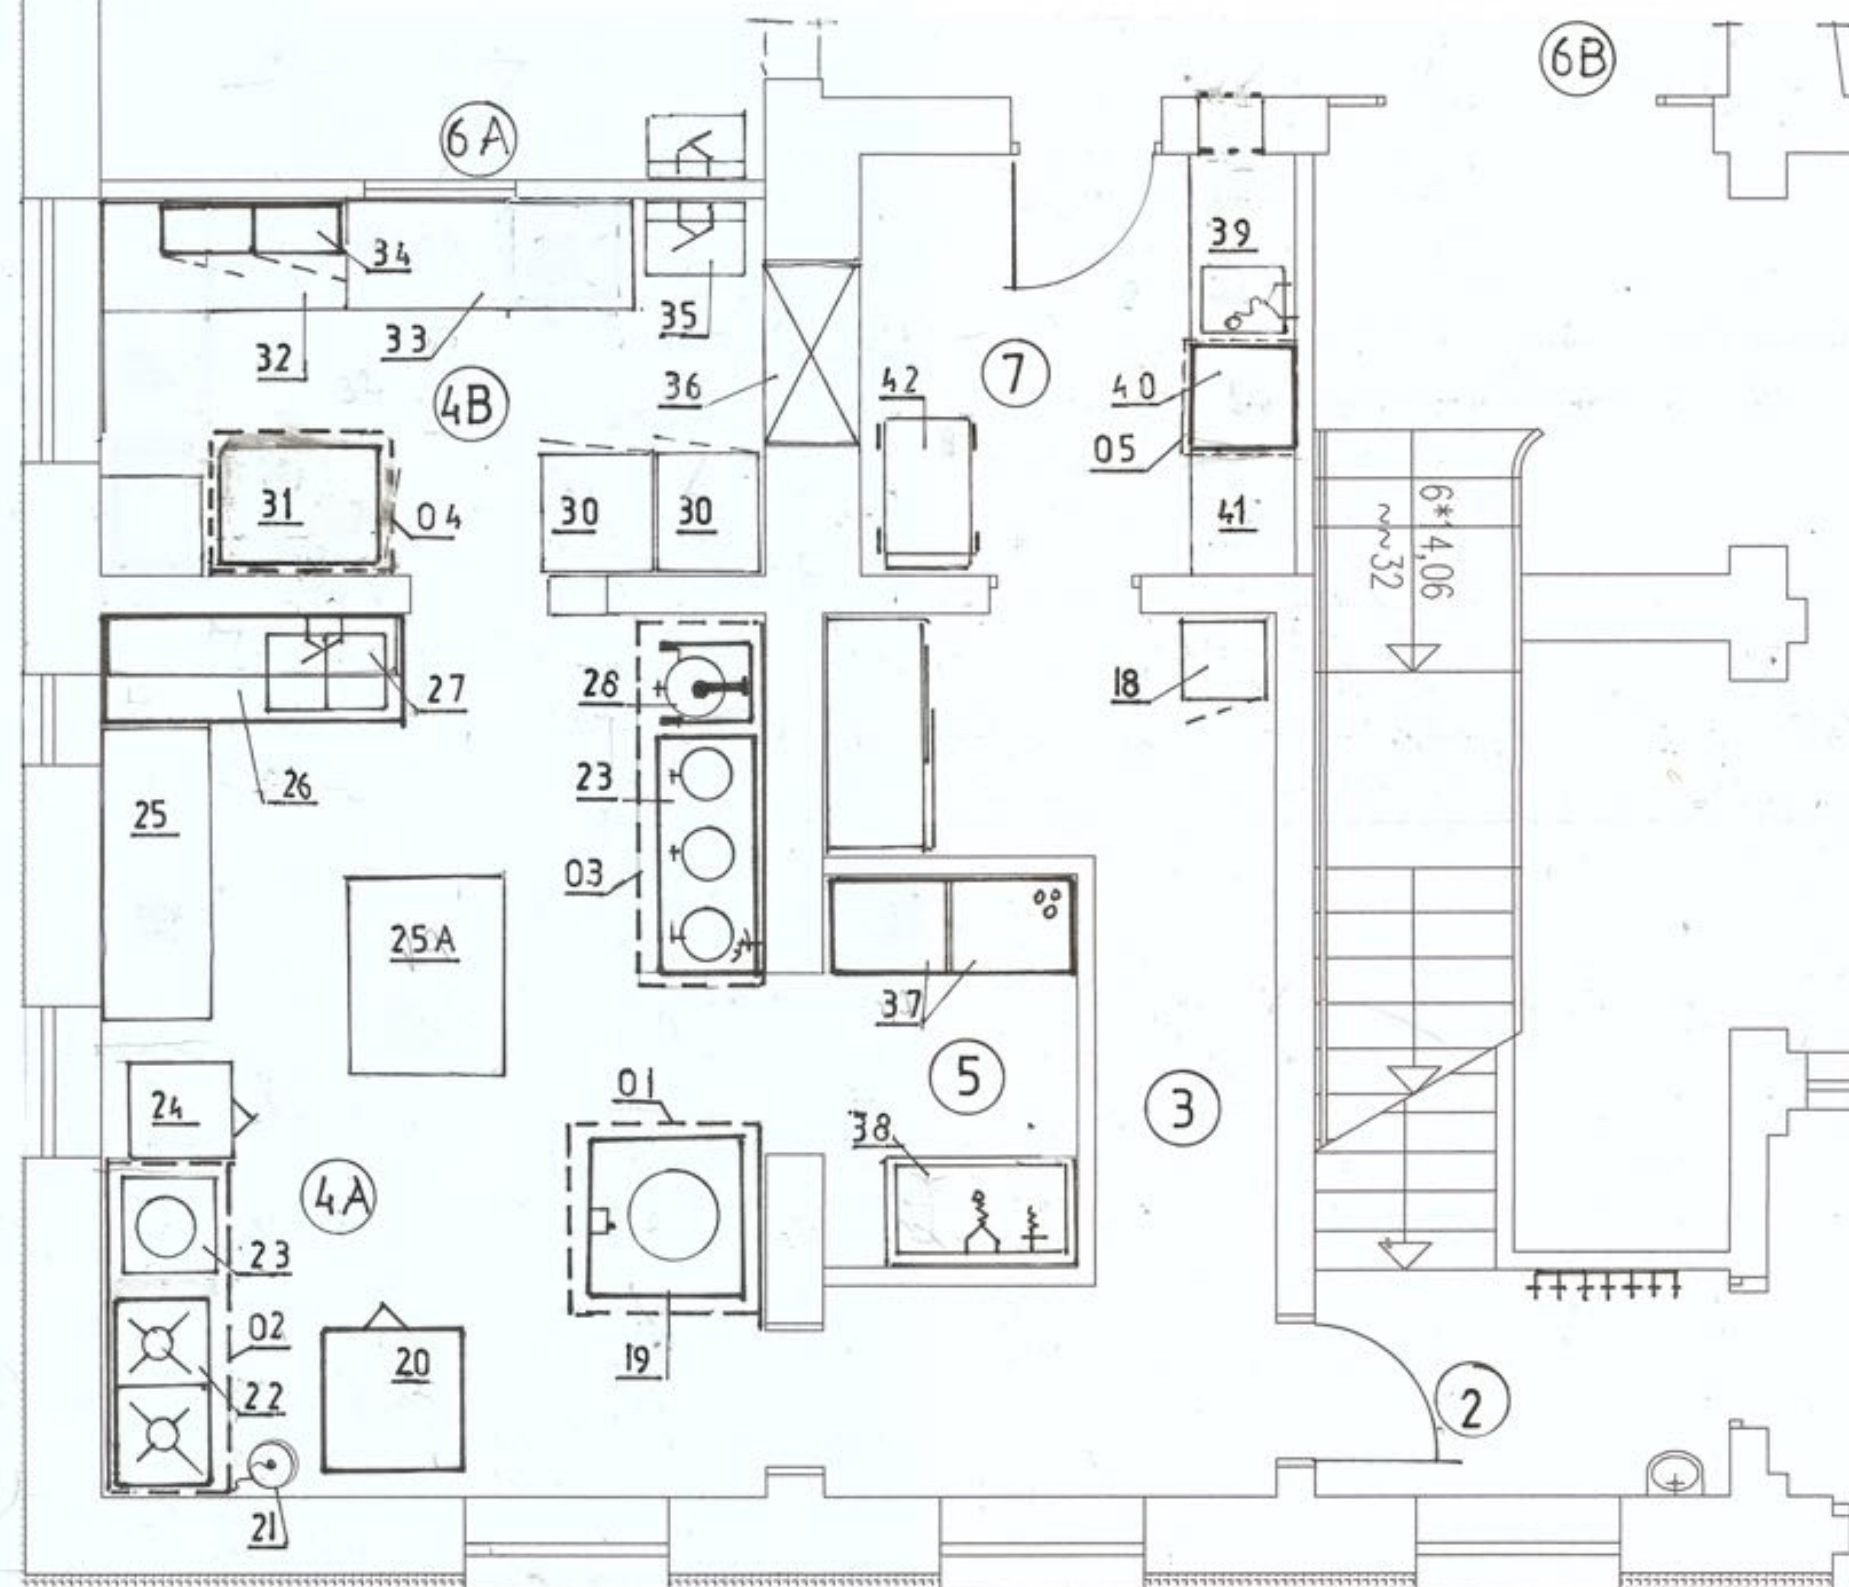

ZESTAWIENIE PODSTAWOWEGO WYPOSAŻENIA TECHNOLOGICZNEGO POZIOM PARTERU

POMIESZCZENIE NR 4A ; KUCHNIA		
19	Kocioł warzelny elektryczny wolnostojący.WKE.100.9 Poj robocza zbiornika 100l Średnica obudowy 900mm	1
01	okap przyścienny	1
20	patelnia elektryczna przechylna z wanną żeliwną typ P4OZ.pow,robocza 0,4 m²	1
21	butla gazowa 11kg –gaz płynny	1
22	Taboret grzewczy gazowy 2-palnikowy dwupalnikowy typ GLTB.58.0/9	1
02	okap przyścienny	1
23	taboret elektryczny	1
24	Patelnia uchylna elektryczna	1
25	Stół roboczy (pomocniczy) z stali nierdzewnej	1
25A	Stół roboczy (pomocniczy) z stali nierdzewnej	1
26	Stół roboczy z zlewozmywakiem dwukomorowym wysuwana deska , i dolną półką	1
27	Szafka ścienna z blachy stalowej	1
28	mikser planetarny poj 20l	1
29	Zestaw trzech kotłów warzelnych przechyln. elektrycznych 30l x3 Łozamet ZE -6l	1
03	okap przyścienny	1
A	gofrownica podwójna	1+1
B	szatkownica do warzyw	1
	robot do mielenie mięsa	1
POMIESZCZENIE NR 4B - KUCHNIA		
30	Szafa chłodnicza	2
	Cyfrowy piec konwekcyjno - parowy -12xGN1/1 z funkcją samoczyszczenia - ggmgastro	1
04	okap do pieca konwekcyjnego	1
32	Stół roboczy z dolną półką	1
33	Stół roboczy z dolną półką i szafką	1
34	szafki wiszące	2
35	Umywalka	1
36	Szafa przelotowa z drzwiami suwanymi	1
POMIESZCZENIE NR 5 - ZMYWALNIA SPRZĘTU KUCHENNEGO		
37	Basen z stali nierdzewny , jednokomorowy do mycia sprzętu kuchennego + bateria czerpialna z spryskiwaczem	1
38	Regał ażurowy - stal. nieraz. na naczynia kuchenne	2
39	stół załadowniczy ze zlewozmywakiem i baterią ze spryskiwaczem i wylewką	1
40	Zmywarka kapturowa HT11.	1
41	Stół odstawczy	1
42	Wózek kelnerski dwupółkowy	1
	Pojemnik na odpadki pokonsumpcyjne	1
POM NR 6A I 6B - SALA KONSUMPCYJNA – wyposażenie istniejące - bez zmian		

Uwagi - Drukiem wytłuszczonym opisano wyposażenie nowo projektowane
Parametry techniczne urządzeń podano zestawieniu tabelarycznym w części opisowej projektu

Uwagi

- 1) Funkcje i wielkości pomieszczeni technologicznych pozostają bez zmian
- 2) Doposażyć w urządzenia technologiczne
 - kuchnie pom Nr 4A i 4B
 - pom mycia sprzętu kuchennego –pom Nr 5,
 - zmywalnie naczyń stołowych –pom Nr7
- 3) Instalacje wod – kan dostosować do rozmieszczenia wyposażenia teologicznego ujętego w niniejszym projekcie
- 4) Doprowadzić energię elektryczną do nowo-zaprojektowanych urządzeń
- 5) Obniżyć dolną krawędź okienka ekspedycji posiłków z pom 4B do pom 6A do poziomu blatu stołu -35 t.j wysokości 0.83m nad poziomem posadzki pom.4B
- 6) Niniejszy projekt stanowi podstawę do opracowania projektu technicznego instalacji wod - kan i elektrycznych

PROJEKT TECHNOLOGICZNY DOPOSAŻENIA KUCHNI			
Obiekt	Budynek Przedszkola Gminnego		
Adres	Polanów ul. Dworcowa 12		
Inwestor	Gmina Polanów 76-010 Polanów ul Wolności 4		
Rysunek	Rzut parteru Technologia rozmieszczenia wyposażenia technologicznego		
Projektant	inż. Ewa Horków upr. bud Nr ZPNB/73427/22/98		
Data	08 2022 .	Skala 1 : 50	Rys. 1/2